


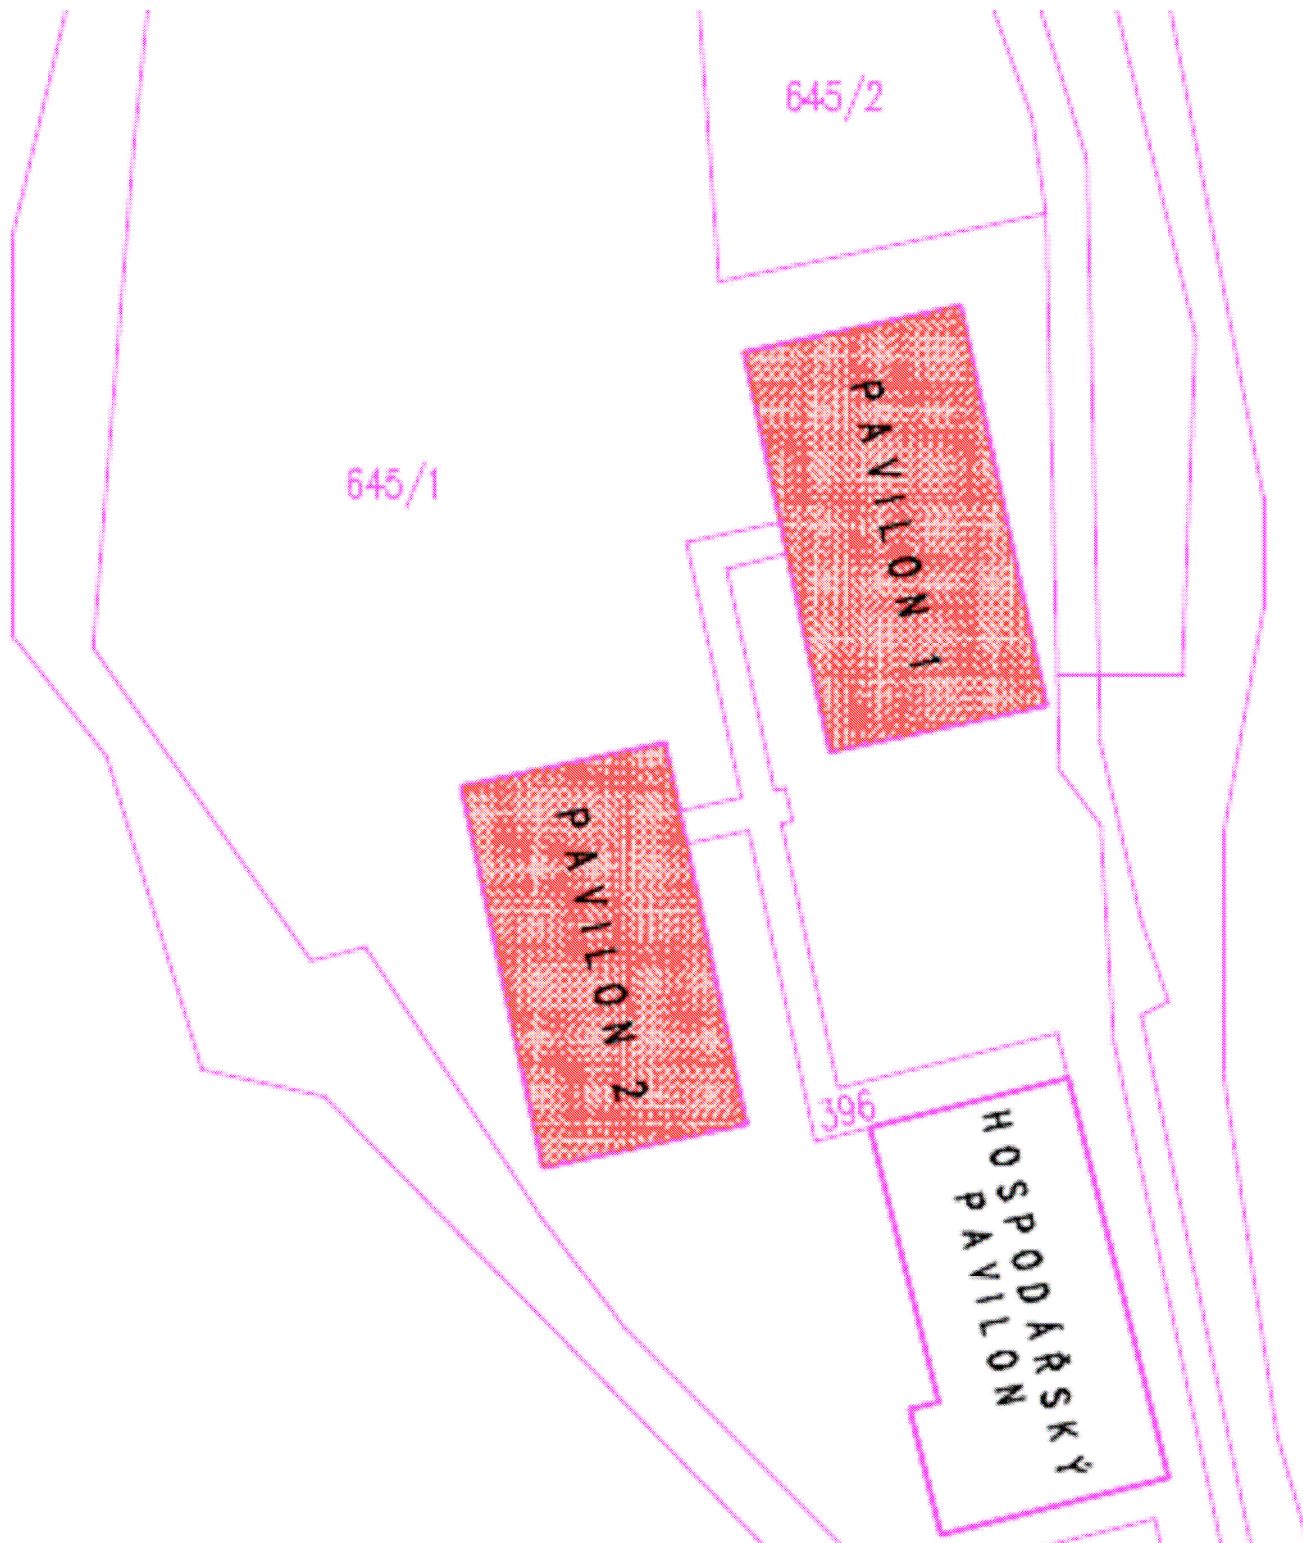

Zodp. proj.	Vypracoval	Kreslil	Ing. Krejčí František inženýrské a projekční práce
Ing. Krejčí František			
Kraj : Olomoucký	Okres: Šumperk	Datum : 02/2021	
Investor : Obec Libina, Libina 523, 788 05 Libina			
Rekonstrukce stávajících rozvodů elektroinstalace, zdravotnické a ÚT vč. stavebních úprav v MŠ Libina, Libina 211, 788 05 Libina			Měřítko : 1 : 500
C – Katastrální situace			