


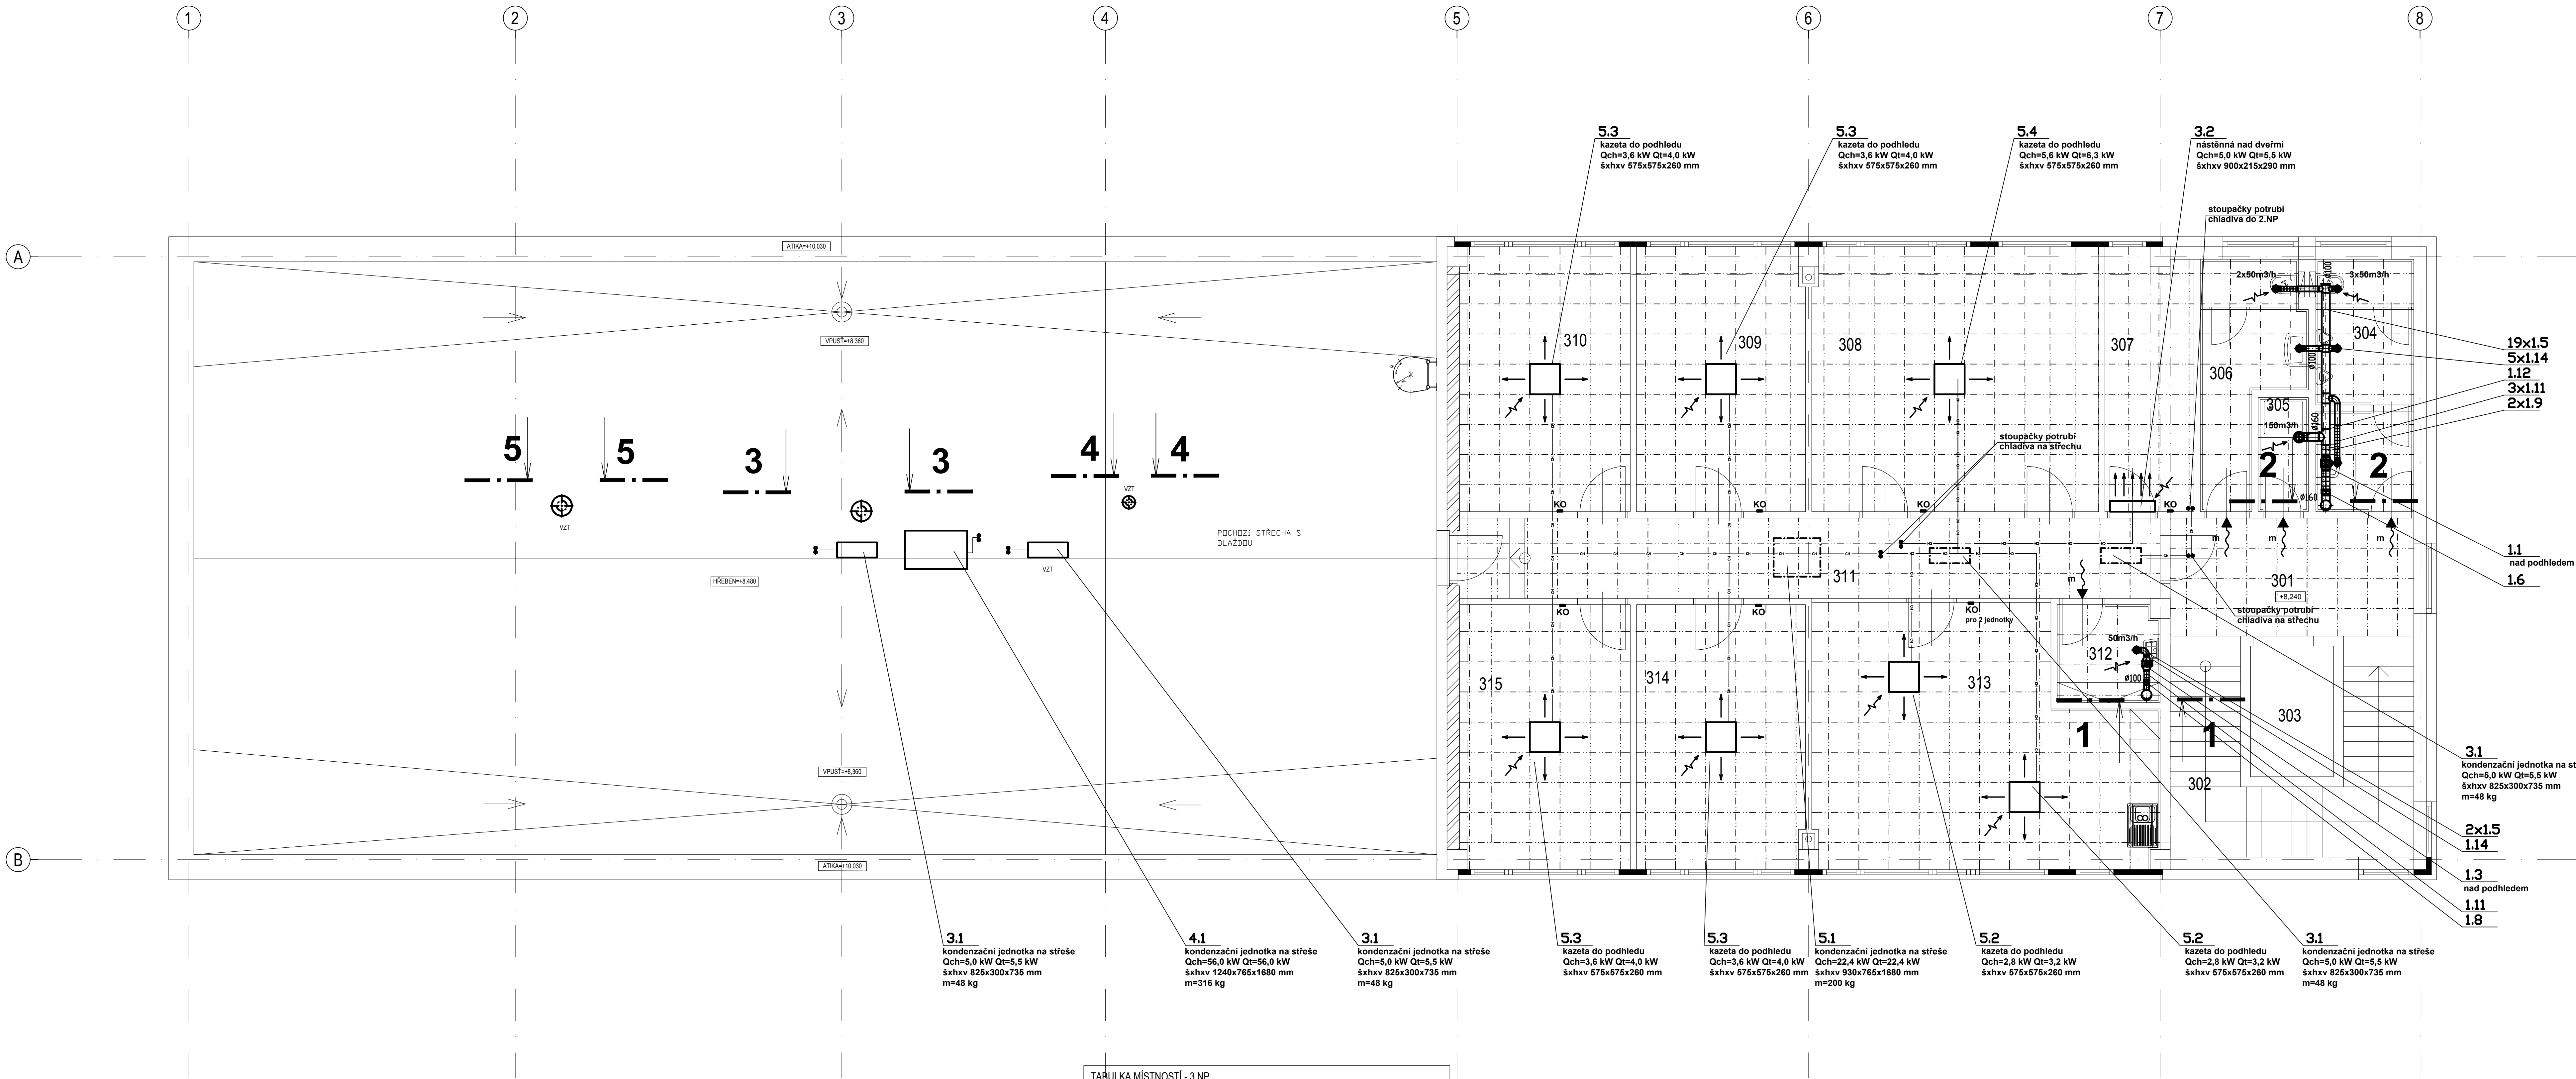

TABULKA MÍSTNOSTÍ - 3.NP					
č.m.	název místnosti	plocha m²	podlaha	stěny	strop
301	CHODBA	12,24	KER. DLAŽBA	MALBA	KAZETOVÝ PODHLED s.v. 3000
302	SCHODIŠTĚ	14,35	KER. DLAŽBA	MALBA	KAZETOVÝ PODHLED s.v. 3000
303	VÝTAH	4,29		MALBA	MALBA
304	WC MUŽI	9,71	KER. DLAŽBA	KER. OBKLAD v.o. 2000	KAZETOVÝ PODHLED s.v. 3000
305	SPRCHA	2,28	KER. DLAŽBA	KER. OBKLAD v.o. 2000	KAZETOVÝ PODHLED s.v. 3000
306	WC ŽENY	7,88	KER. DLAŽBA	KER. OBKLAD v.o. 2000	KAZETOVÝ PODHLED s.v. 3000
307	SERVROVNA	9,08	STĚRKA	MALBA	KAZETOVÝ PODHLED s.v. 3000
308	JEDNACÍ MÍSTNOST	30,07	ZÁTĚŽOVÝ KOBEREC	MALBA	KAZETOVÝ PODHLED s.v. 3000
309	KANCELÁŘ	17,68	ZÁTĚŽOVÝ KOBEREC	MALBA	KAZETOVÝ PODHLED s.v. 3000
310	KANCELÁŘ	18,36	ZÁTĚŽOVÝ KOBEREC	MALBA	KAZETOVÝ PODHLED s.v. 3000
311	CHODBA	22,48	KER. DLAŽBA	MALBA	KAZETOVÝ PODHLED s.v. 3000
312	OKLADOVÁ MÍSTNOST	4,00	KER. DLAŽBA	KER. OBKLAD v.o. 2000	KAZETOVÝ PODHLED s.v. 3000
313	DENNÍ MÍSTNOST	32,16	PVC	MALBA	KAZETOVÝ PODHLED s.v. 3000
314	KANCELÁŘ	17,68	ZÁTĚŽOVÝ KOBEREC	MALBA	KAZETOVÝ PODHLED s.v. 3000
315	KANCELÁŘ	18,36	ZÁTĚŽOVÝ KOBEREC	MALBA	KAZETOVÝ PODHLED s.v. 3000

LEGENDA:

- M mřížka pod stropem (dodá stavba)
- m mřížka do dveří (dodá stavba)
- HH 100 horní hrana potrubí od stropu (mm)
- 1000m³/h množství vzduchu přívod/odvod (m³/h)
- potrubí chladiva
- požární izolace
- tepelná izolace

D.1.4.c ZAŘÍZENÍ VZDUCHOTECHNIKY

Ved. projektant Ing. J. Valko	Zodp. projektant Ing. T. Knapp	Vypracoval Ing. T. Knapp	ING. Tomáš Knapp projekce VZT a klimatizace Anglické nář. 11, 301 50 PLZEŇ IČO: 49179063	
Investor Vědeckotechnický park Plzeň, a.s., Teslova 3, 301 00 Plzeň			Formát – A4 10xA4	Stupeň DPS
Stavba-objekt Výstavba poloprovozního objektu H2			Datum 1/2018	Číslo zakázky 73-17
Obsah výkresu Půdorys 3.NP			Měřítko 1 : 50	Č. výkresu 4.