




1 - 1

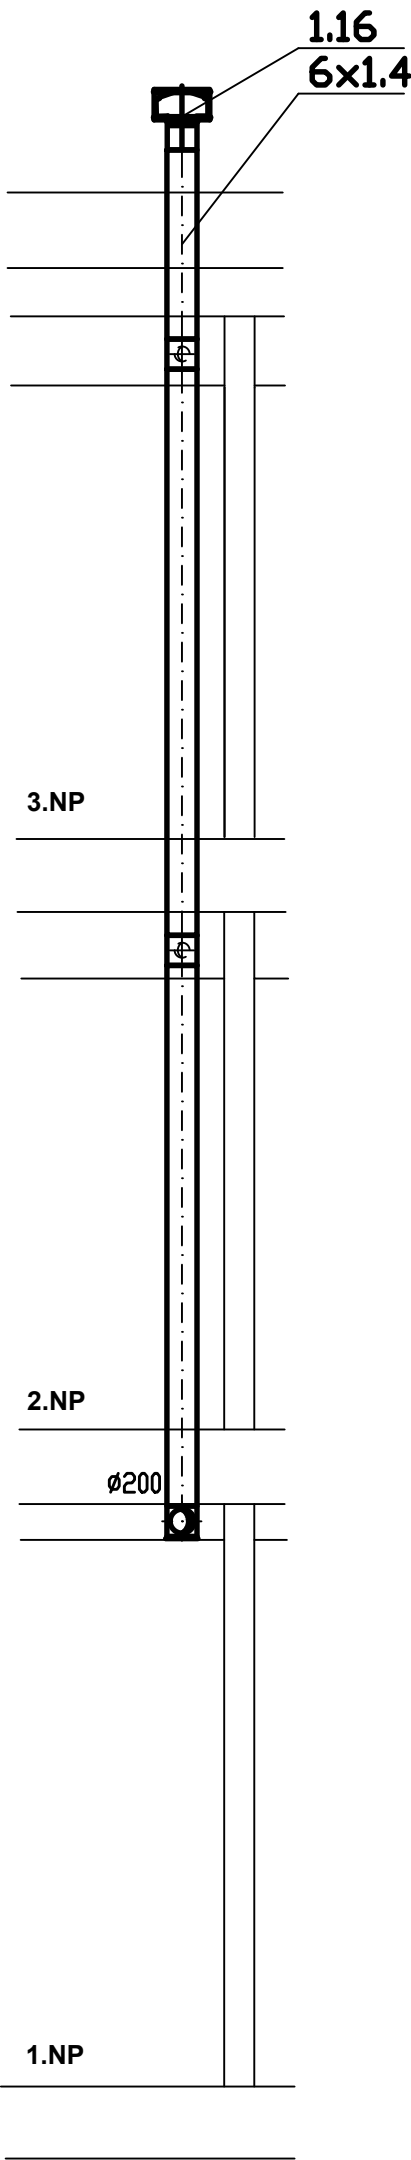


2 - 2

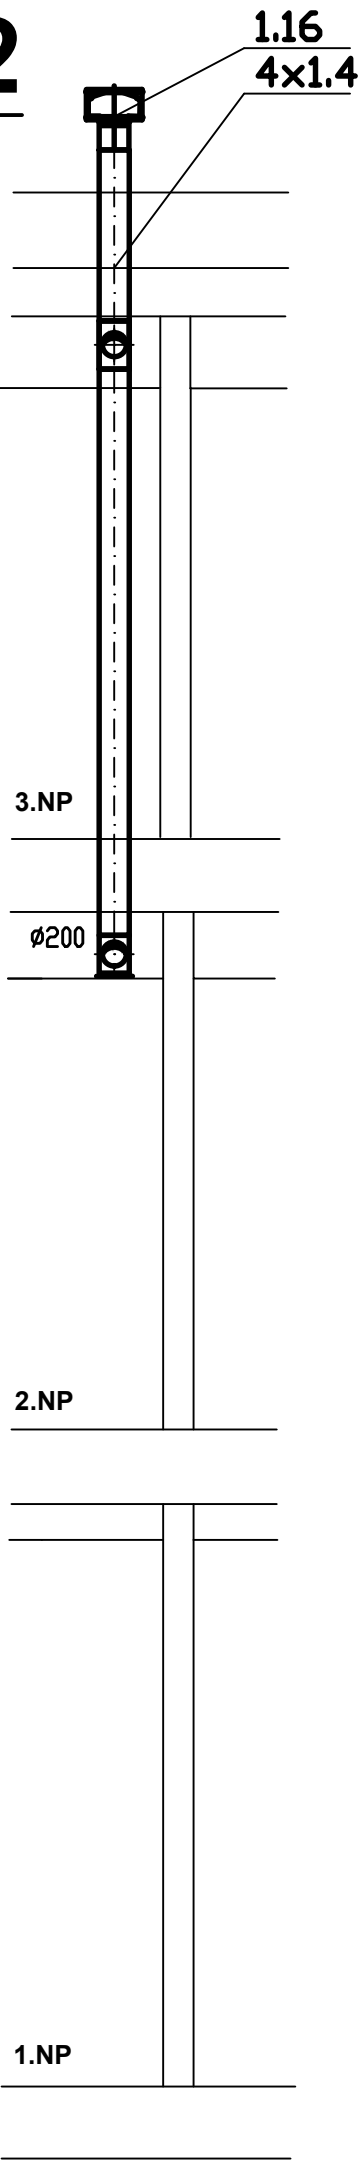


3 - 3

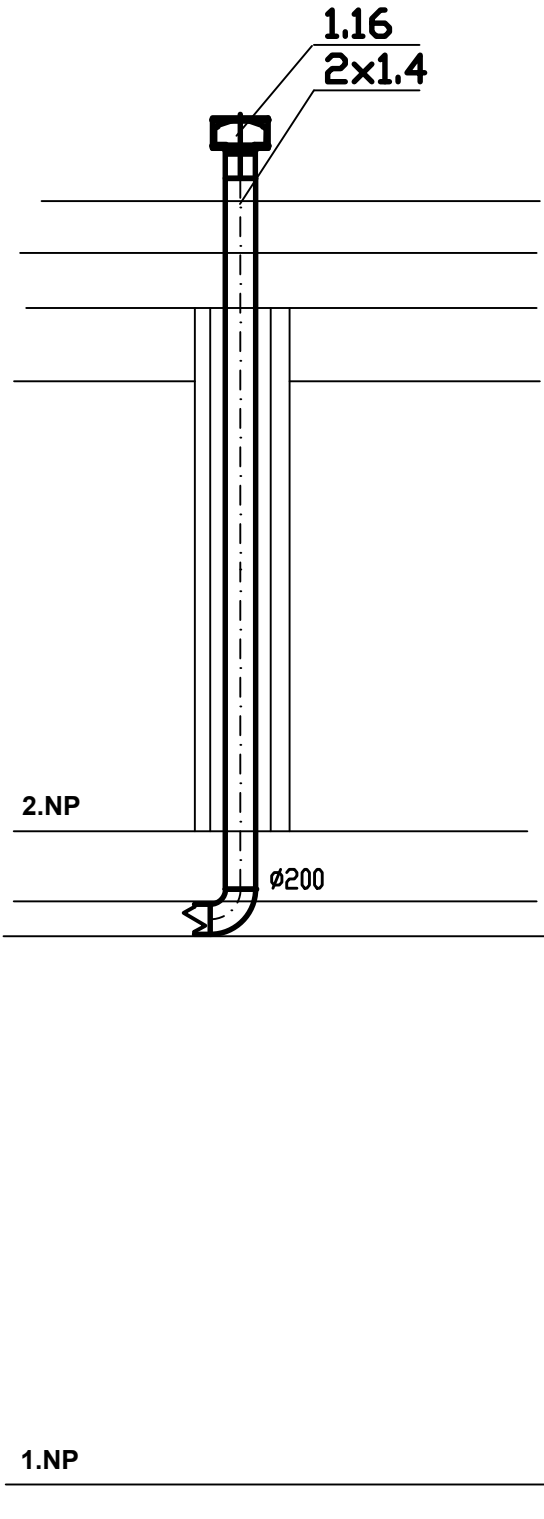

4 - 4

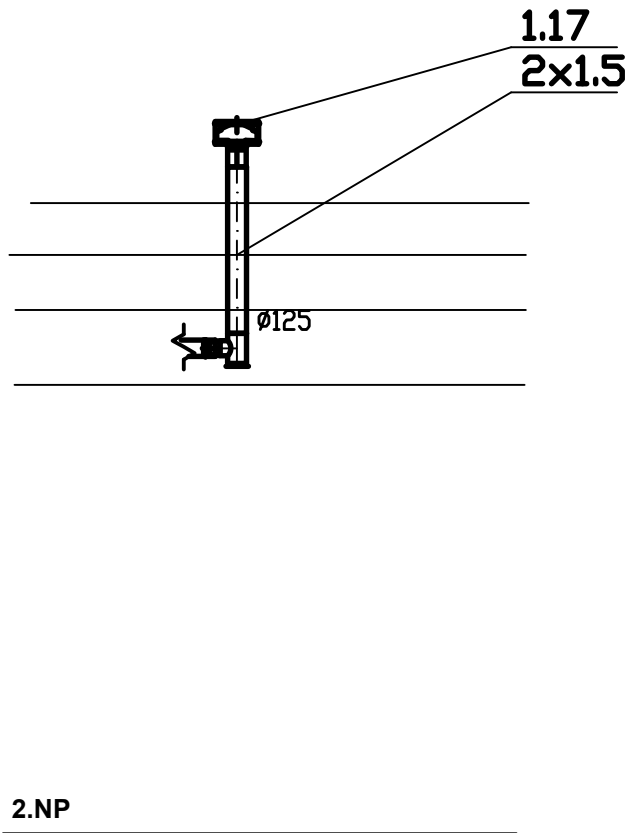

5 - 5

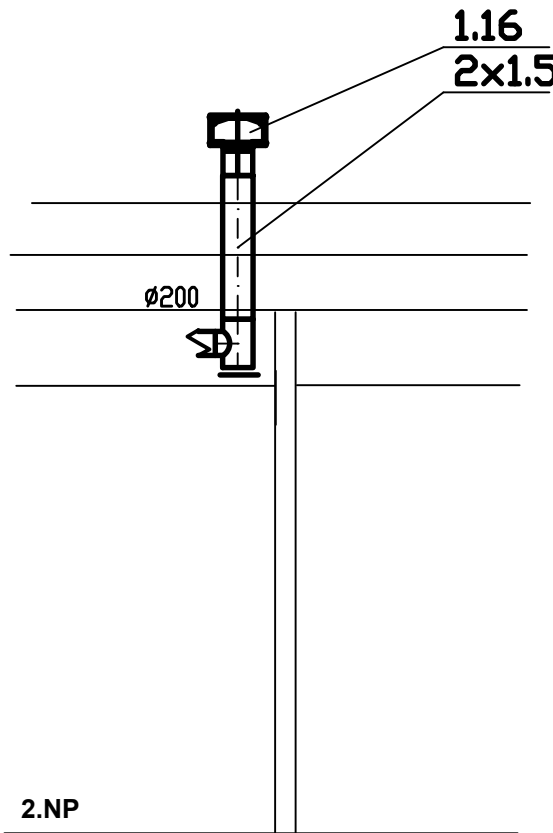

LEGENDA:

- M mřížka pod stropem (dodá stavba)
- m mřížka do dvěří (dodá stavba)
- HH 100 horní hrana potrubí od stropu (mm)
- 1000m3/h množství vzduchu
- ↔ přívod/odvod (m3/h)
- CH — potrubí chladiva
- o — požární izolace
- · — tepelná izolace
- KO návrh polohy kabelového ovladače klimatizace

D.1.4.c ZAŘÍZENÍ VZDUCHOTECHNIKY

Ved. projektant Ing. J. Valko	Zodp. projektant Ing. T. Knapp	Vypracoval Ing. T. Knapp	ING. Tomáš Knapp projekce VZT a klimatizace Anglické náměstí, 11, 301 50 PLZEŇ IČO: 49179063	
Investor Vědeckotechnický park Plzeň, a.s., Teslova 3, 301 00 Plzeň	Stavba-objekt Výstavba poloprovozního objektu H2	Obsah výkresu Řezy	Formát – A4 3xA4	Stupeň DPS
			Datum 1/2018	Číslo zakázky 73-17
			Měřítko 1 : 50	Č. výkresu 5.