


PŘÍLOHA: 1 LIST FORMÁTU A4

KRESLIL	VYPRACOVAL	PROJEKTANT	VED.PROJ.OBJ.	VED.ODD.TK	VED.STŘEDISKA	HIP
		ING.PEKÁREK				
Ing. Michael Pekárek PeMaR projektová činnost ve výstavbě IČO:46067442	NÁZEV STAVBY: REKO VS807 - ÚT a TV				DATUM: 04/2022	MĚŘITKO:
	ČÍSLO A NÁZEV OBJEKTU: D.2.2 MĚŘENÍ A REGULACE VČ.SBĚRU DAT A VIZUALIZACE				POČET FORM.A4 2	POŘ.ČÍSLO:
	OBSAH VÝKRESU: SCHÉMA MaR				STUPEŇ: DPS	1
	ODBĚRATEL: SEVEROČESKÁ TEPLÁRENSKÁ a.s.				ZAKÁZK.ČÍSLO/PROF.: 04/P/22	
					ARCHIVNÍ ČÍSLO: MR04-4-01	

SCHÉMA MĚŘENÍ A REGULACE ÚT A TV

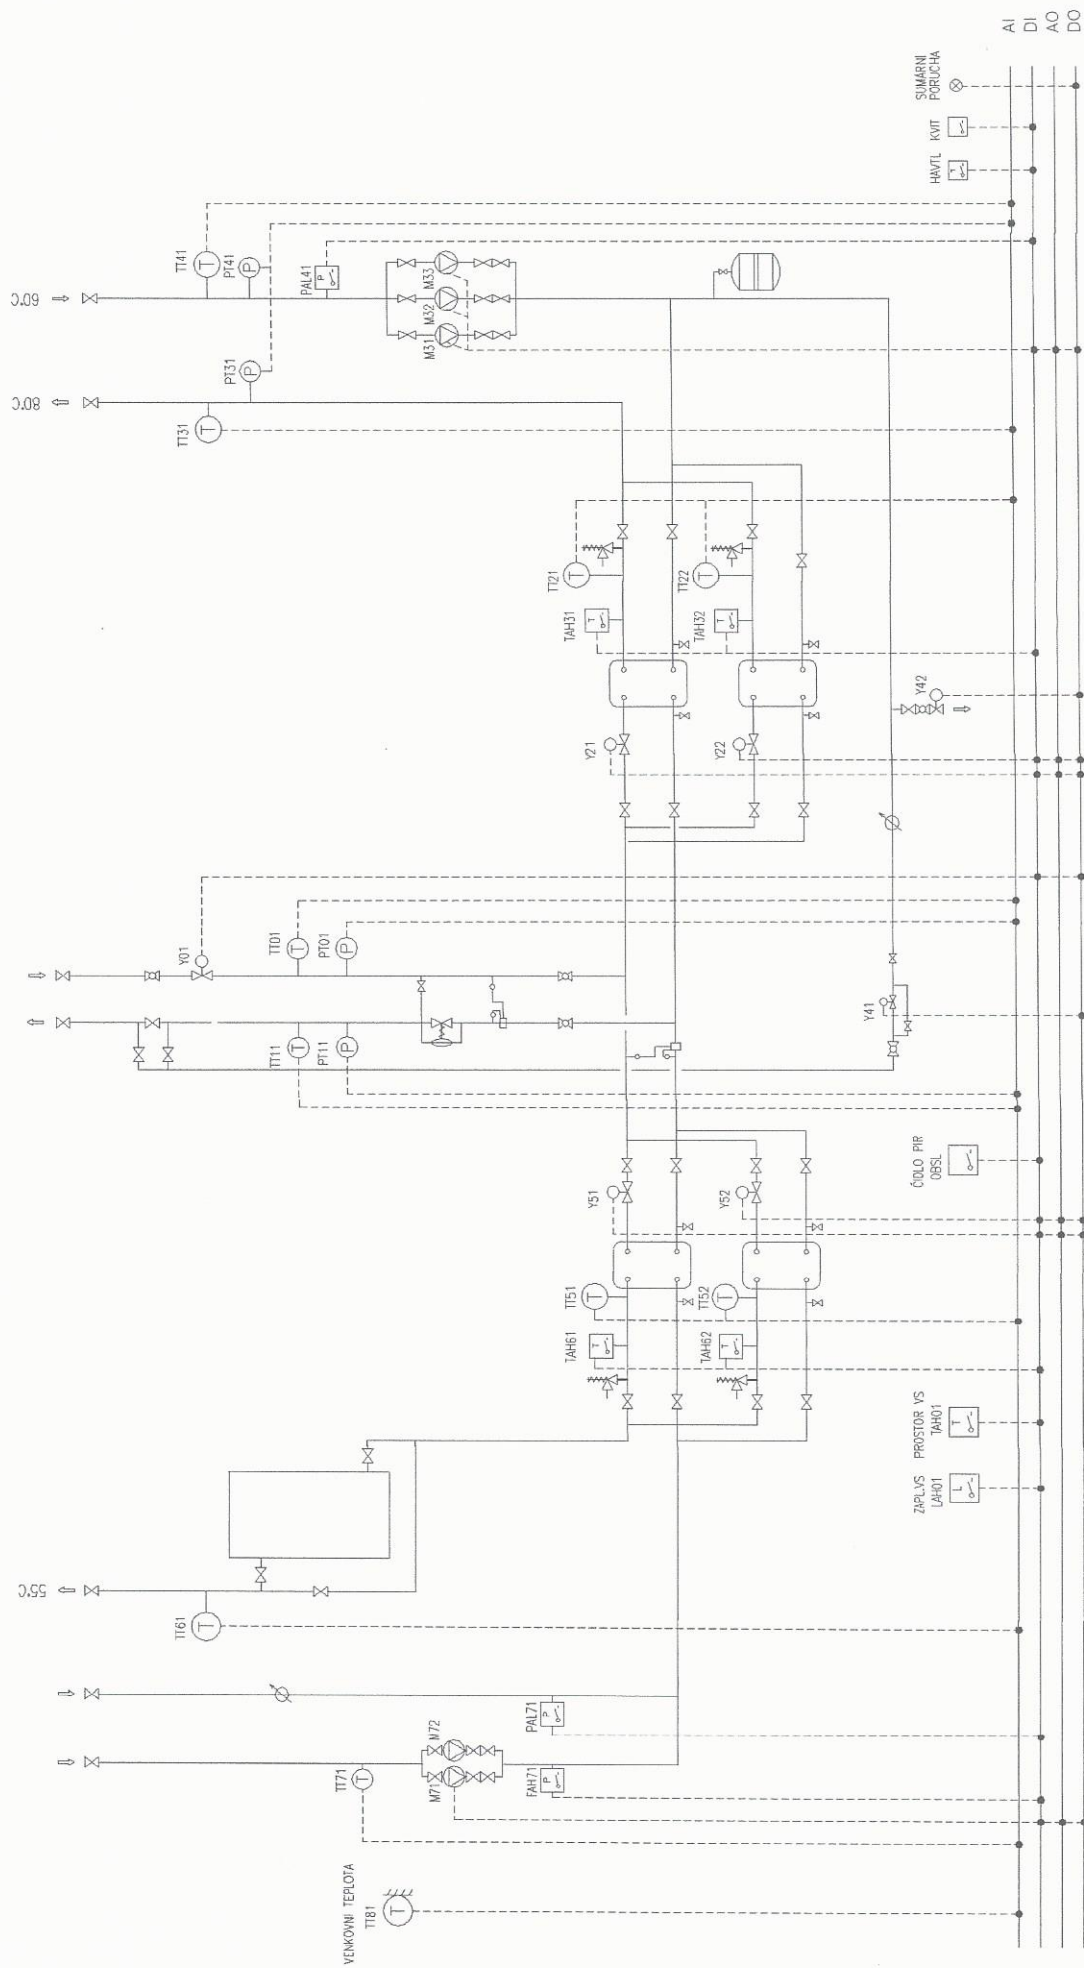

AKCE:	REKO VS807 - ÚT a TV	ZAK.ČÍSLO:	04/P/22	LIST:	1
NÁZEV:	D2.2-MĚŘENÍ A REGULACE VČ.SBĚRU DAT A VIZUALIZACE	ARCH.ČÍSLO:	MRO4-4-01		

26/P/11

PŘÍLOHA: 16 LISTŮ FORMÁTU A4


KRESLIL	VYPRACOVAL	PROJEKTANT	VED.PROJ.OBJ.	VED.ODD.TK	VED.STŘEDISKA	HIP
		ING.PEKÁREK				
Ing.Michael Pekárek PeMaR projektová činnost ve výstavbě IČO:46067442		NÁZEV STAVBY: REKO VS807 ÚT a TV			DATUM: 04/2022	MĚŘITKO:
		ČÍSLO A NÁZEV OBJEKTU:			POČET FORM.A4 17	POŘ.ČÍSLO:
		D2.2 MĚŘENÍ A REGULACE			STUPĚŇ: RDS	2
		OBSAH VÝKRESU: VČ.SBĚRU DAT A VIZUALIZACE			ZAKÁZK.ČÍSLO/PROF.: 04/P/22	
		ODBĚRATEL: SEVEROČESKÁ TEPLÁRENSKÁ a.s.			ARCHIVNÍ ČÍSLO: MRO4-4-02	
		ZAPOJOVACÍ SCHÉMATA				

ROZVADEC



AKCE:	REKO VS807 ÚT a TV	ZAK.ČÍSLO:	04/P/22	LIST: 1
NÁZEV:	D2.2-MĚŘENÍ A REGULACE VČ.SBĚRU DAT A VIZUALIZACE	ARCH.ČÍSLO:	MR04-4-02	

ANALOGOVÉ VÝSTUPY

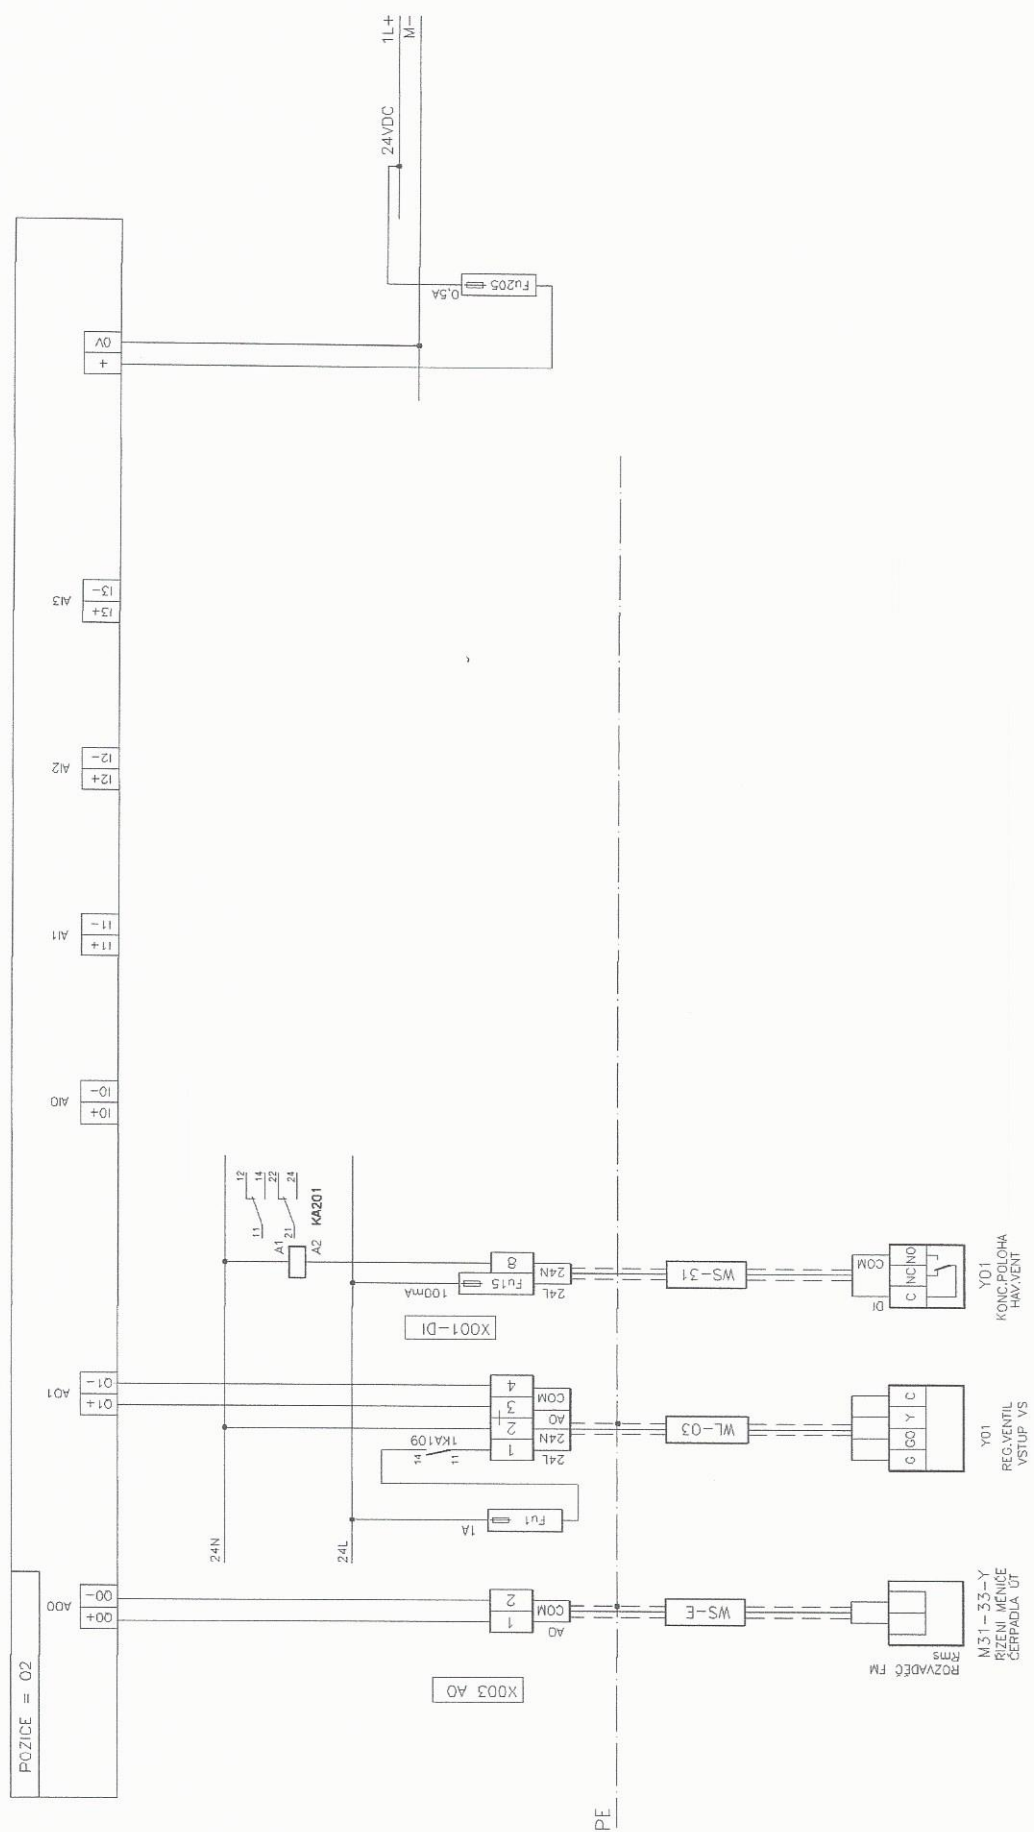


ROZVADEČ

PROVOD

AKCE: REKO VS807 ÚT a TV	ZAK.ČÍSLO: 04/P/22	LST: 2
NÁZEV: D2.2-MĚŘENÍ A REGULACE VČ.SBĚRU DAT A VIZUALIZACE MRO4-4-02	ARCH.ČÍSLO: MRO4-4-02	

MĚŘENÍ PROVOZNÍCH TEPLOT

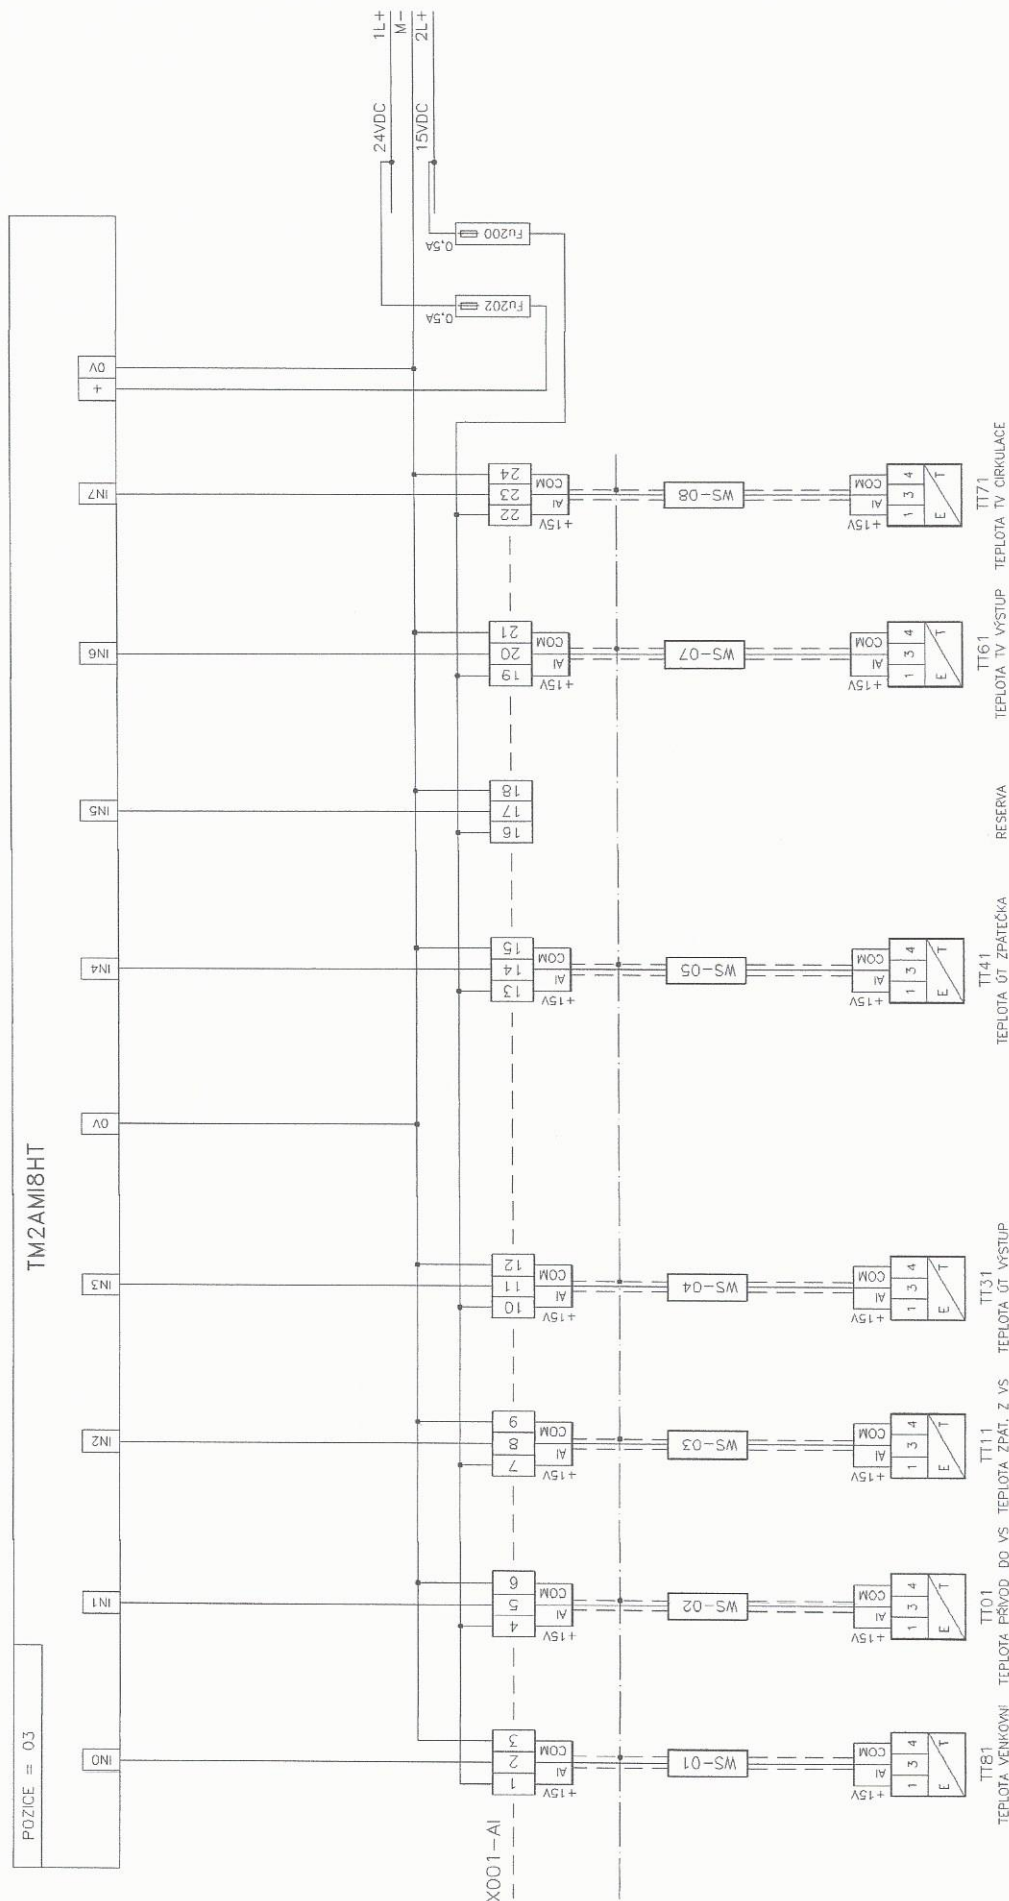


ROZVADĚČ

PROVOD

AKCE:	REKO VS807 ÚT a TV	ZAK.ČÍSLO:	04/P/22	LIST: 3
NÁZEV:	D2.2-MĚŘENÍ A REGULACE VČ.SBĚRU DAT A VIZUALIZACE	ARCH.ČÍSLO:	MR04-4-02	

MĚŘENÍ PROVOZNÍCH HODNOT

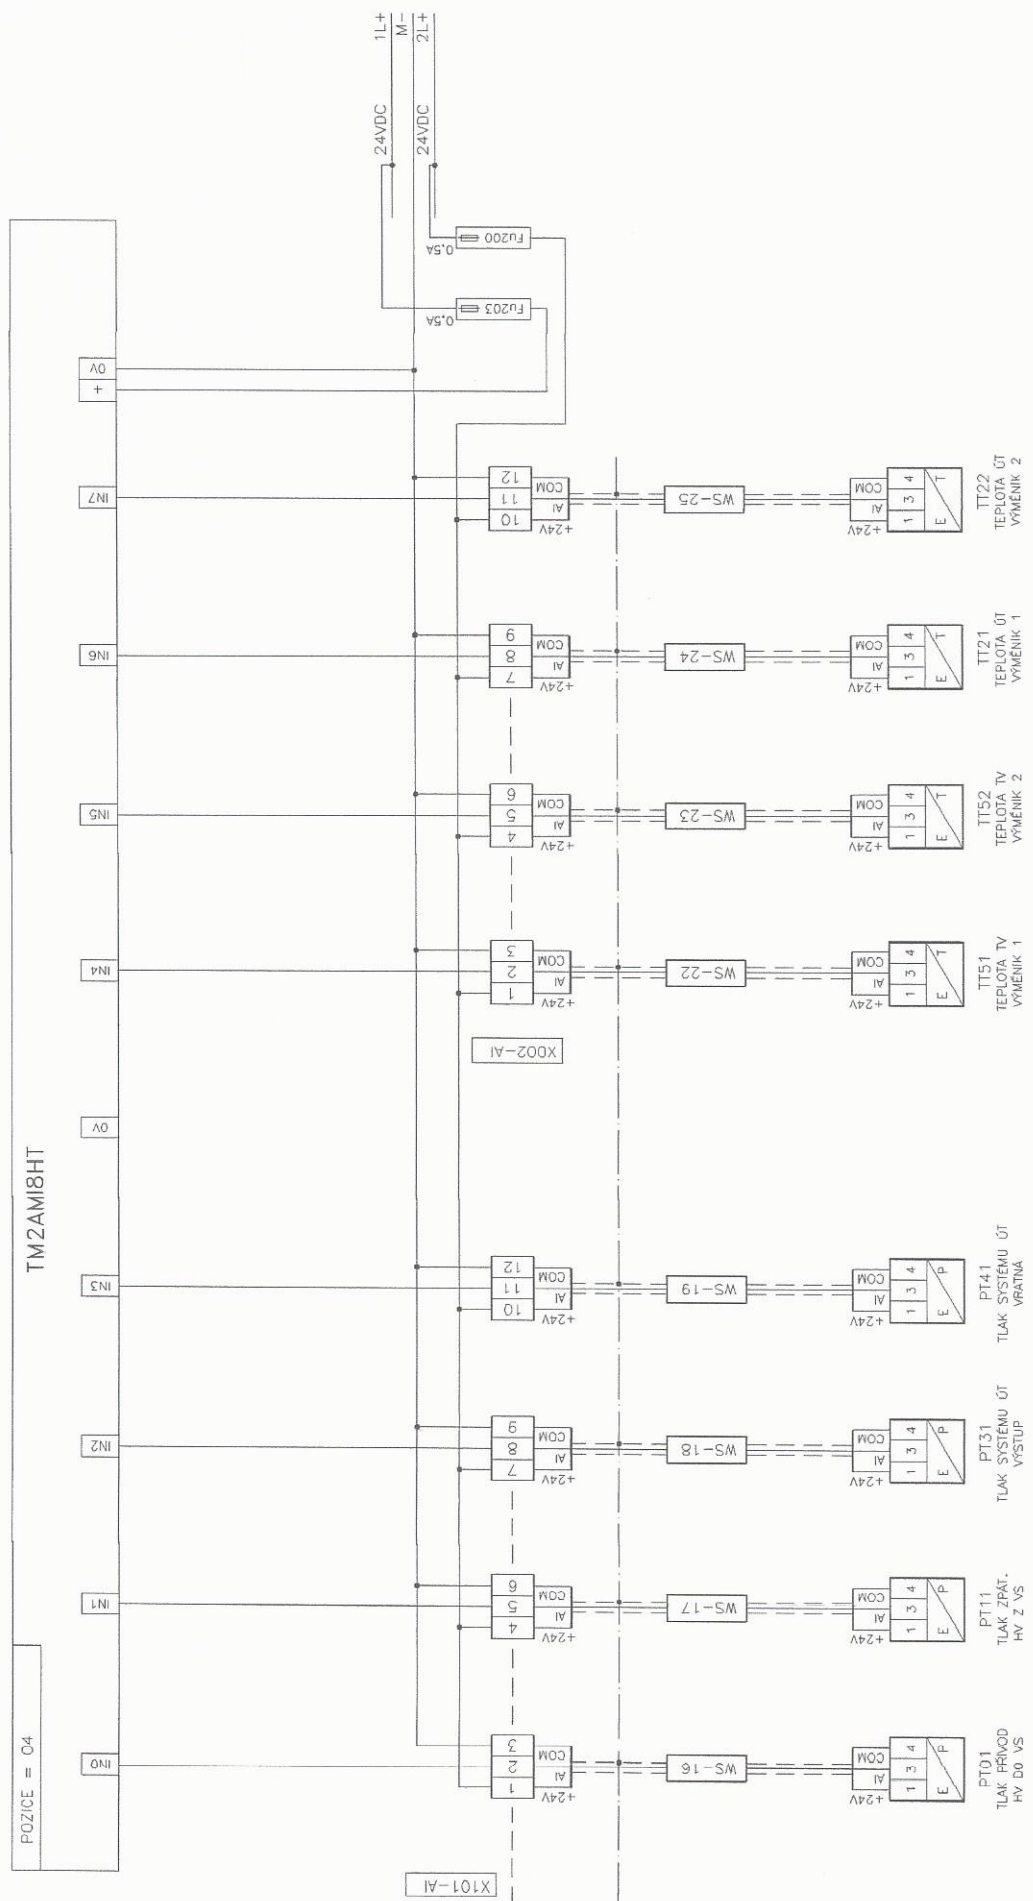

ROZVADĚČ


PROVOZ

AKCE:	REKO VS807 ÚT a TV	ZAK.ČÍSLO:	04/P/22	LIST:	4
NÁZEV:	D2.2-MĚŘENÍ A REGULACE VČ.SBĚRU DAT A VIZUALIZACE	ARCH.ČÍSLO:	MRO4-4-02		

DIGITÁLNÍ VSTUPY


POZICE = 01

TM221CE40R

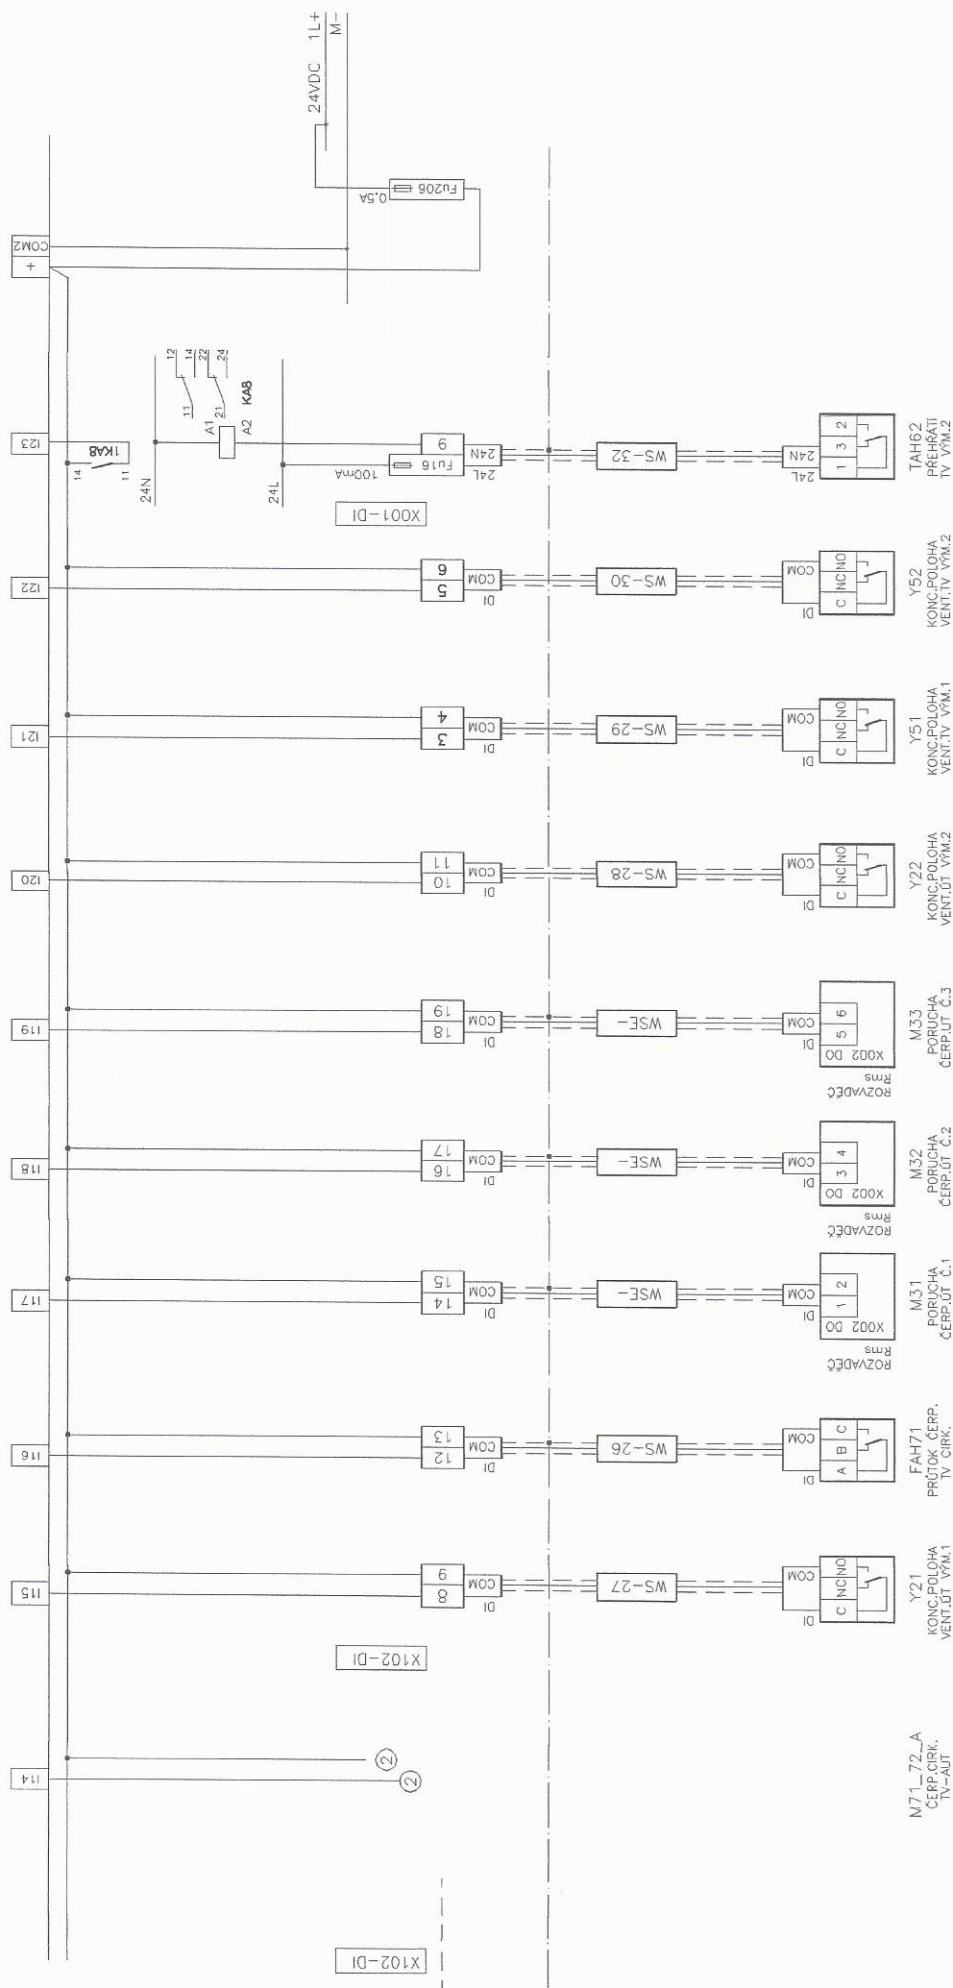

AKCE:	REKO VS807 ÚT a TV	ZAK.ČÍSLO:	04/P/22	LIST:	6
NÁZEV:	D2.2-MĚŘENÍ A REGULACE VČ.SBĚRU DAT A VIZUALIZACE	ARCH.ČÍSLO:	MRO4-4-02		

DIGITÁLNÍ VÝSTUPY RELEOVÉ

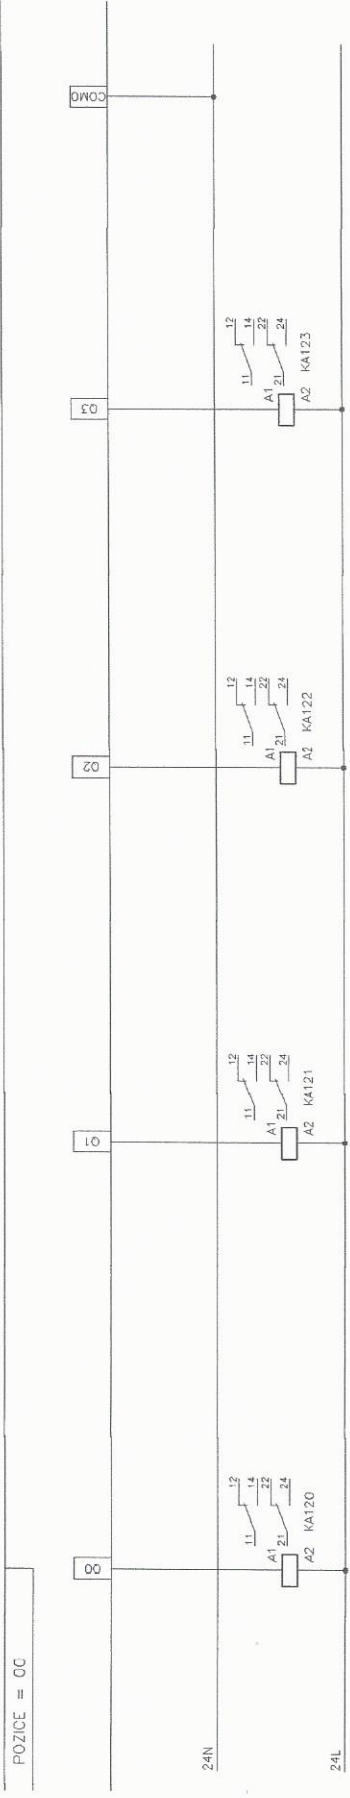

PE

Y21 HAV.ODSTAVENÍ ÚT VÝMĚNÍK 1
Y22 HAV.ODSTAVENÍ ÚT VÝMĚNÍK 2
Y51 HAV.ODSTAVENÍ TV VÝMĚNÍK 1
Y52 HAV.ODSTAVENÍ TV VÝMĚNÍK 2

PROVOD


ROZVADĚČ

AKCE:	REKO VS807 ÚT a TV		ZAK.ČÍSLO:	04/P/22	LIST: 7
	NÁZEV: D2.2-MĚŘENÍ A REGULACE VČ.SBĚRU DAT A VIZUALIZACE		ARCH.ČÍSLO:	MRO4-4-02	

ROZVADEC

LIST:

HAVARIJNÍ SMYČKA

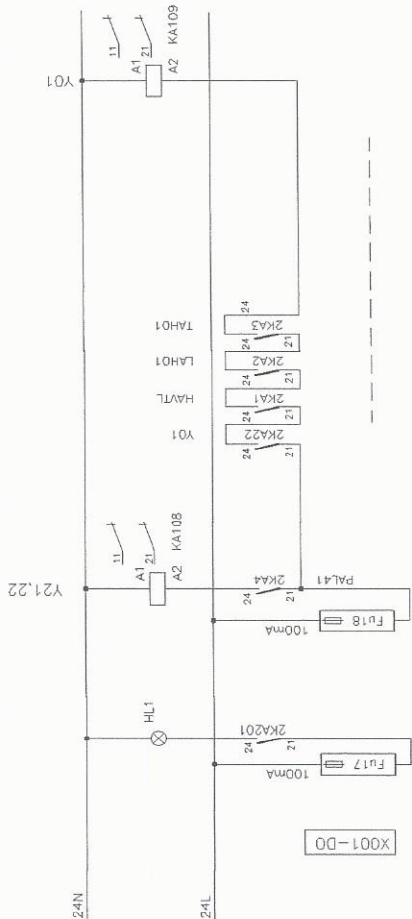


PE


PROVOD

AKCE:	REKO VS807 ÚT a TV	ZAK.ČÍSLO:	04/P/22	LIST:	9
NÁZEV:	D2.2-MĚŘENÍ A REGULACE VČ.SBĚRU DAT A VIZUALIZACE	ARCH.ČÍSLO:	MRO4-4-02		

DIGITÁLNÍ VÝSTUPY RELEOVÉ

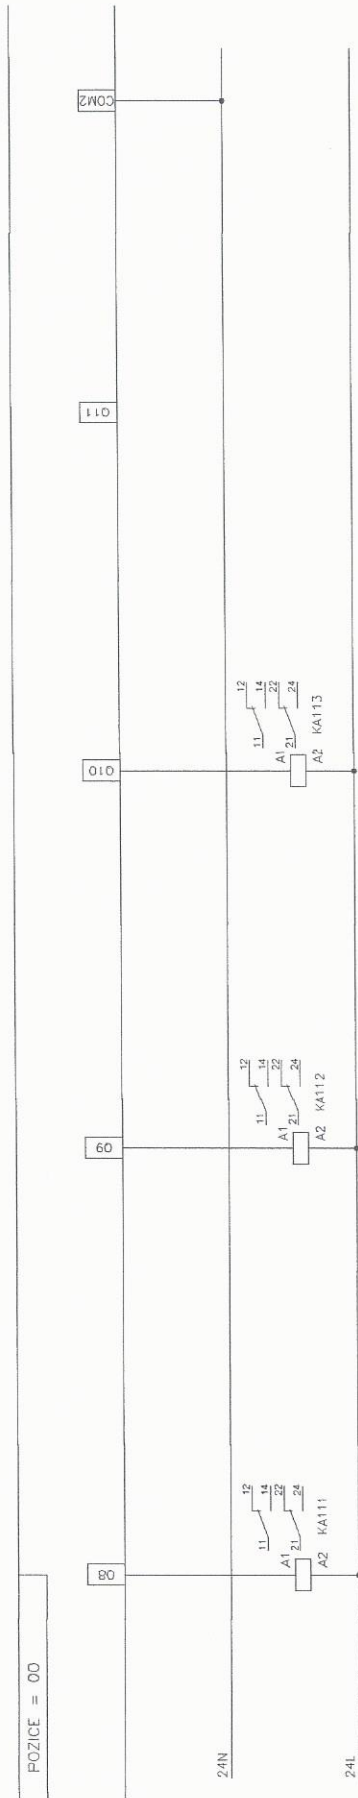


ROZVADEČ

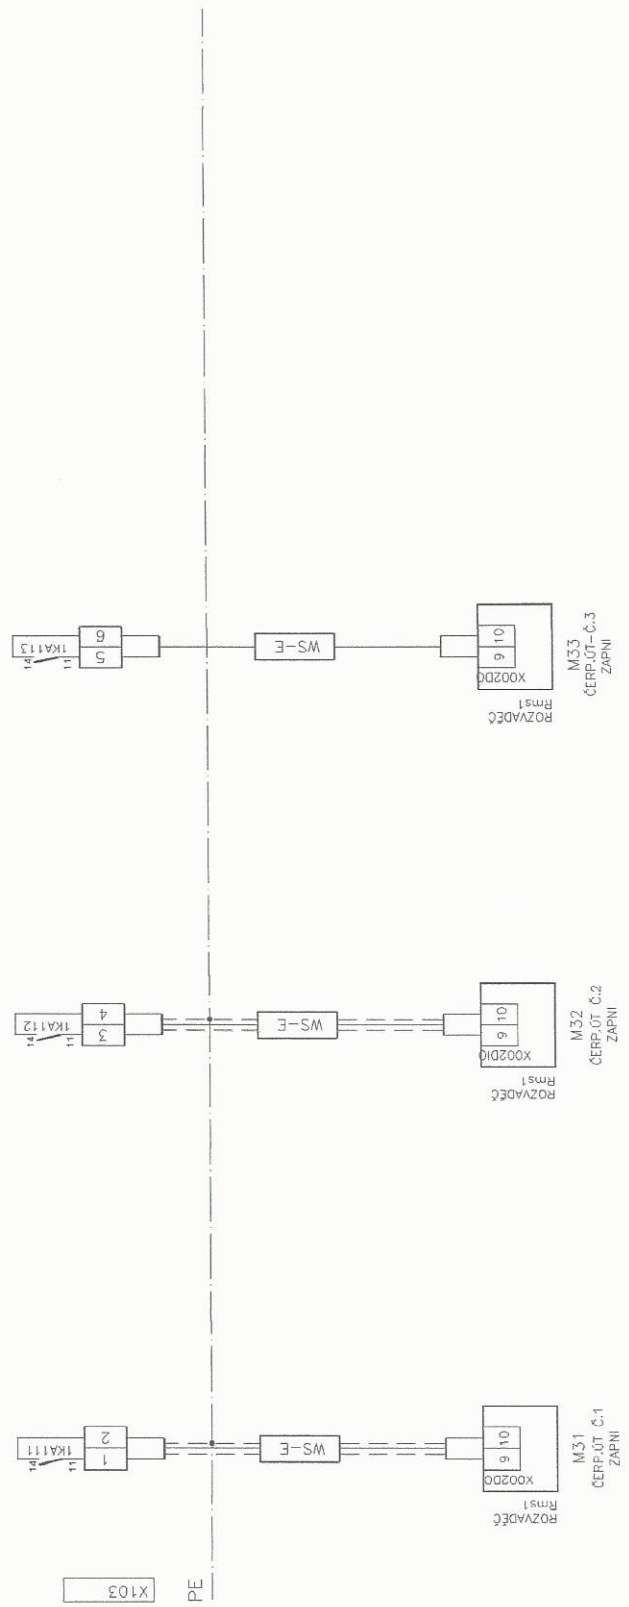

PROVOD

AKCE:	REKO VS807 ÚT a TV	ZAK.ČÍSLO:	04/P/22	LIST:	10
NÁZEV:	D2.2-MĚŘENÍ A REGULACE VČ.SBĚRU DAT A VIZUALIZACE	ARCH.ČÍSLO:	MRO4-4-02		

DIGITÁLNÍ VÝSTUPY RELEOVÉ

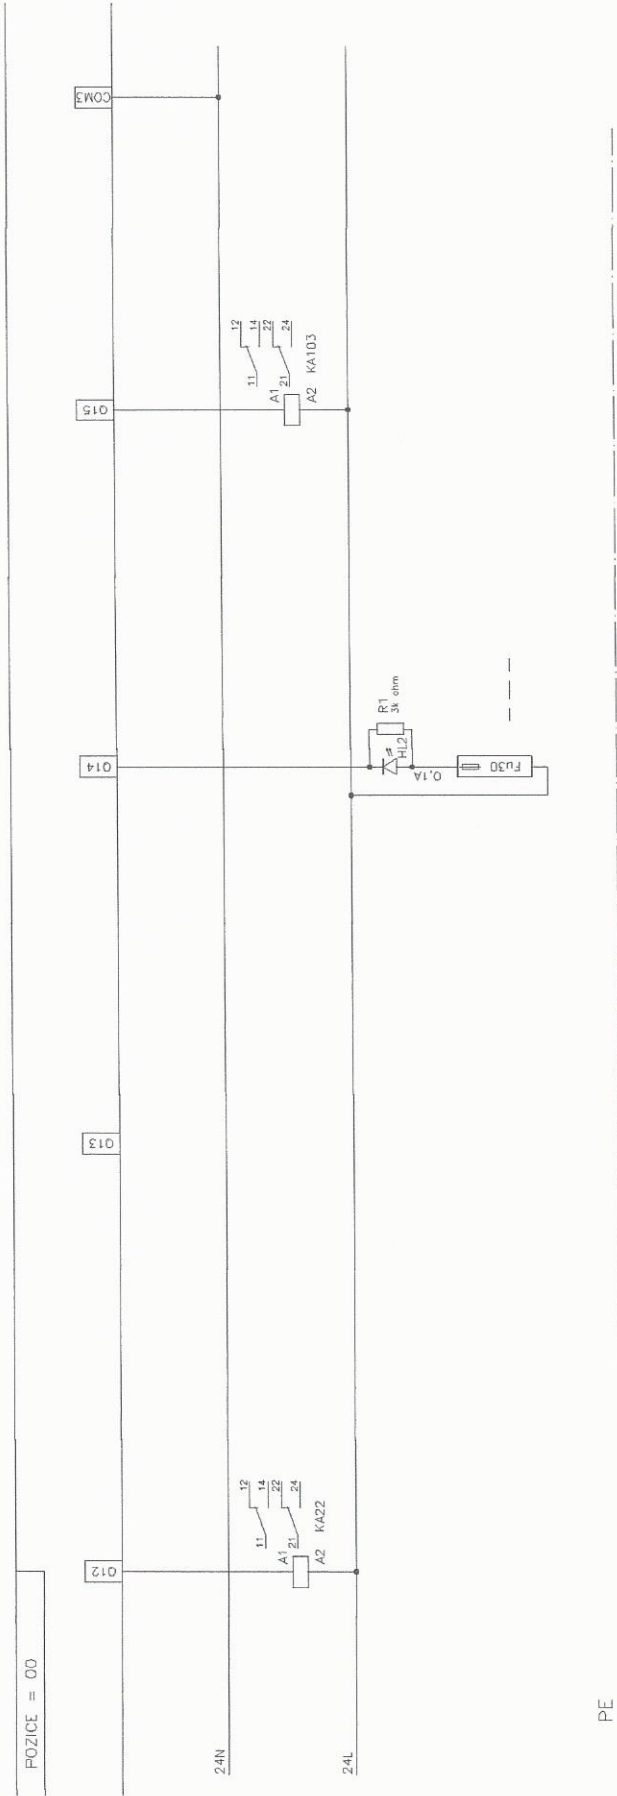


HAVSL
SIGNALIZACE SUMÁRNÍ
PORUCHY

YO1
HAV VENTIL

AKCE:	REKO VS807 ÚT a TV	ZAK.ČÍSLO:	04/P/22	LIST:	11
NÁZEV:	D2.2-MĚŘENÍ A REGULACE VČ.SBĚRU DAT A VIZUALIZACE	ARCH.ČÍSLO:	MRO4-4-02		


NAPÁJENÍ 230VAC

NAPÁJENÍ 24VDC

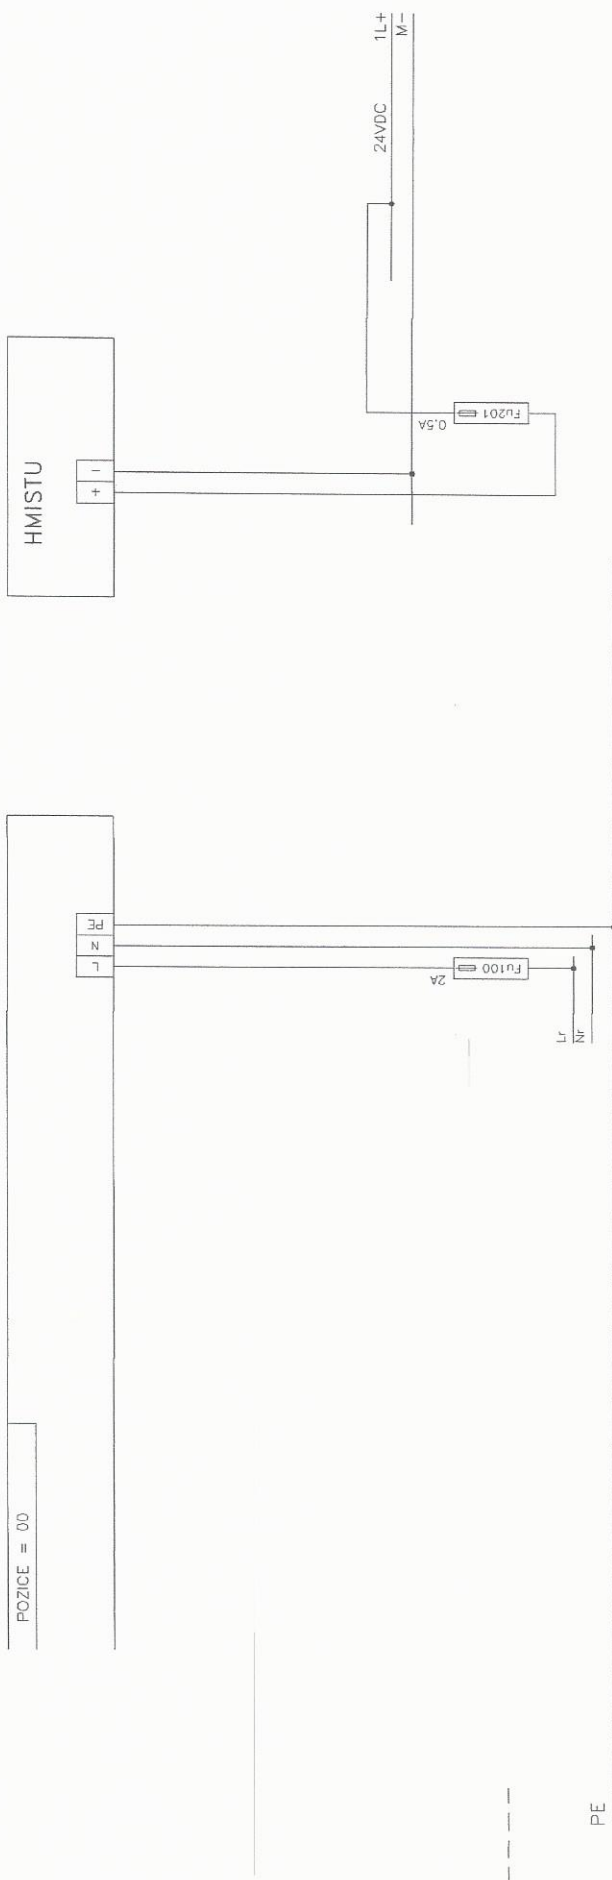

AKCE:	REKO VS807 ÚT a TV		ZAK.ČÍSLO:	04/P/22	LIST:	12
	D2.2-MĚŘENÍ A REGULACE VČ.SBĚRU DAT A VIZUALIZACE		ARCH.ČÍSLO:	MR04-4-02		


NAPÁJENÍ ROZVADĚČE

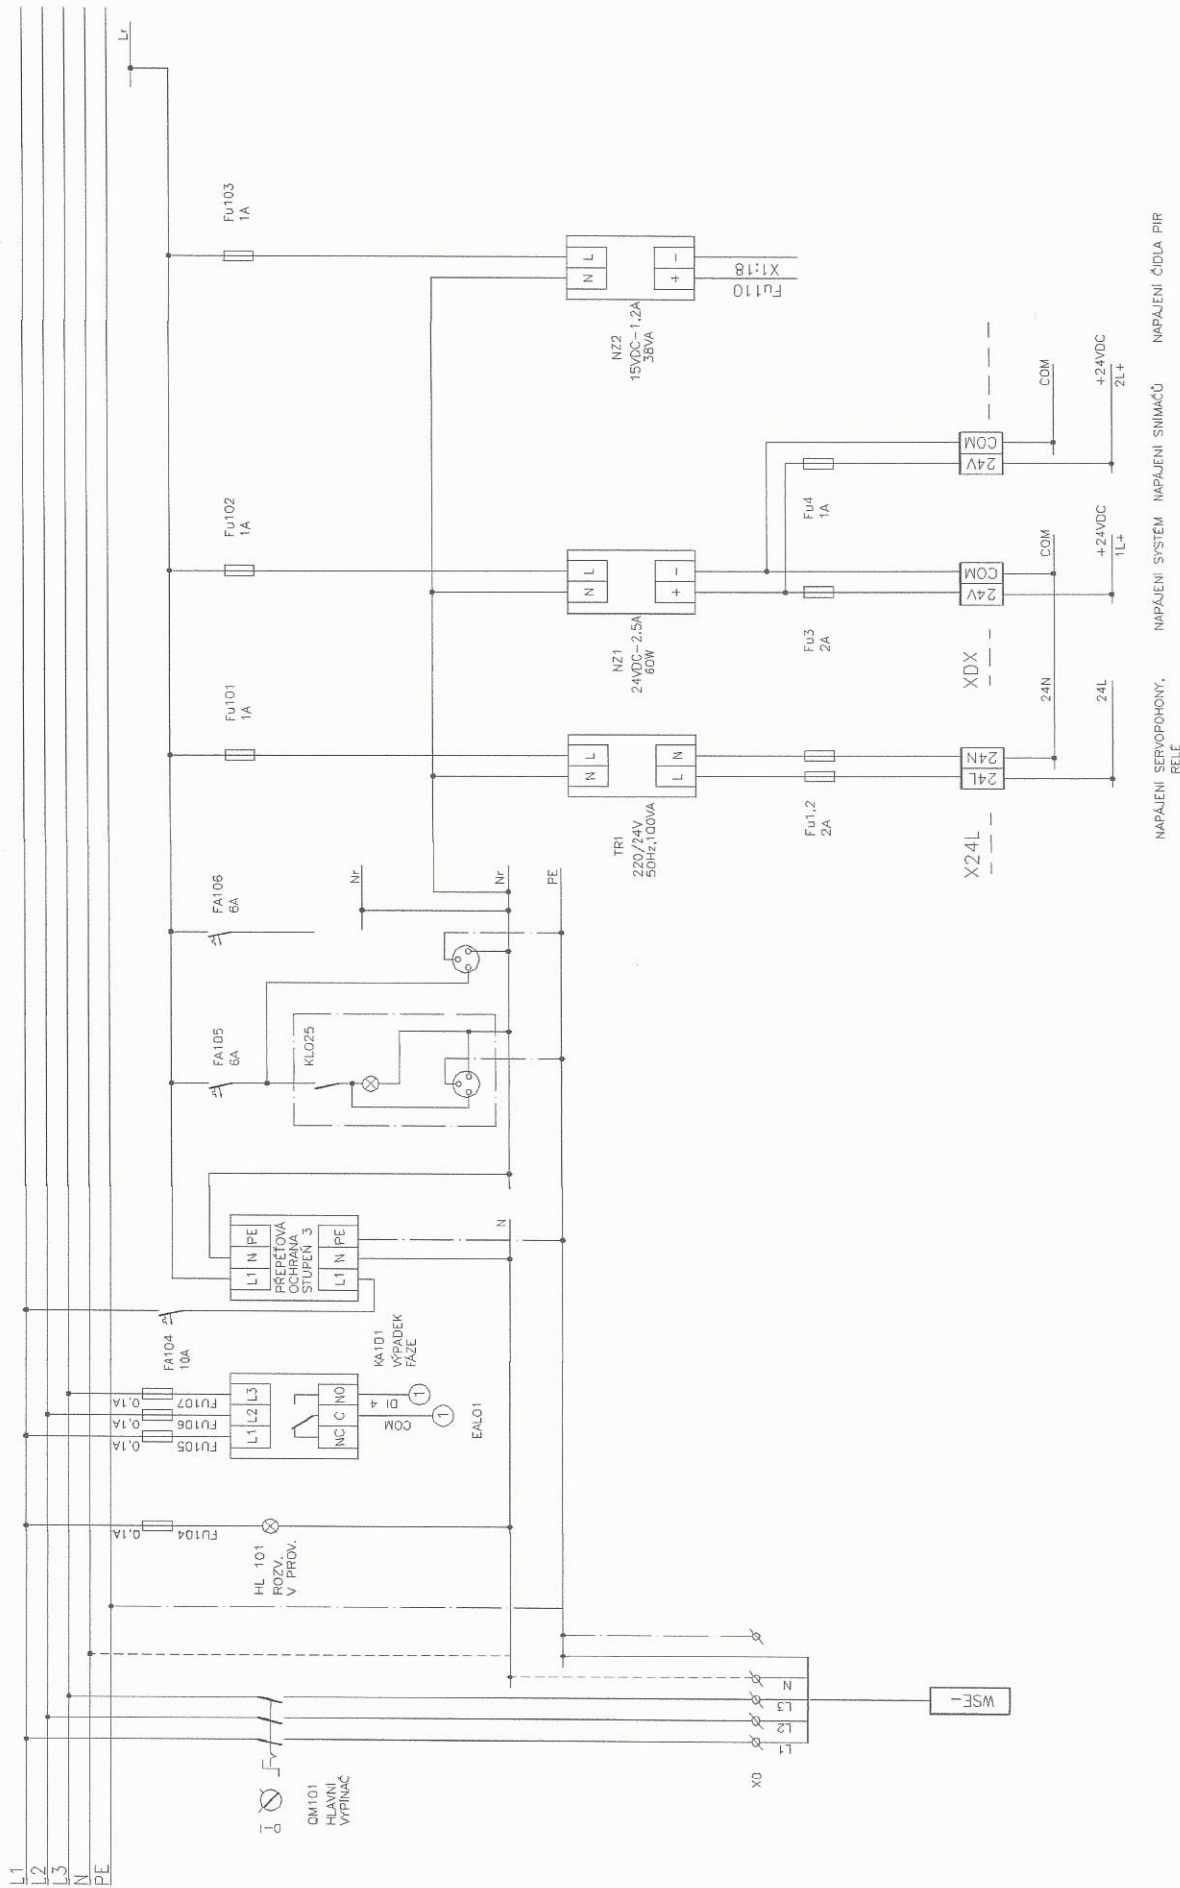

ROZVADĚČ

AKCE:	REKO VS807 ÚT a TV		ZAK.ČÍSLO:	04/P/22	LIST:	13
	D2.2-MĚŘENÍ A REGULACE VČ.SBĚRU DAT A VIZUALIZACE		ARCH.ČÍSLO:	MRO4-4-02		

PLC M221 KONFIGURACE SYSTÉMU

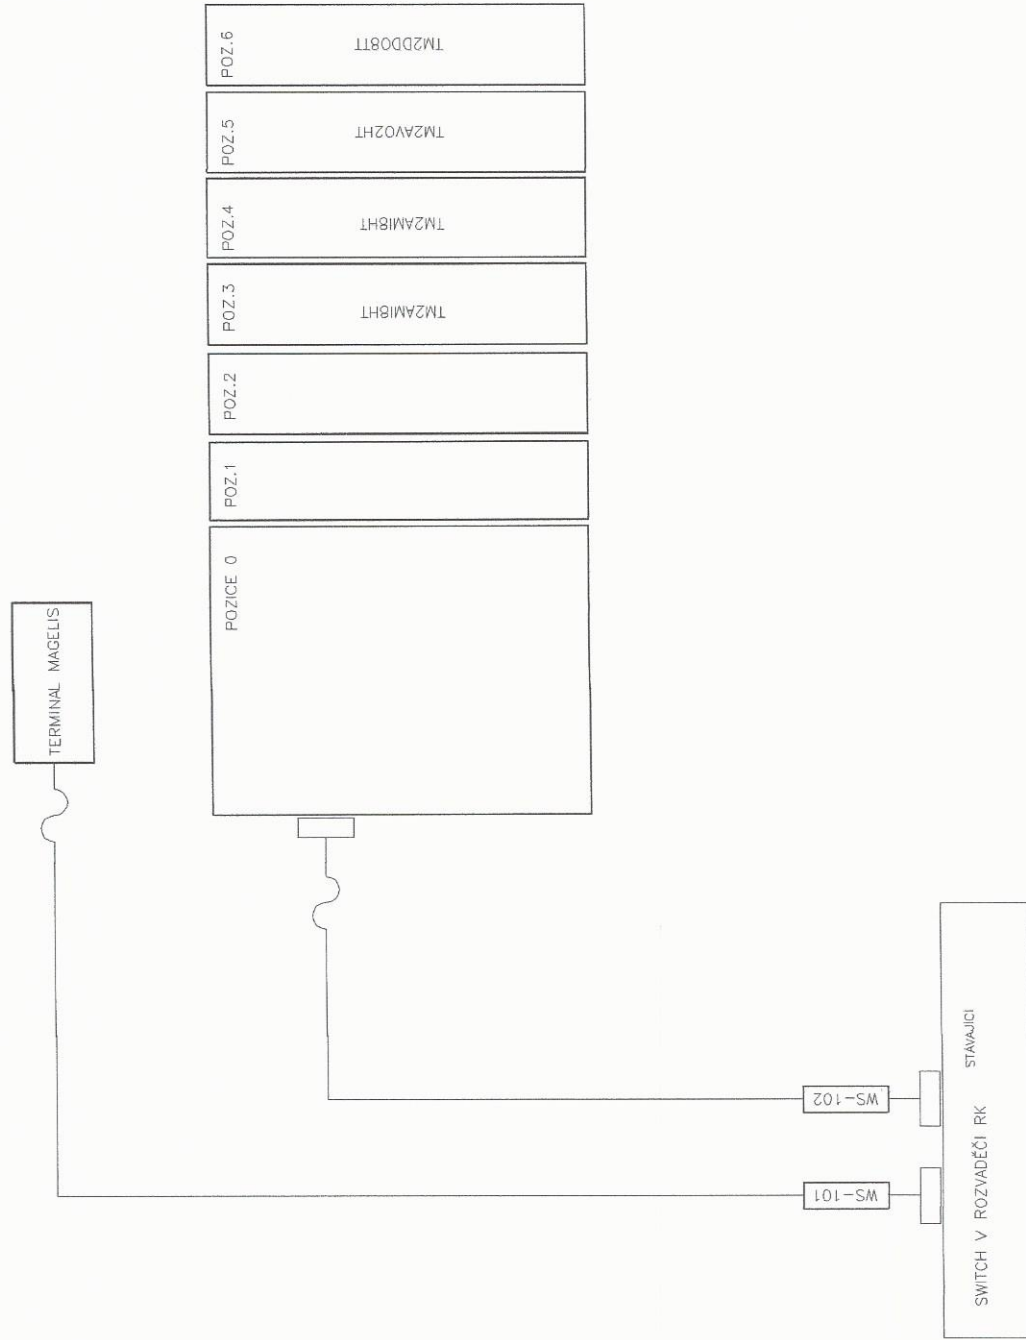


ROZVADĚČ

AKCE:	REKO VS807 ÚT a TV	ZAK.ČÍSLO:	04/P/22	LIST:	14
NÁZEV:	D2.2-MĚŘENÍ A REGULACE VČ.SBĚRU DAT A VIZUALIZACE	ARCH.ČÍSLO:	MRO4-4-02		

DÁLKOVÝ ODEČET MĚŘIDEL


ROZVADĚČ

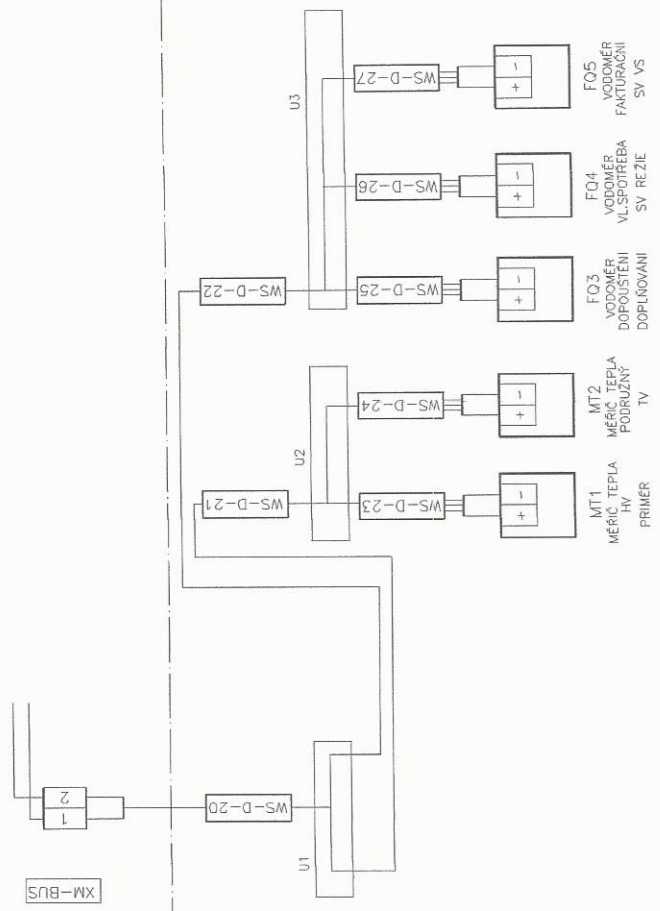

ZAKRESLENÝ ÚPRAVY PROVEDENÉ V RAMCI AKCE Z150057
DLE POTŘEBY PROVEDENA NOVA KABELAŽ BEZ NASTAVENÍ KABELŮ

AKCE:	REKO VS807 ÚT a TV	ZAK.ČÍSLO:	04/P/22	LIST:	15
NÁZEV:	D2.2-MĚŘENÍ A REGULACE VČ.SBĚRU DAT A VIZUALIZACE	ARCH.ČÍSLO:	MRO4-4-02		

NAPÁJENÍ ČERPADEL TV

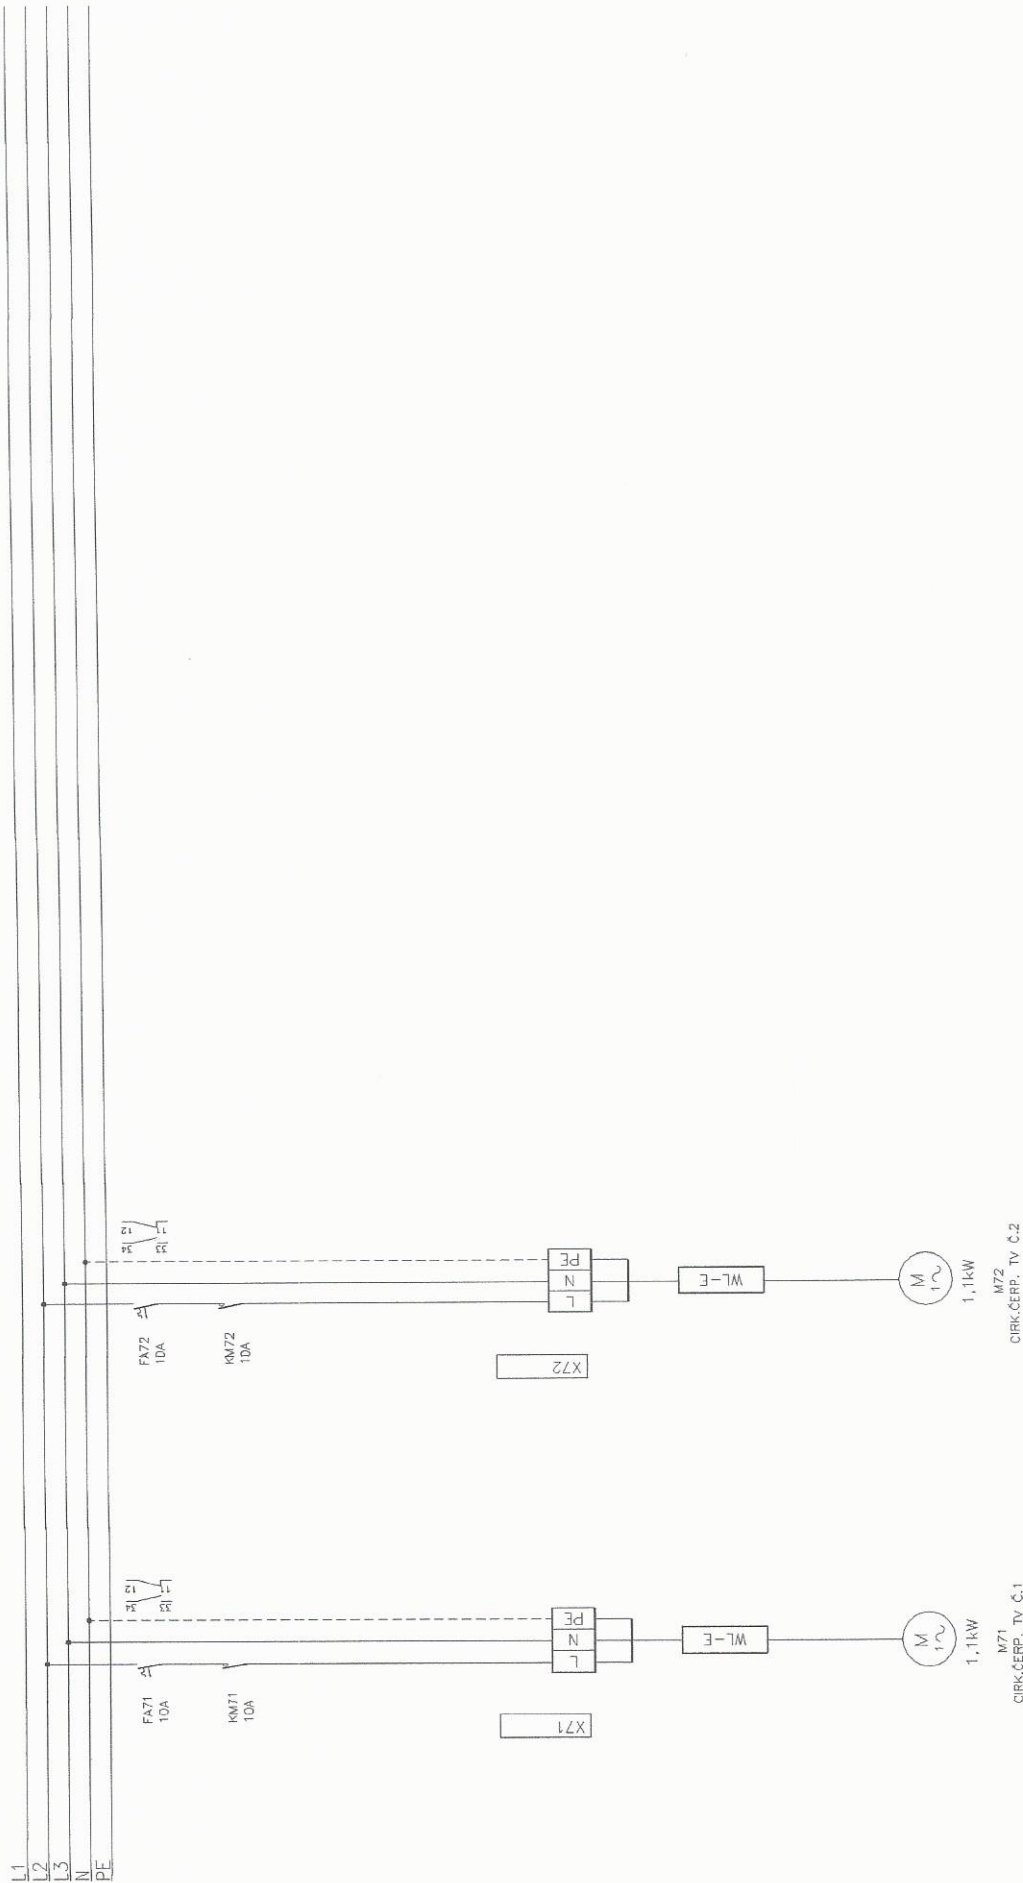

ROZVADĚČ



DOPLNĚNÍ NAPÁJENÍ CÍRKULAČNÍHO ČERPADLA
NAPÁJECÍ KABEL SOUČÁSTÍ 0.2.3 SILNOPROUDÁ ELEKTROINSTALACE

AKCE:	REKO VS807 ÚT a TV	ZAK.ČÍSLO:	04/P/22	LIST:	16
NÁZEV:	D2.2-MĚŘENÍ A REGULACE VČ.SBĚRU DAT A VIZUALIZACE	ARCH.ČÍSLO:	MR04-4-02		

PŘÍLOHA: 1 LIST FORMÁTU A4

KRESLIL	VYPRACOVAL	PROJEKTANT	VED.PROJ.OBJ.	VED.ODD.TK	VED.STŘEDISKA	HIP		
		ING.PEKÁREK						
Ing.Michael Pekárek PeMaR projektová činnost ve výstavbě IČO:46067442		NÁZEV STAVBY: REKO VS807 – ÚT a TV ČÍSLO A NÁZEV OBJEKTU: D.2.2 MĚŘENÍ A REGULACE VČ.SBĚRU DAT A VIZUALIZACE OBSAH VÝKRESU: ČELNÍ POHLED NA ROZVADĚČ ODBĚRATEL: SEVEROČESKÁ TEPLÁRENSKÁ a.s.			DATUM: 04/2022		MĚŘITKO:	
					POČET FORM.A4 2		POŘ.ČÍSLO: 3	
					STUPEŇ: DPS			
					ZAKÁZK.ČÍSLO/PROF.: 04/P/22		ARCHIVNÍ ČÍSLO: MRO4-4-03	

ČELNÍ NÁVRH A OSAZENÍ ROZVAĐEČE

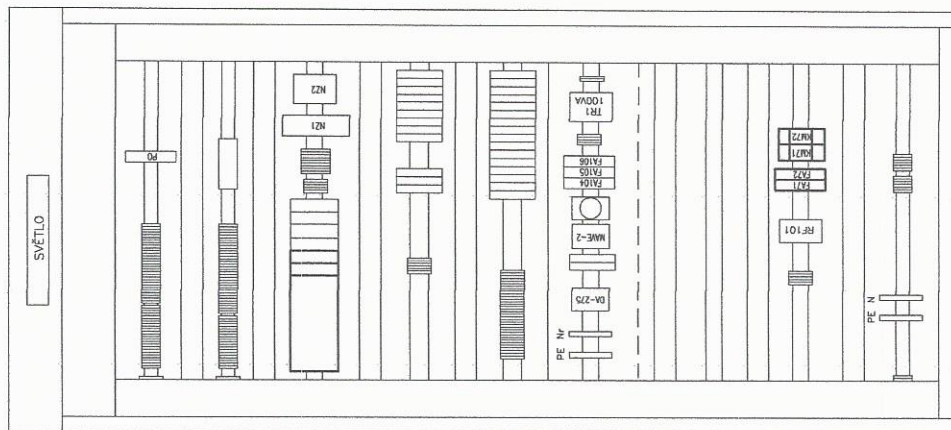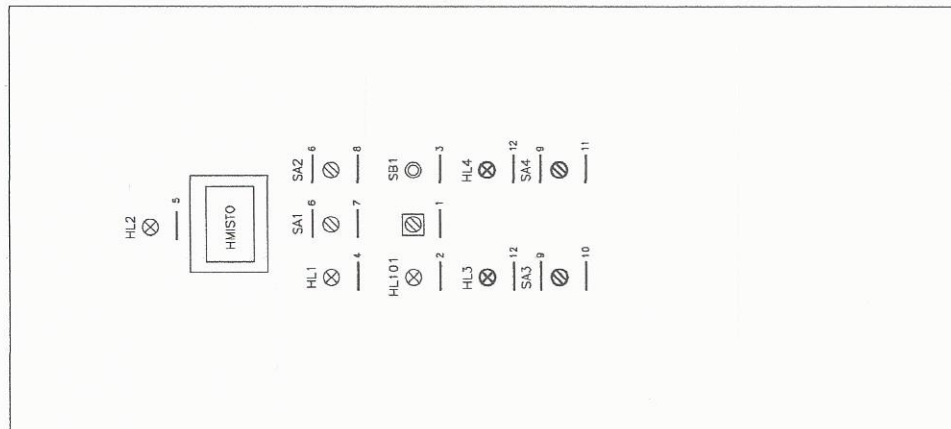

ŠTÍTKY PRO ROZVADEČ RA1


- | | |
|-----|-----------------------|
| 1. | HLAVNÍ VÝPÍNAČ |
| 2. | ROZVADĚČ V PROVOZU |
| 3. | KVITACE PORUCHY |
| 4. | HAVARIJNÍ UV–UZAVŘENÝ |
| 5. | SUMÁRNÍ PORUCHA |
| 6. | OTV–O–RUČ |
| 7. | UV DOPOUŠTĚNÍ ÚT |
| 8. | SV ODPOUŠTĚNÍ ÚT |
| 9. | AUT–O–RUČ |
| 10. | ČERP.CIRKULAČNÍ 1 |
| 11. | ČERP.CIRKULAČNÍ 2 |
| 12. | CHOD |

M 1:10

PÓZNÁMKA

ROZVADĚČOVÁ SKŘÍŇ S ČELNÍM OTVÍRÁNÍM, HLOUBKA SKŘÍŇE 300 mm
ROZMĚRY SKŘÍŇE: 1800 x 800 x 300 mm (v x š x h)

AKCE:	REKO VS807 – ÚT a TV	ZAK.ČÍSLO:	04/P/22	LIST: 1
NÁZEV:	D2.2 – MĚŘENÍ A REGULACE VČ. SBĚRU DAT A VIZUALIZACE	ARCH.ČÍSLO:	MR04-4-03	

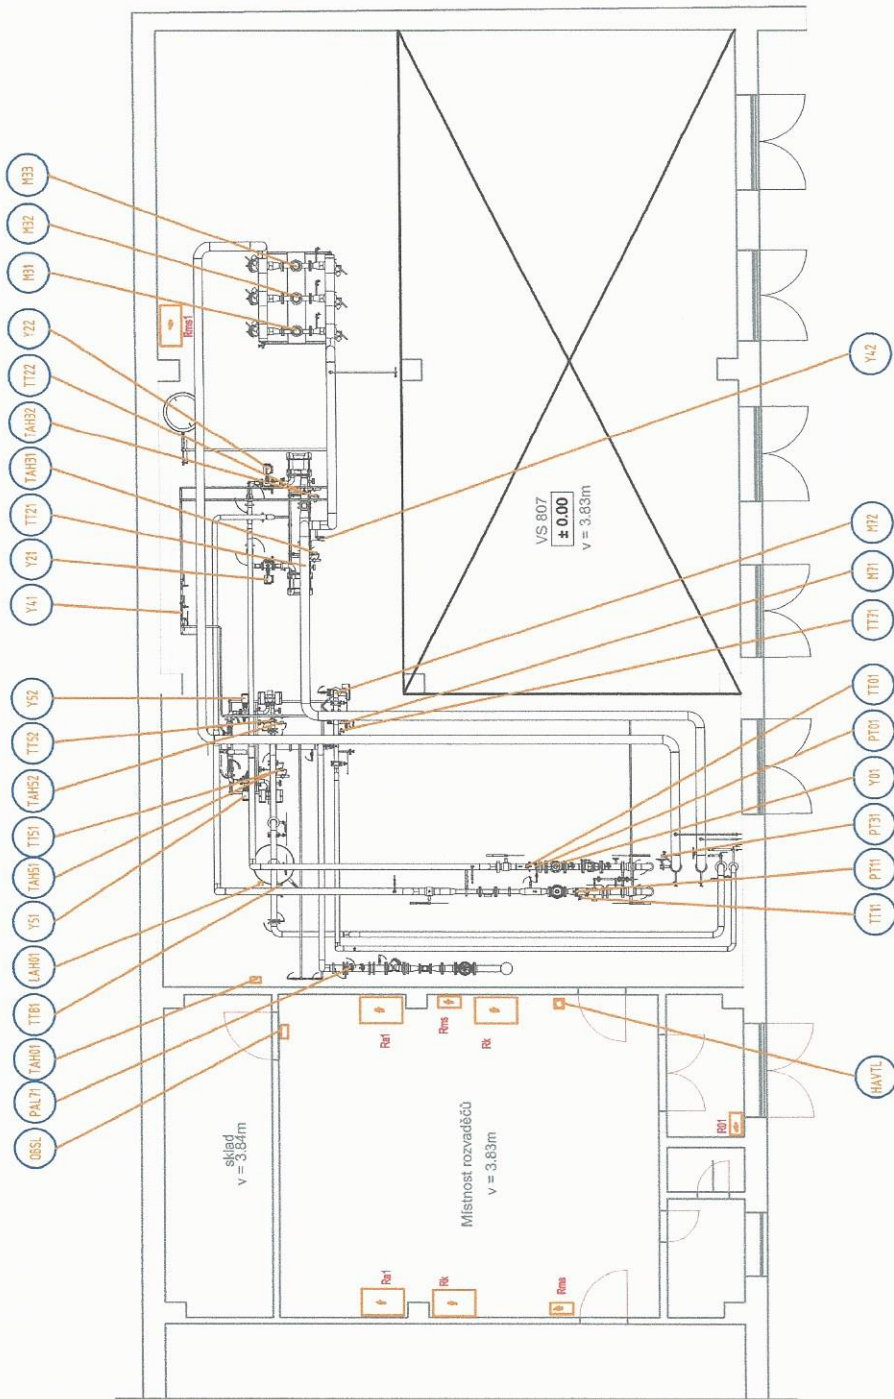

koblové třeše zachycené

KRESLIL	VYPRACOVAL	PROJEKTANT	VED. PROLOBL.	VED. ODD. TK	VED. STŘEDISKA	HIP
		ING. PEKÁREK				
Ing. Michael Pekárek PeMaR projektová činnost ve výstavbě IČO: 46067442			NÁZEV STAVBY: REKO VS807 – ÚT a TV ČÍSLO A NÁZEV OBJEKTU: D.2.2 MĚŘENÍ A REGULACE OBSAH VÝKRESU: DISPOZICE ODBĚRATEL: SEVEROČESKÁ TEPLÁRENSKÁ a.s.			
			DATUM: 04/2022 MĚŘÍTKO: 1:100 POČET FORMÁT: 2 STUPEŇ: DPS ZAKÁZK. ČÍSLO/PROF.: 04/P/22 ARCHIVNÍ ČÍSLO: MR05-3-01			