


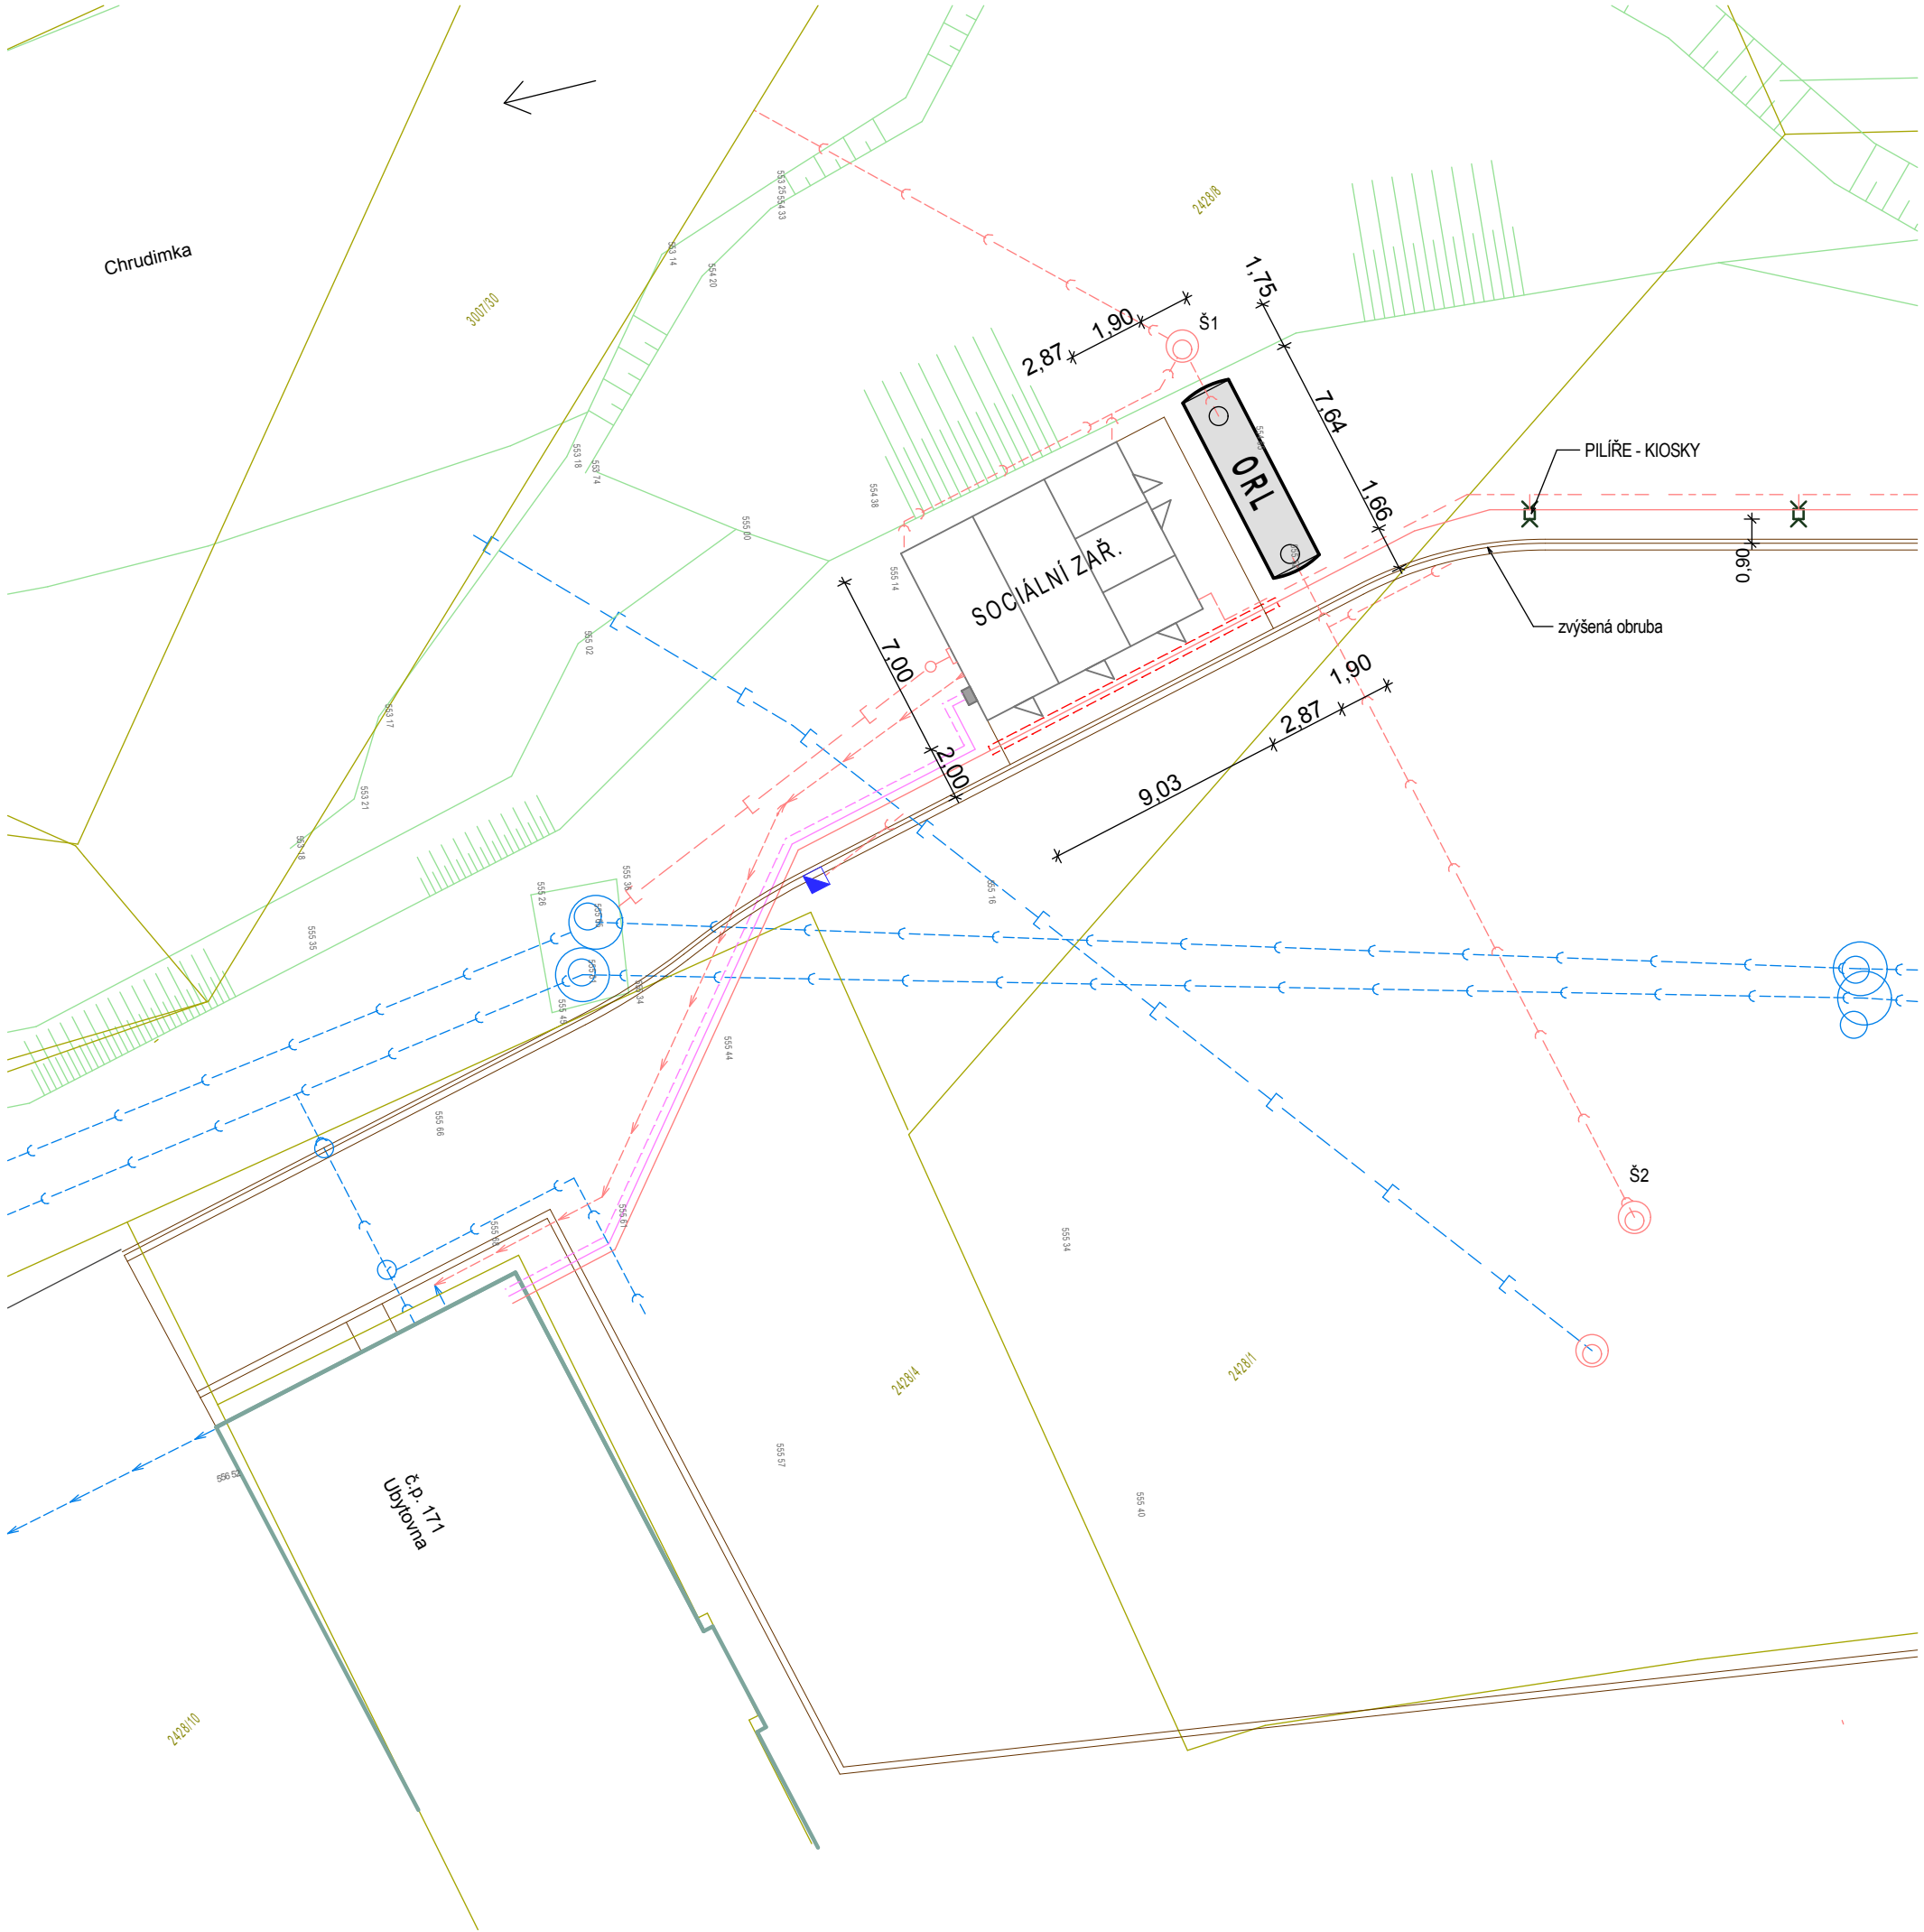

LEGENDA SÍTÍ :

SÍTĚ STÁVAJÍCÍ :

- VODOVOD
- KANALIZACE BE 400, BE 1000
- PLYNOVOD STL PE 50, 32

SÍTĚ NAVRŽENÉ - JINÉ OBJEKTY STAVBY:

- KANALIZAČNÍ PŘÍPOJKA DEŠŤOVÁ PP DN 150 SN8 - 12,0m
- KANALIZAČNÍ PŘÍPOJKA SPLAŠKOVÁ PP DN 200 SN8 - 17,0m
- VODOVODNÍ PŘÍPOJKA - PEHD D32 PE100 SDR11
- CHRÁNIČKA PVC

LEGENDA SÍTÍ :

- OVLÁDACÍ KABEL - HDO - 3x2,5mm² - SOC. ZAŘ. (31m)
- PŘÍVODNÍ KABEL CYKY-J 5x10mm² - SOC. ZAŘ. (31m)
- ZÁSUVKOVÝ OBVOD - CYKY-J 3x6mm² - PILÍŘE (91+57=148m)
- UZEMNĚNÍ - FeZn 30/4mm (56+254=310m)
- ZÁSUVKOVÝ PILÍŘ (KIOSEK) 230V + PROUD. CHRÁNIČ - 8ks (VZDÁLENOST PILÍŘE OD OBRUBNÍKU 90cm)

Investor :	Spolek Ski klub Hlinsko Na Stráni 171 539 01 Hlinsko	Vypracoval :	J. Petříček Ing. J. Bureš	Ing. J. Bureš Kočí 178, 538 61 Tel.: 469 632076 602 156481	
Akce :				Stupeň	DPS
				Datum	10/2015
Objekt :					
Výkres :				Měřítko: 1:250	D3.6

ZÁZEMÍ S PARKOVIŠTĚM PRO SKI KLUB V HLINSKU
D3 - ODLUČOVAČ ROPNÝCH LÁTEK

SITUACE