



ŘEZ A-A'

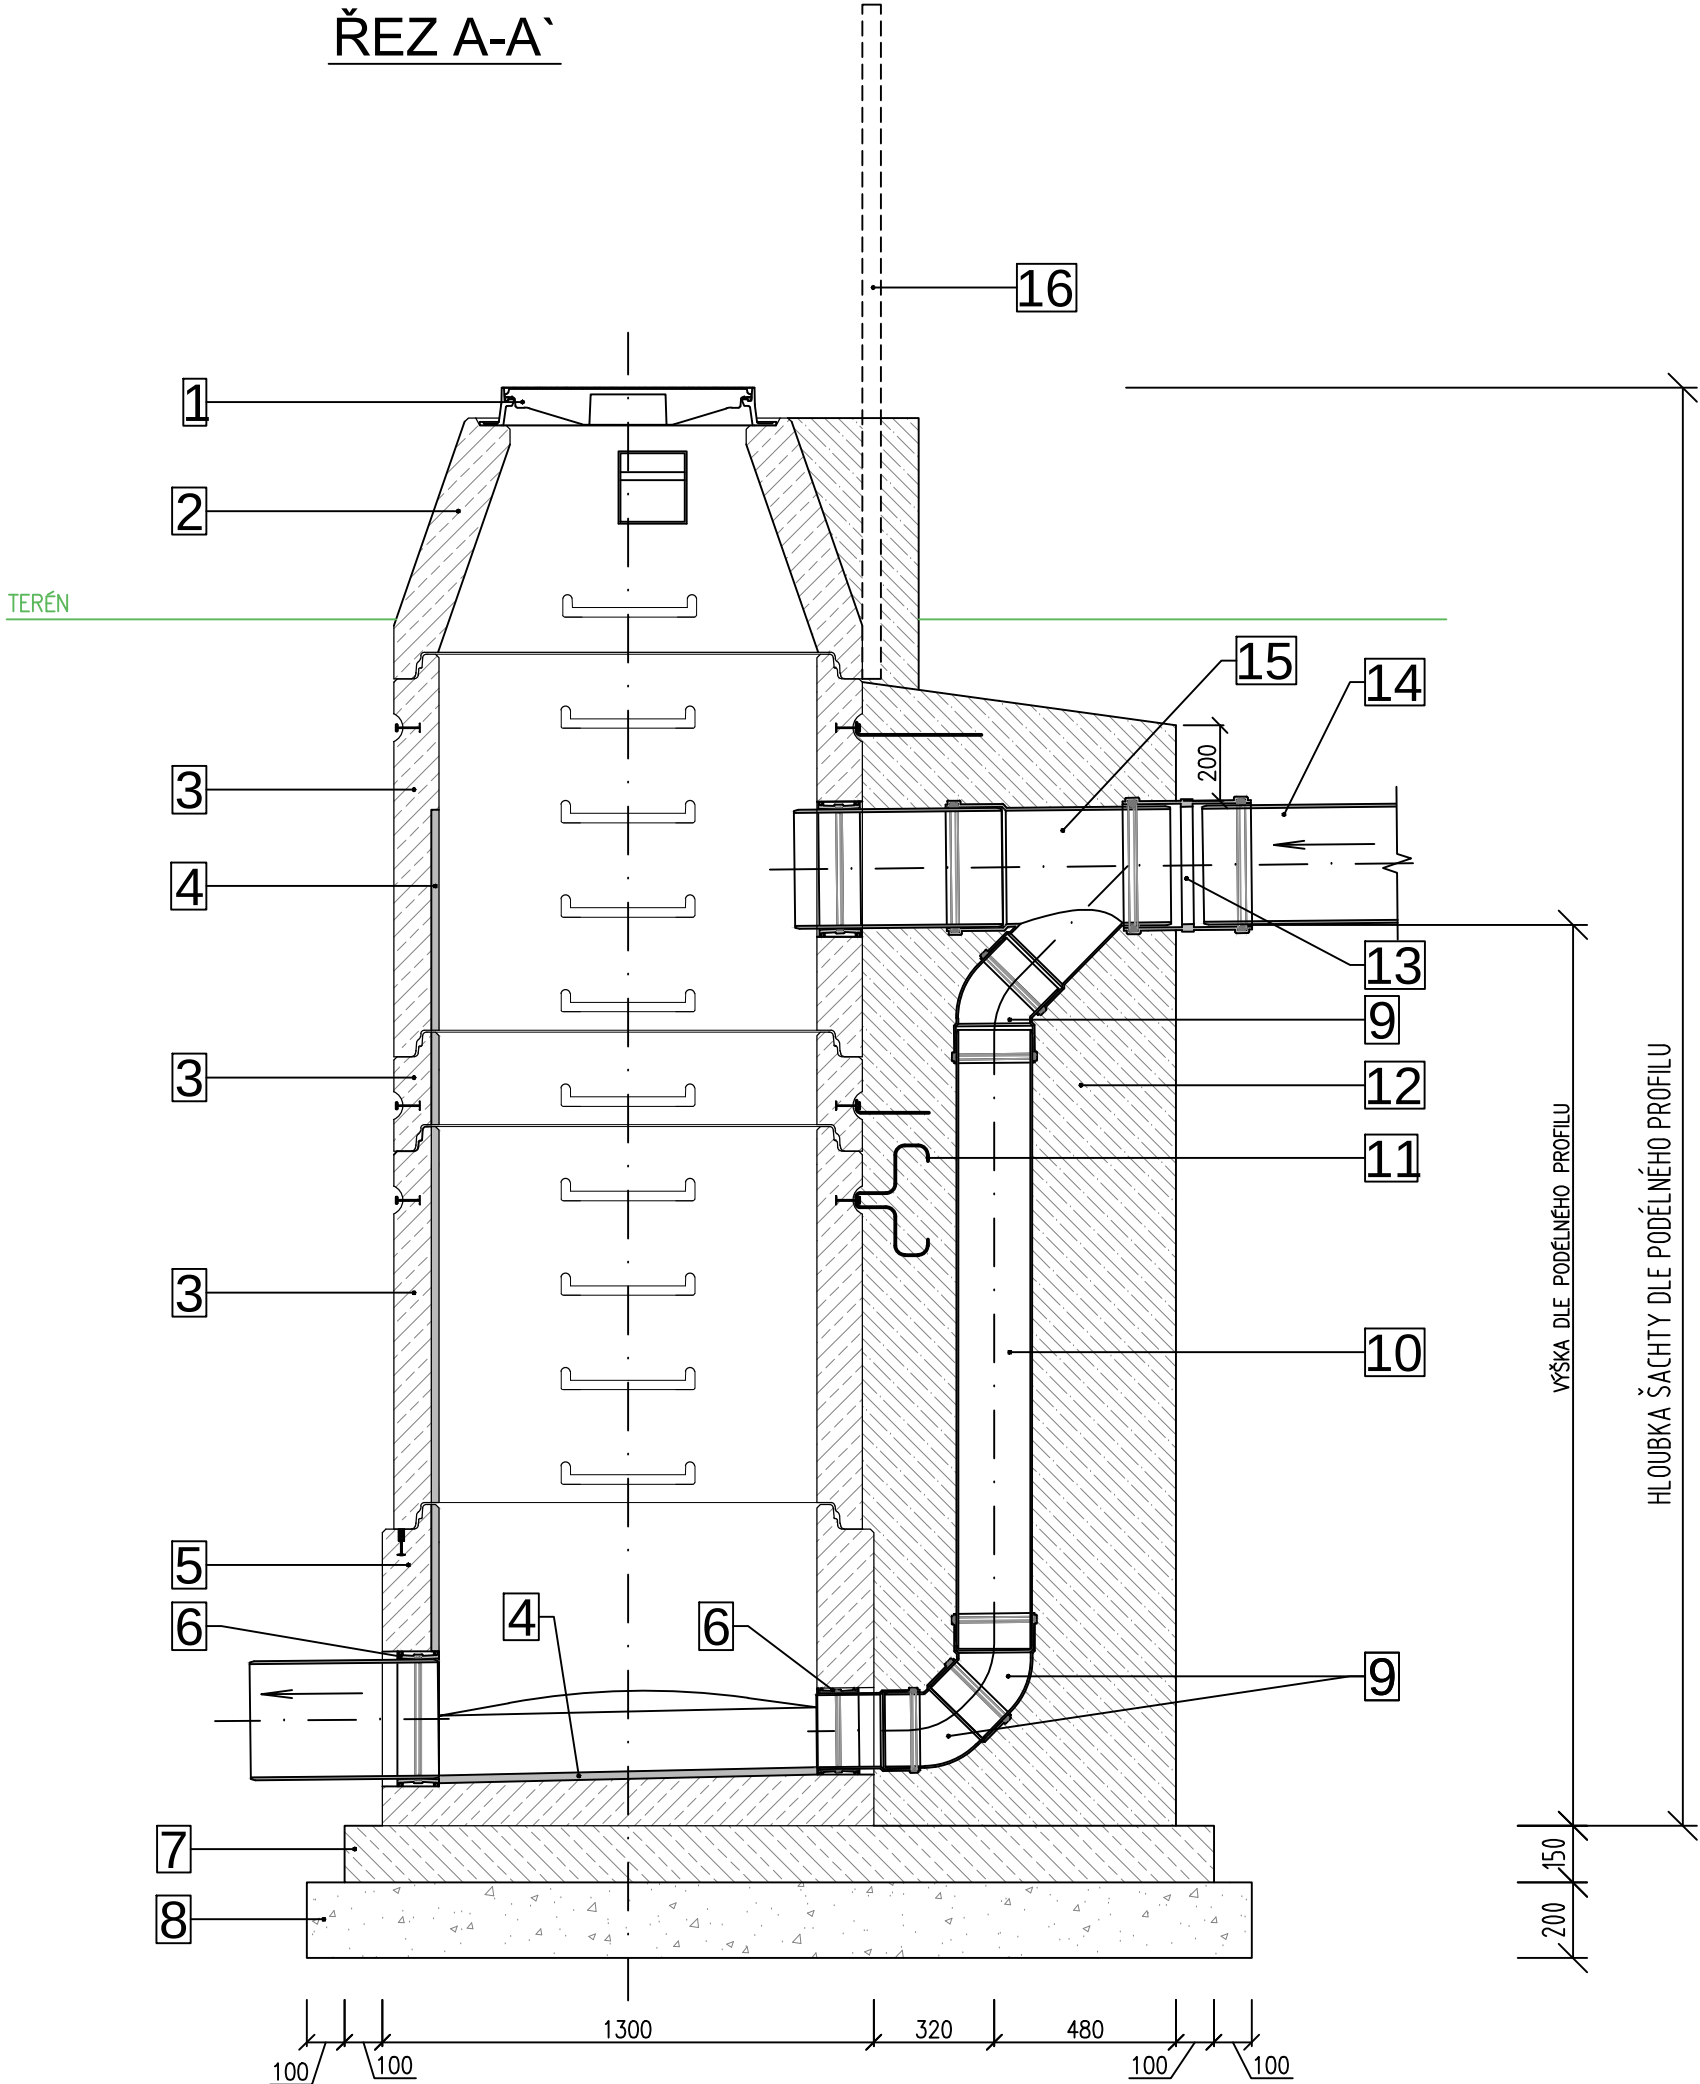

PŮDORYS

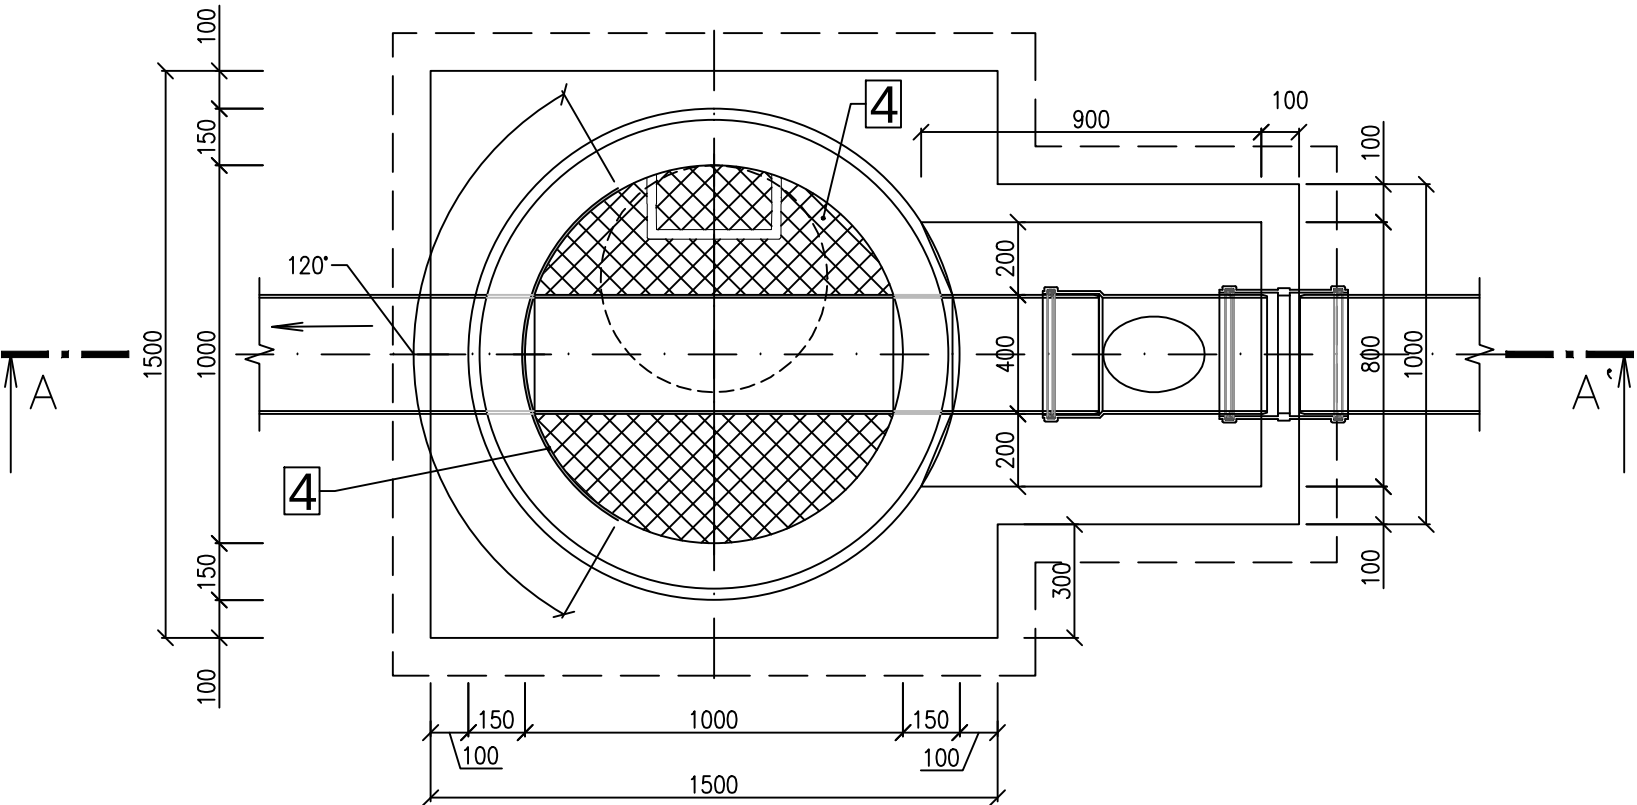

LEGENDA:	
POZ.	POPIS
1	LITINOVÝ POKLOP VIATOP D400 S ODVĚTRÁNÍM V KOMUNIKACI, REXESS V ZATRAVNĚNÉ PLOŠE
2	ŠACHTOVÝ KONUS TBR-Q.1 1000-625/600/120 SPK DEHA
3	SKRUŽ BETONOVÁ KANALIZAČNÍ TBS-Q.1 1000/(250,500,1000)/120 SP DEHA
4	ČEDIČOVÝ OBKLAD KYNETY, NÁSTUPNICE A NÁRAZOVÉ STĚNY V ÚHLU 120°
5	ŠACHTOVÉ DNO TBZ-Q.1 1000/700/150 BB
6	ŠACHTOVÁ VLOŽKA PRO PVC POTRUBÍ Ø200
7	ZÁKL. DESKA 150MM BETON C25/30-XC2-XA1 VYZTUŽENÁ PŘI OBOU POVRŠÍCH SÍTÍ KARI 6/100-6/100
8	HUTNĚNÝ ŠTĚRKOPÍSKOVÝ PODSYP, TL. 200MM
9	PVC KOLENO JEDNOLITÉ Ø200-45°
10	PVC POTRUBÍ Ø200 SN12 PLNOSTĚNNÉ ODPOVÍDAJÍCÍ ČSN EN 1401-1
11	VÝZTUŽNÝ TRMÍNEK Ø6MM KOTVEN DO DEHA ZÁVĚSŮ
12	OBETONOVÁNÍ POTRUBÍ BETONEM C30/37-XA1
13	PVC PŘESUVNÁ OBJÍMKA JEDNOLITÁ Ø400
14	PVC POTRUBÍ Ø400 SN12 PLNOSTĚNNÉ ODPOVÍDAJÍCÍ ČSN EN 1401-1
15	PVC ODBOČKA 400/200-45° JEDNOLITÁ
16	SMĚROVÁ TYČ - UMÍSTĚNÍ V ZEMĚDĚLSKÝCH KULTURÁCH, DÉLKA 2,5m, NATŘENÁ STŘÍDAVĚ HNĚDOU A BÍLOU BARVOU PO 20cm
17	

POZN.:
TRUBNÍ OBTOK JE NAVRŽEN Z PVC-U POTRUBÍ S HLADKOU JEDNOVRSTVOU KOMPAKTNÍ STĚNOU, KRUHOVOU TUHOSTÍ SN MIN.12 KN/M2 ODPOVÍDAJÍCÍ ČSN EN 1401-1. POTRUBÍ JE SOUČÁSTÍ UCELENÉHO VÝROBNÍHO PROGRAMU VČETNĚ TVAROVEK Z PVC-U S PROKAZATELNOU PŘÍSLUŠNOSTÍ K SYSTÉMU, KTERÉ MAJÍ U JEDNOTLIVÝCH JMENOVITÝCH SVĚTLOSTÍ TLOUŠŤKU STĚNY ODPOVÍDAJÍCÍ TLOUŠŤCE STĚNY TRUBEK A JSOU VYRÁBĚNÉ JAKO JEDNOLITÉ PŘÍMÝM VSTŘIKOVÁNÍM DO FORMY A TO MINIMÁLNĚ V DN/OD 160-315 MM VČETNĚ. VEŠKERÉ SPOJE (TRUBKY I TVAROVKY) MAJÍ SHODNÉ NAPEVNO VLOŽENÉ TĚSNĚNÍ OPATŘENÉ PODPŮRNÝM KROUŽKEM Z PP ODO LNÝM PROTI ROPNÝM LÁTKÁM A SPLŇUJÍCÍM PODMÍNKY ČSN EN 681-2. TĚSNOST SPOJŮ JE MIN. 2,5 BARU DLE ČN EN 1277.

POZNÁMKA:
- VÝKOPY NUTNO PAŽIT!!! (OD HLOUBKY 1,2M)
- PAŽENÍ BUDE ODSTRAŇOVÁNO S POSTUPUJÍCÍM ZÁSYPEM
- PŘI REALIZACI NUTNO DODRŽOVAT VEŠKERÉ TECHNOLOGICKÉ POKYNY VÝROBCŮ MATERIÁLŮ
- PŘI PROVÁDĚNÍ NUTNO DODRŽOVAT ZÁSADY BEZPEČNOSTI A OCHRANY ZDRAVÍ !!!
- PŘI REALIZACI NUTNO DODRŽOVAT POKYNY A POŽADAVKY SPRÁVCE KANALIZACE
PRO NAPOJENÍ POTRUBÍ BUDOU PREFA ŠACHTOVÁ DNA OSAZENA PVC ŠACHTOVÝMI VLOŽKAMI KYNETY PREFA DNA NA VÝŠKU 1/2 DN POTRUBÍ A NÁSTUPNICE BUDOU OBLOŽENY ČEDIČ.SEGMENTY OBLOŽENÍ NÁRAZOVÉ STĚNY (DNA A SKRUŽE) ČEDIČOVÝMI SEGMENTY V ÚHLU 120° ŠACHETNÍ DNA A SKRUŽE S POPLASTOVANÝMI STUPADLY OSAZENÍ ŠACHTOVÝCH DEN A SKRUŽÍ S ELASTOMEROVÝM TĚSNĚNÍM MNOŽSTVÍ A TL. VYROVNÁVACÍCH PRSTENCŮ BUDE PŘÍZPUSOBENA SKUTEČNÝM HLOUBKÁM REALIZOVANÝCH ŠACHET, KONEČNÝM VÝŠKOVÝM ÚPRAVÁM KOMUNIKACE (CELKOVÁ VÝŠKA KROUŽKŮ MAX. 24CM).
PROVEDENÍ ŠACHET DLE POKYNŮ A DLE POŽADAVKŮ SPRÁVCE KANALIZACE

SO 302 - SPLAŠKOVÁ KANALIZACE

VYPRACOVAL: MARTA NOVOTNÁ		MARTA NOVOTNÁ U NOVÉ SILNICE 3732 580 01 HAVLÍČKŮV BROD tel. 608 580 690 IČ: 71770526 e-mail: info@martanovotna.cz	
INVESTOR: TECHNICKÉ SLUŽBY HAVLÍČKŮV BROD NA VALECH 3523, 580 01 HAVLÍČKŮV BROD IČ: 70188041		DATUM: DUBEN 2025	
MÍSTO STAVBY: Č. PARC. 1055/8, ST.896/1, 1056/1, 1059, 1055/22, ST.5170, 1055/10, 1052/2, 1052/8, 3556, 1050/8, 3772/1, 1052/1, ST.881, 3775/2, 1050/1, 1031/1 KÚ. HAVLÍČKŮV BROD		STUPEŇ: PDPS	
NÁZEV STAVBY: -1. ETAPA STAVBY: REVITALIZACE AREÁLU TECHNICKÝCH SLUŽEB U CIHLÁŘE, HAVLÍČKŮV BROD		ZAKÁZKOVÉ ČÍSLO: 01/2025	
VÝKRES: SPÁDIŠŤOVÁ ŠACHTA Ø 1000 MM		MĚŘÍTKO: 1:25	Č.VÝKRESU: D.1.302.07