


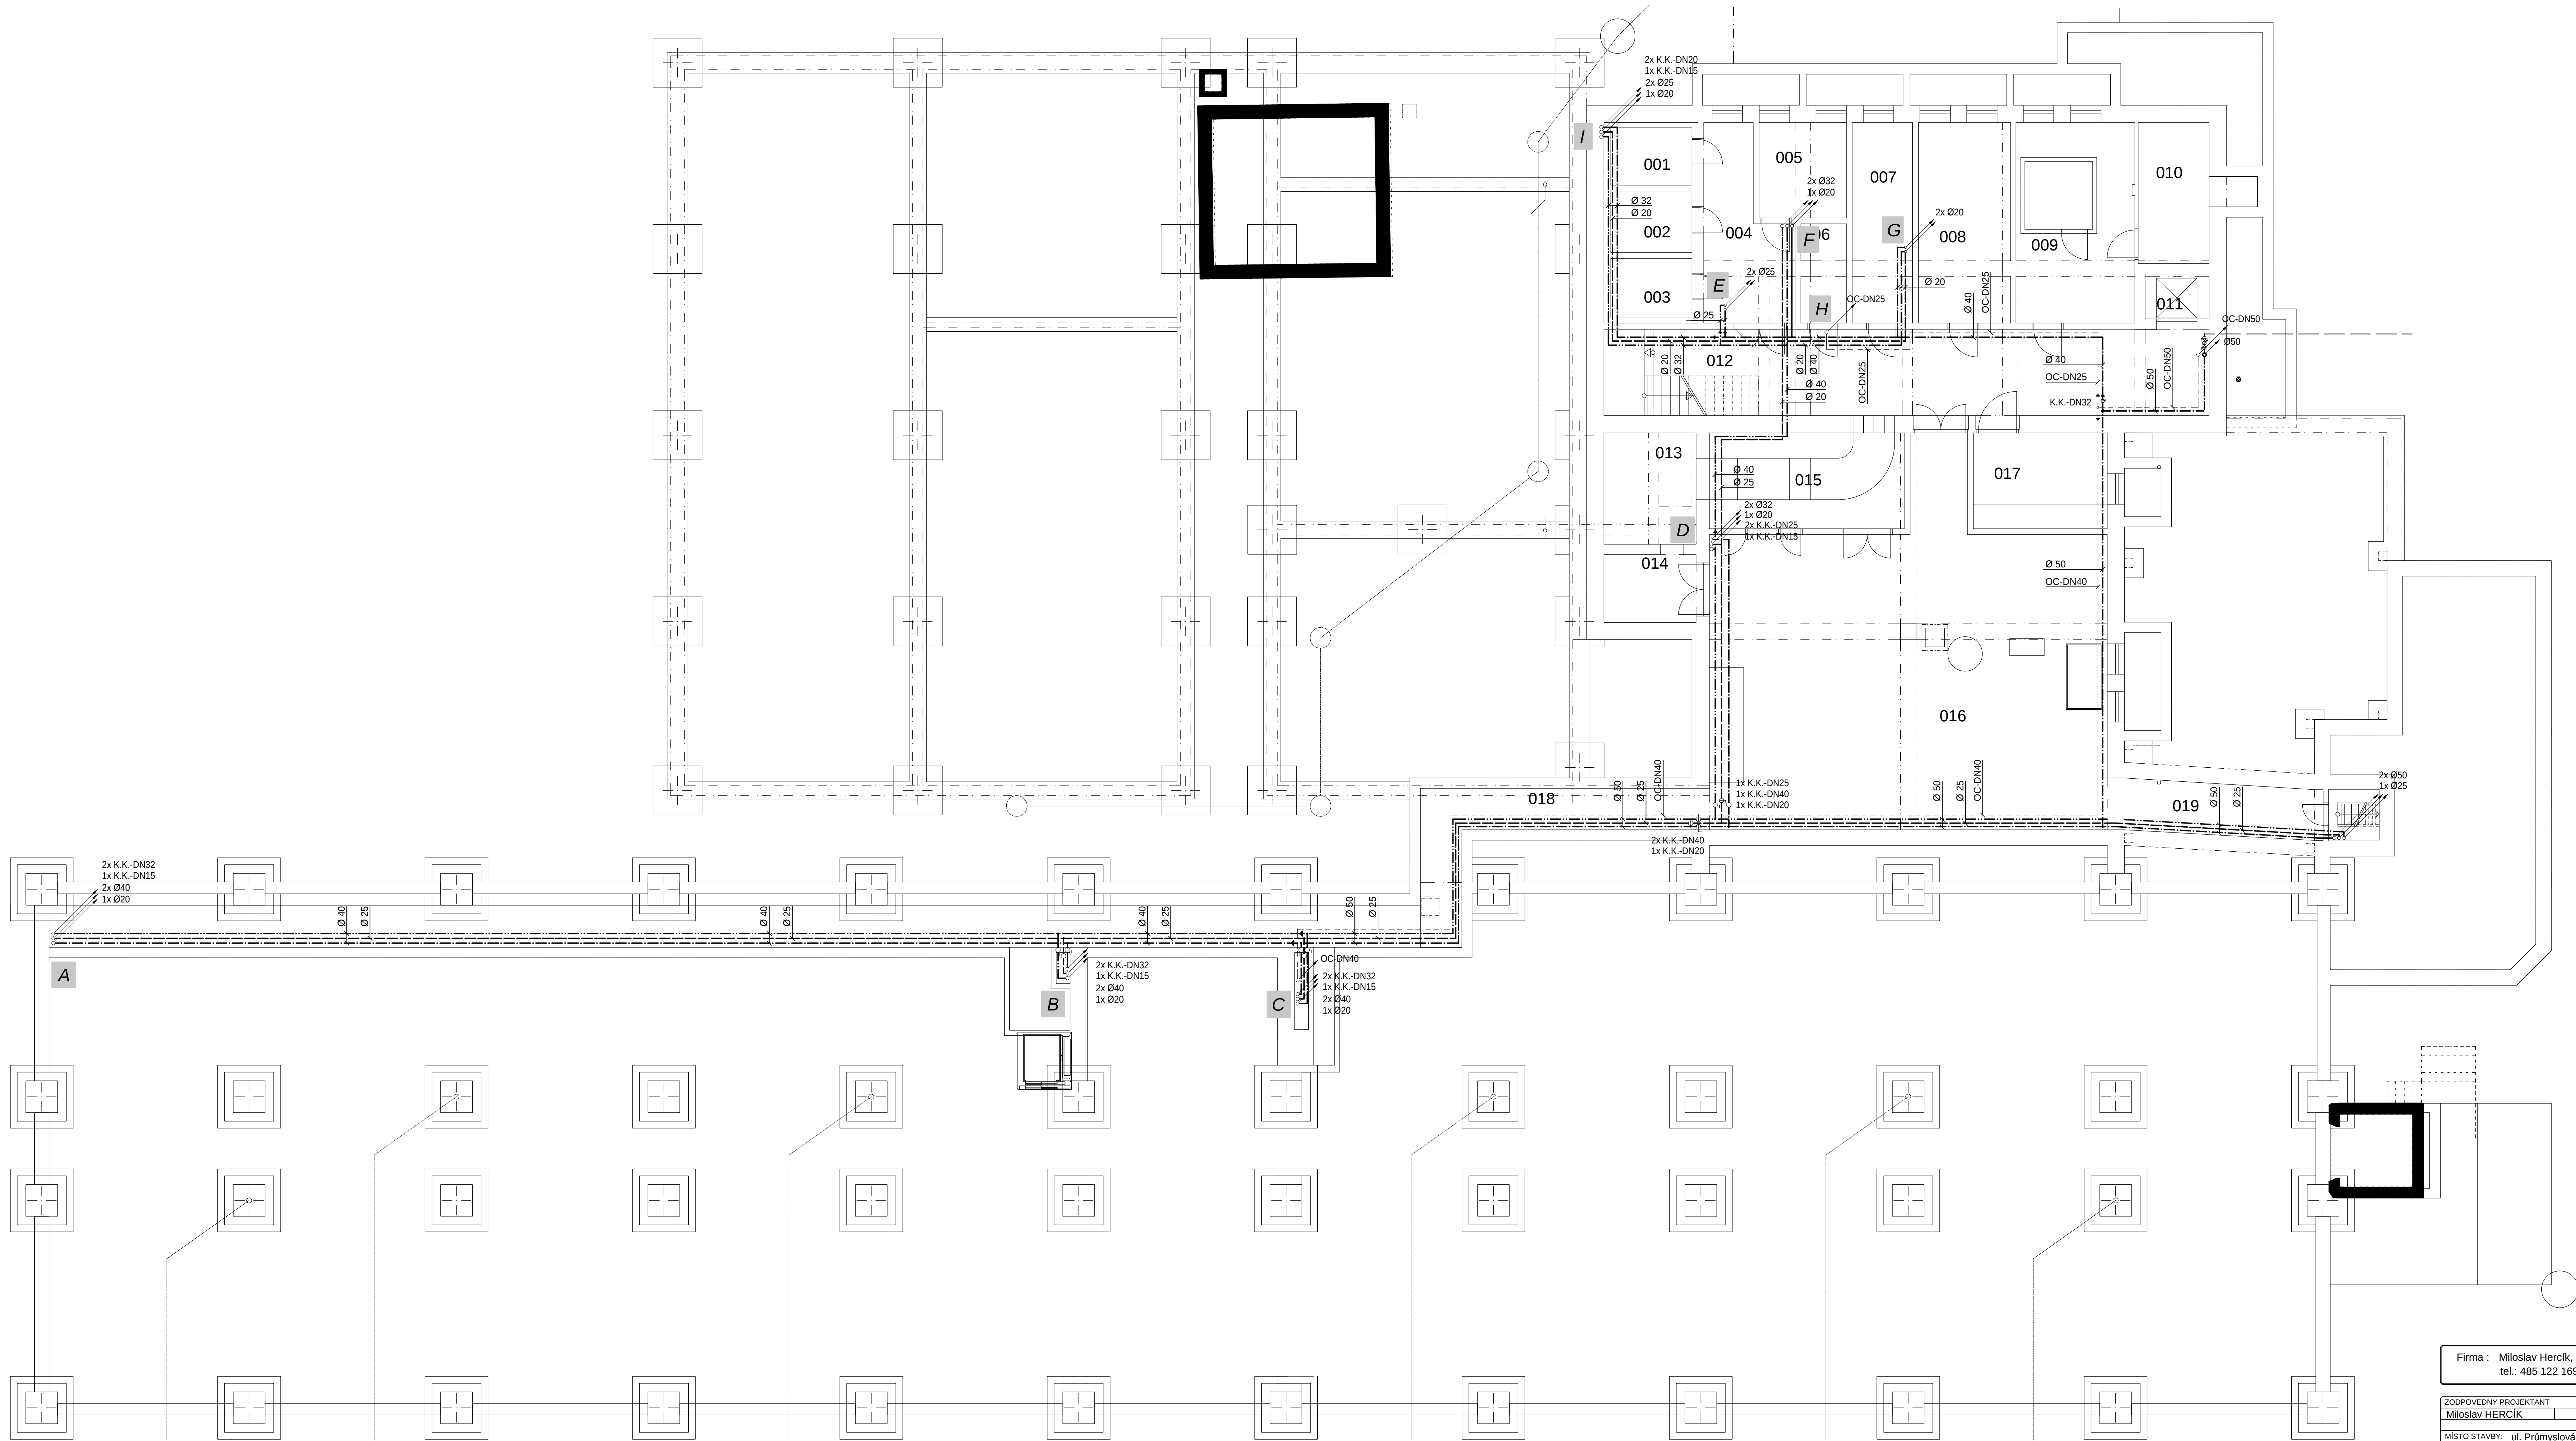

LEGENDA Z.I.	
	STUDENÁ VODA
	TEPLÁ VODA
	CIRKULACE
	KANALIZACE
WC	KLOZET
WCI	KLOZET IMOBILNÍ
U	UMÝVADLO
UI	UMÝVADLO IMOBILNÍ
SK	SPRCHOVÝ KOUT
VL	VÝLEVKA
P	PÍSCAR
D	DŘEZ JEJEDNODLNÝ
DD	DŘEZ DVOJDÍLNÝ PLASTOVÝ
DL	DŘEZ V KUCHYNSKÉ Lince
H	HYDRANTOVÁ SKŘÍŇ

Firma : Miloslav Hercik, projektová činnost, Ostravská 671/10, Liberec 14, 460 14
tel.: 485 122 169, mob. 602 172 624 - osvědčení o autorizaci č.25737

ZODPOVĚDNÝ PROJEKTANT	VYPRACOVAL	KRESLIL
Miloslav HERCIK	Miloslav HERCIK	Miloslav HERCIK
MÍSTO STAVBY: ul. Průmyslová č.p.702, p.p.č.817, k.ú. Železný Brod	DATUM: 10/2015	
INVESTOR: DETESK s.r.o., ul. Příbra 481, 488 22, Železný Brod	FORMÁT: 12x A4	
NÁZEV ANCE: Rekonstrukce a přístavba objektu společnosti DETESK	MĚŘÍTKO: 1:75	
	STUPNĚ: DPS	
	ZAK. ČÍSLO: 201522	
NÁZEV VÝKRESU: Půdorys 1.PP - vodovod	Č. VÝKRESU: ZTI-6	