


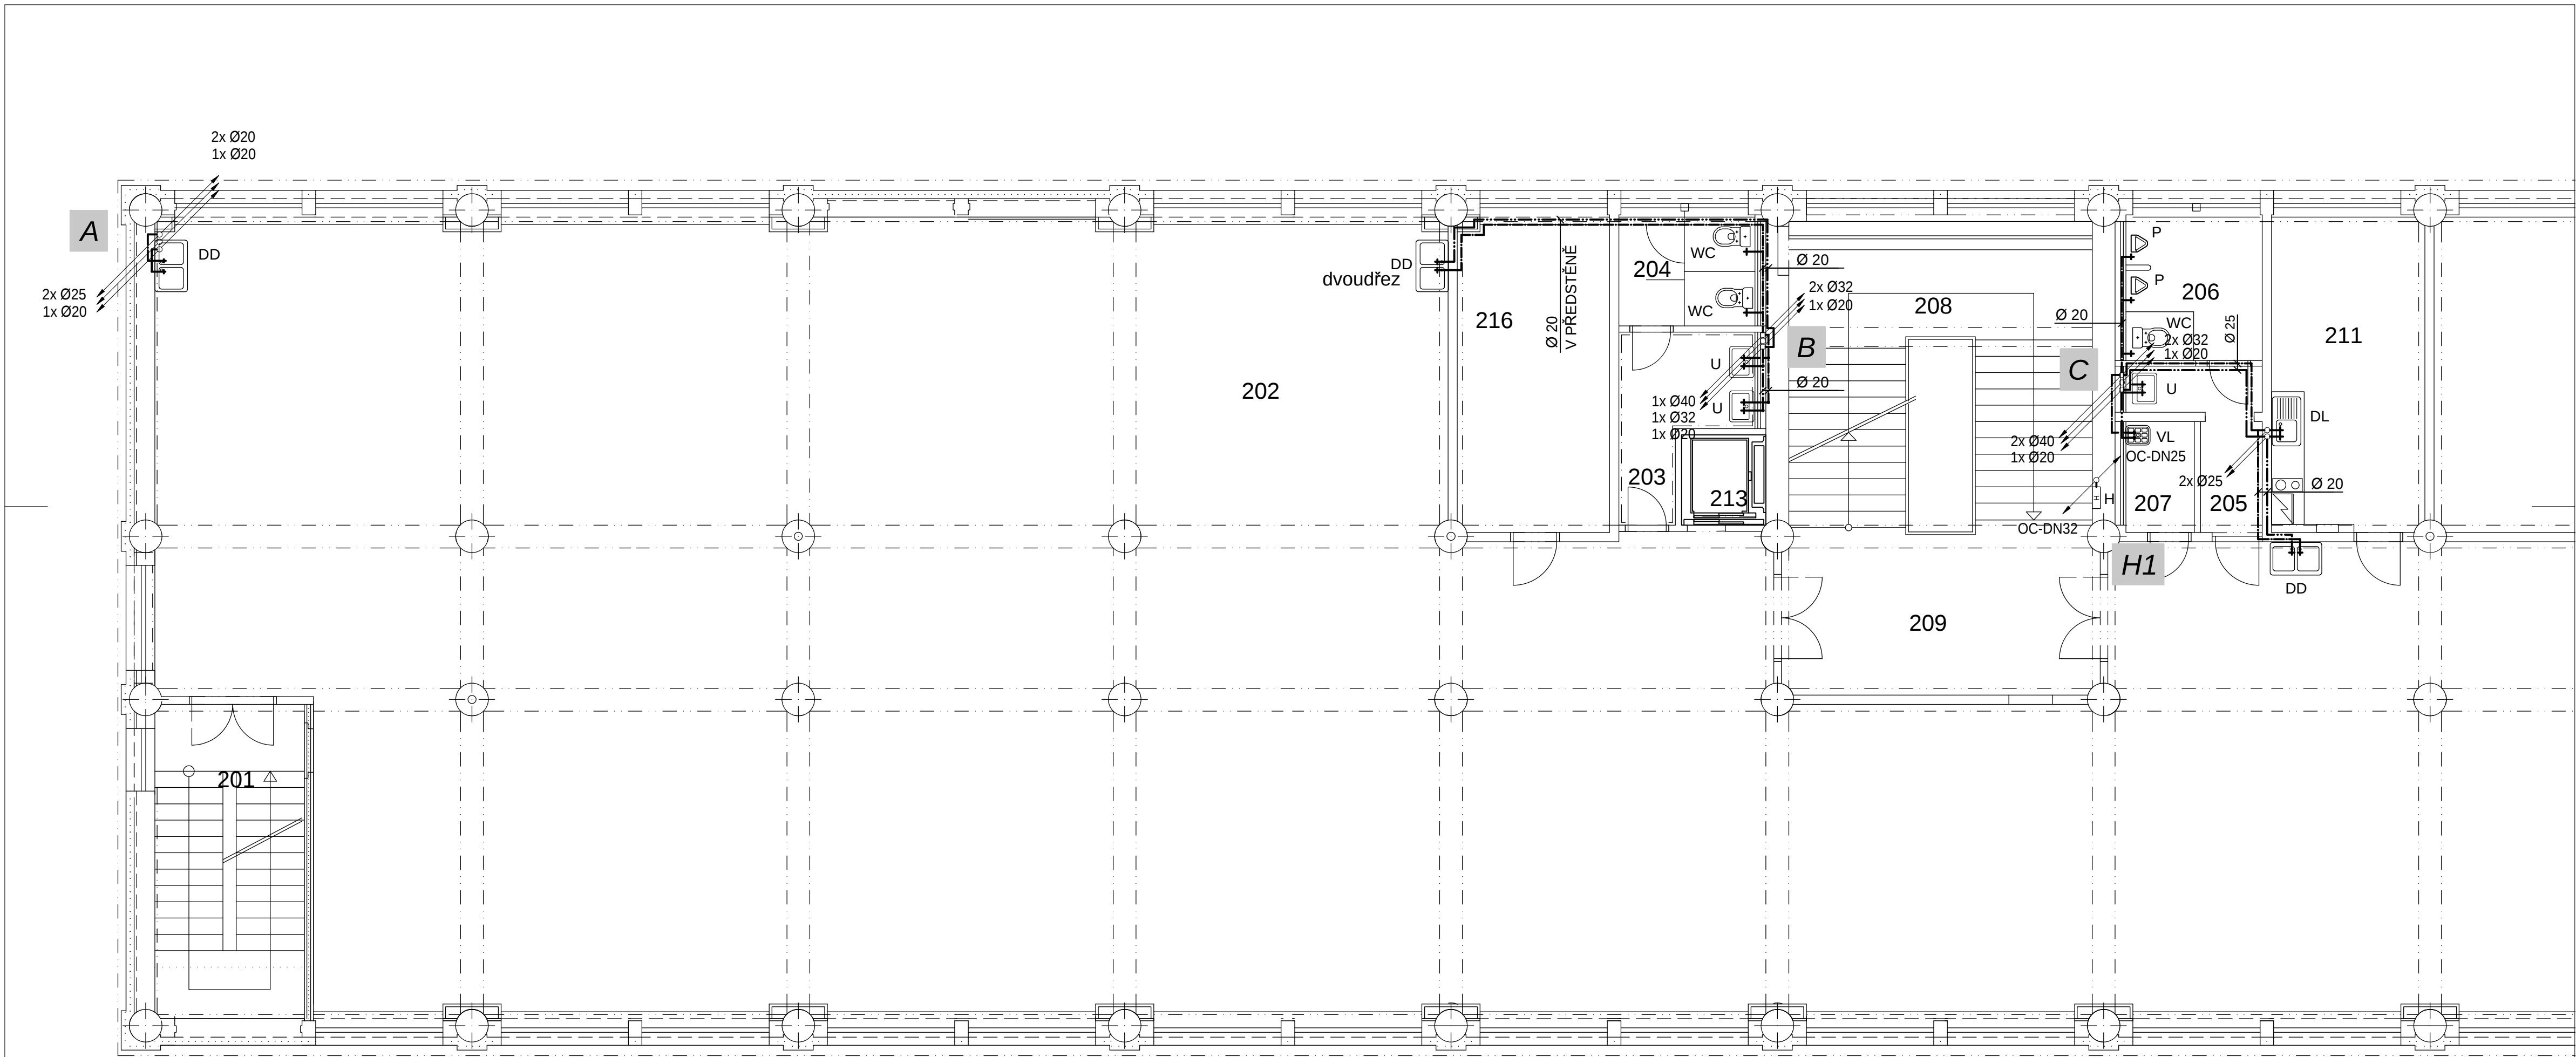

Tabulka místností 2.NP

Ozn.	Jméno	Plocha [m²]
201	Schodišťový prostor 1	15,85
202	Kompletace	665,32
203	Ženy WC předsíň	6,38
204	Ženy WC	5
205	Muži WC předsíň	4,6
206	Muži WC	6,71
207	Úklidová komora	2,56
208	Schodišťový prostor 2	31,23
209	Chodba	17,8
210	Kancelář kompletace	33,31
211	Denní místnost	16,31
212	Výtah nákladní	6
213	Výtah osobní	2,48
214	Celní sklad	51,06
215	Sklad alkoholu	51,06
216	Servrovna	16,2

LEGENDA Z.I.

— — — — —	STUDENÁ VODA
— · — · — · —	TEPLÁ VODA
— — — — —	CIRKULACE
— — — — —	KANALIZACE
WC	KLOZET
WCI	KLOZET IMOBILNÍ
U	UMYVADLO
UI	UMYVADLO IMOBILNÍ
SK	SPRCHOVÝ KOUT
VL	VÝLEVKA
P	PISOAR
D	DŘEZ JEDNODÍLNÝ
DD	DŘEZ DVOJDÍLNÝ PLASTOVÝ
DL	DŘEZ V KUCHYŇSKÉ LENCE
H	HYDRANTOVÁ SKŘÍŇ

Firma : Miloslav Hercík, projektová činnost, Ostravská 671/10, Liberec 14, 460 14
tel.: 485 122 169, mob. 602 172 624 - osvědčení o autorizaci č.25737

ZODPOVEDNÝ PROJEKTANT	VYPRACOVAL	KRESLIL
Miloslav HERCÍK	Miloslav HERCÍK	Miloslav HERCÍK
MÍSTO STAVBY: ul. Průmyslová č.p.702, p.p.č.817, k.ú. Železný Brod		
INVESTOR: DETESK s.r.o., ul.Přikrá 401, 468 22, Železný Brod		
NÁZEV AKCE: Rekonstrukce a přístavba objektu společnosti DETESK		
NÁZEV VÝKRESU: Půdorys 2.NP - vodovod		
DATUM: 10/2015		FORMÁT: 6x A4
MĚŘÍTKO: 1:75		STUPEN: DPS
ZAK. ČÍSLO: 201522		Č. VÝKRESU: ZTI-8