


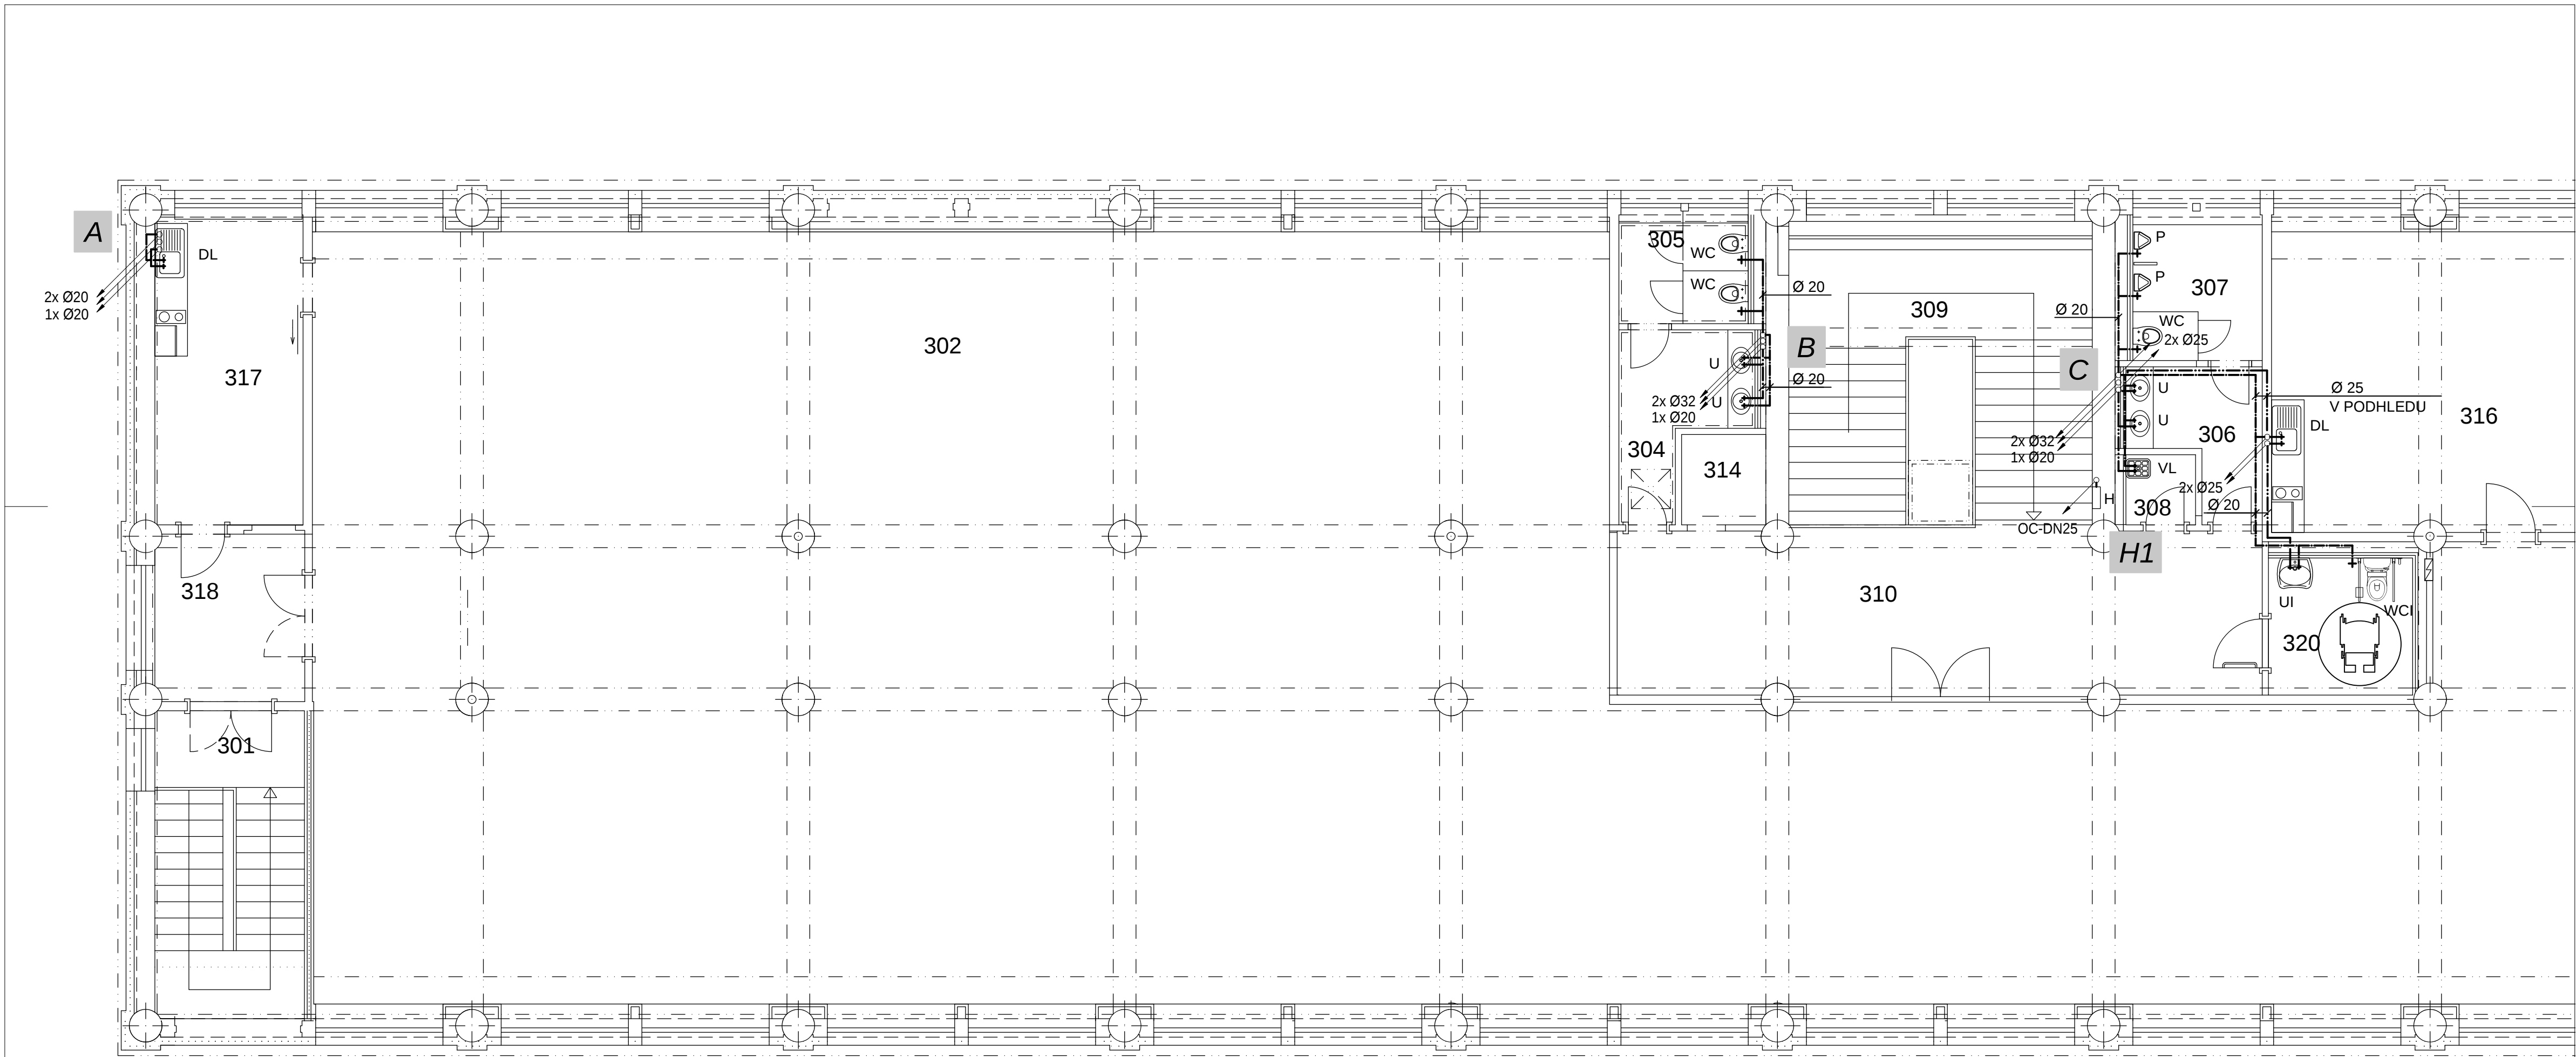

Tabulka místností 3.NP

| Ozn. | Jméno                           | Plocha [m²] |
|------|---------------------------------|-------------|
| 301  | Schodišťový prostor 1           | 15,53       |
| 302  | Jednací a reprezentační prostor | 446,80      |
| 303  | Sklad 1                         | 147,95      |
| 304  | Žena WC předsíň                 | 6,47        |
| 305  | Žena WC                         | 4,75        |
| 306  | Muži WC předsíň                 | 5,32        |
| 307  | Muži WC                         | 6,61        |
| 308  | úklidová komora                 | 1,65        |
| 309  | schodišťový prostor             | 31,5        |
| 310  | Chodba 1                        | 31,77       |
| 311  | Sklad 2                         | 15,9        |
| 312  | Sklad 3                         | 15,9        |

Tabulka místností 3.NP

| Ozn. | Jméno            | Plocha [m²] |
|------|------------------|-------------|
| 313  | Výtah nákladní   | 6           |
| 314  | Výtah osobní     | 2,48        |
| 315  | kancelář         | 16,47       |
| 316  | Denní místnost 1 | 33,75       |
| 317  | Denní místnost 2 | 15,42       |
| 318  | Chodba 2         | 8,37        |
| 319  | Sklad 4          | 48,91       |
| 320  | WC imobilní      | 7,49        |
| 321  | Fotostudio       | 34,04       |
| 322  | Kancelář         | 16,56       |

LEGENDA Z.I.

|     |                         |
|-----|-------------------------|
| --- | STUDENÁ VODA            |
| --- | TEPLÁ VODA              |
| --- | CIRKULACE               |
| --- | KANALIZACE              |
| WC  | KLOZET                  |
| WCI | KLOZET IMOBILNÍ         |
| U   | UMYVADLO                |
| UI  | UMYVADLO IMOBILNÍ       |
| SK  | SPRCHOVÝ KOUT           |
| VL  | VÝLEVKA                 |
| P   | PISOAR                  |
| D   | DŘEZ JEDNODÍLNÝ         |
| DD  | DŘEZ DVOJDÍLNÝ PLASTOVÝ |
| DL  | DŘEZ V KUCHYŇSKÉ LINCE  |
| H   | HYDRANTOVÁ SKŘÍŇ        |

|                                                                                                                                                           |                               |                            |
|-----------------------------------------------------------------------------------------------------------------------------------------------------------|-------------------------------|----------------------------|
| Firma : Miloslav Hercík, projektová činnost, Ostravská 671/10, Liberec 14, 460 14<br>tel.: 485 122 169, mob. 602 172 624 - osvědčení o autorizaci č.25737 |                               |                            |
| ZODPOVEDNÝ PROJEKTANT<br>Miloslav HERCÍK                                                                                                                  | VYPRACOVAL<br>Miloslav HERCÍK | KRESLIL<br>Miloslav HERCÍK |
| MÍSTO STAVBY: ul. Průmyslová č.p.702, p.p.č.817, k.ú. Železný Brod                                                                                        |                               |                            |
| INVESTOR: DETESK s.r.o., ul.Příkrá 401, 468 22, Železný Brod                                                                                              |                               | DATUM: 10/2015             |
| NÁZEV AKCE: Rekonstrukce a přístavba objektu společnosti DETESK                                                                                           |                               | FORMÁT: 6x A4              |
|                                                                                                                                                           |                               | MĚŘÍTKO: 1:75              |
|                                                                                                                                                           |                               | STUPEN: DPS                |
|                                                                                                                                                           |                               | ZAK. ČÍSLO: 201522         |
| NÁZEV VÝKRESU: Půdorys 3.NP - vodovod                                                                                                                     |                               | Č. VÝKRESU: ZTI-9          |