



PŮDORYS

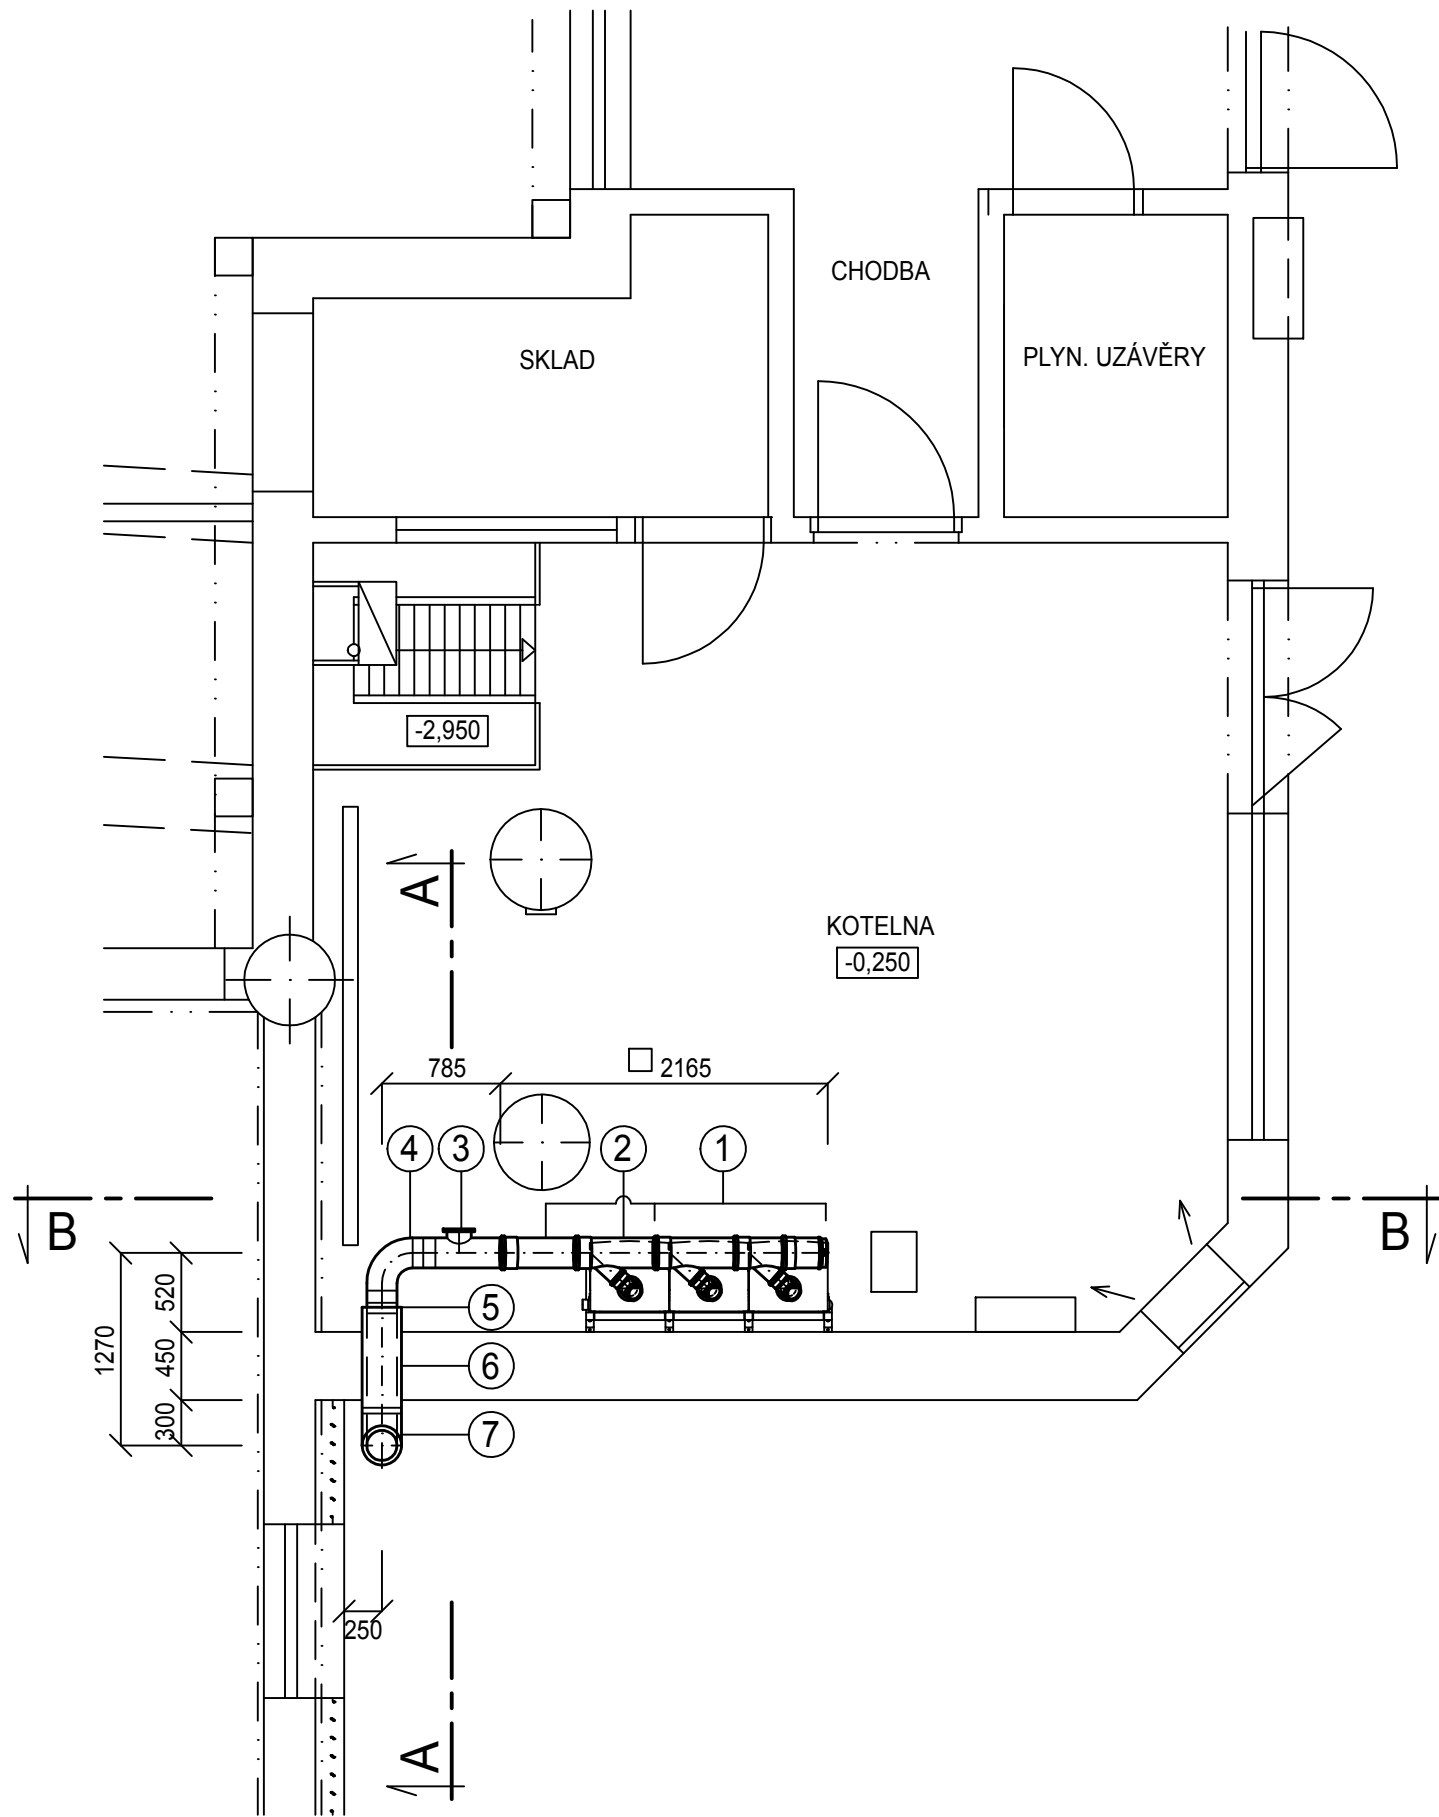

ŘEZ A-A

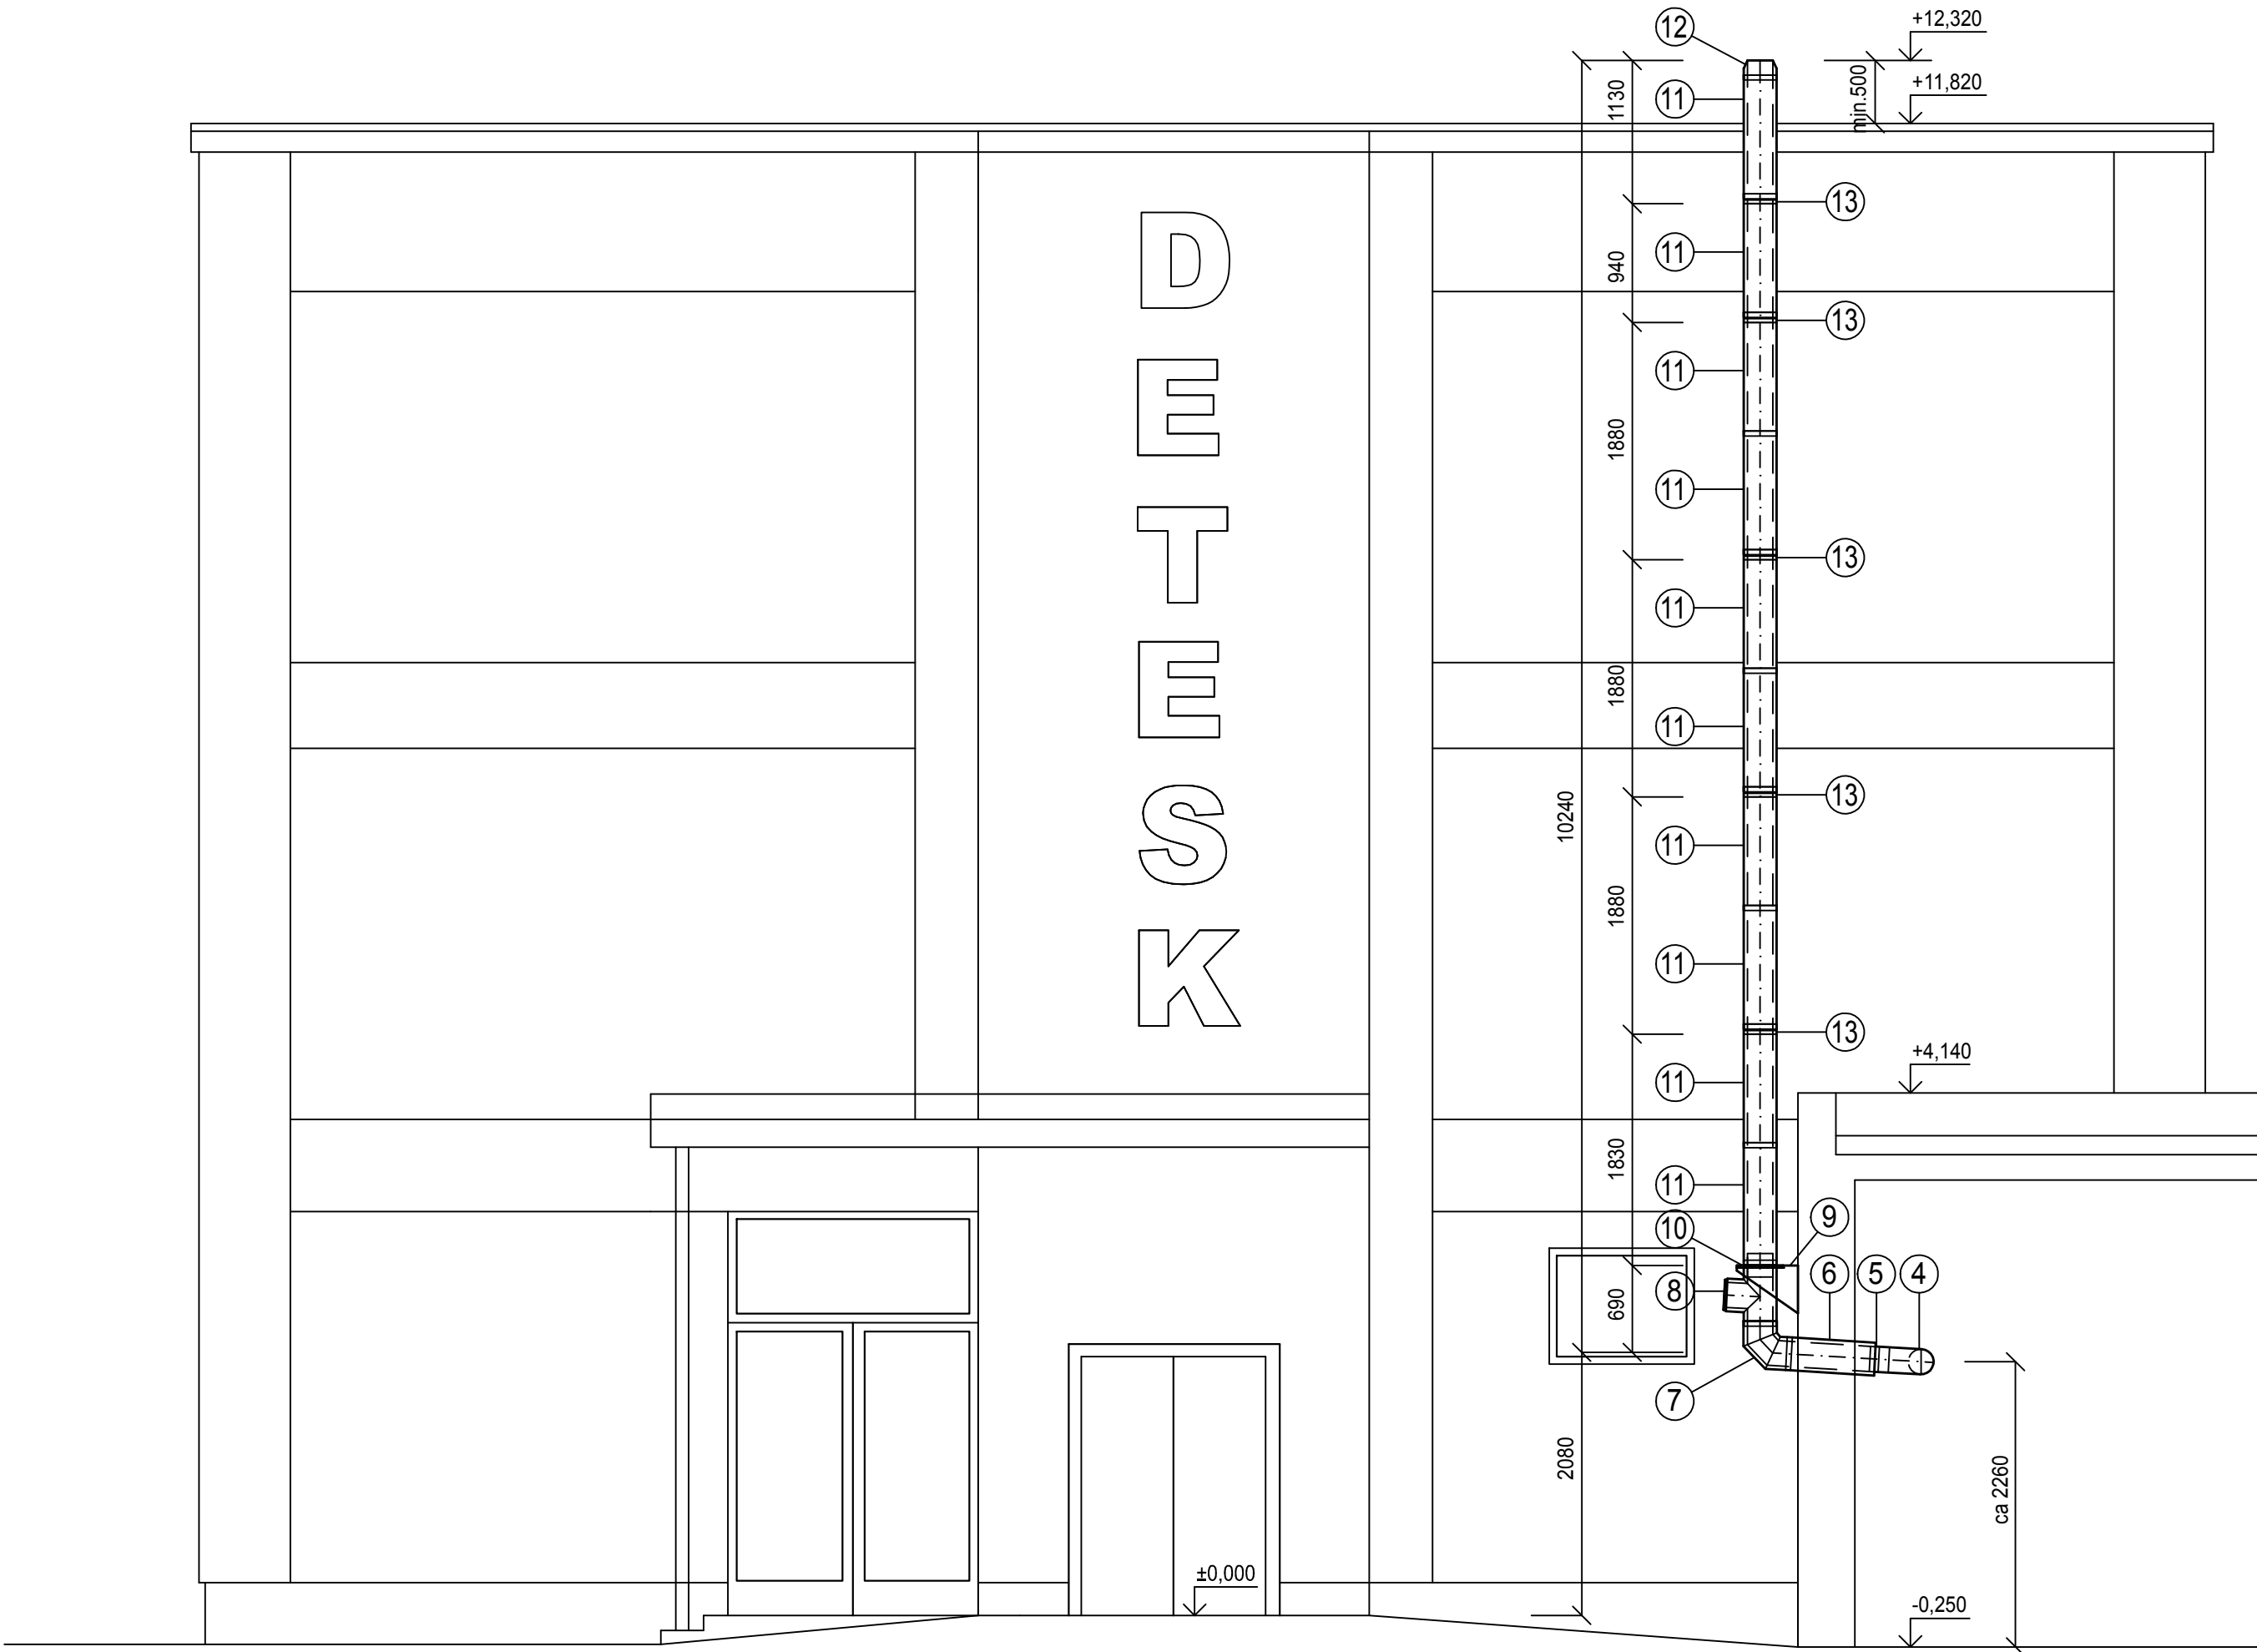


LEGENDA ODVODU SPALIN

- 1 ZÁKLADNÍ STAVEBNÍ SADA KASKÁDY ODVODU SPALIN DN 200 (2x GB 162) - PŘETLAK
- 2 ROZŠÍŘOVACÍ STAVEBNÍ SADA KASKÁDY ODVODU SPALIN DN 200 (1x GB 162) - PŘETLAK
- 3 REVIZNÍ KUS PŘÍMÝ PP - DN 200
- 4 KOLENO 90° PP - DN 200
- 5 PŘECHOD SW/DW - DN 200
- 6 TRUBKA NASTAVITELNÁ 530-880 mm DW - DN 200
- 7 KOLENO 87° DW - DN 200
- 8 ČISTÍCÍ A REVIZNÍ KUS DW - DN 200
- 9 KONZOLE DW - DN 200
- 10 PODPŮRNÝ DÍL DW - DN 200
- 11 TRUBKA 940 mm DW - DN 200
- 12 UKONČENÍ KOMÍNU DW - DN 200
- 13 KOTVÍCÍ OBJÍMKA DW - DN 200

POZNÁMKA:
KOTVÍCÍ OBJÍMKY UCHYTIT DO OBVODOVÉ STĚNY DLOUHÝMI VRUTY VEDENÝMI SKRZ EPS V TRUBIČCE

ŘEZ B-B

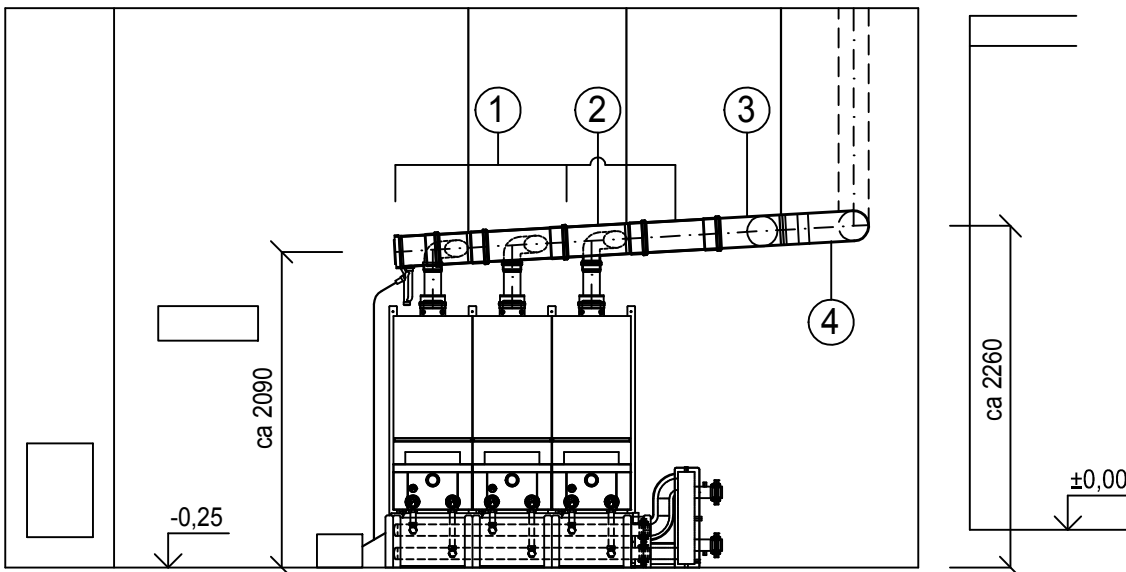

Hlavní inženýr projektu:		Zodpovědný projektant:	Vypracoval:	 VEKTOR CZ s.r.o. Matoušova 453/21, 460 02 Liberec
Ing. arch. Milan Zrník		Ing. Tomáš Pelcman	Ing. Tomáš Pelcman	
Stavebník:		DETESK s.r.o., Příkrá 401, 468 22 Železný Brod		
Místo stavby:		ul. Průmyslová č.p.702, k.ú. Železný Brod		
Akce:				Formát: 6 A4
Rekonstrukce a přístavba objektu společnosti Detesk				Datum: 10/2015
				Stupeň: DSP+DPS
				Číslo zakázky: 15085037
Výkres:	D.1.4.1 - Zařízení pro vytápění staveb			Měřítko: 1:50
				Číslo výkresu: D.1.4.1_11
	Odvod spalin - půdorys a řezy			