


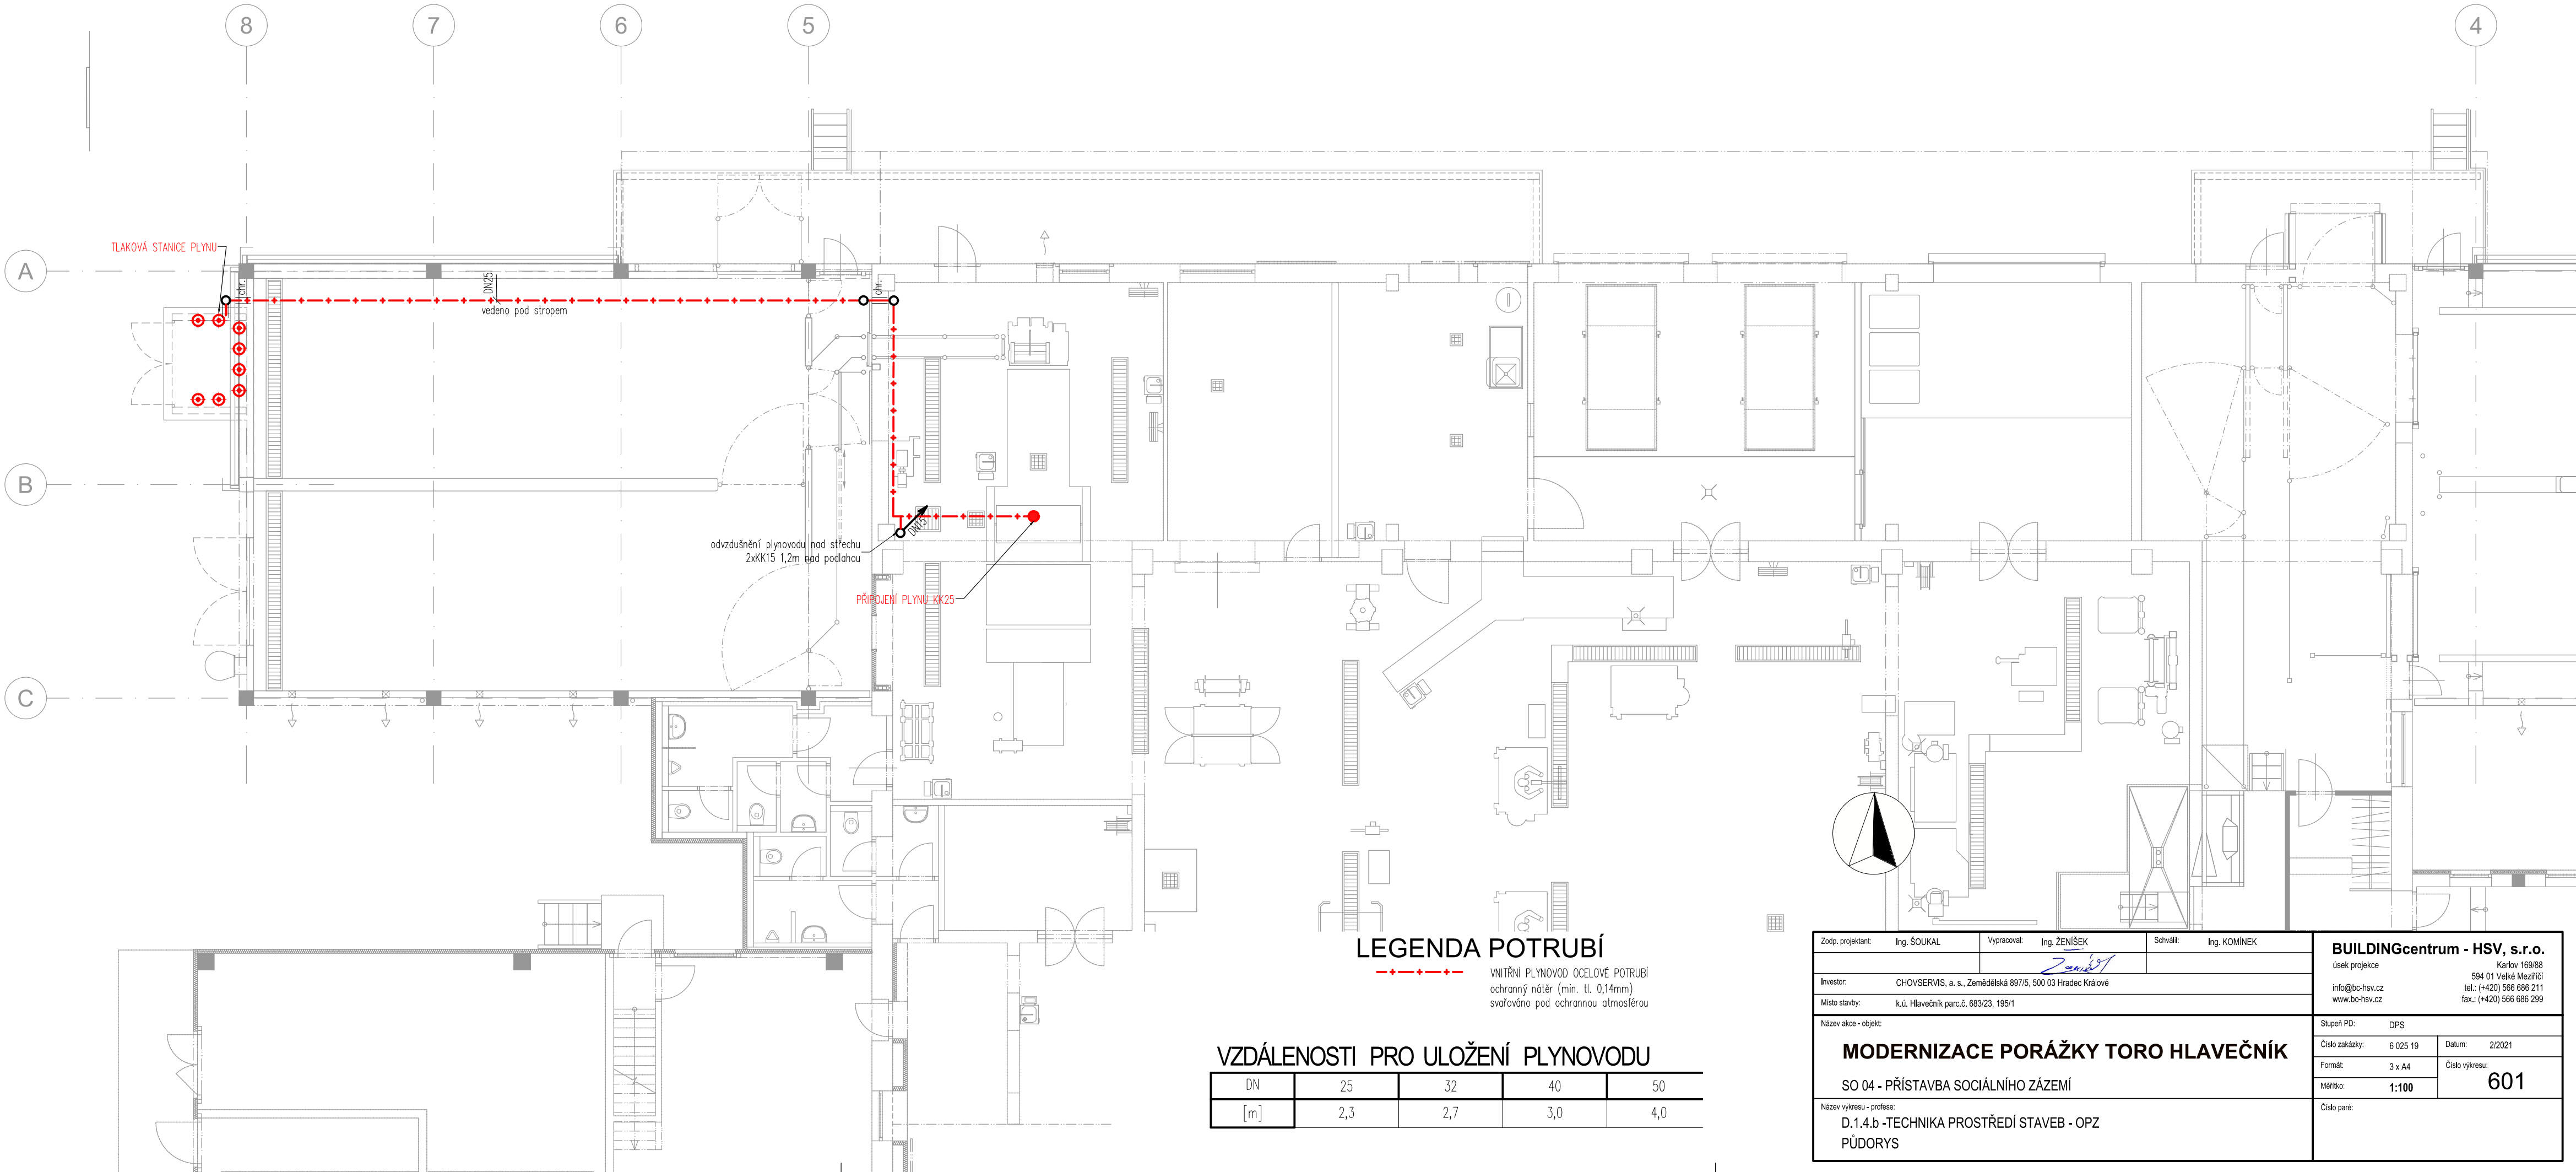

LEGENDA POTRUBÍ


---+---+---+---
VNITŘNÍ PLYNOVOD OCELOVÉ POTRUBÍ
ochranný nátěr (min. tl. 0,14mm)
svařováno pod ochrannou atmosférou

VZDÁLENOSTI PRO ULOŽENÍ PLYNOVODU


DN	25	32	40	50
[m]	2,3	2,7	3,0	4,0

Zodp. projektant: Ing. ŠOUKAL		Vypracoval: Ing. ŽENÍŠEK		Schválil: Ing. KOMÍNEK		BUILDINGcentrum - HSV, s.r.o. úsek projekce Karlov 169/88 594 01 Velké Meziříčí info@bc-hsv.cz www.bc-hsv.cz tel.: (+420) 566 686 211 fax.: (+420) 566 686 299			
									
Investor: CHOVSERVIS, a. s., Zemědělská 897/5, 500 03 Hradec Králové									
Místo stavby: k.ú. Hlavečnick parc.č. 683/23, 195/1									
MODERNIZACE PORÁŽKY TORO HLAVEČNÍK SO 04 - PŘÍSTAVBA SOCIÁLNÍHO ZÁZEMÍ						Stupeň PD: DPS			
						Číslo zakázky: 6 025 19		Datum: 2/2021	
						Formát: 3 x A4		Číslo výkresu: 601	
						Měřítko: 1:100			
						Název výkresu - profese: D.1.4.b -TECHNIKA PROSTŘEDÍ STAVEB - OPZ PŮDORYS		Číslo paré:	

SCHÉMA - TLAKOVÉ STANICE

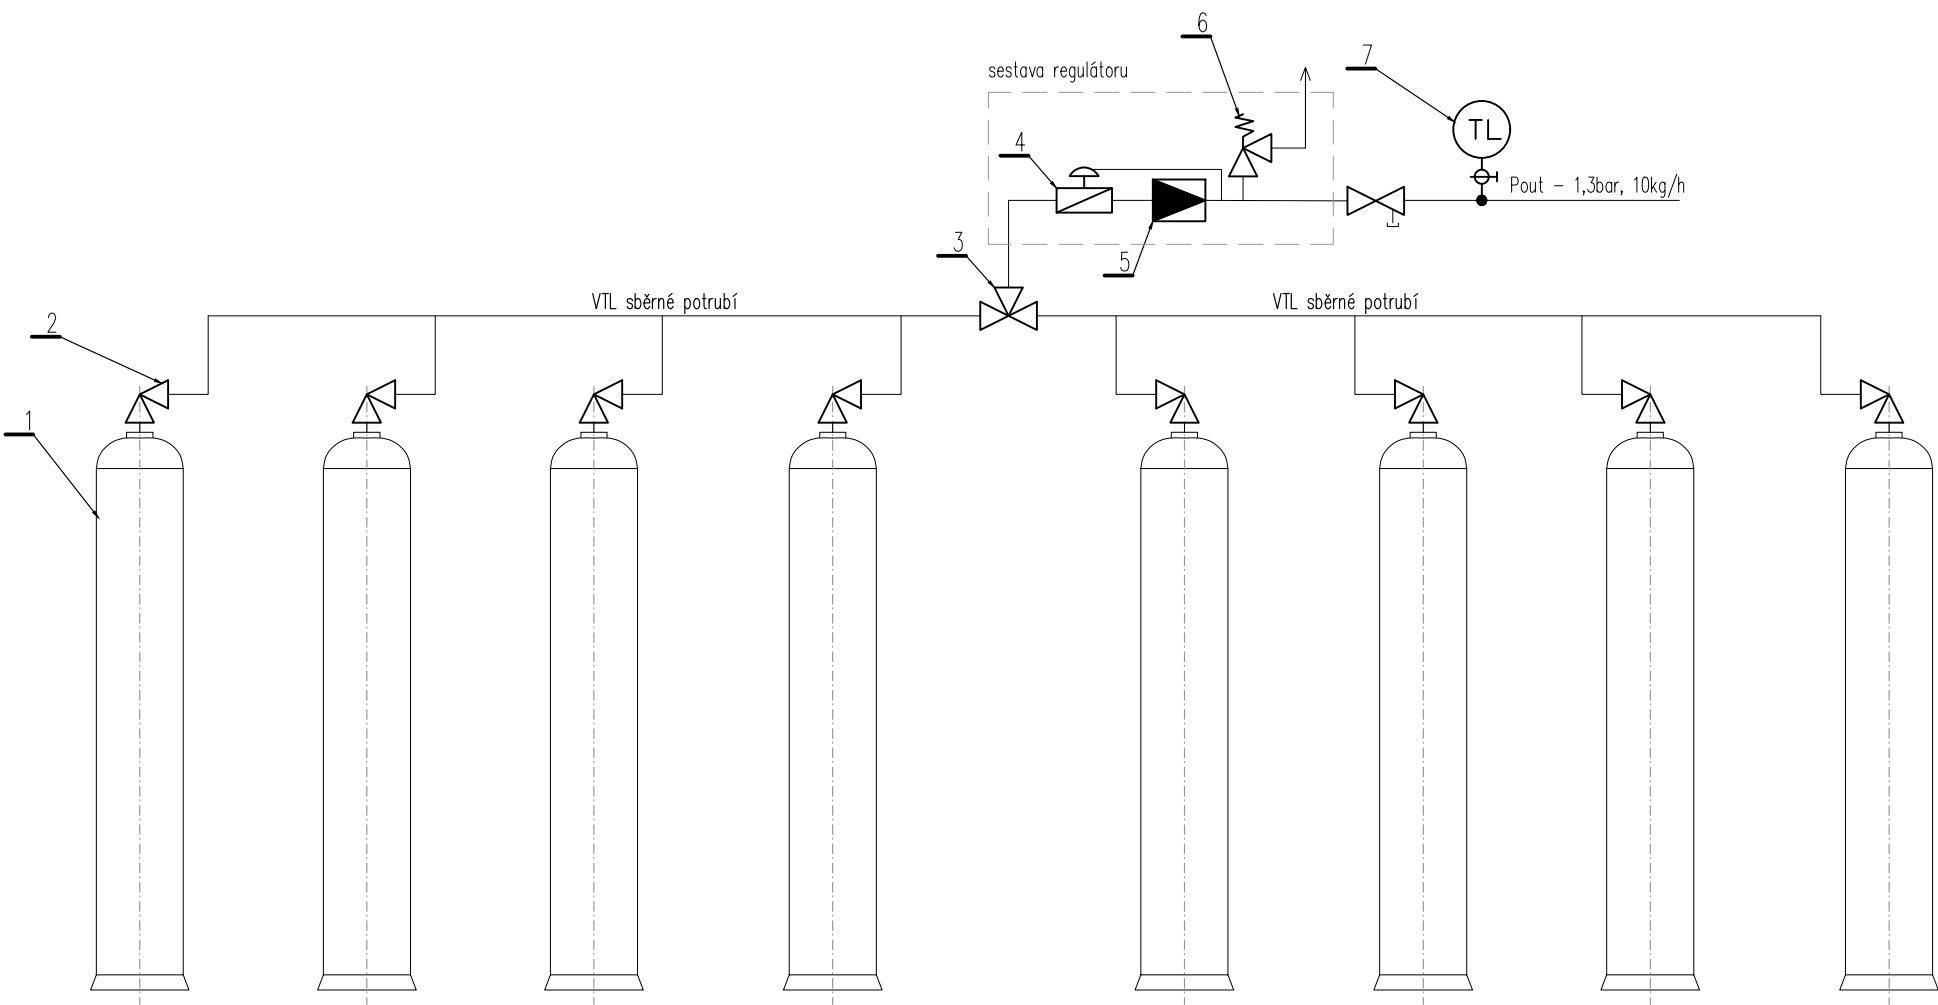

PŮDORYS - TLAKOVÉ STANICE

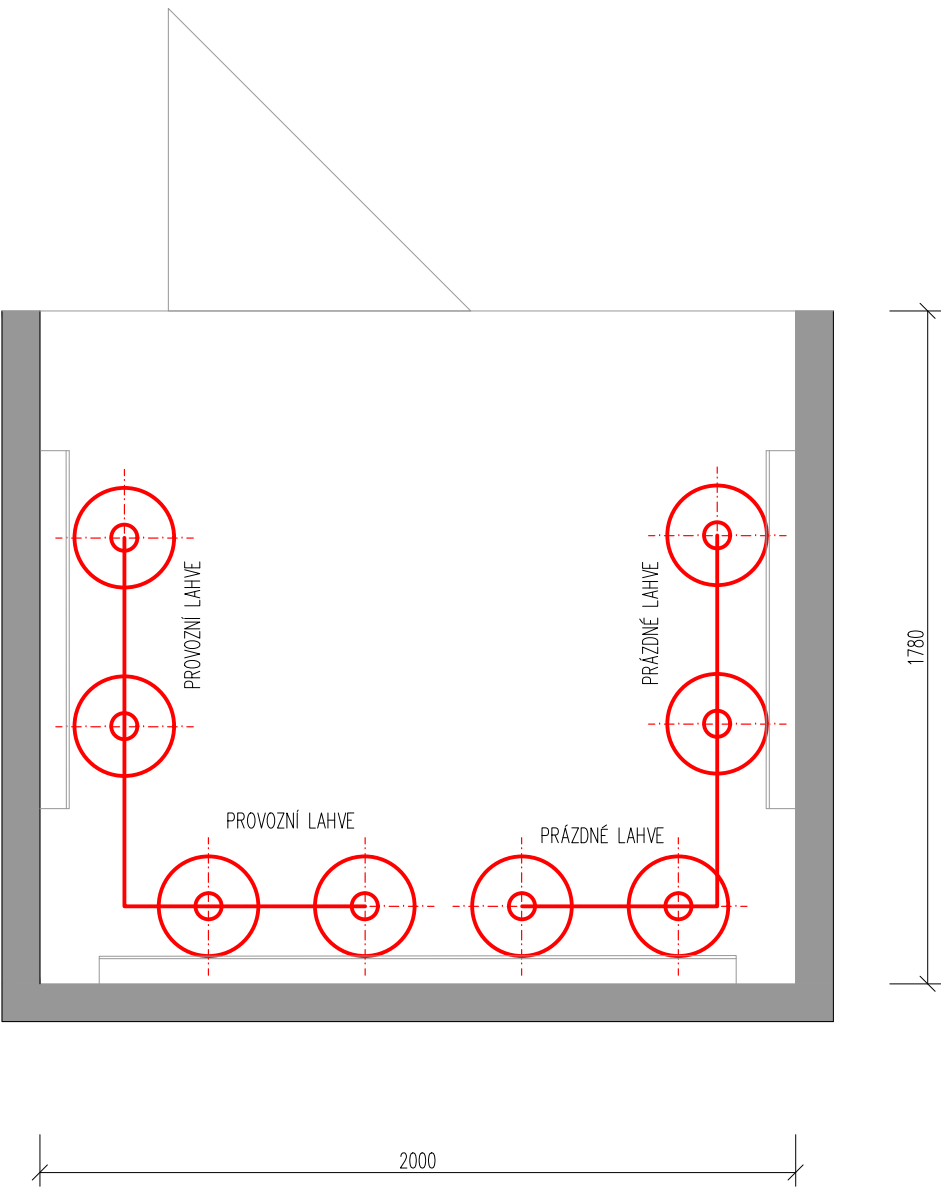

LEGENDA ZNAČENÍ

- 1 Tlaková lahev Propan – Butan 33kg, zabezpečeno proti pádu
- 2 Lahvový uzávěr, připojení přes kovové hadice
- 3 Ruční přepínací ventil 25bar
- 4 Bezpečnostní rychlouzávěr
- 5 Regulátor
- 6 Pojistný ventil
- 7 Manometr 0–600kPa s uzávěrem

Zodp. projektant:	Ing. ŠOUKAL	Vypracoval:	Ing. ŽENÍŠEK	Schválil:	Ing. KOMÍNEK	BUILDINGcentrum - HSV, s.r.o.			
						úsek projekce	Karlovy 169/88		
Investor:	CHOVSERVIS, a. s., Zemědělská 897/5, 500 03 Hradec Králové					594 01 Velké Meziříčí	tel.: (+420) 566 686 211		
Místo stavby:	k.ú. Hlavečnick parc.č. 683/23, 195/1					info@bc-hsv.cz	fax.: (+420) 566 686 299		
MODERNIZACE PORÁŽKY TORO HLAVEČNÍK SO 04 - PŘÍSTAVBA SOCIÁLNÍHO ZÁZEMÍ						Stupeň PD:	DPS		
						Číslo zakázky:	6 025 19	Datum:	2/2021
						Formát:	2 x A4	Číslo výkresu:	602
						Měřítko:	1:10		
						Název výkresu - profese:	D.1.4.b -TECHNIKA PROSTŘEDÍ STAVEB - OPZ SCHÉMA		