


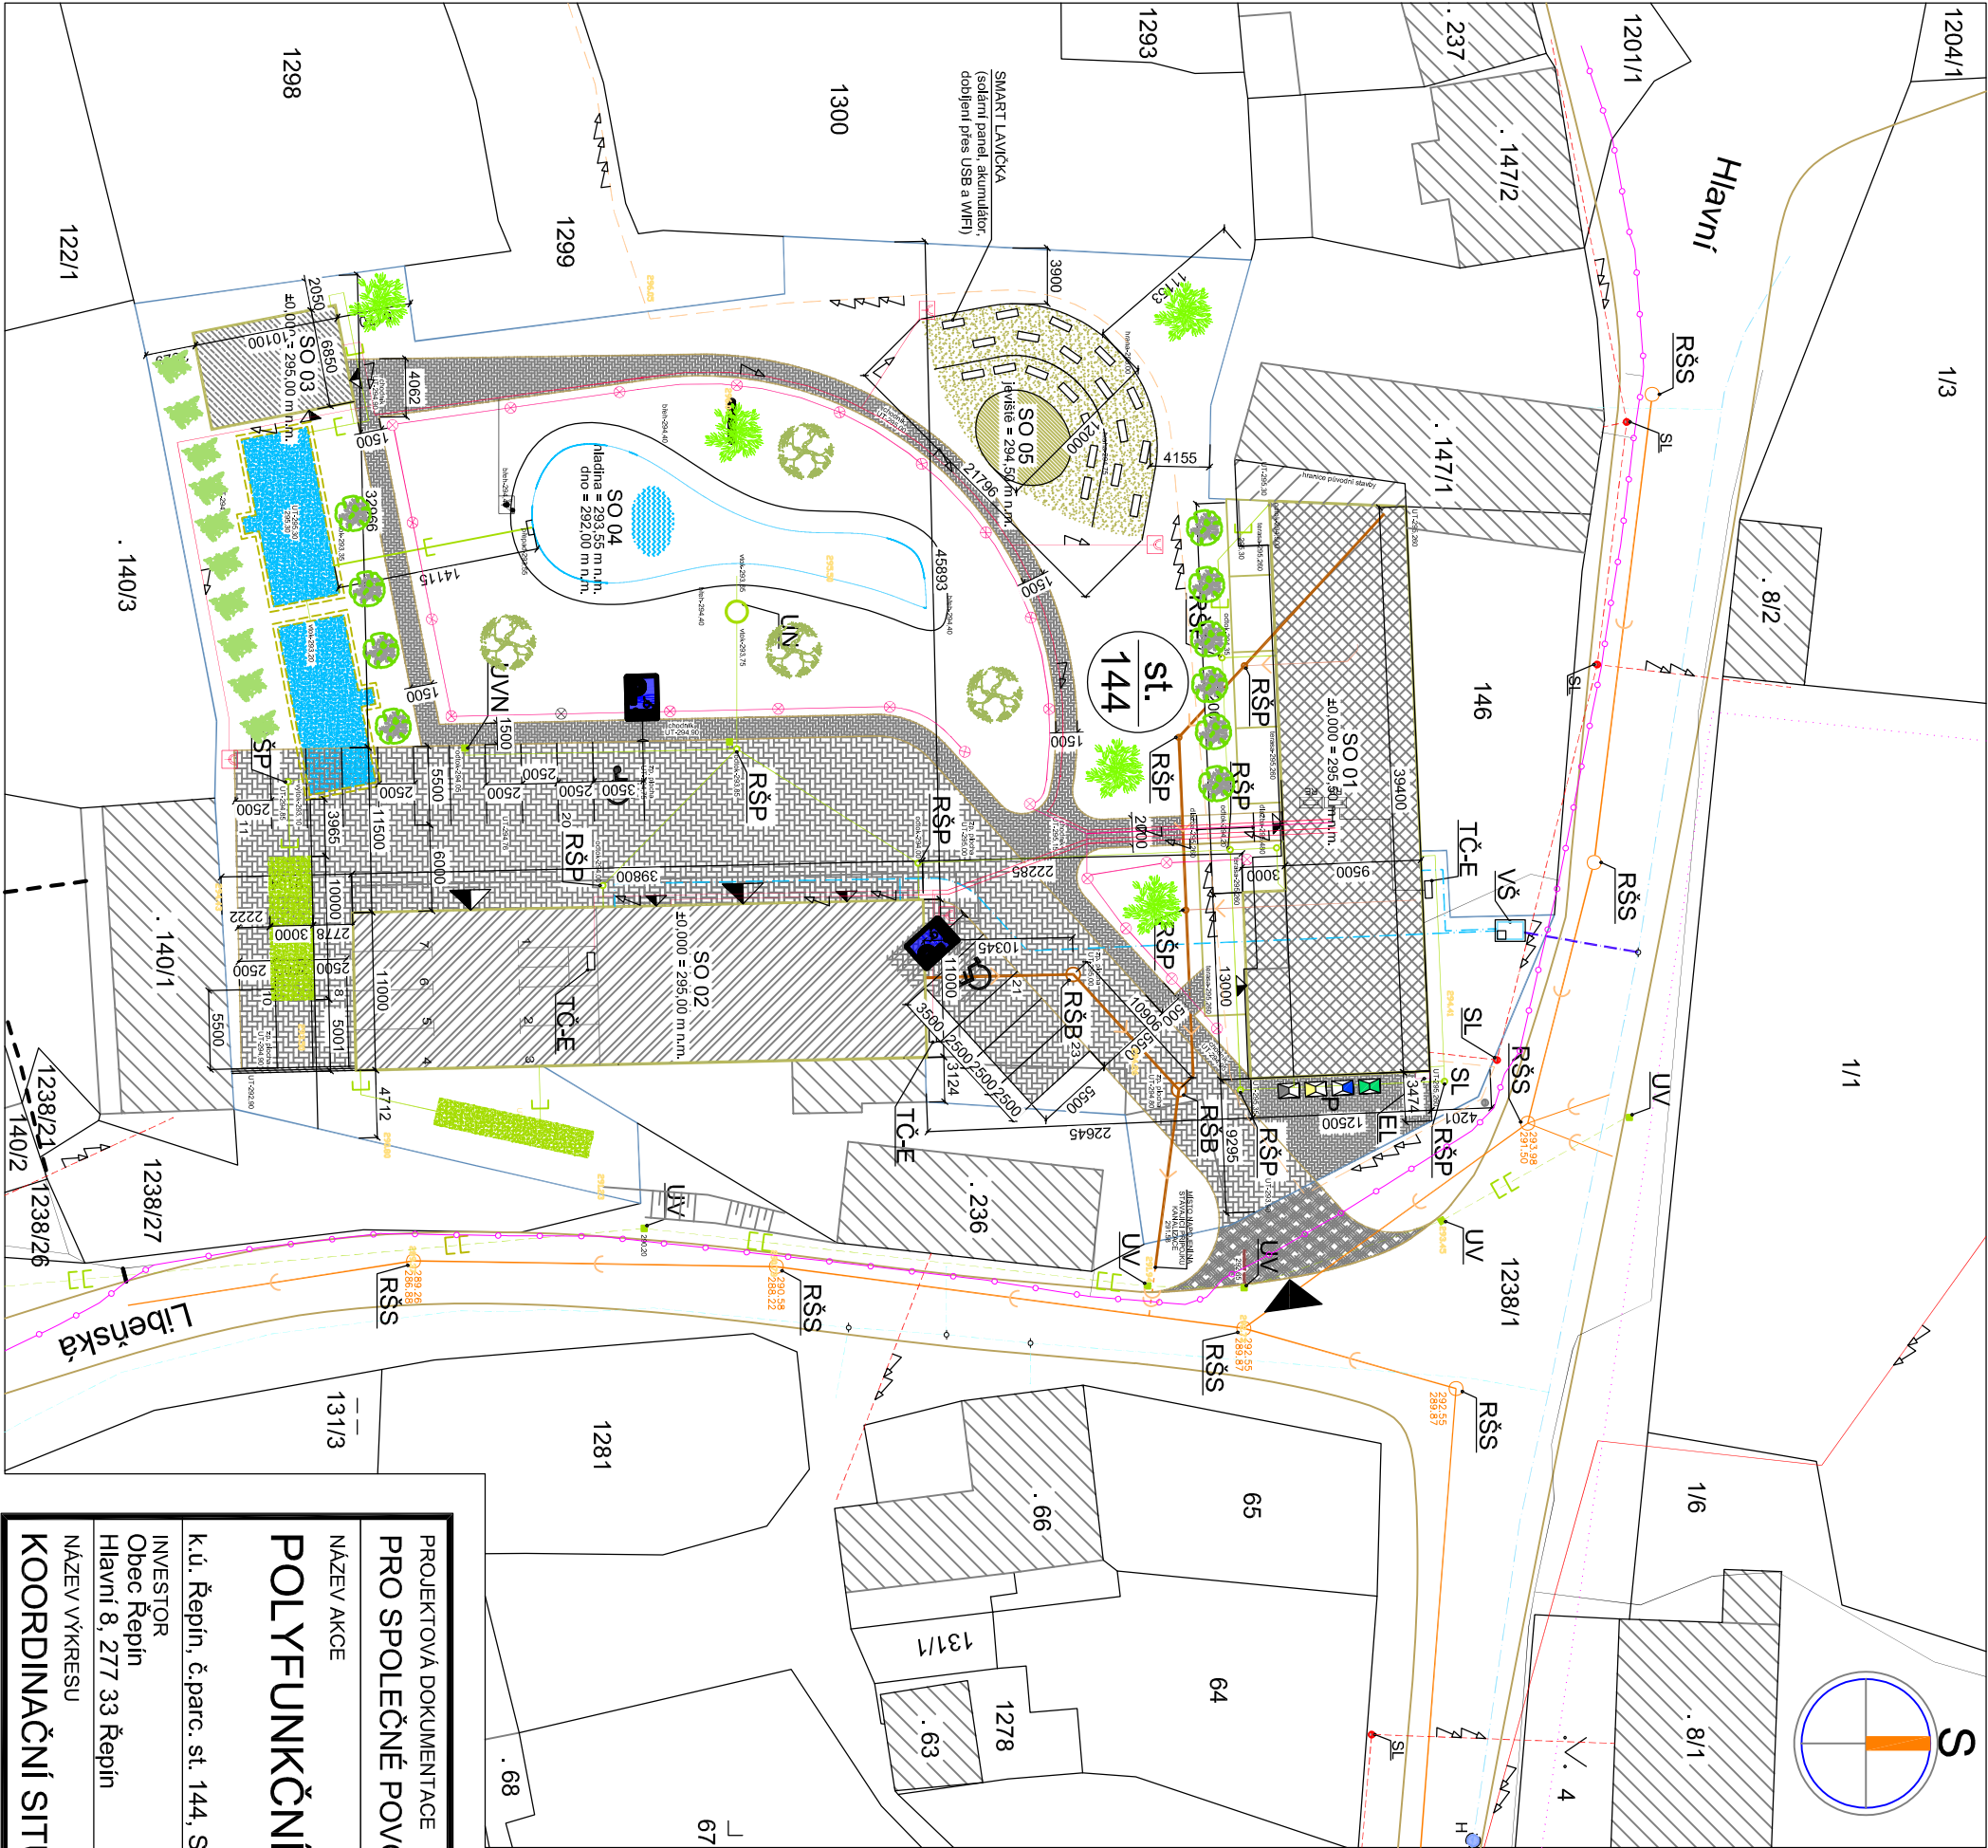

LEGENDA

- HRANICE DOTČENÉHO POZEMKU INVESTORA
- HRANICE POZEMKU DLE KN
- STÁVAJÍCÍ ŘAD KANALIZACE KT DN 300
- STÁVAJÍCÍ PŘÍPOJKA KANALIZACE KT DN 200
- NOVÝ VENKOVNÍ ROZVOD GRAVITAČNÍ KANALIZACE KG DN 125
- NOVÝ VENKOVNÍ ROZVOD GRAVITAČNÍ KANALIZACE KG DN 200
- STÁVAJÍCÍ ROZVOD DEŠŤOVÉ KANALIZACE KT DN 300
- NOVÝ ROZVOD DEŠŤOVÉ KANALIZACE KG DN 200
- STÁVAJÍCÍ VEREJNÝ ŘAD VODY LT DN 125
- STÁVAJÍCÍ VEREJNÝ ŘAD VODY LT DN 50 + STÁVAJÍCÍ PŘÍPOJKY VODY DN25
- NOVÁ PŘÍPOJKA VODY PE-HD PE 100 SDR 11 63x5 8 (DN 50) (vedeno v trase stávající přípojky, ukončeno v nové VŠ)
- NOVÝ VENKOVNÍ DOMOVNÍ ROZVOD PITNÉ VODY PE DN 40
- STÁVAJÍCÍ PODZEMNÍ VEDENÍ NN do 1 kV
- STÁVAJÍCÍ NADZEMNÍ VEDENÍ NN do 1 kV
- NOVÉ VENKOVNÍ VEDENÍ NN + VENKOVNÍ ZÁSUVKY
- NOVÉ VENKOVNÍ OSVĚTLENÍ - SOLÁRNÍ LAMPY, 24 ks
- PLÁNOVANÉ PODZEMNÍ VEDENÍ NN
- CETIN - metalický kabel
- CETIN - optický kabel
- CETIN - neprovizovaná síť
- OPĚRNÁ ZĚB SE ZÁBRADLÍM v. 1000 mm NAD PARKOVACÍ PLOCHU
- HRANICE KOMUNIKACE

- NOVOSTAVBA OBJEKTU SO 01
- NOVOSTAVBA OBJEKTU SO 02
- NOVOSTAVBA OBJEKTU SO 03
- VODNÍ PLOCHA - SO 04
- AMFITEATR - SO 05
- VSÁKOVACÍ ZAŘÍZENÍ - IO 02
- ZPEVNĚNÁ PLOCHA - SO 06 (pojezdna/pochozí)
- ZPEVNĚNÁ PLOCHA - SJEZD
- STÁVAJÍCÍ NÁDRŽE NA DEŠŤOVOU VODU (objem cca 300 m³) S PŘEPADEM
- SOUSEDNÍ OBJEKTY

- P PROSTOR PRO POPELNICE
- VŠ NOVÁ VODOMĚRNÁ ŠACHTA 1200/1800 S KOMPLETNÍ VODOMĚRNOU SESTAVOU V PROVEDENÍ POJEZDNÁ OSAZENÁ V TRASE PUVODNÍ REKONSTRUOVANÉ PŘÍPOJKY VODY
- EL NOVÝ PILÍŘ ELEKTRO
- SL STÁVAJÍCÍ SLOUP EL + VO
- TČ-E UMÍSTĚNÍ EXTERNÍCH JEDNOTEK TEPELNÝCH ČERPADEL
- RŠS STÁVAJÍCÍ ŠACHTA KANALIZACE
- RŠB NOVÁ BETONOVÁ REVIZNÍ ŠACHTA KANALIZACE Ø1000
- RŠP NOVÁ PLASTOVÁ REVIZNÍ ŠACHTA KANALIZACE Ø400
- UV STÁVAJÍCÍ ULIČNÍ VPUŠŤ DEŠŤOVÉ KANALIZACE
- UVN NOVÁ ULIČNÍ VPUŠŤ DEŠŤOVÉ KANALIZACE
- UN USAZOVACÍ NÁDRŽ PRO HRUBÉ NEČISTOTY (objem cca 3 m³)
- VÝMĚRY PLOCH:

- PLOCHA POZEMKU
- ZASTAVĚNÁ PLOCHA SO 01 4930 m²
- ZASTAVĚNÁ PLOCHA SO 02 417,25 m²
- ZASTAVĚNÁ PLOCHA SO 03 437,75 m²
- ZASTAVĚNÁ PLOCHA SO 04 69,20 m²
- ZASTAVĚNÁ PLOCHA SO 05 252,00 m²
- ZPEVNĚNÁ PLOCHA - POJEZDNÁ SO06 165,00 m²
- ZPEVNĚNÁ PLOCHA - POCHOZÍ SO06 cca 970,00 m²
- PLOCHA ZELENÉ (možnost vsáku dešťových vod) cca 400,00 m² cca 45 %

PROJEKTOVÁ DOKUMENTACE		datum: 09/2020	
PRO SPOLEČNÉ POVOLENÍ		měřítko: 1:500	
NÁZEV AKCE		PARE	
POLYFUNKČNÍ AREÁL ŘEPÍN		PMM projekt	
k.ú. Řepín, č.parc. st. 144, Středočeský kraj		PROJEKCE Pražská 3939, 276 01 Mělník IČ 24315273 martinovsky@pmmprojekt.cz www.pmmprojekt.cz 777639427	
INVESTOR Obec Řepín Hlavní 8, 277 33 Řepín		č.áke: 11-20	
NÁZEV VÝKRESU		změna:	
KOORDINAČNÍ SITUACE		č. výkresu C 03	
		kreslil: Petr Martinovský	
		schválil:	