


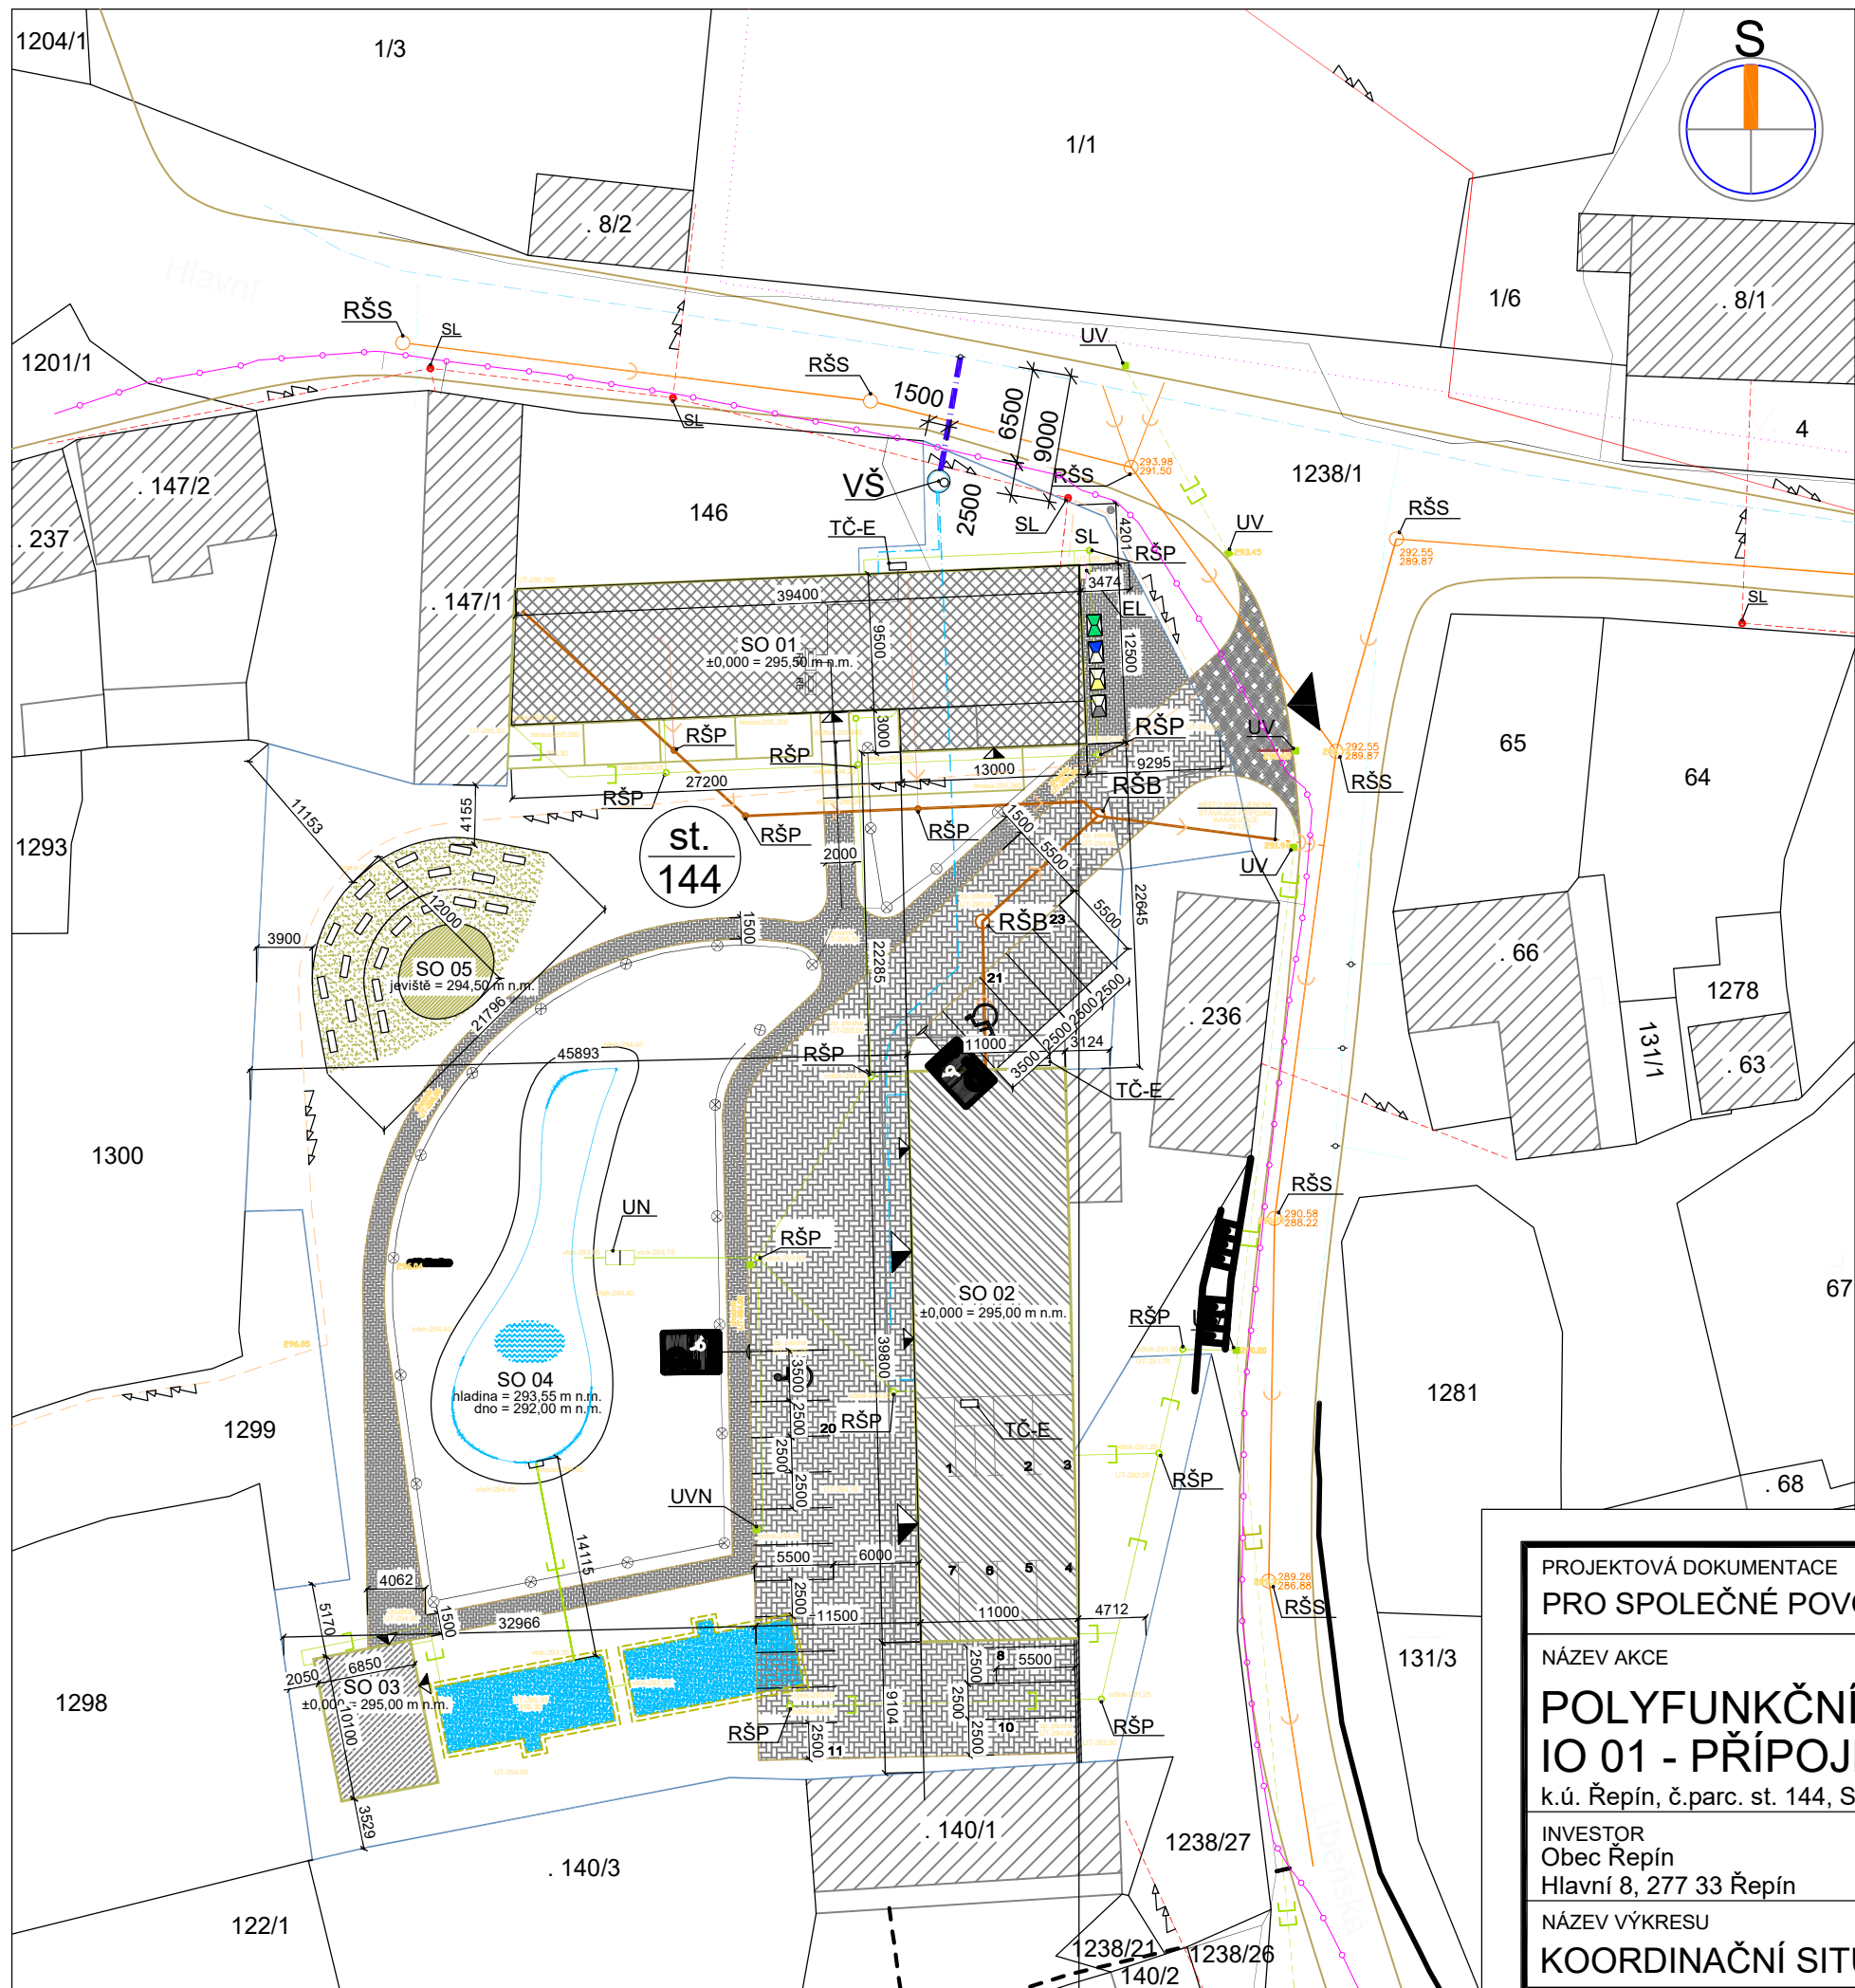

LEGENDA

- HRANICE DOTČENÉHO POZEMKU INVESTORA
- HRANICE POZEMKU DLE KN
- STÁVAJÍCÍ ŘAD KANALIZACE KT DN 300
- STÁVAJÍCÍ PŘÍPOJKA KANALIZACE KT DN 200
- NOVÝ VENKOVNÍ ROZVOD GRAVITAČNÍ KANALIZACE KG DN 125
- NOVÝ VENKOVNÍ ROZVOD GRAVITAČNÍ KANALIZACE KG DN 200
- STÁVAJÍCÍ ROZVOD DEŠŤOVÉ KANALIZACE KT DN 300
- NOVÝ ROZVOD DEŠŤOVÉ KANALIZACE KG DN 200
- STÁVAJÍCÍ VEŘEJNÝ ŘAD VODY LT DN 125
- STÁVAJÍCÍ VEŘEJNÝ ŘAD VODY LT DN 50 + STÁVAJÍCÍ PŘÍPOJKY VODY DN25
- NOVÁ PŘÍPOJKA VODY PE HD 63x3,8 PN 10, SDR 17 (DN 50)
(vedeno v trase stávající přípojky, ukončeno v nové VŠ)
- NOVÝ VENKOVNÍ DOMOVNÍ ROZVOD PITNÉ VODY PE DN 40
- STÁVAJÍCÍ PODZEMNÍ VEDENÍ NN do 1 kV
- STÁVAJÍCÍ NADZEMNÍ VEDENÍ NN do 1 kV
- NOVÉ VENKOVNÍ VEDENÍ NN
- NOVÉ VENKOVNÍ VEDENÍ NN
- PLÁNOVANÉ PODZEMNÍ VEDENÍ NN
- CETIN - metalický kabel
- CETIN - optický kabel
- CETIN - neprovozovaná síť
- OPĚRNÁ ZEĎ SE ZÁBRADLÍM v. 1000 mm NAD PARKOVACÍ PLOCHU
- NOVOSTAVBA OBJEKTU SO 01
- NOVOSTAVBA OBJEKTU SO 02
- NOVOSTAVBA OBJEKTU SO 03
- VODNÍ PLOCHA - SO 04
- AMFITEÁTR - SO 05
- ZPEVNĚNÁ PLOCHA - SO 06 (pojezdna/pchozí)
- ZPEVNĚNÁ PLOCHA - SJEZD
- STÁVAJÍCÍ NÁDRŽE NA DEŠŤOVOU VODU (objem cca 300 m³) S PŘEPADEM
- SOUSEDNÍ OBJEKTY

- P PROSTOR PRO POPELNICE
- VŠ NOVÁ VODOMĚRNÁ ŠACHTA Ø 1400 S KOMPLETNÍ VODOMĚRNOU SESTAVOU V PROVEDENÍ POJEZDNÁ OSAZENÁ V TRASE PŮVODNÍ REKONSTRUOVANÉ PŘÍPOJKY VODY
- EL NOVÝ PILÍŘ ELEKTRO
- SL STÁVAJÍCÍ SLOUP EL + VO
- TČ-E UMÍSTĚNÍ EXTERNÍCH JEDNOTEK TEPELNÝCH ČERPADEL
- RŠS STÁVAJÍCÍ ŠACHTA KANALIZACE
- RŠB NOVÁ BETONOVÁ REVIZNÍ ŠACHTA KANALIZACE Ø1000
- RŠP NOVÁ PLASTOVÁ REVIZNÍ ŠACHTA KANALIZACE Ø400
- UV STÁVAJÍCÍ ULIČNÍ VPUSŤ DEŠŤOVÉ KANALIZACE
- UVN NOVÁ ULIČNÍ VPUSŤ DEŠŤOVÉ KANALIZACE
- UN USAZOVACÍ NÁDRŽ PRO HRUBÉ NEČISTOTY

VÝMĚRY PLOCH:

ZASTAVĚNÁ PLOCHA SO 01	417,25 m²
ZASTAVĚNÁ PLOCHA SO 02	437,75 m²
ZASTAVĚNÁ PLOCHA SO 03	69,20 m²
ZASTAVĚNÁ PLOCHA SO 04	252,00 m²
ZASTAVĚNÁ PLOCHA SO 05	165,00 m²
ZPEVNĚNÁ PLOCHA - POJEZDNÁ SO06	cca 970,00 m²
ZPEVNĚNÁ PLOCHA - POCHOZÍ SO06	cca 400,00 m²

PROJEKTOVÁ DOKUMENTACE PRO SPOLEČNÉ POVOLENÍ

NÁZEV AKCE

POLYFUNKČNÍ AREÁL ŘEPÍN IO 01 - PŘÍPOJKA VODY

k.ú. Řepín, č.parc. st. 144, Středočeský kraj

INVESTOR
Obec Řepín
Hlavní 8, 277 33 Řepín

NÁZEV VÝKRESU

KOORDINAČNÍ SITUACE

PARE

datum: 09/2020

měřítko: 1:500

PMM projekt

PROJEKCE
Pražská 3939, 276 01 Mělník
IČ 24315273
martinovskyp@pmmprojekt.cz
www.pmmprojekt.cz

775 621 516 777 638 427

č.akce: 11-20

změna:

kreslil: Petr Martinovský

schválil:

Č. VÝKRESU

VP 02