


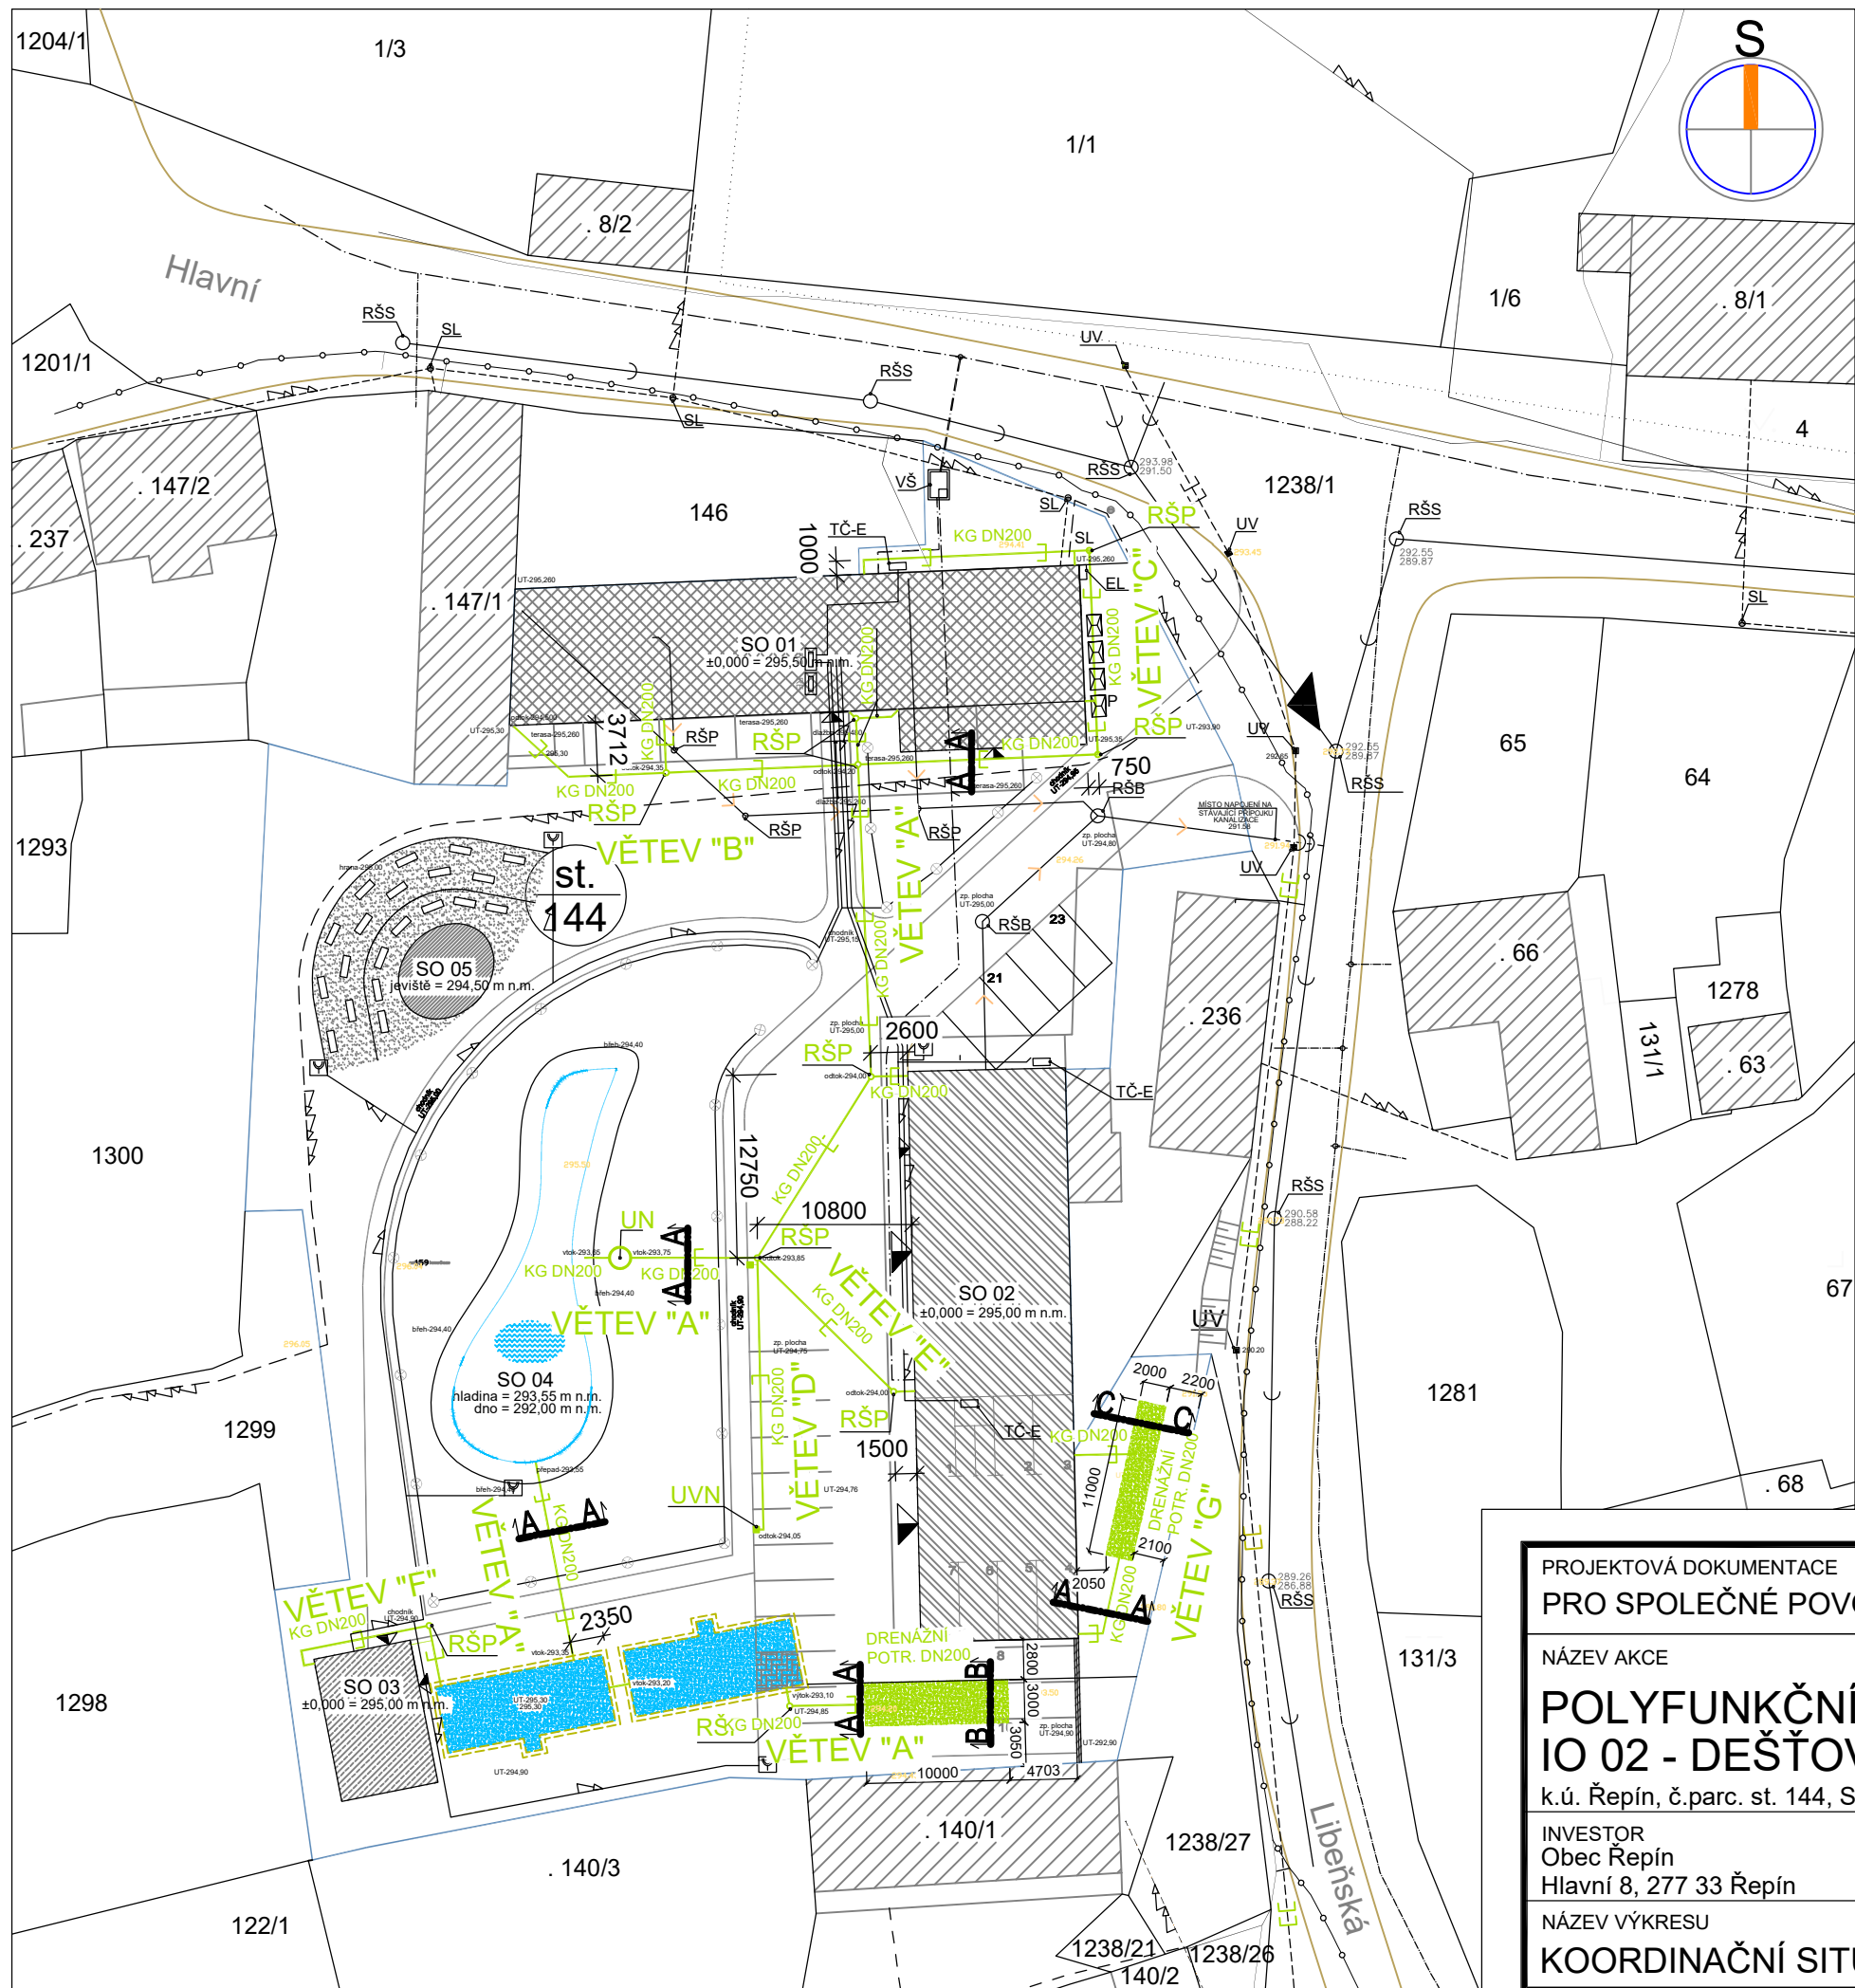

LEGENDA

- HRANICE DOTČENÉHO POZEMKU INVESTORA
- HRANICE POZEMKU DLE KN
- STÁVAJÍCÍ ŘAD KANALIZACE KT DN 300
- STÁVAJÍCÍ PŘÍPOJKA KANALIZACE KT DN 200
- NOVÝ VENKOVNÍ ROZVOD GRAVITAČNÍ KANALIZACE KG DN 125
- NOVÝ VENKOVNÍ ROZVOD GRAVITAČNÍ KANALIZACE KG DN 200
- STÁVAJÍCÍ ROZVOD DEŠŤOVÉ KANALIZACE KT DN 300
- NOVÝ ROZVOD DEŠŤOVÉ KANALIZACE KG DN 200
- STÁVAJÍCÍ VEŘEJNÝ ŘAD VODY LT DN 125
- STÁVAJÍCÍ VEŘEJNÝ ŘAD VODY LT DN 50 + STÁVAJÍCÍ PŘÍPOJKY VODY DN25
- NOVÁ PŘÍPOJKA VODY PE-HD PE 100 SDR 11 63x5,8 (DN 50) (vedeno v trase stávající přípojky, ukončeno v nové VŠ)
- NOVÝ VENKOVNÍ DOMOVNÍ ROZVOD PITNÉ VODY PE DN 40
- STÁVAJÍCÍ PODZEMNÍ VEDENÍ NN do 1 kV
- STÁVAJÍCÍ NADZEMNÍ VEDENÍ NN do 1 kV
- NOVÉ VENKOVNÍ VEDENÍ NN + VENKOVNÍ ZÁSUVKY
- NOVÉ VENKOVNÍ VEDENÍ NN S VENKOVNÍM OSVĚTLENÍM
- PLÁNOVANÉ PODZEMNÍ VEDENÍ NN
- CETIN - metalický kabel
- CETIN - optický kabel
- CETIN - neprovozovaná síť
- OPĚRNÁ ZEĎ SE ZÁBRADLÍM v. 1000 mm NAD PARKOVACÍ PLOCHU
- HRANICE KOMUNIKACE
- NOVOSTAVBA OBJEKTU SO 01
- NOVOSTAVBA OBJEKTU SO 02
- NOVOSTAVBA OBJEKTU SO 03
- VODNÍ PLOCHA - SO 04
- AMFITEÁTR - SO 05
- VSAKOVACÍ ZAŘÍZENÍ - IO 02
- STÁVAJÍCÍ NÁDRŽE NA DEŠŤOVOU VODU (objem cca 300 m³) S PŘEPADEM
- SOUSEDNÍ OBJEKTY
- P PROSTOR PRO POPELNICE
- VŠ NOVÁ VODOMĚRNÁ ŠACHTA 1200/1800 S KOMPLETNÍ VODOMĚRNOU SESTAVOU V PROVEDENÍ POJEZDNÁ OSAZENÁ V TRASE PŮVODNÍ REKONSTRUOVANÉ PŘÍPOJKY VODY
- EL NOVÝ PILÍŘ ELEKTRO
- SL STÁVAJÍCÍ SLOUP EL + VO
- TČ-E UMÍSTĚNÍ EXTERNÍCH JEDNOTEK TEPELNÝCH ČERPACEL
- RŠS STÁVAJÍCÍ ŠACHTA KANALIZACE
- RŠB NOVÁ BETONOVÁ REVIZNÍ ŠACHTA KANALIZACE Ø1000
- RŠP NOVÁ PLASTOVÁ REVIZNÍ ŠACHTA KANALIZACE Ø400
- UV STÁVAJÍCÍ ULIČNÍ VPUŠŤ DEŠŤOVÉ KANALIZACE
- UVN NOVÁ ULIČNÍ VPUŠŤ DEŠŤOVÉ KANALIZACE
- UN USAZOVACÍ NÁDRŽ PRO HRUBÉ NEČISTOTY (objem cca 3 m³)

PROJEKTOVÁ DOKUMENTACE PRO SPOLEČNÉ POVOLENÍ

NÁZEV AKCE

POLYFUNKČNÍ AREÁL ŘEPÍN IO 02 - DEŠŤOVÁ KANALIZACE

k.ú. Řepín, č.parc. st. 144, Středočeský kraj

INVESTOR
Obec Řepín
Hlavní 8, 277 33 Řepín

NÁZEV VÝKRESU

KOORDINAČNÍ SITUACE - DEŠŤOVÁ KANALIZACE

PARE

Č. VÝKRESU

DK 01

datum: 09/2020

měřítko: 1:500

PMM projekt

PROJEKCE
Pražská 3939, 276 01 Mělník
IČ 24315273
martinovskyp@pmmprojekt.cz
www.pmmprojekt.cz

775 621 516 777 638 427

č.akce: 11-20

změna:

kreslil: Petr Martinovský

schválil: