
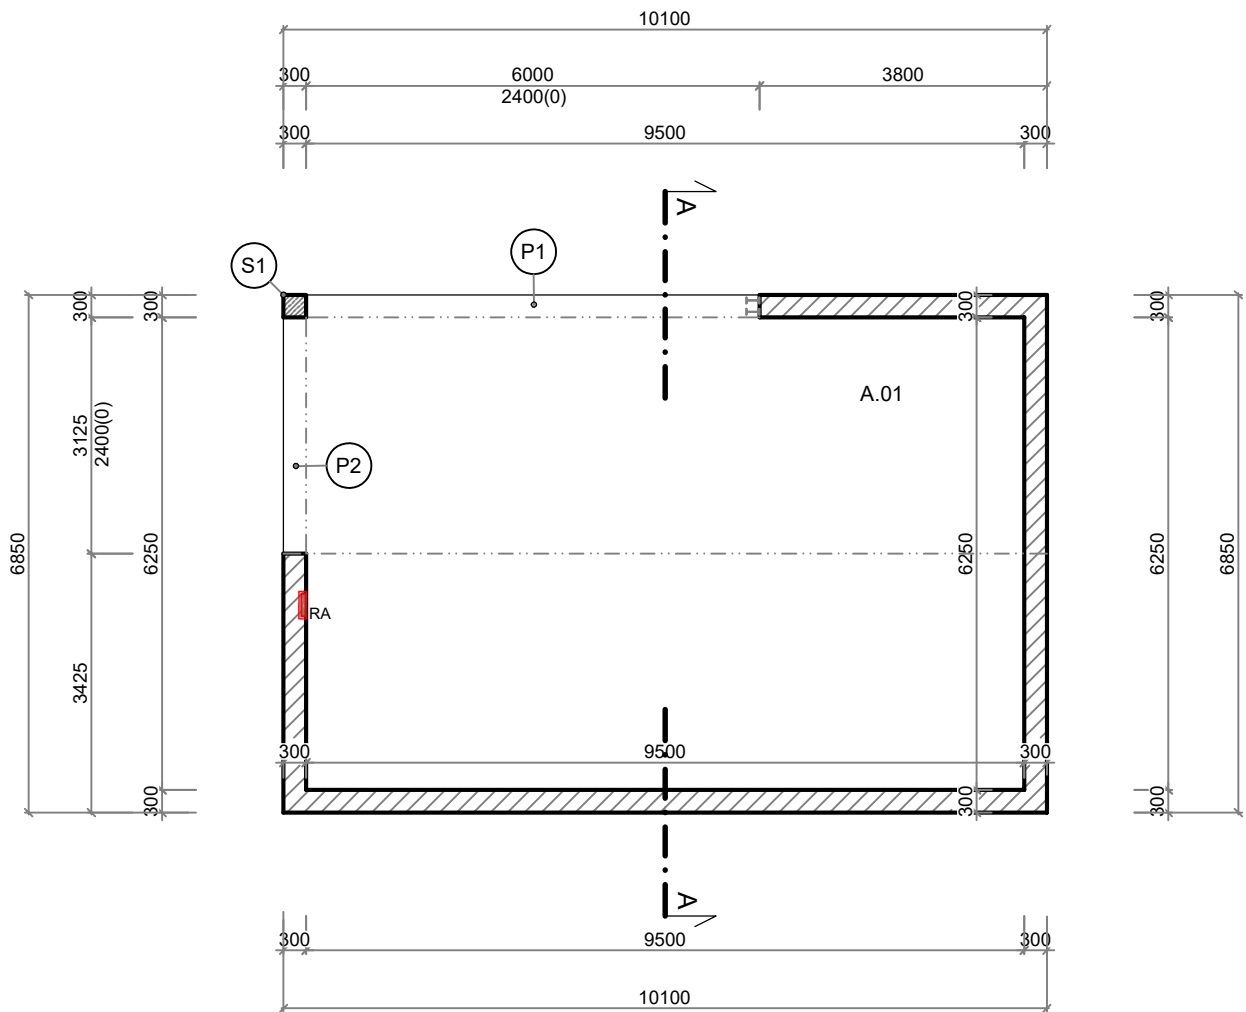


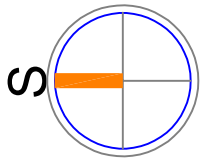

LEGENDA

RA ROZVODNICE ELEKTRO - ALTÁN

TABULKA MÍSTNOSTÍ

Č.M.	NÁZEV MÍSTNOSTI	m²	PODLAHA	STĚNY	STROPY	POZNÁMKA
SO 03						
A.01	ALTÁN	62,10	mrazuvzdorná protiskluzná dlažba	om. hladká štuková		sokl dtto podlaha

ZNAČENÍ HMOT

- ZDIVO ZE STAVEBNÍHO SYSTÉMU POROTHERM 30 Profi tl. 300 mm
- ZDIVO Z PLNÝCH CIHEL
- SLOUPEK Z PLNÝCH CIHEL
- ŽB MONOLITICKÝ PRŮVLAK 300/500 - viz. STATIKA - jako součást věnce
- ŽB MONOLITICKÝ PRŮVLAK 300/500 - viz. STATIKA - jako součást věnce

PROJEKTOVÁ DOKUMENTACE		datum: 09/2020
PRO SPOLEČNÉ POVOLENÍ		měřítko: 1:100
NÁZEV AKCE	PARE	PMM projekt s.r.o. PROJEKCE Pražská 3939, 276 01 Mělník IČ 24315273 martinovsky@pmmprojekt.cz www.pmmprojekt.cz
INVESTOR		č.akce: 11-20
Obec Řepín		změna:
Hlavní 8, 277 33 Řepín		kreslil: Petr Martinovský
NÁZEV VÝKRESU	Č. VÝKRESU	schválil:
PŮDORYS	D 02	