


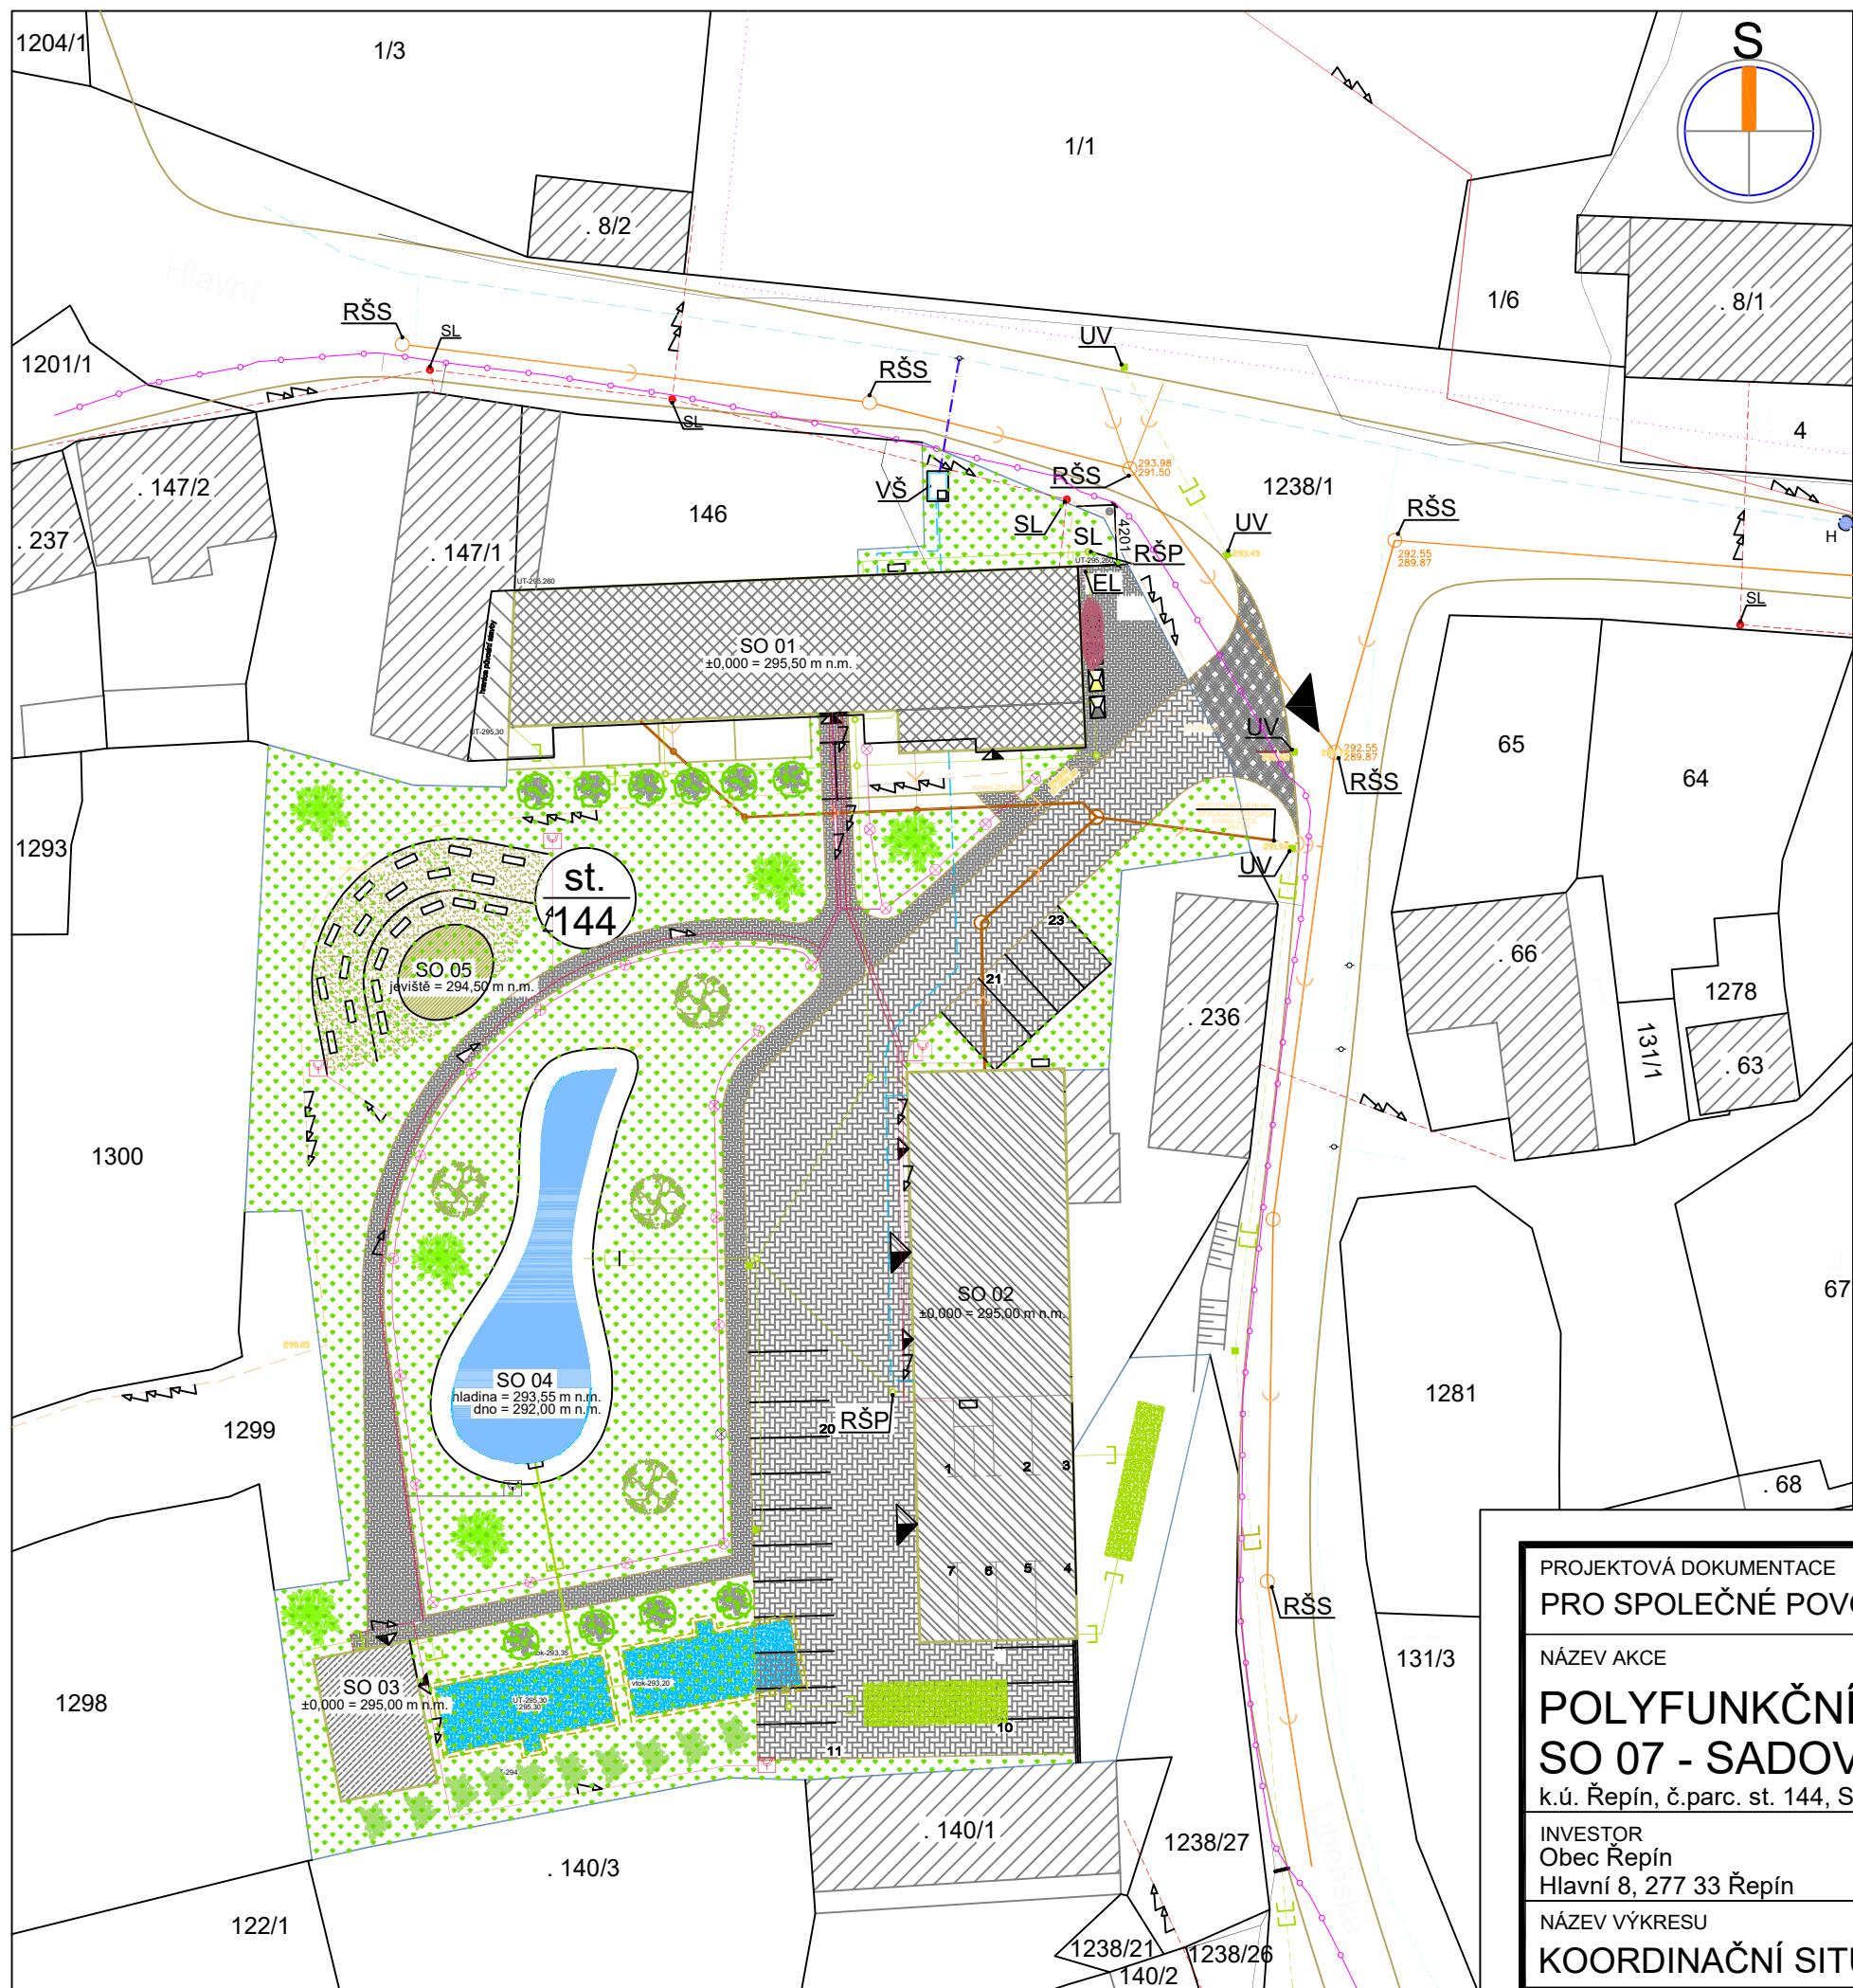

LEGENDA

- HRANICE DOTČENÉHO POZEMKU INVESTORA
 - HRANICE POZEMKU DLE KN
 - STÁVAJÍCÍ ŘAD KANALIZACE KT DN 300
 - STÁVAJÍCÍ PŘÍPOJKA KANALIZACE KT DN 200
 - NOVÝ VENKOVNÍ ROZVOD GRAVITAČNÍ KANALIZACE KG DN 125
 - NOVÝ VENKOVNÍ ROZVOD GRAVITAČNÍ KANALIZACE KG DN 200
 - STÁVAJÍCÍ ROZVOD DEŠŤOVÉ KANALIZACE KT DN 300
 - NOVÝ ROZVOD DEŠŤOVÉ KANALIZACE KG DN 200
 - STÁVAJÍCÍ VEŘEJNÝ ŘAD VODY LT DN 125
 - STÁVAJÍCÍ VEŘEJNÝ ŘAD VODY LT DN 50 + STÁVAJÍCÍ PŘÍPOJKY VODY DN25
 - NOVÁ PŘÍPOJKA VODY PE-HD PE 100 SDR 11 63x5,8 (DN 50)
(vedeno v trase stávající přípojky, ukončeno v nové VŠ)
 - NOVÝ VENKOVNÍ DOMOVNÍ ROZVOD PITNÉ VODY PE DN 40
 - STÁVAJÍCÍ PODZEMNÍ VEDENÍ NN do 1 kV
 - STÁVAJÍCÍ NADZEMNÍ VEDENÍ NN do 1 kV
 - NOVÉ VENKOVNÍ VEDENÍ NN + VENKOVNÍ ZÁSUVKY
 - NOVÉ VENKOVNÍ VEDENÍ NN S VENKOVNÍM OSVĚTLENÍM
 - PLÁNOVANÉ PODZEMNÍ VEDENÍ NN
 - CETIN - metalický kabel
 - CETIN - optický kabel
 - CETIN - neprovozovaná síť
 - OPĚRNÁ ŽEĎ SE ZÁBRADLÍM v. 1000 mm NAD PARKOVACÍ PLOCHU
 - HRANICE KOMUNIKACE
-
- NOVOSTAVBA OBJEKTU SO 01
 - NOVOSTAVBA OBJEKTU SO 02
 - NOVOSTAVBA OBJEKTU SO 03
 - VODNÍ PLOCHA - SO 04
 - AMFITEÁTR - SO 05
 - VSAKOVACÍ ZAŘÍZENÍ - IO 02
 - ZPEVNĚNÁ PLOCHA - SO 06 (pojezdná/pochozí)
 - ZPEVNĚNÁ PLOCHA - SJEZD
 - STÁVAJÍCÍ NÁDRŽE NA DEŠŤOVOU VODU (objem cca 300 m³) S PŘEPADEM
 - SOUSEDNÍ OBJEKTY
-
- P. PROSTOR PRO POPELNICE
 - VŠ. NOVÁ VODOMĚRNÁ ŠACHTA 1200/1800 S KOMPLETNÍ VODOMĚRNOU SESTAVOU
V PROVEDENÍ POJEZDNÁ OSAZENÁ V TRASE PŮVODNÍ REKONSTRUOVANÉ PŘÍPOJKY VODY
 - EL. NOVÝ PILÍŘ ELEKTRO
 - SL. STÁVAJÍCÍ SLOUP EL + VO
 - H. STÁVAJÍCÍ PODZEMNÍ POŽÁRNÍ HYDRANT na DN 100
-
- SADOVÉ ÚPRAVY - ZATRAVNĚNÉ PLOCHY - SO07
 - TAVOLNÍK (např. van houtteuŧ) 5-6 ks - SO07
 - ZIMOLEZ TATARSKÝ 10-12 ks - SO07
 - BŘÍZA BÍLÁ 4 ks - SO07
 - HABR OBECNÝ 8-10 ks - SO07

PROJEKTOVÁ DOKUMENTACE PRO SPOLEČNÉ POVOLENÍ

NÁZEV AKCE

POLYFUNKČNÍ AREÁL ŘEPÍN SO 07 - SADOVÉ ÚPRAVY

k.ú. Řepín, č.parc. st. 144, Středočeský kraj

INVESTOR
Obec Řepín
Hlavní 8, 277 33 Řepín

NÁZEV VÝKRESU

KOORDINAČNÍ SITUACE - SADOVÉ ÚPRAVY

PARE

Č. VÝKRESU

SU 01

datum: 09/2020

měřítko: 1:500

PMM projekt

PROJEKCE
Pražská 3939, 276 01 Mělník
IČ 24315273
martinovskyy@pmmprojekt.cz
www.pmmprojekt.cz

775 621 516 777638427

č.akce: 11-20

změna:

kreslil: Petr Martinovský

schválil: