


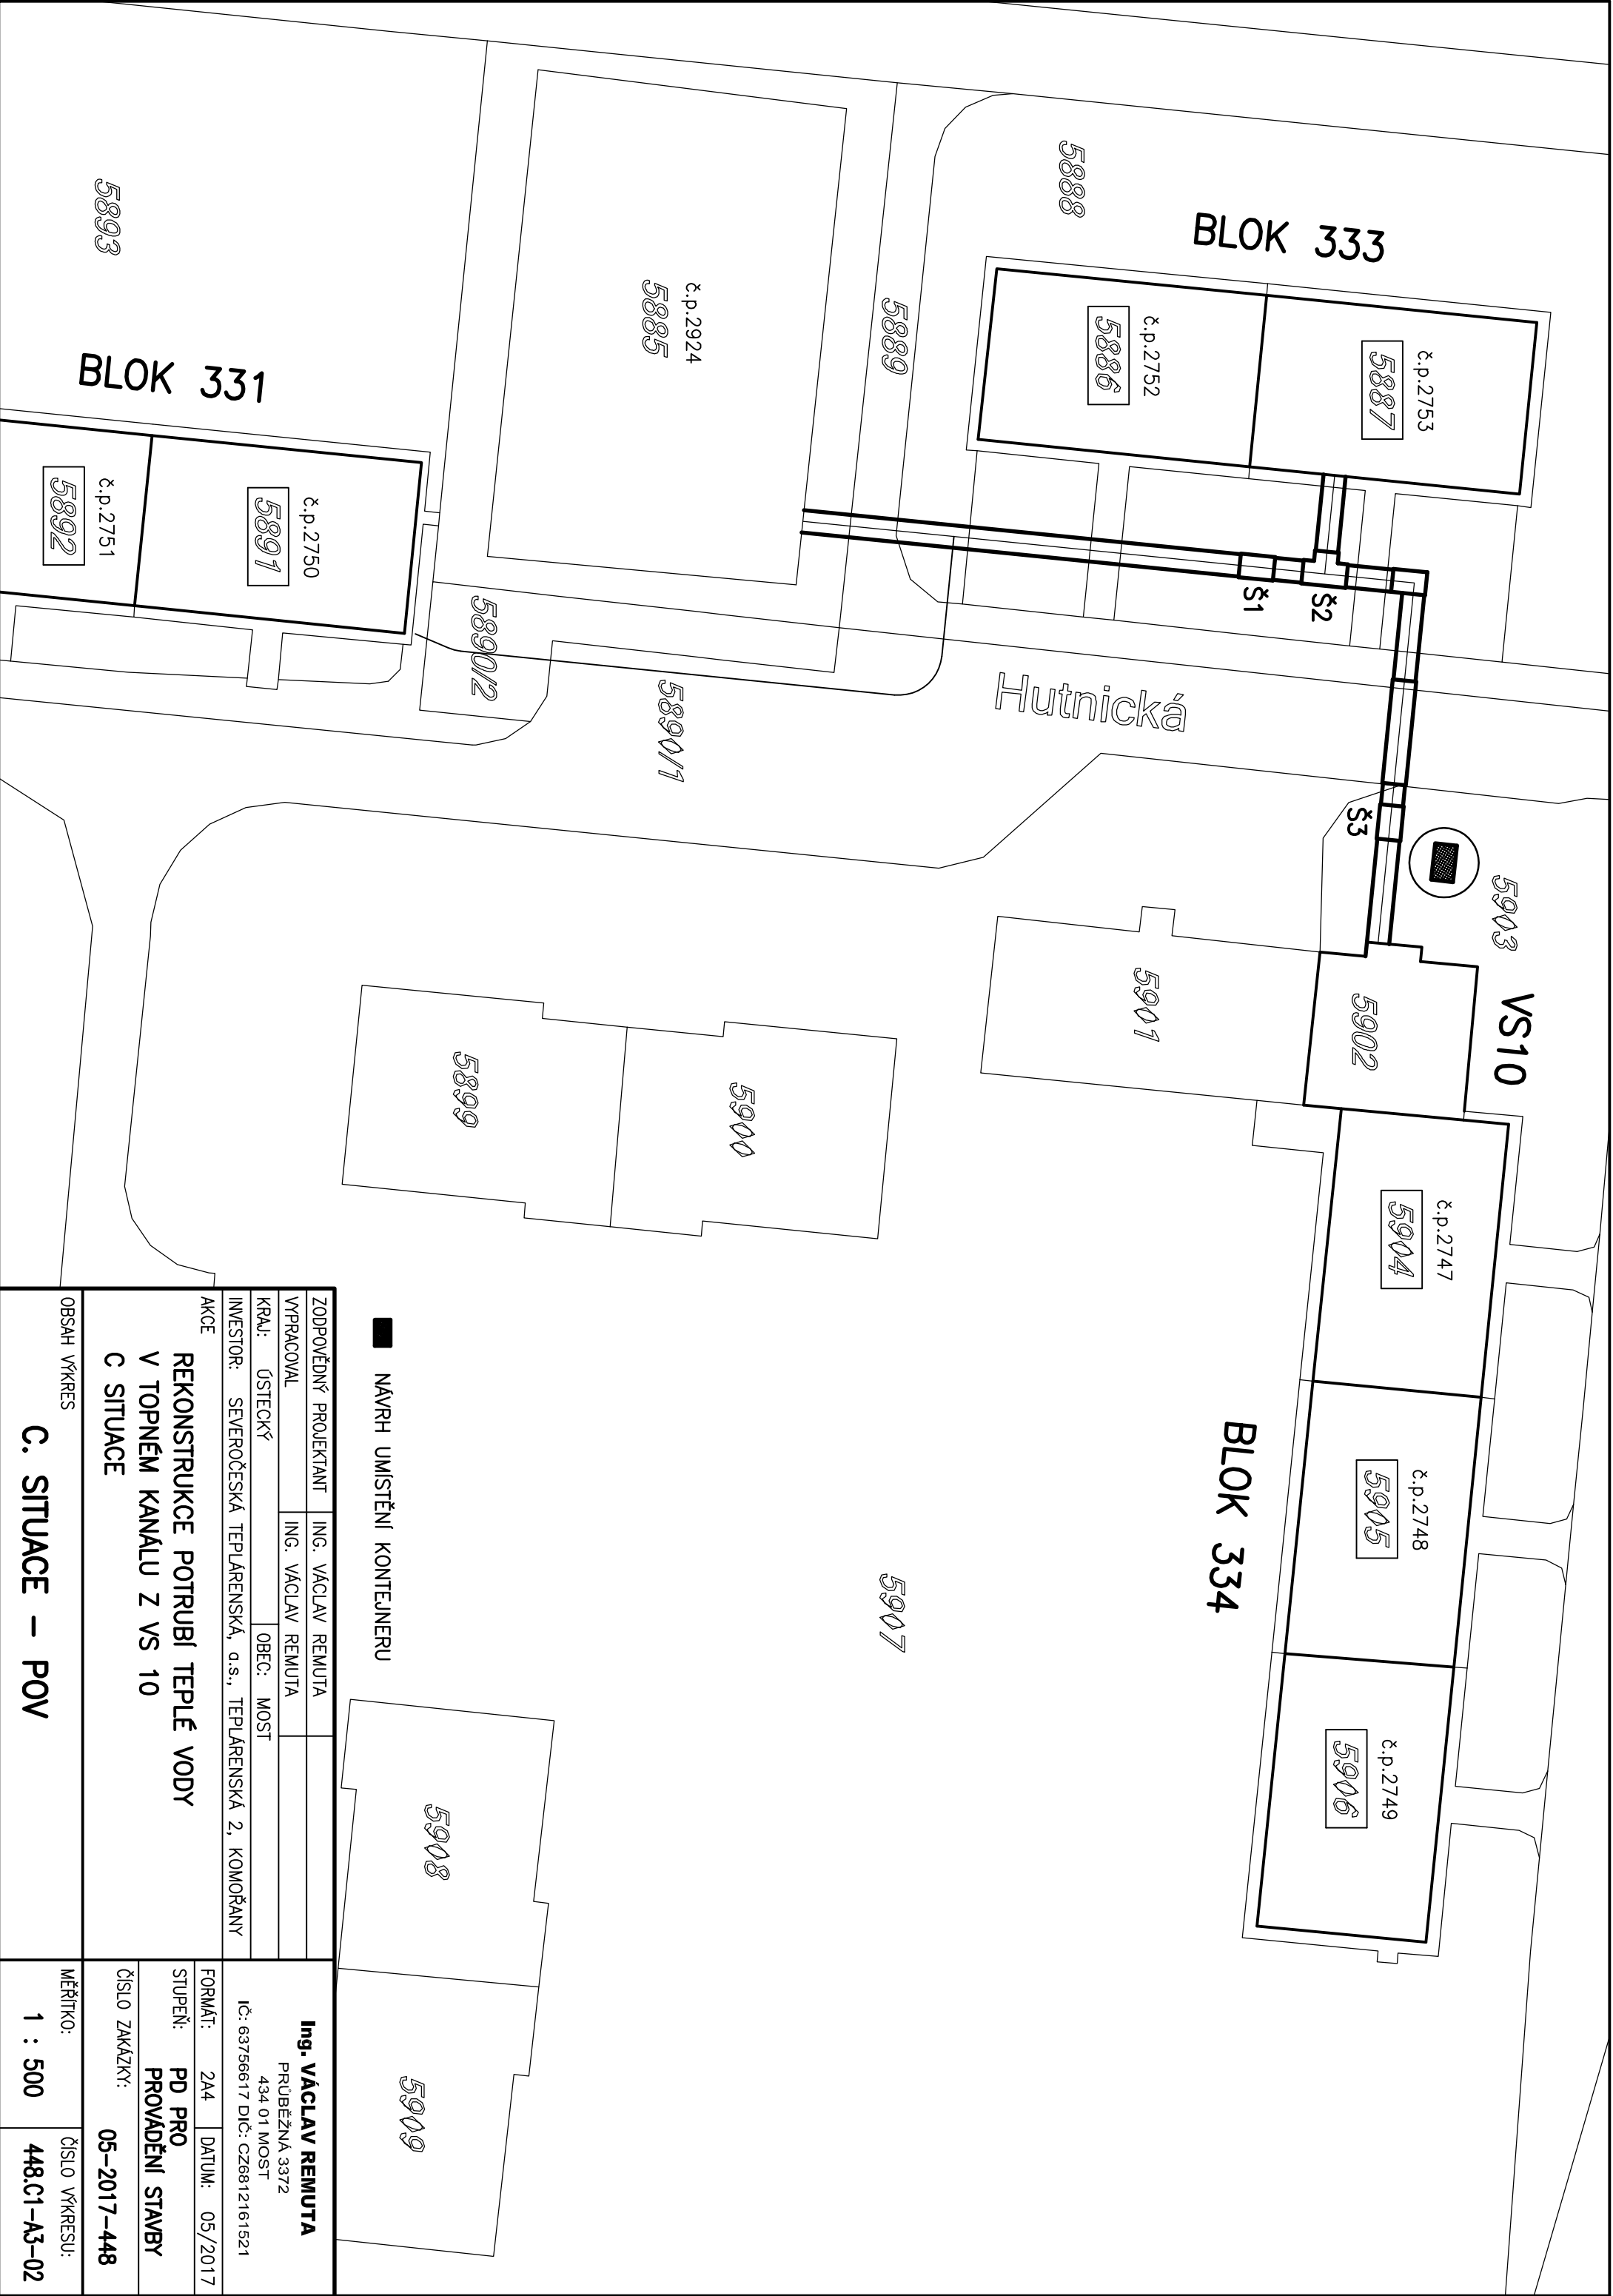

■ NAVRH UMÍSTĚNÍ KONTEJNERU

ZODPOVĚDNÝ PROJEKTANT		ING. VACLAV REMUTA	
VYPRACOVAL		ING. VACLAV REMUTA	
KRAJ: ÚSTECKÝ		OBEC: MOST	
INVESTOR: SEVEROČESKÁ TEPLÁRENSKÁ, a.s., TEPLÁRENSKÁ 2, KOMOŘANY			
AKCE			
REKONSTRUKCE POTRUBÍ TEPLÉ VODY V TOPNÉM KANÁLU Z VS 10 C SITUACE			
OBSAH VÝKRES		Ing. VACLAV REMUTA PRUBĚŽNA 3372 434 01 MOST IČ: 63756617 DIČ: CZ6812161521	
C. SITUACE – POV		FORMÁT: 2A4	DATUM: 05/2017
		STUPEŇ: PD PRO PROVADĚNÍ STAVBY	
		ČÍSLO ZAKÁZKY: 05-2017-448	
		MĚŘÍTKO: 1 : 500	ČÍSLO VÝKRESU: 448.C1-A3-02