



REKONSTRUKCE ULICE PŘÍČNÁ

KOORDINAČNÍ SITUACE V ULICI PŘÍČNÁ - M=1:500

PŘEHLEDOVÁ SITUACE

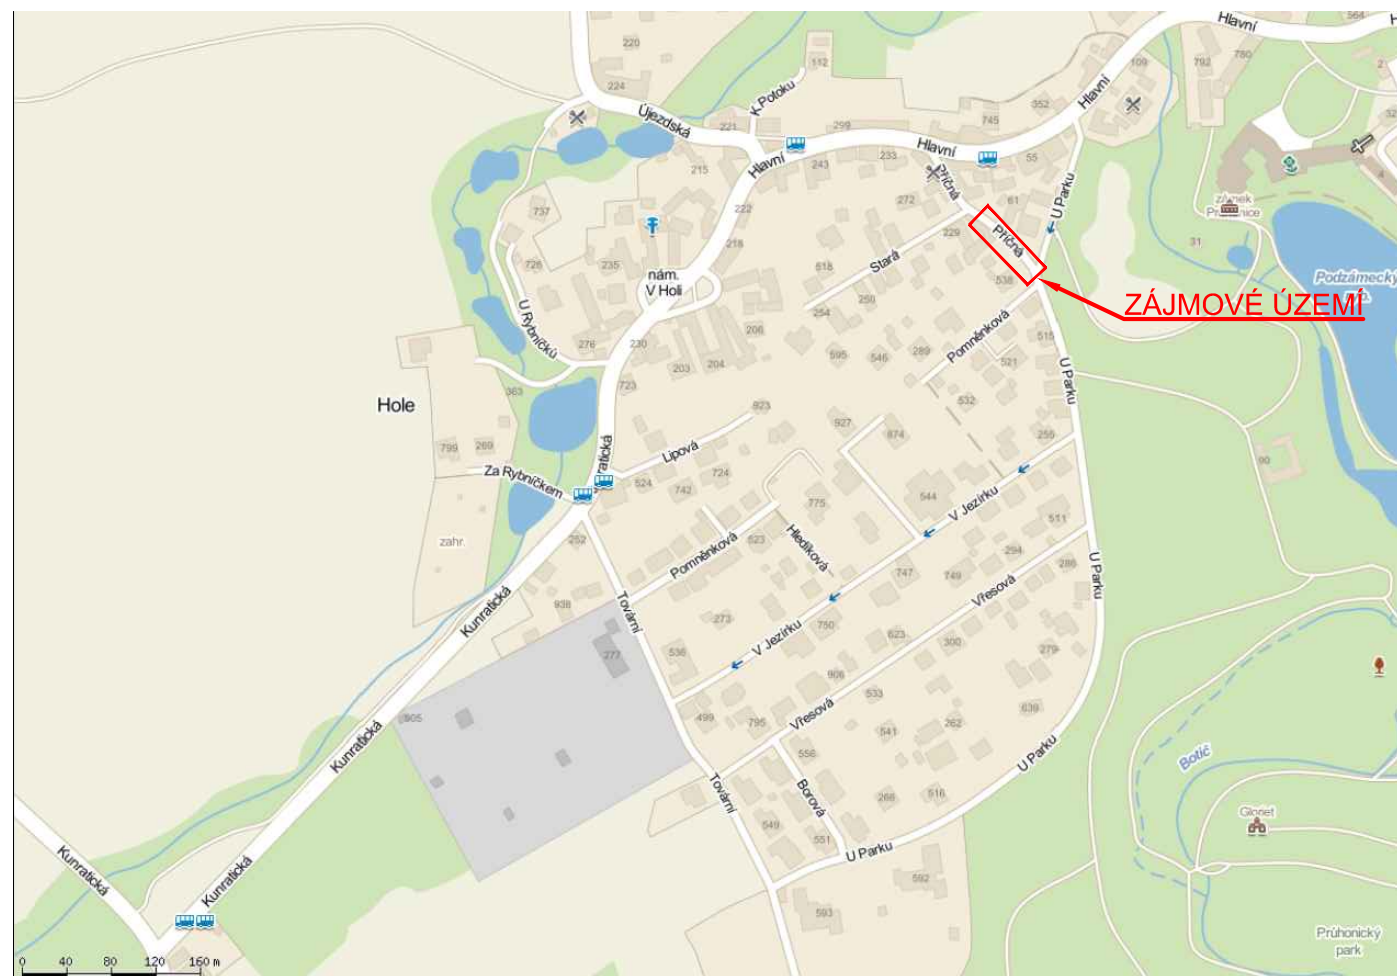


KOMUNIKACE V ULICI PŘÍČNÁ - M=1:500

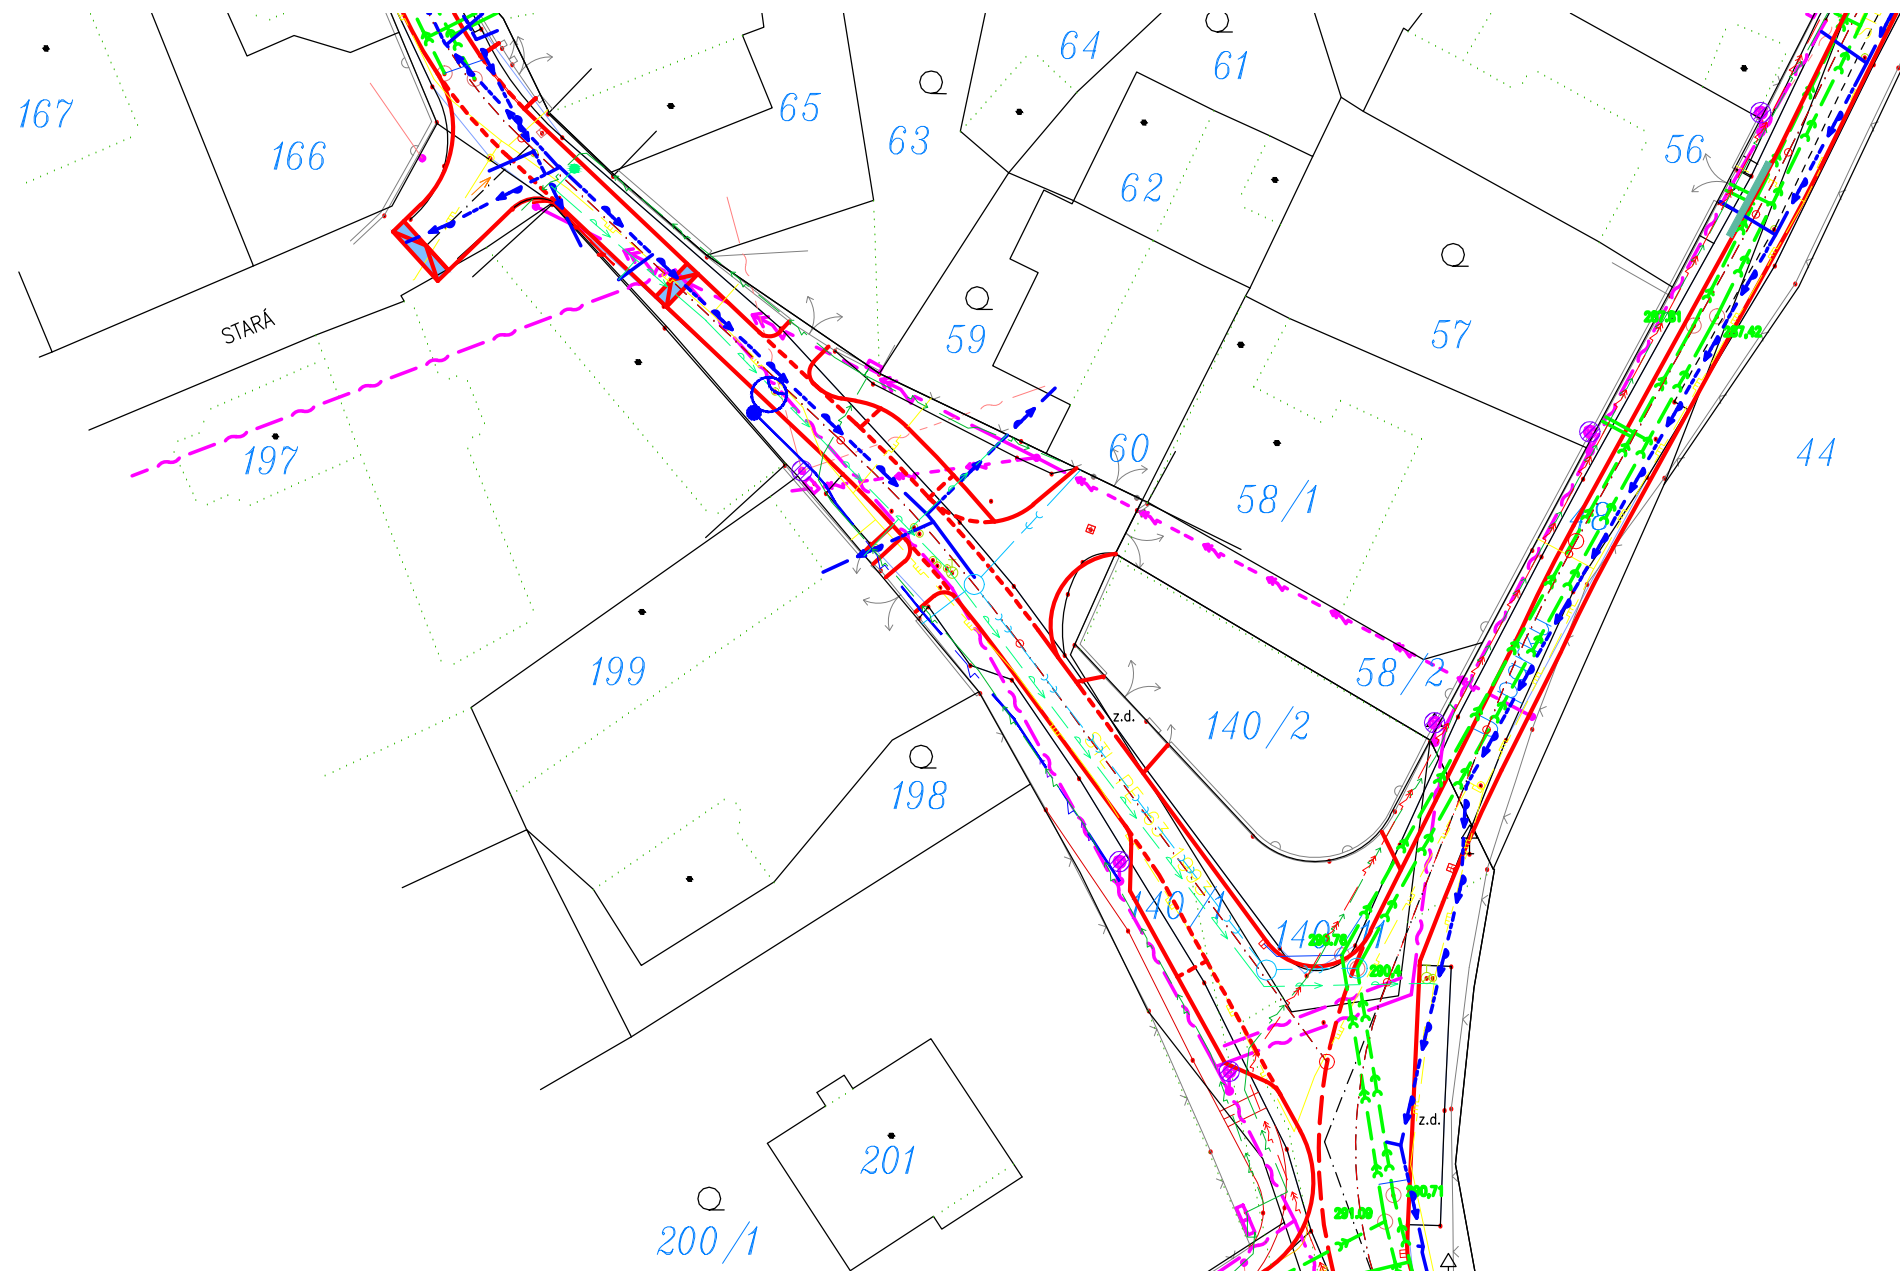


ULOŽENÍ KABELU - KABELOVÉ ŘEZY

VE SPOLEČNÉM VÝKOPU

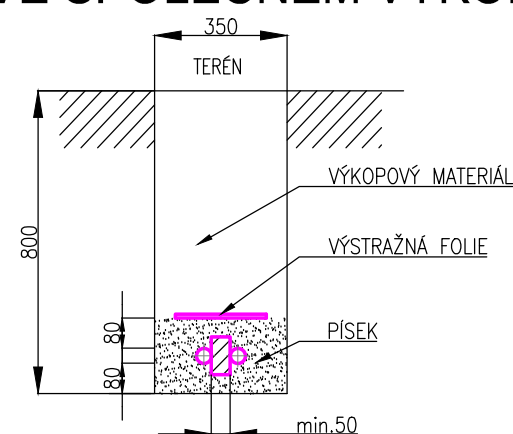


VE VOLNÉM TERÉNU

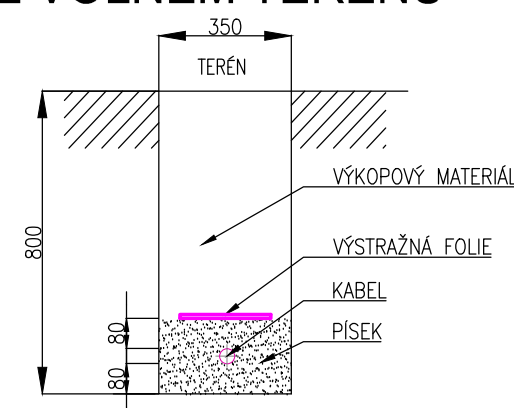

LEGENDA

- STÁVAJÍCÍ DEŠŤOVÁ KANALIZACE
- STÁVAJÍCÍ SPLAŠKOVÁ KANALIZACE
- STÁVAJÍCÍ VODOVOD
- STÁVAJÍCÍ PLYN
- STÁVAJÍCÍ SLP
- STÁVAJÍCÍ VN
- STÁVAJÍCÍ NN
- STÁVAJÍCÍ VO
- NOVÝ KABEL VENKOVNÍHO OSVĚTLENÍ NN - V ZEMI

PŘES VJEZDY

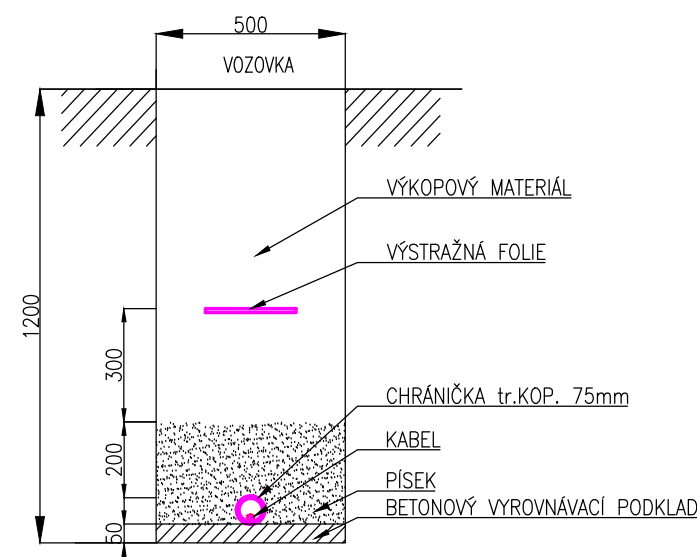

SOUŘADNICOVÝ SYSTÉM JTSK VÝŠKOVÝ SYSTÉM BAL

Index	Změna / Revision	Datum / Date
-------	------------------	--------------

± 0.000 = xxx.xxx m.n.m.

Tento výkres je duševním vlastnictvím firmy Tebodin Czech Republic s.r.o.
This drawing is intellectual property of the company Tebodin Czech Republic s.r.o.
Veškerá data na magnetických či optických nosičích jsou platná pouze ve spojení s uvoľněnou dokumentací.
All data of magnetic and optical disks are valid only together with approved documentation.

Projekt / Project
REKONSTRUKCE ULICE PŘÍČNÁ

Zákazník / Client
OBEC PRŮHONICE
KVĚTNOVÉ NÁMĚSTÍ 73

Vypracoval / Elaborated by Z. SVOBODA	Zpracoval / Conceived by TEBODIN Tebodin Czech Republic s.r.o. Prvního pluku 20224 186 59 Praha 8 - Karlín
--	---

Zodpovědný projektant / Checked by Ing. V. MAREK	Datum / Date 03/2014
---	-------------------------

Kontroloval / Controlled by Ing. V. MAREK	Soubor .dwg / File .dwg 6577_202_55_4163101
--	--

Uvolnil / Approved by Ing. P. ROTHE	Počet A4 / Number A4 6
--	---------------------------

Stupeň / Phase DPS	Měřítko / Scale 1:500
-----------------------	--------------------------

Objekt / Building
SO 02 VEŘEJNÉ OSVĚTLENÍ

Část / Part SILNOPROUDÁ ELEKTROINSTALACE	EL
---	----

Název výkresu / Drawing Title
KOORDINAČNÍ SITUACE V ULICI PŘÍČNÁ

Archivní číslo / Drawing No.
6577-202-55 | 4163 101

Kopie
Copy