

REKONSTRUKCE ULICE PŘÍČNÁ


ULIČNÍ VPUST - TABULKA PŘÍPOJEK; TABULKA OBJEKTOVÝCH PŘÍPOJEK

TABULKA PŘÍPOJEK

ČÍSLO	PROFIL (DN)	MATERIÁL	KÓTA MŘÍŽE	KÓTA DNA	KÓTA NAPOJENÍ	DÉLKA [bm]	SPÁD [%]	PRŮM. HL. VÝKOPU [m]	STŘEDOVÁ SKRUŽ			OBLOUK OS 30° 160/30°	OBLOUK OS 45° 160/45°	OBLOUK OS 90° 160/90°	PRŮCHODKA + VLOŽKA DO PRŮCHODKY	ZPŮSOB NAPOJENÍ	POZNÁMKA
									TBV 6a/ks	TBV 6b/ks	TBV 6d/ks						
UV1	150	HDPE TKP SN8	293.10	291.82	291.01	5,2	156	1,76	1	0	0	0	1	0	1	NAVRTÁVKA	NAVRTÁVKA DO STÁV. KANALIZACE DN300
CELKEM						5.2			1	0	0	0	1	0	1		

DISPOZIČNÍ ŘEŠENÍ PŘÍPOJEK - VIZ SITUACE

ULIČNÍ VPUST

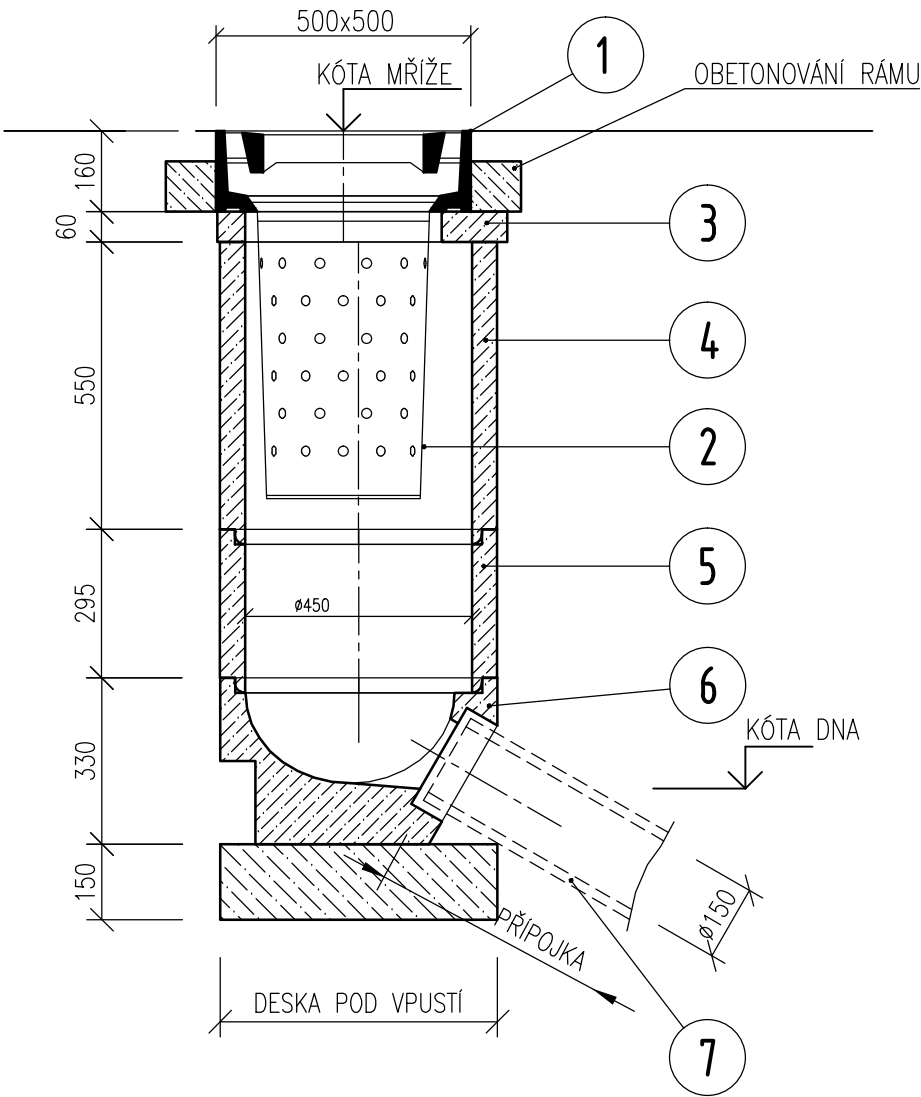

LEGENDA

OZNAČENÍ	POPIS
1	ULIČNÍ MŘÍŽ D 400 S RÁMEM 500x500
2	KALOVÝ KOŠ A4/Z
3	VYROVNÁVACÍ PRSTENEC TBV-Q 390/60/10a
4	SKRUŽ HORNÍ TBV-Q 450/570/5d
5	SKRUŽ STŘEDOVÁ TBV-Q 450/295/6a (195/6b, 570/6d)
6	DNO S VÝTOKEM PRO DN 150 TBV-Q 450/330/1a
7	KANALIZACE DEŠŤOVÁ - DN150

POZN.: DISPOZIČNÍ ŘEŠENÍ PŘÍPOJEK - VIZ. SITUACE

TABULKA PŘÍPOJEK

ČÍSLO	PROFIL [DN]	MATERIÁL	KÓTA TERÉNU	KÓTA DNA	KÓTA NAPOJENÍ	DÉLKA [bm]	SPÁD [%]	PRŮM. HL. VÝKOPU [m]	OBLOUK OS 30° 200/30°	OBLOUK OS 45° 200/45°	OBLOUK OS 90° 200/90°	PRŮCHODKA + VLOŽKA DO PRŮCHODKY	ZPŮSOB NAPOJENÍ	POZNÁMKA
SP1	200/176	HDPE TKP SN8	292.87	291.30	291.09	10,3	20	2,14	0	0	0	0	ŠS2	NAPOJENÍ DO DNA ŠACHTY
SP2	200/176	HDPE TKP SN8	293.93	292.43	291.29	4,3	265	2,04	0	0	0	0	ŠS2	NAPOJENÍ DO DNA ŠACHTY
CELKEM						14.6			0	0	0	0		

SOUŘADNICOVÝ SYSTÉM JTSK VÝŠKOVÝ SYSTÉM BALT

...	...	...
Index	Změna / Revision	Datum / Date
± 0.000 = xxx.xxx m.n.m.		
Tento výkres je duševním vlastnictvím firmy Tebodin Czech Republic s.r.o. <i>This drawing is intellectual property of the company Tebodin Czech Republic s.r.o.</i> Veškerá data na magnetických či optických nosičích jsou platná pouze ve spojení s uvolňovací dokumentací. <i>All data of magnetic and optical disks are valid only together with approved documentation.</i>		
Projekt / Project REKONSTRUKCE ULICE PŘÍČNÁ		
Zákazník / Client OBEC PRŮHONICE KVĚTNOVÉ NÁMĚSTÍ 73		
Vypracoval / Elaborated by Ing. J. HAJAŠ	TEBODIN Tebodin Czech Republic s.r.o. Prvního pluku 20/224 186 59 Praha 8 - Karlín	
Zodpovědný projektant / Checked by Ing. J. HAJAŠ		
Kontroloval / Controlled by Ing. V. NAVRÁTIL		
Uvolnil / Approved by Ing. P. ROTHE	Datum / Date 03/2014	
Technická zpráva / Report No. 1981 001	Soubor .dwg / File .dwg 6577_200_55_1955_006	
Skartační znak / Discard S10	Počet A4 / Number A4 6	
Stupeň / Phase DPS	Měřítko / Scale 1:15	
Objekt / Building SO 03 ODVODNĚNÍ KOMUNIKACE SO 05 SPLAŠKOVÁ KANALIZACE		
Část / Part D.2.4 VODOHOSPODÁŘSKÉ STAVBY		VH
Název výkresu / Drawing Title ULIČNÍ VPUST - TABULKA PŘÍPOJEK; TABULKA OBJEKTOVÝCH PŘÍPOJEK		
Archivní číslo / Drawing No. 6577-200-55 1955 006		Kopie Copy