


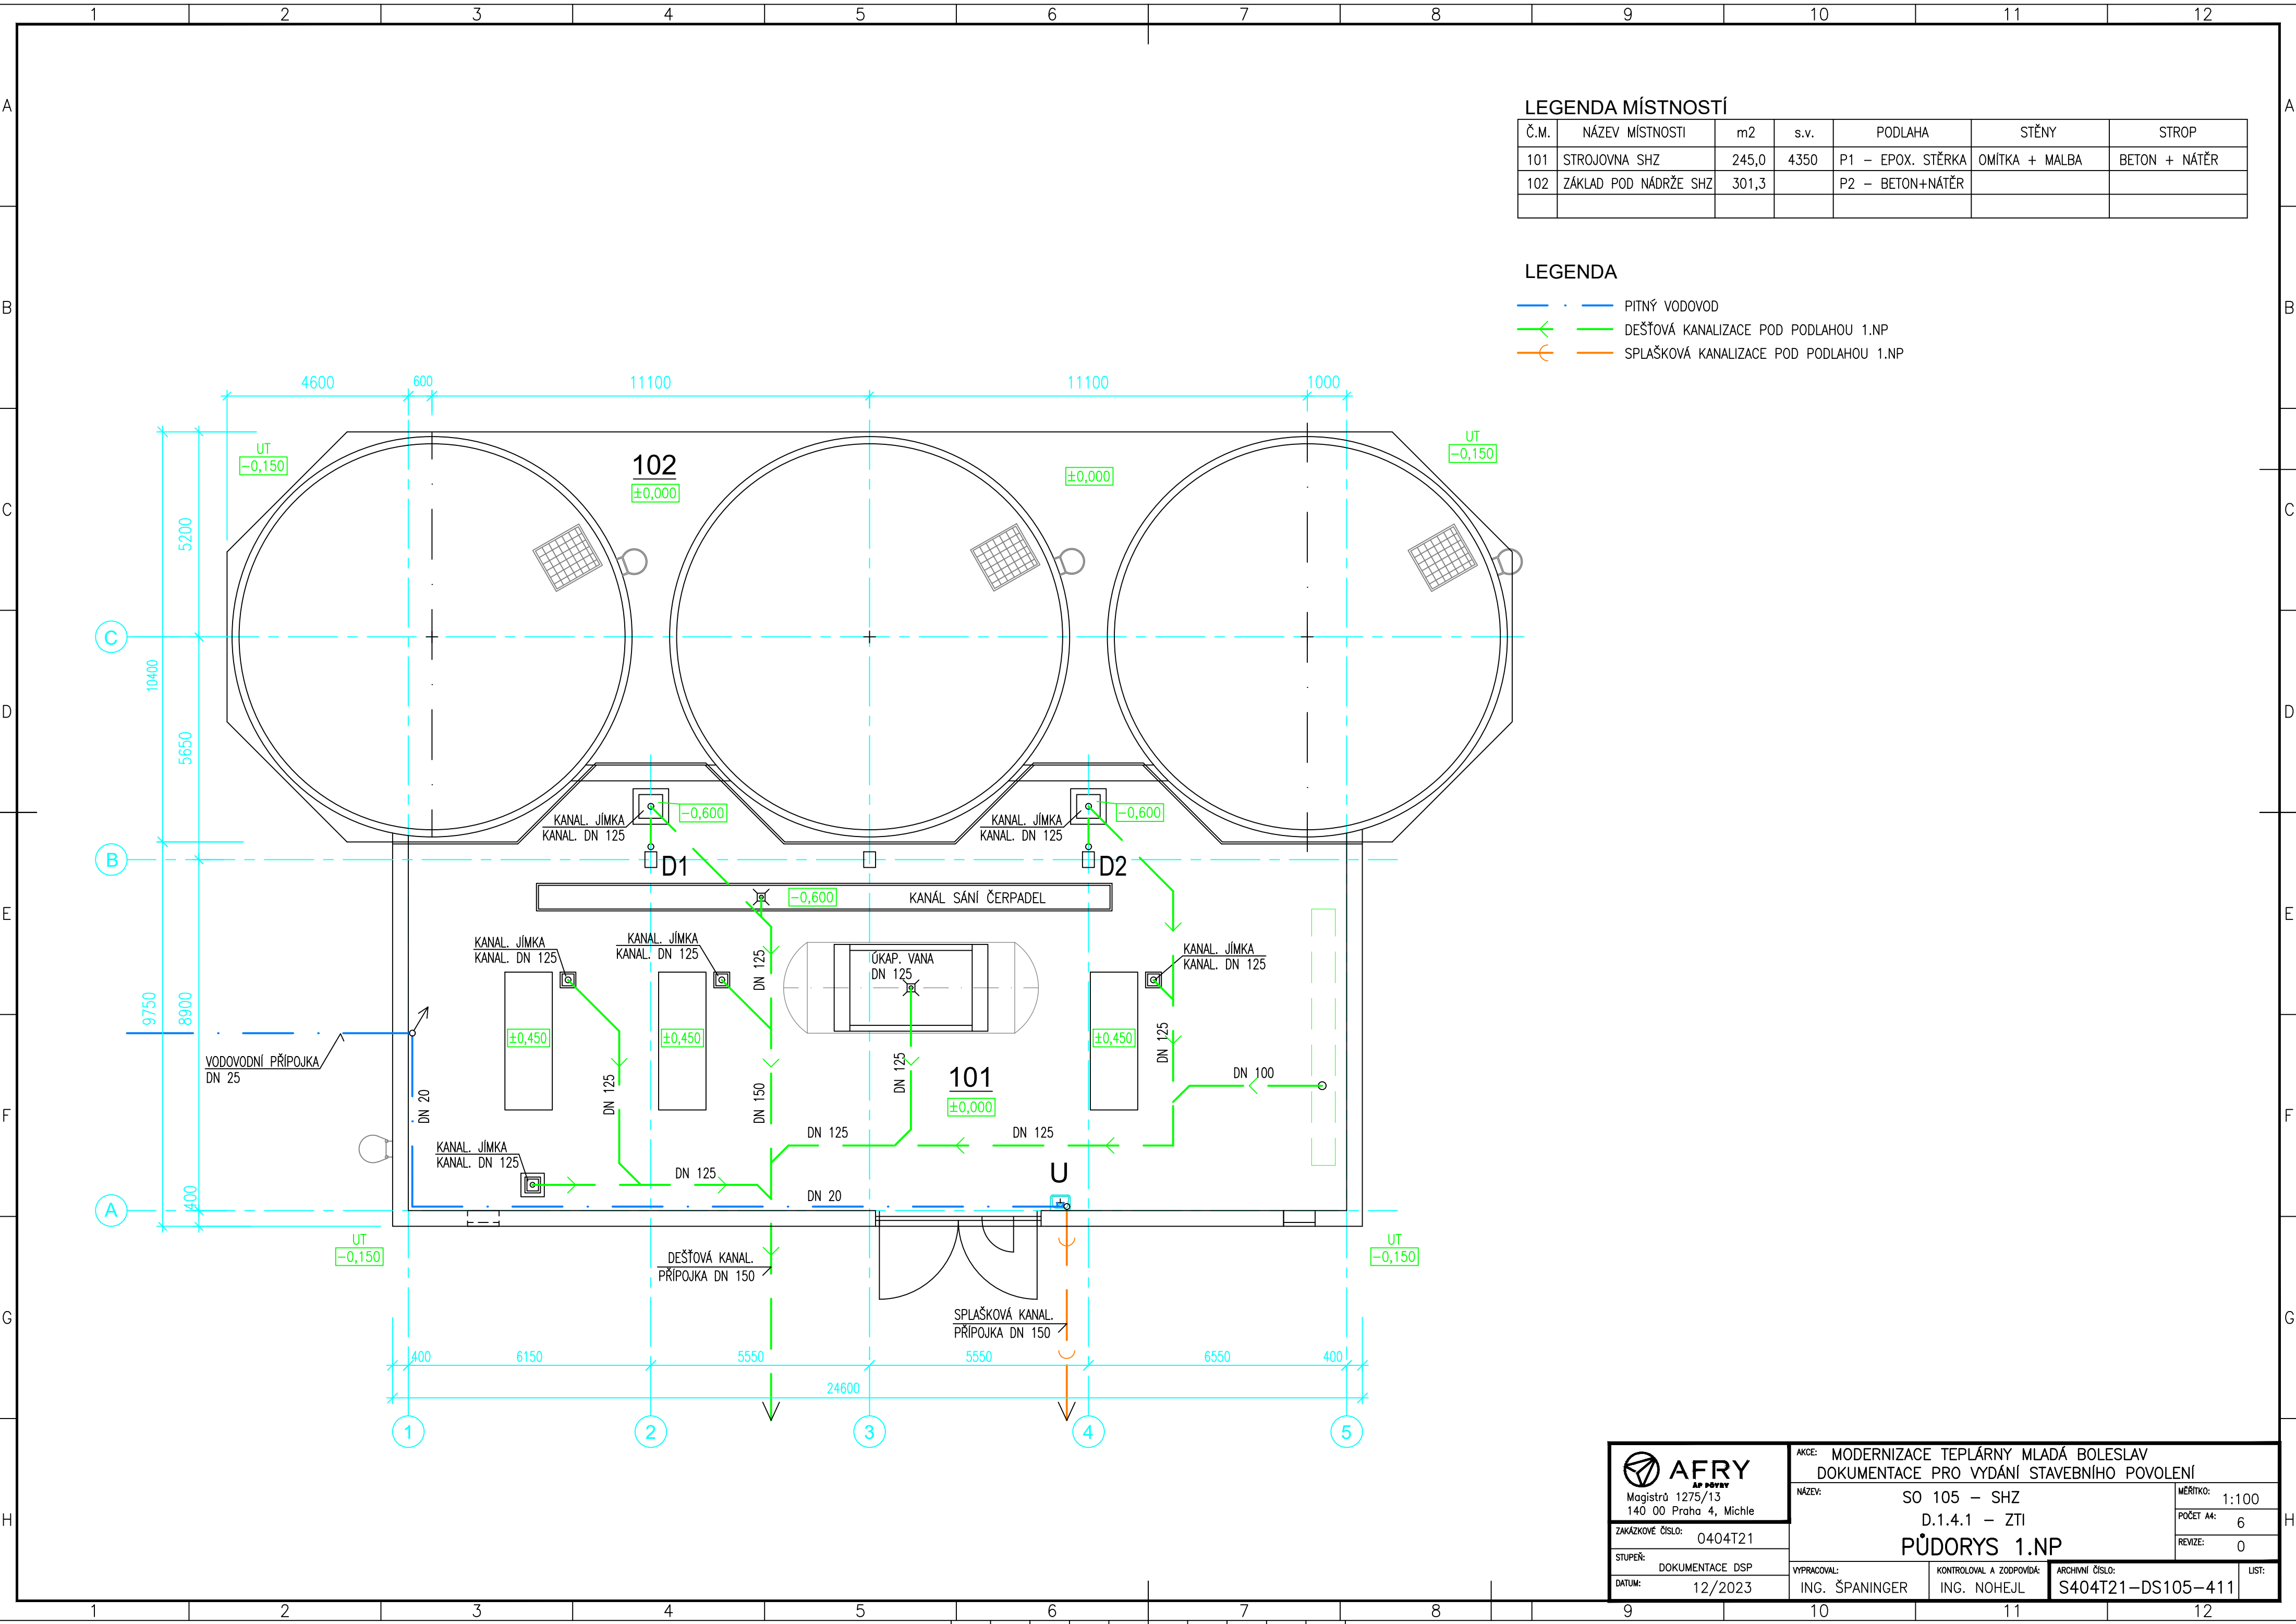

LEGENDA MÍSTNOSTÍ

Č.M.	NÁZEV MÍSTNOSTI	m2	s.v.	PODLAHA	STĚNY	STROP
101	STROJOVNA SHZ	245,0	4350	P1 – EPOX. STĚRKA	OMÍTKA + MALBA	BETON + NATĚR
102	ZÁKLAD POD NÁDRŽE SHZ	301,3		P2 – BETON+NÁTĚR		

LEGENDA

- PITNÝ VODOVOD
- DEŠŤOVÁ KANALIZACE POD PODLAHOU 1.NP
- SPLAŠKOVÁ KANALIZACE POD PODLAHOU 1.NP



Magistrů 1275/13
140 00 Praha 4, Michle

AKCE: MODERNIZACE TEPLÁRNY MLADÁ BOLESLAV
DOKUMENTACE PRO VYDÁNÍ STAVEBNÍHO POVOLENÍ

NÁZEV: SO 105 – SHZ
D.1.4.1 – ZTI
PŮDORYS 1.NP

ZAKÁZKOVÉ ČÍSLO: 0404T21

STUPEŇ: DOKUMENTACE DSP

DATUM: 12/2023

VYPRACOVAL: ING. ŠPANINGER

KONTROLOVAL A ZODPOVÍDÁ: ING. NOHEJL

ARCHIVNÍ ČÍSLO: S404T21-DS105-411

LIST:

MĚŘÍTKO: 1:100

POČET A4: 6

REVIZE: 0