


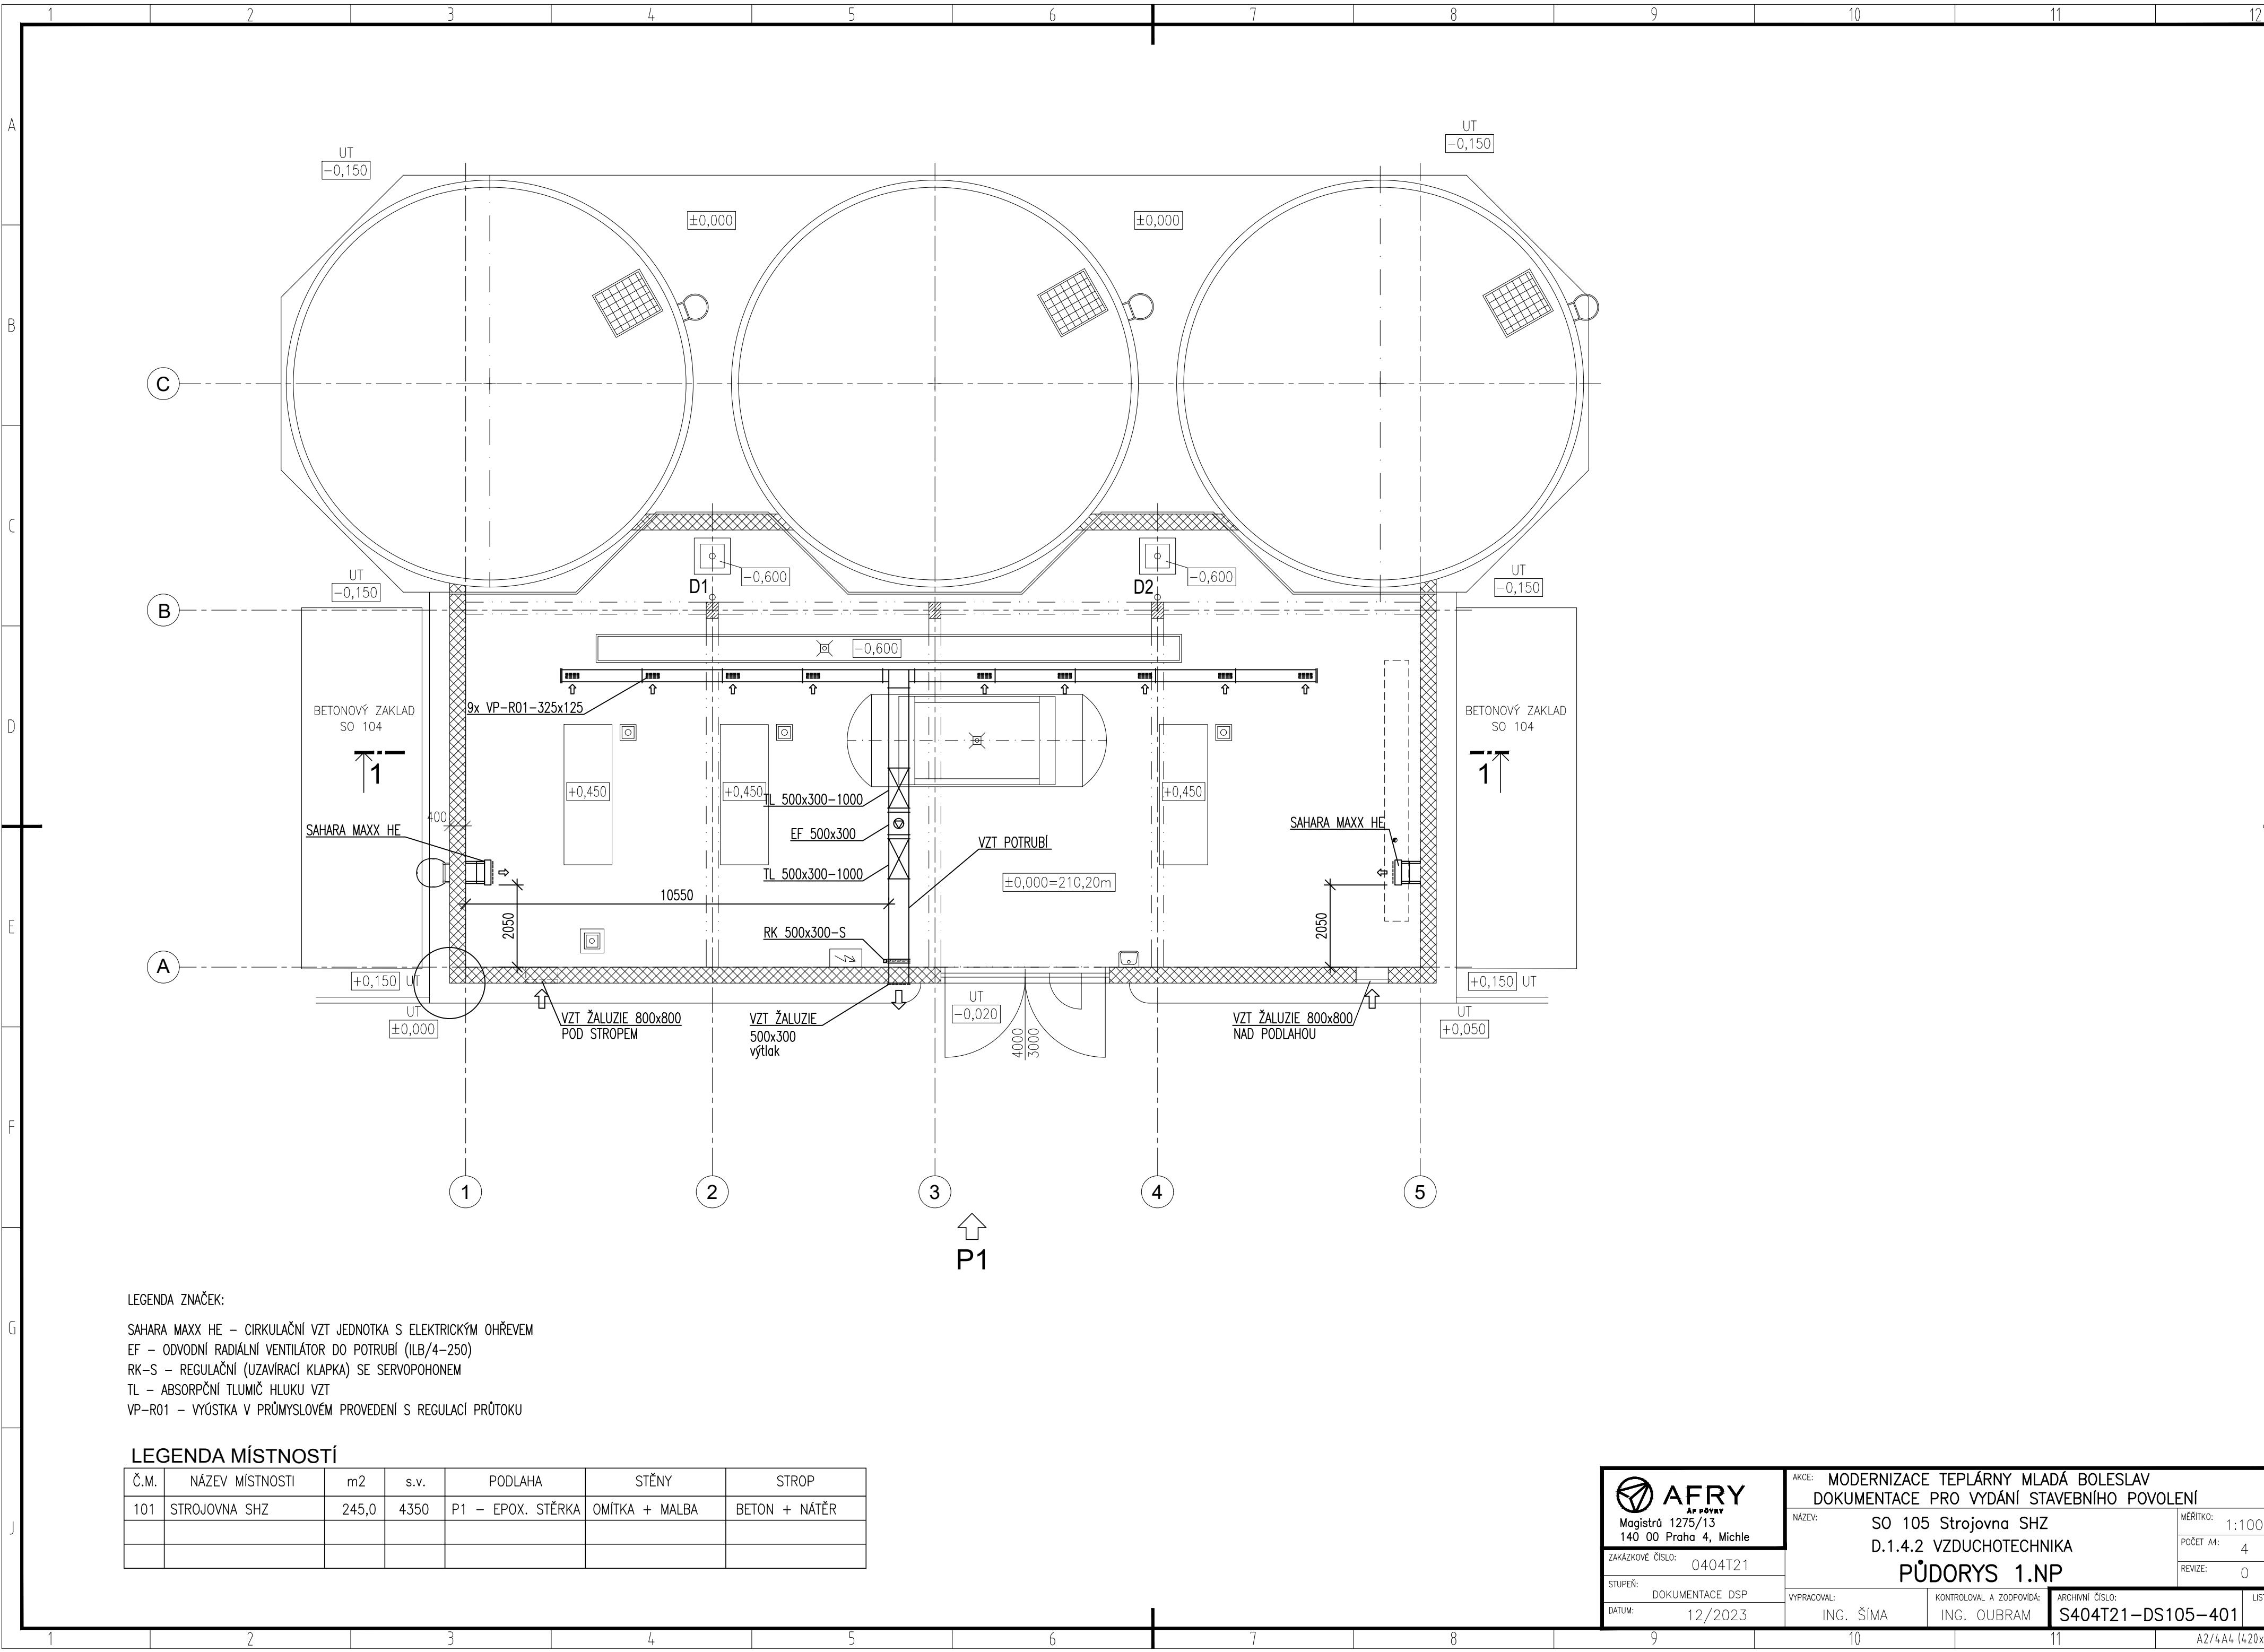

LEGENDA ZNAČEK:

SAHARA MAXX HE – CÍRKULAČNÍ VZT JEDNOTKA S ELEKTRICKÝM OHŘEVEM
EF – ODVODNÍ RADIÁLNÍ VENTILÁTOR DO POTRUBÍ (ILB/4-250)
RK-S – REGULAČNÍ (UZAVÍRACÍ Klapka) SE SERVOPOHONEM
TL – ABSORPČNÍ TLUMIČ HLUKU VZT
VP-R01 – VÝUSTKA V PRŮMYSLOVÉM PŘÍKONENÍ S REGULACÍ PRŮTOKU

Č.M.	NÁZEV MÍSTNOSTI	m2	s.v.	PODLAHA	STĚNY	STROP
101	STROJOVNA SHZ	245,0	4350	P1 – EPOX. STĚRKA	OMÍTKA + MALBA	BETON + NÁTĚR



Magistrů 1275/13
140 00 Praha 4, Michle

AKCE: MODERNIZACE TEPLÁRNY MLADÁ BOLESLAV
DOKUMENTACE PRO VYDÁNÍ STAVEBNÍHO POVOLENÍ

NÁZEV: SO 105 Strojovna SHZ
D.1.4.2 VZDUCHOTECHNIKA
PŮDORYS 1.NP

MĚŘÍTKO: 1:100
POČET A4: 4
REVIZE: 0

ZAKÁZKOVÉ ČÍSLO: 0404T21	VYPRACOVAL: ING. ŠÍMA	KONTROLOVAL A ZODPOVÍDÁ: ING. OUBRAM	ARCHIVNÍ ČÍSLO: S404T21-DS105-401	LIST:
STUPEŇ: DOKUMENTACE DSP				
DATUM: 12/2023				