


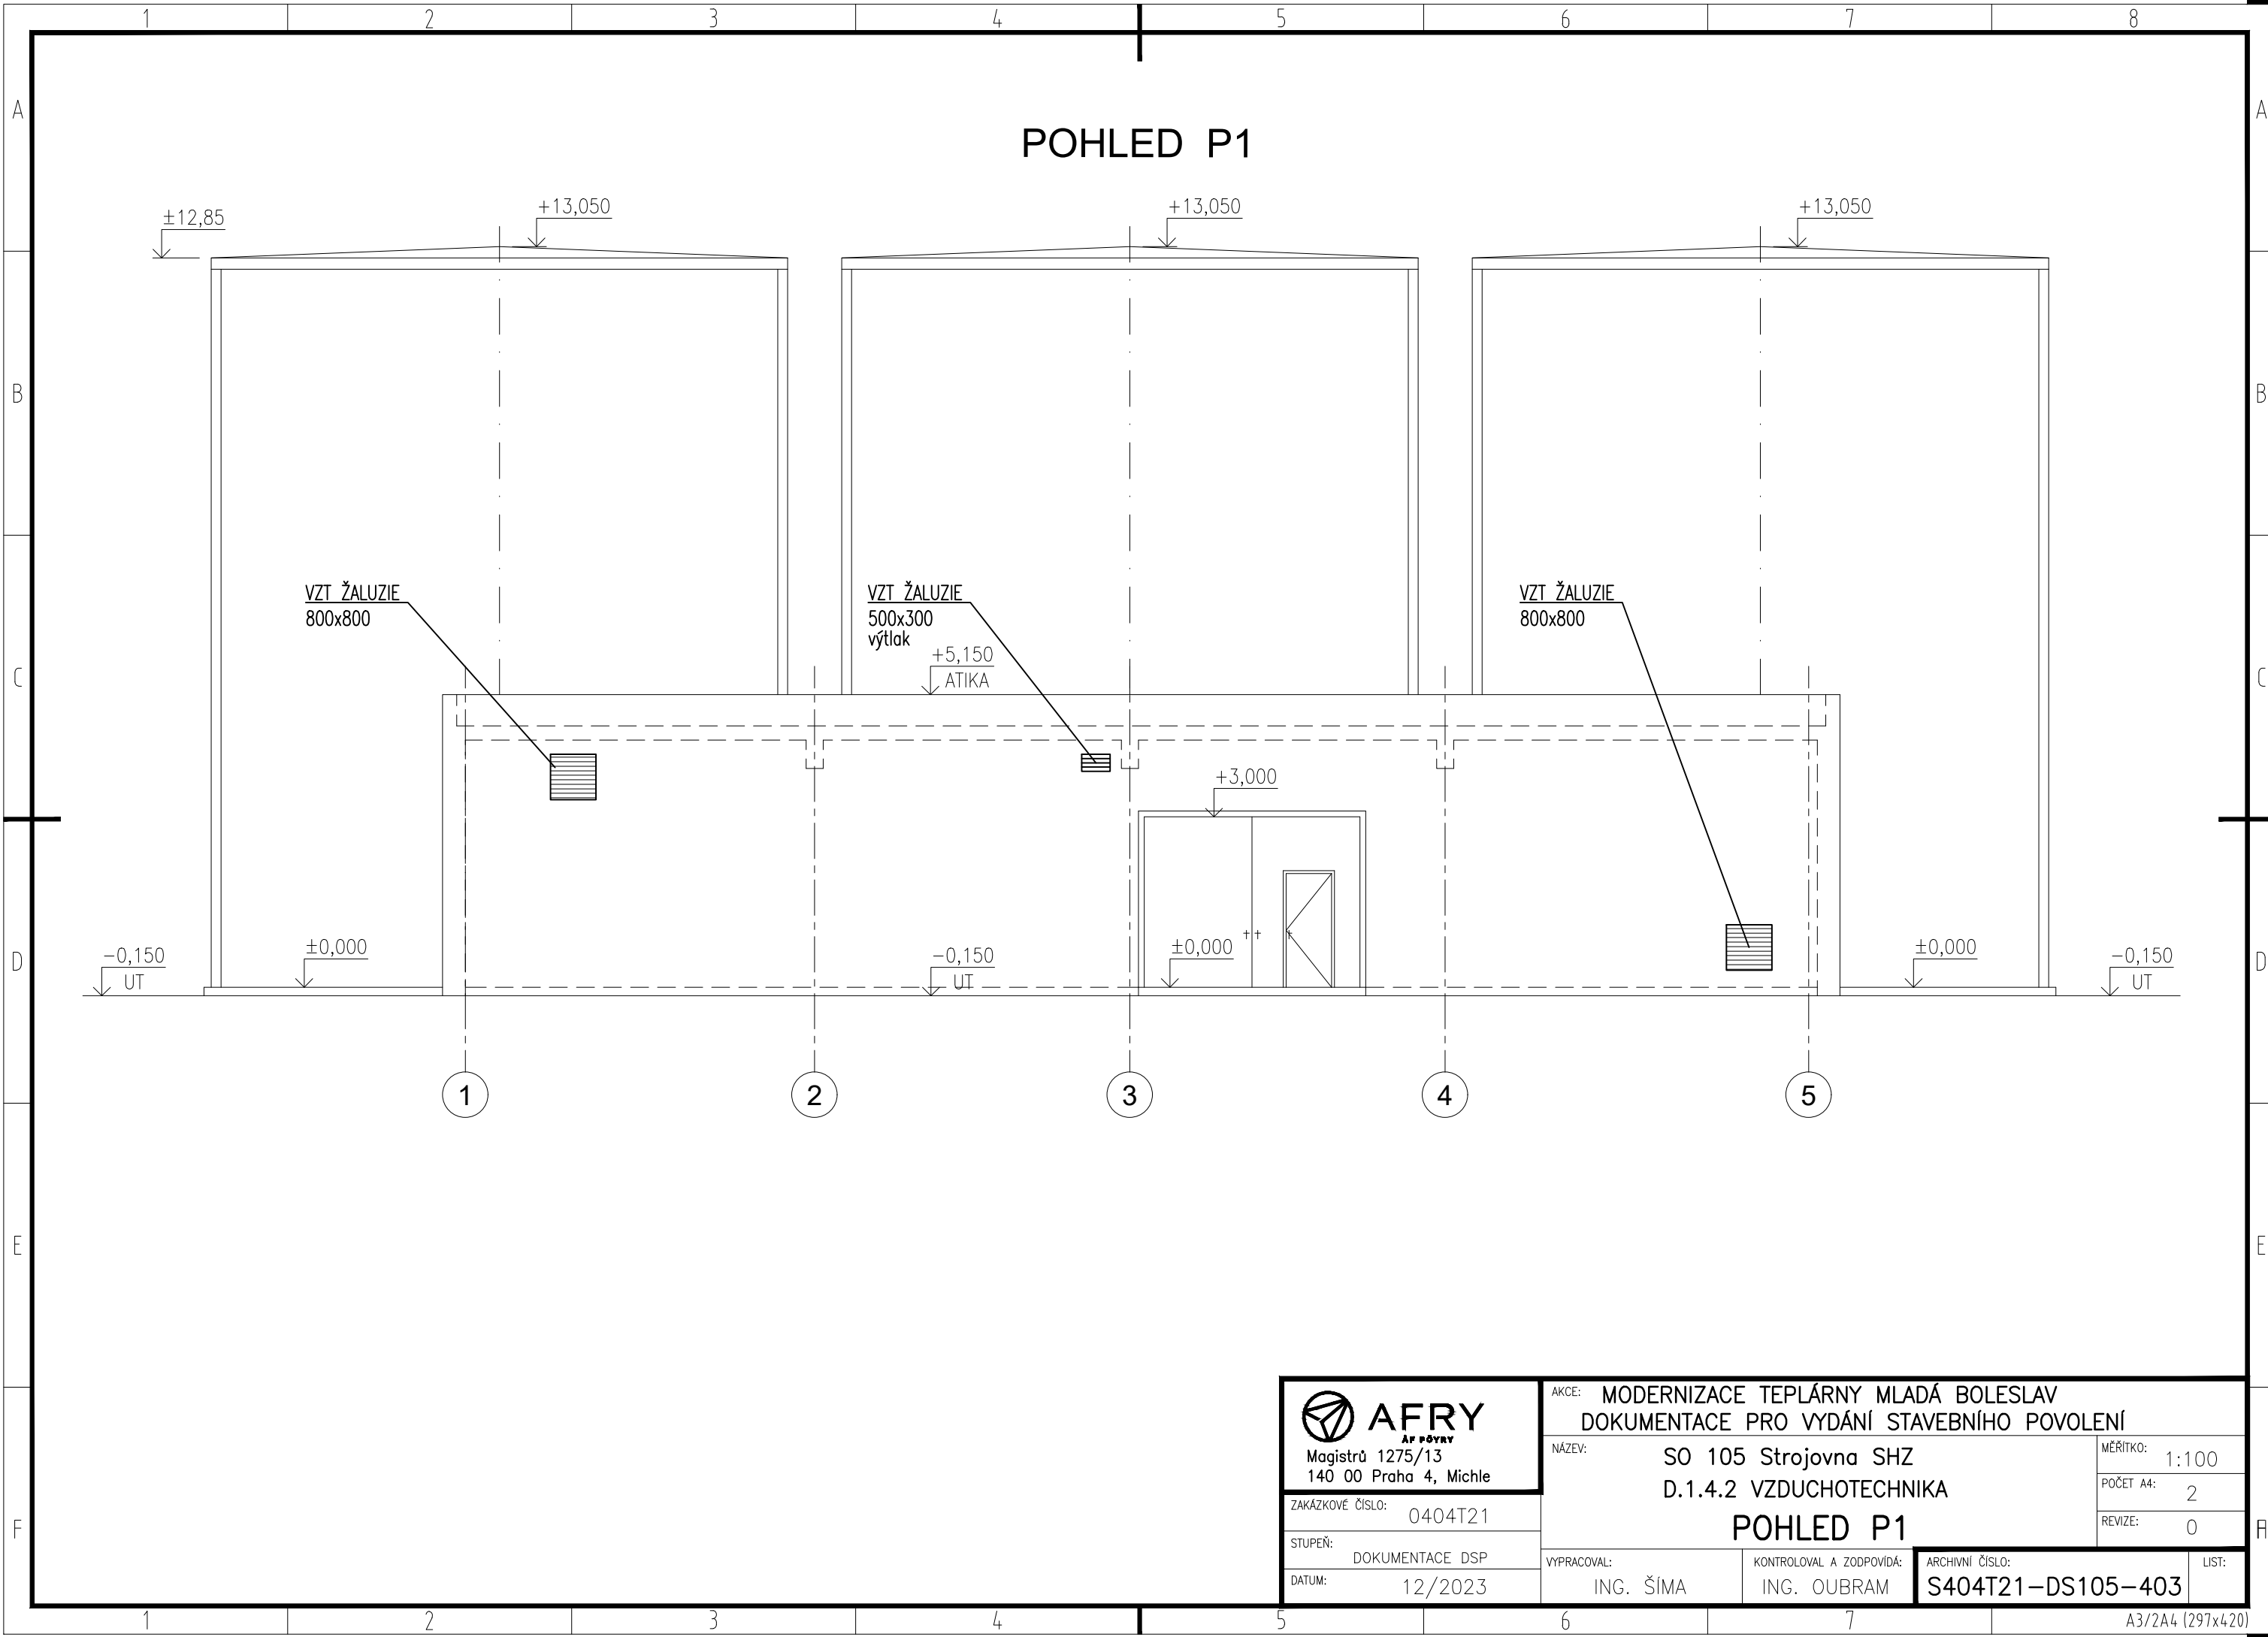

 AFRY AF PŘEVY Magistrů 1275/13 140 00 Praha 4, Michle	AKCE: MODERNIZACE TEPLÁRNY MLADÁ BOLESLAV DOKUMENTACE PRO VYDÁNÍ STAVEBNÍHO POVOLENÍ		
	NÁZEV: SO 105 Strojovna SHZ D.1.4.2 VZDUCHOTECHNIKA		MĚŘÍTKO: 1:100
	POHLED P1		POČET A4: 2
	VYPRACOVAL: ING. ŠÍMA		REVIZE: 0
ZAKÁZKOVÉ ČÍSLO: 0404T21	Kontroloval a zodpovídá: ING. OUBRAM		ARCHIVNÍ ČÍSLO: S404T21-DS105-403
STUPEŇ: DOKUMENTACE DSP	DATUM: 12/2023		LIST: 1