


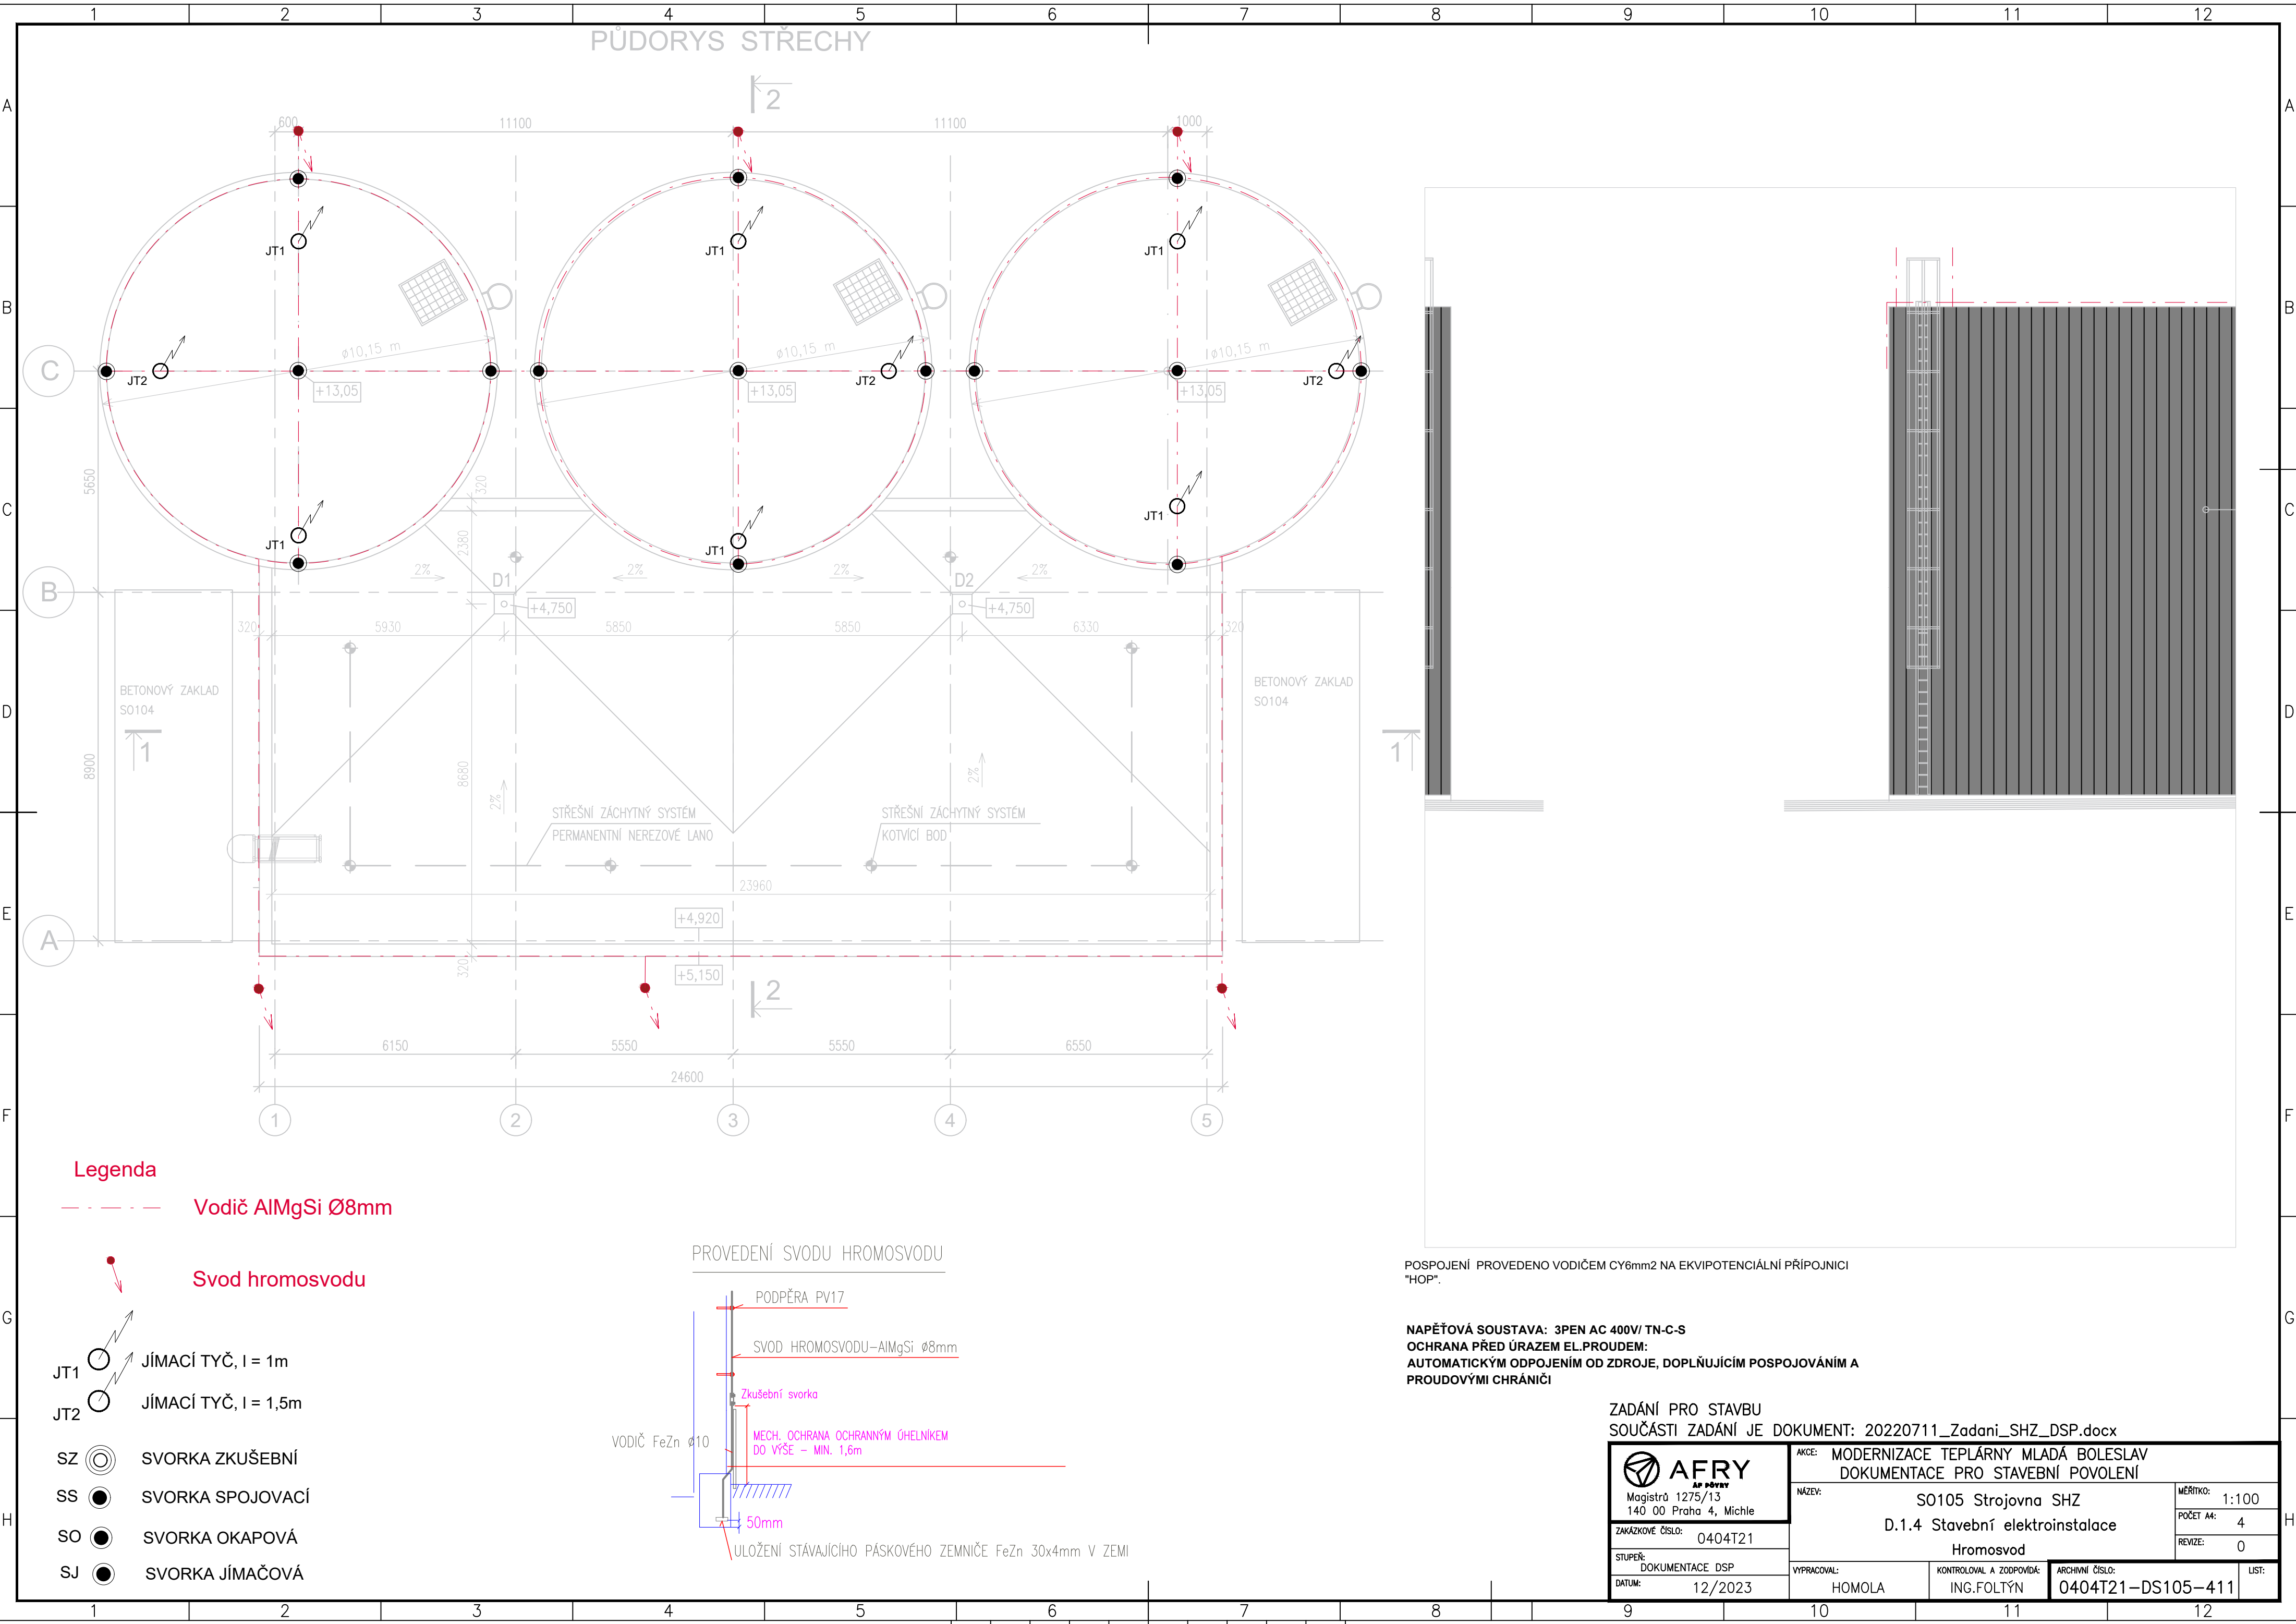

Legenda

----- Vodič AlMgSi Ø8mm

↓ Svod hromosvodu

JT1 JÍMACÍ TYČ, l = 1m

JT2 JÍMACÍ TYČ, l = 1,5m


SZ SVORKA ZKUŠEBNÍ

SS SVORKA SPOJOVACÍ

SO SVORKA OKAPOVÁ

SJ SVORKA JÍMAČOVÁ

PROVEDENÍ SVODU HROMOSVODU

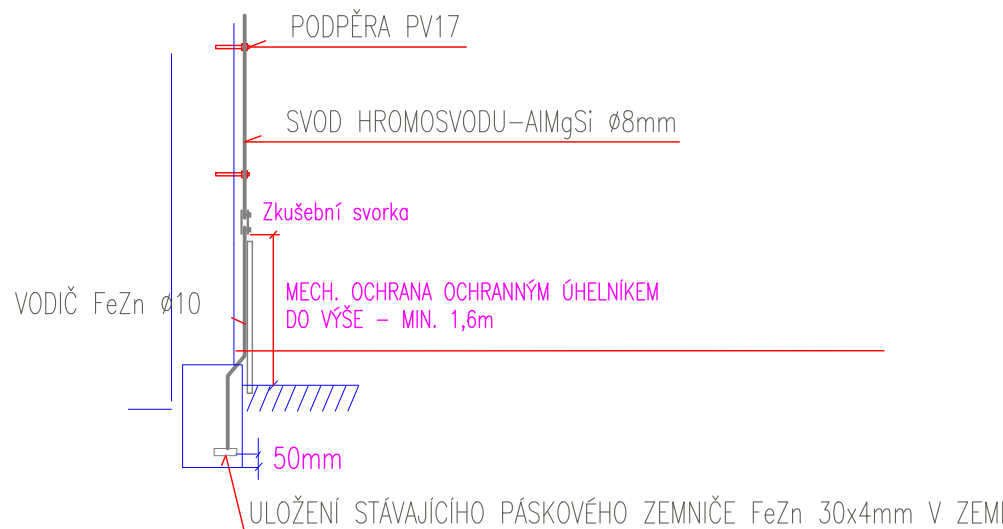

POSPOJENÍ PROVEDENO VODIČEM CY6mm2 NA EKVIPOTENCIÁLNÍ PŘÍPOJNICI "HOP".

NAPĚŤOVÁ SOUSTAVA: 3PEN AC 400V/ TN-C-S
OCHRANA PŘED ÚRAZEM EL.PROUDEM:
AUTOMATICKÝM ODPOJENÍM OD ZDROJE, DOPLŇUJÍCÍM POSPOJOVÁNÍM A
PROUDOVÝMI CHRÁNIČI

ZADÁNÍ PRO STAVBU
SOUČÁSTI ZADÁNÍ JE DOKUMENT: 20220711_Zadani_SHZ_DSP.docx

 Magistrů 1275/13 140 00 Praha 4, Michle	AKCE: MODERNIZACE TEPLÁRNY MLADÁ BOLESLAV DOKUMENTACE PRO STAVEBNÍ POVOLENÍ		MĚŘÍTKO: 1:100
	NÁZEV: S0105 Strojovna SHZ		POČET A4: 4
	D.1.4 Stavební elektroinstalace		REVIZE: 0
	Hromosvod		
ZAKÁZKOVÉ ČÍSLO: 0404T21	VYPRACOVAL: HOMOLA	KONTROLOVAL A ZODPOVÍDÁ: ING.FOLTÝN	ARCHIVNÍ ČÍSLO: 0404T21-DS105-411
STUPEŇ: DOKUMENTACE DSP	DATUM: 12/2023		LIST: