


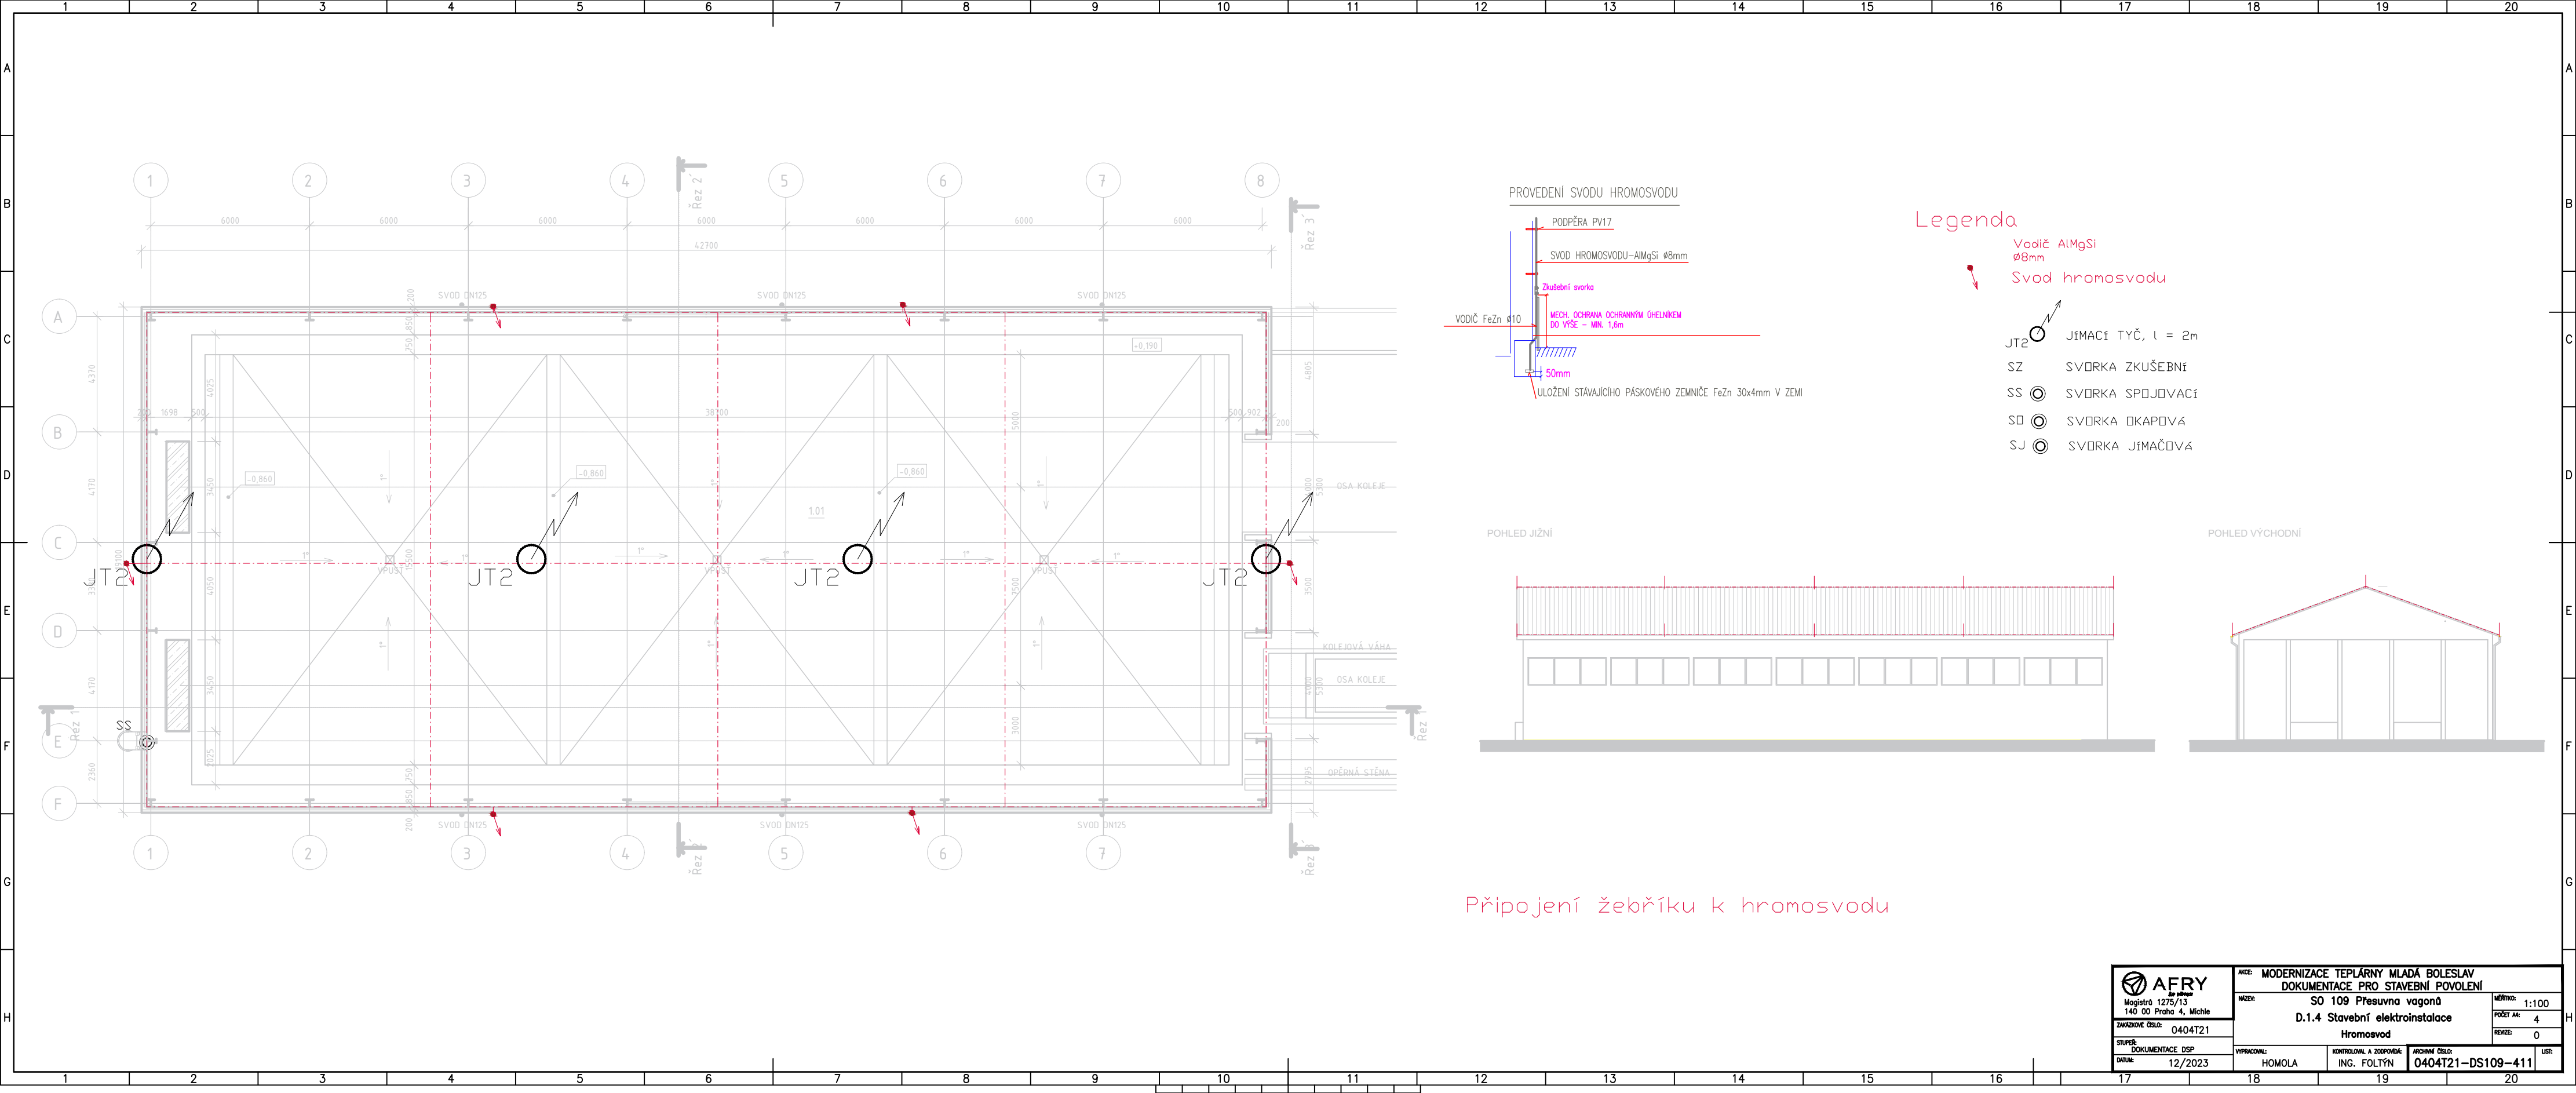

Připojení žebříku k hromosvodu

 AFRY As always Magistr 1275/13 140 00 Praha 4, Michle	AKCE: MODERNIZACE TEPLÁRNY MLADÁ BOLESLAV				MĚŘÍTKO: 1:100
	DOKUMENTACE PRO STAVEBNÍ POVOLENÍ				
	NÁZEV: SO 109 Přesuvna vagonů				
	D.1.4 Stavební elektroinstalace				
ZAKÁZKOVÉ ČÍSLO: 0404T21	Hromosvod			POČET A4: 4	
STUPEŇ: DOKUMENTACE DSP	VYPRACOVAL: HOMOLA			REVIZE: 0	
DATUM: 12/2023	KONTROLOVAL A ZODPOVÍ: ING. FOLTÝN		ARCHIVNÍ ČÍSLO: 0404T21-DS109-411	LIST:	