


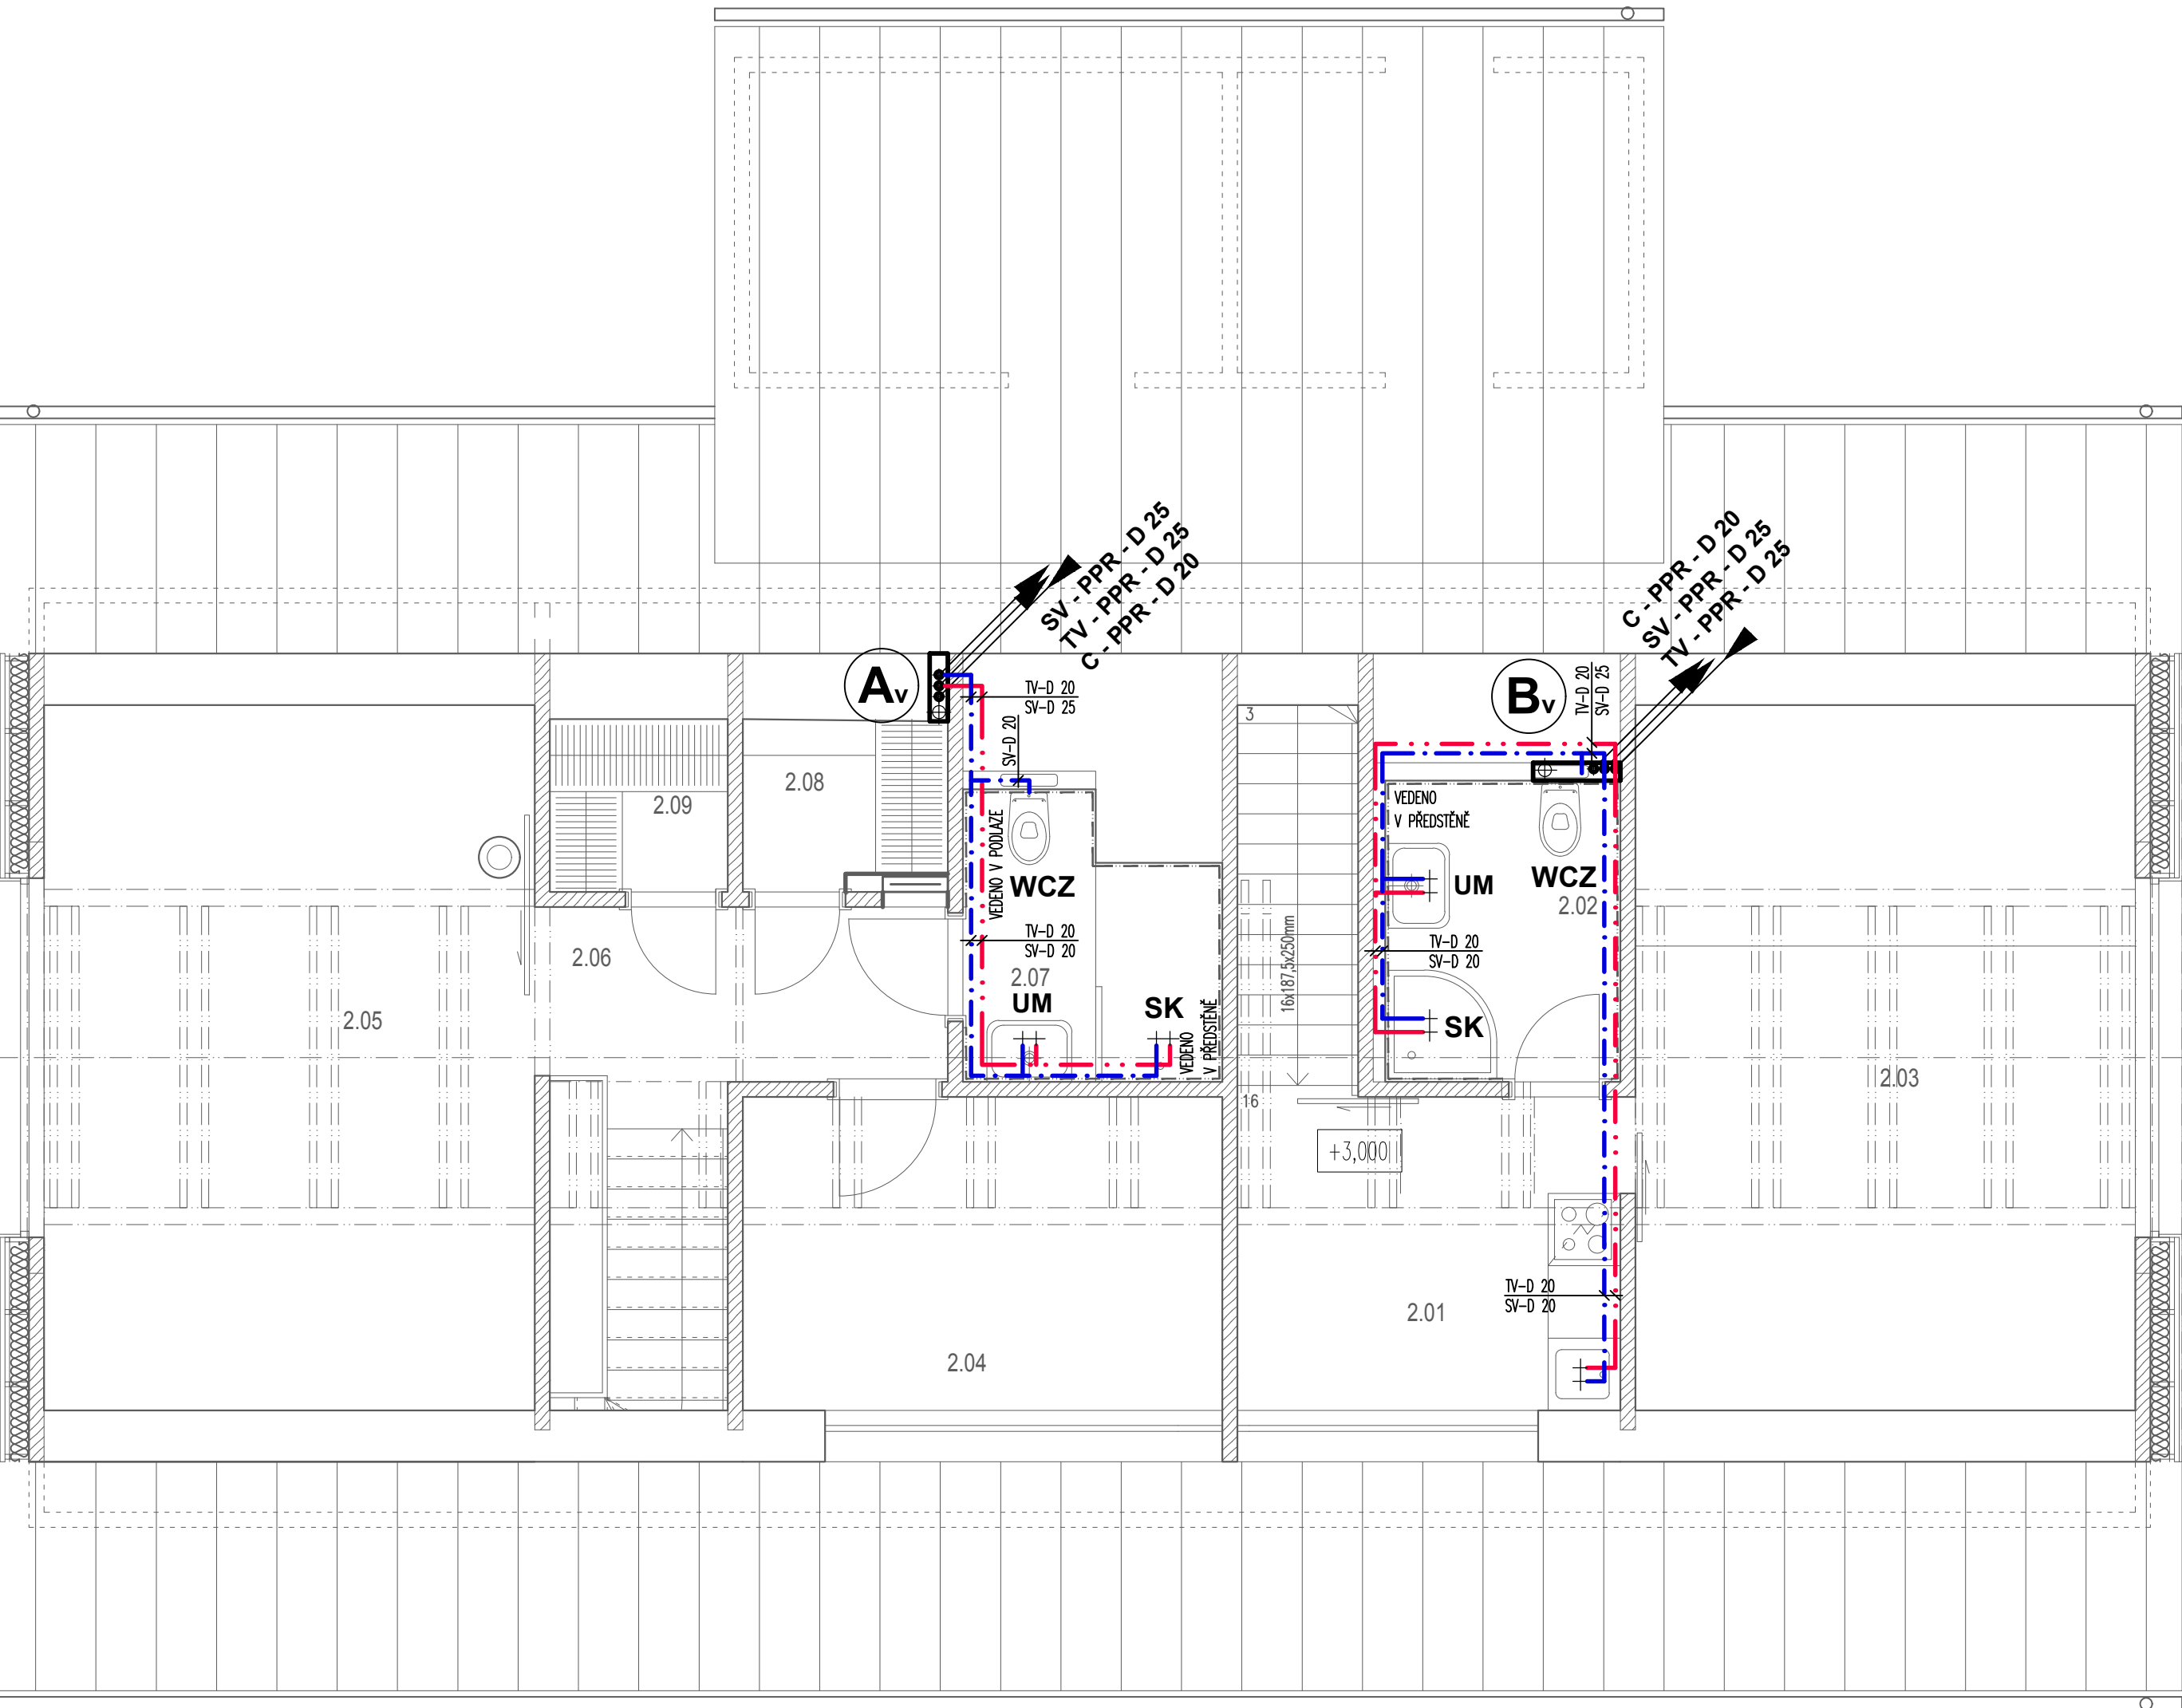

TABULKA MÍSTNOSTÍ					
Č.MÍST.	NÁZEV MÍSTNOSTI DOPLŇUJÍCÍ (ODĀJ)	PLOCHA m ²	OZVL.PODLAHY	POVRCH STĚN	POVRCH STROPU
			POVRCH PODLAHY	SOKL/OBKŁAD	S.V., PODHLĚD
2.01	HALA	8,45	DŘEVĚNÁ PRKNA	MASIVNÍ DŘEVO	BÍDESKA
	S KUCH. KOUTEM		P.6	W.1, W.3	–
2.02	KOUPELNA	4,72	KER. DLAŽBA	KERAM. OBKŁAD	
	–			W.1, W.3	
2.03	POKOJ	24,35	KER. DLAŽBA	MASIVNÍ DŘEVO	BÍDESKA
	–			W.1, W.3	–
2.04	POKOJ	10,33	DŘEVĚNÁ PRKNA	MASIVNÍ DŘEVO	BÍDESKA
	–		P.6	W.1, W.3	–
2.05	POKOJ	23,81	DŘEVĚNÁ PRKNA	MASIVNÍ DŘEVO	BÍDESKA
	–		P.6	W.1, W.3	–
2.06	CHODBA	5,08	DŘEVĚNÁ PRKNA	MASIVNÍ DŘEVO	
	–		P.6	W.3	
2.07	KOUPELNA	4,68	KER. DLAŽBA	KERAM. OBKŁAD	
	–		P.7	W.1, W.3	
2.08	ŠATNA / KOMORA	2,53	DŘEVĚNÁ PRKNA	MASIVNÍ DŘEVO	BÍDESKA
	–		P.6	W.1, W.3	–
2.09	ŠATNA / KOMORA	2,21	DŘEVĚNÁ PRKNA	MASIVNÍ DŘEVO	BÍDESKA
	–		P.6	W.1, W.3	–

±0,000= 1104,35 BpV

AKCE
NOVOSTAVBA CHATA MODRAVA
parc.č.1547
k.ú. Filipova Hut

PROJEKTANT
Ing. Jiří Bíza, Ing. Tomáš Novotný
t: +420 777034431
m: biza.architekt@gmail.com
www.bizaarch.cz

INVESTOR
OBEC MODRAVA
Modrava 63, 341 92 Kašperské Hory

PROJEKTANT
Ing. Jiří Bíza, Ing. Tomáš Novotný
Ing. Jiří Bíza
Ing. Tomáš Novotný, Vladimír Šlechta

VÝKRES:
VODOVOD
PŮDORYS 2.NP

MĚŘÍTKO:
1:50

ČÍSLO VÝKRESU
4 A4

DATA:
02/2018

D.4.1.
06

ČÍSLO DOKUMENTACE
ZDRAVOTECHNICKÉ INSTALACE
STUPEŇ DOKUMENTACE
PROJEKT PRO PROVEDENÍ STAVBY
ZNAČKOVÉ ČÍSLO
JB_09

POČET VÝKRESŮ
4 A4

DATA:
02/2018

VEŠKERÁ AUTORSKÁ PRÁVA VYHRÁŽENA VE SMYSLU ZÁKONA č. 121/2000 Sb.