


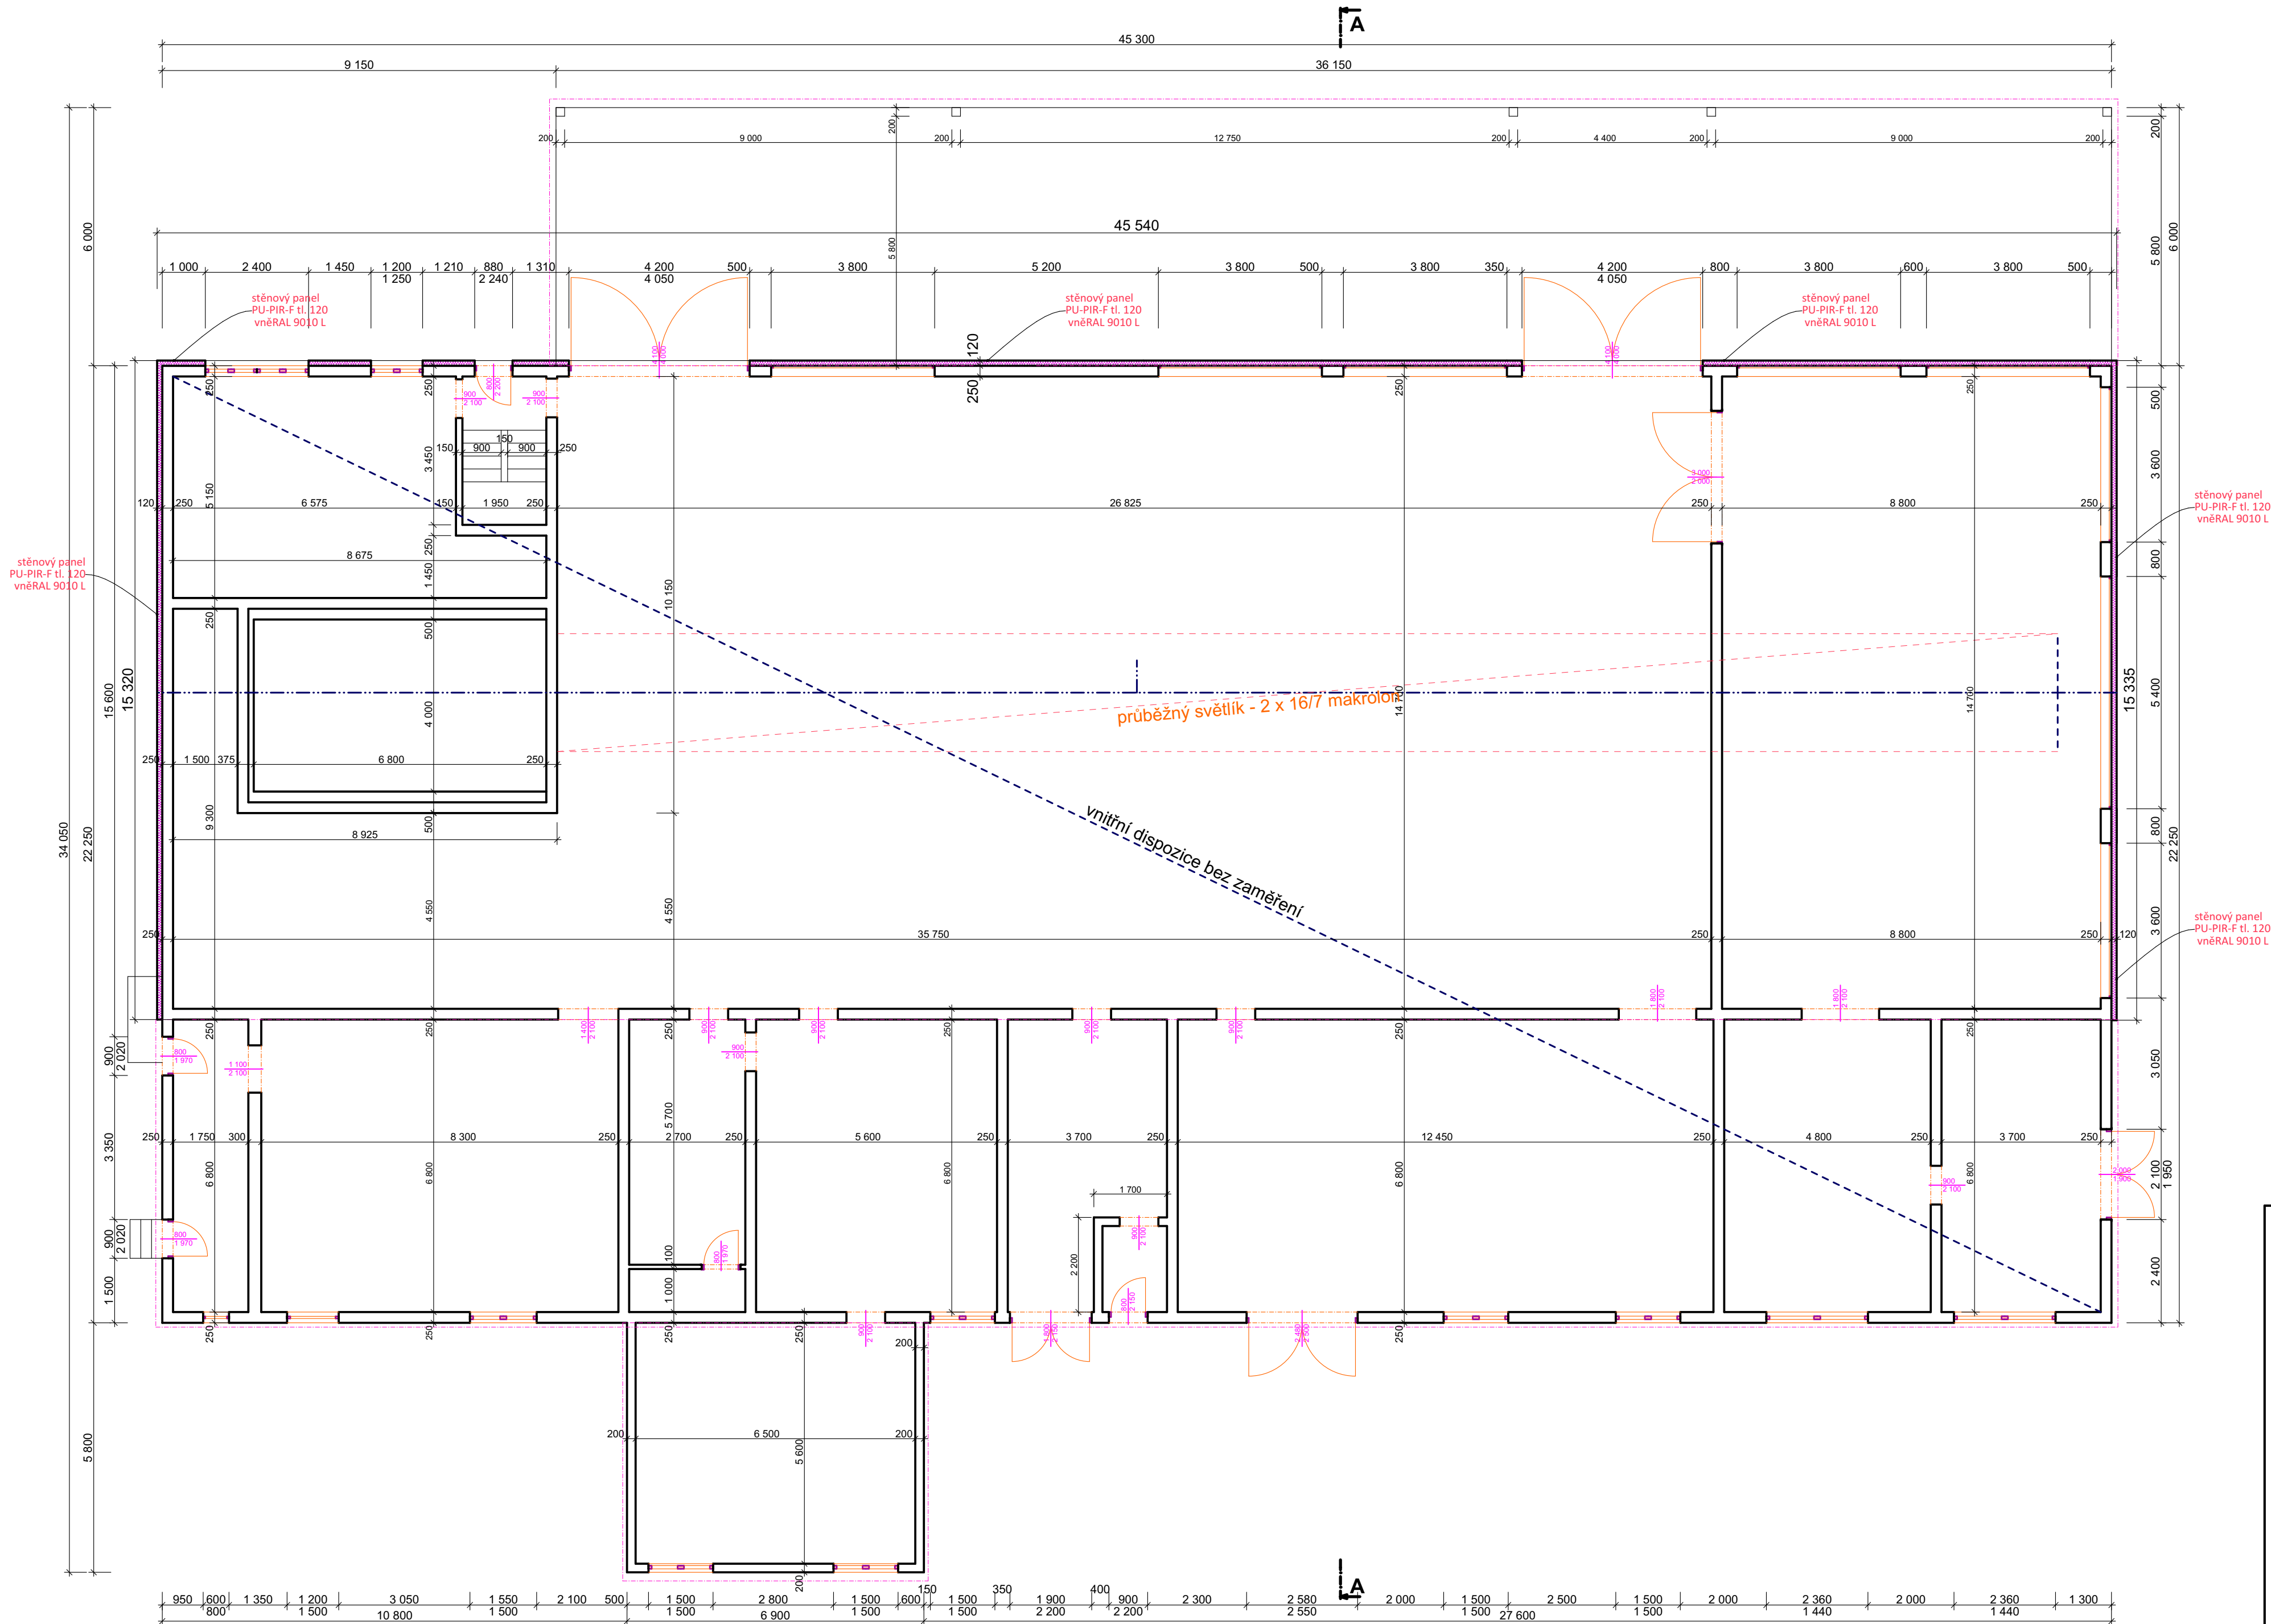

Ing. Miloslav Vít - projekty staveb, měření radonu, požární bezpečnost	
Vypracoval: Ing. Miloslav Vít Tr. J. P. Koubka 97 388 01 Blatná tel.: 732/ 68 68 42 www.projekcecz.eu	Stavba: VÝMĚNA A ZATEPLENÍ OBVODOVÉHO PLÁŠTĚ A STŘECHY
Pr ojekce cz .eu Miloslav Vít, projekty staveb	Investor: EM POLAR k.s., Čechova 221, 38801 Blatná SNÍŽENÍ ENEGETICKÉ NAR. STAVBY
Obec: BLATNÁ Katastr. území: BLATNÁ Parcela: ST. 1501/1	PŮDORYS Měřítko: 1:50 Datum: 12/2018 Č. výkresu 2