


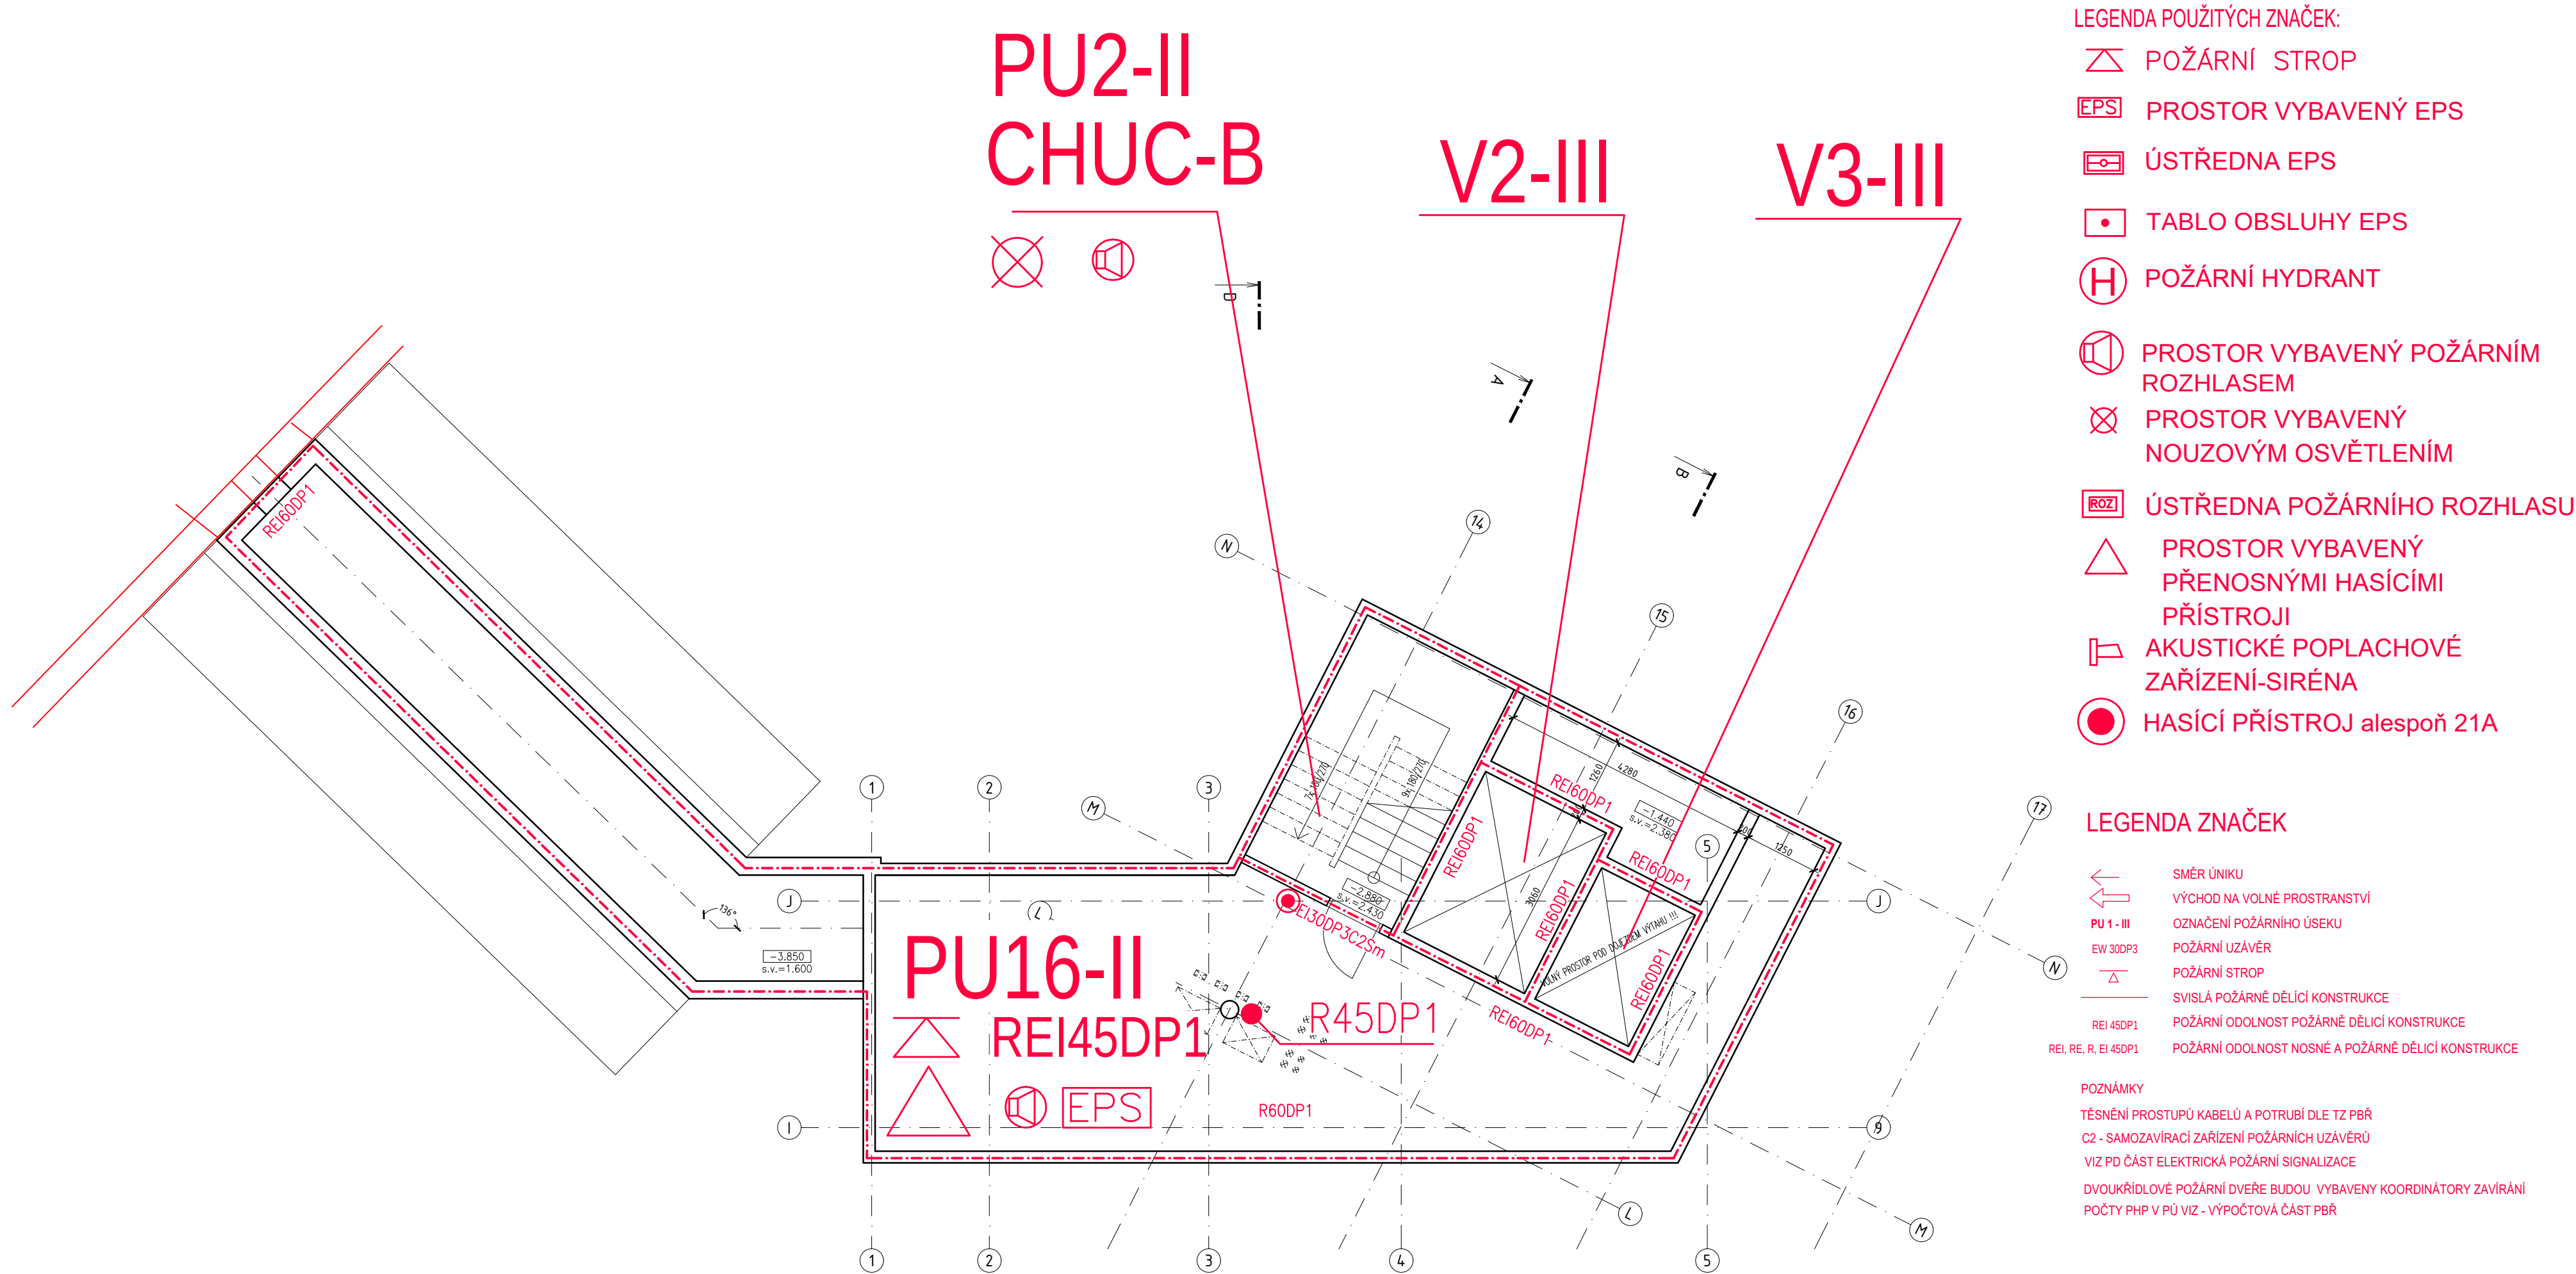


Prostupy rozvodů a instalací

Prostupy rozvodů požárními konstrukcemi budou utěsněny v souladu s ČSN 73 0802, ČSN 73 0810. Těsnícími konstrukcemi EI 30 (utěsnění manžetou podle 7.5.8 ČSN EN 13501-2:2008) musí být opatřeny:

- kanalizační potrubí z hořlavých hmot většího průřezu než DN 110,
- vodovodní potrubí z hořlavých hmot průřezu většího než DN 130,
- prostupy dvou a více potrubí umístěné vedle sebe bez ohledu na jejich světlou průřezovou plochu, pokud mezi nimi je vzdálenost menší než 10 průměrů potrubí,
- kabelové a jiné el. rozvody tvořené svazkem vodičů, pokud tyto rozvody procházejí jedním otvorem, mají izolace šířící požár a celková hmotnost těchto izolací je větší než 1,0 kg/m.

Každá trubní ucpávka musí být vybavena štítkem s označením.

V ostatních případech musí být prostupy zaplněny až k vnějšímu povrchu potrubí, hmoty pro těsnění - třída reakce na oheň nejvýše C, požadovaná požární odolnost EI 30.

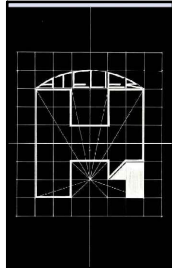OBJEDNATEL : Nemocnice Tábor, a.s. IČ 26095203, DIČ CZ26095203 , Kpt. Jaroše 2000, 390 02 Tábor		
ZHOTOVITEL : Ing.arch. Jan Hochman - Atelier H1, autorizovaný architekt ČKA 00762, IČ: 11015802 K Biřčce 1656/65, 50008 Hradec Králové 8		
SPOLUPRÁCE : Ing.arch. Pavel Zadrobílek ČKA 02 868, IČ: 67436927	ZHOTOVITEL Ing.JAroslava Seidlová ODDÍLU : ČKAIT 0601315, IČ: 12977659	
NOVÁ PSYCHIATRIE - NEMOCNICE TÁBOR		STUPEŇ : DSP
STAVEBNÍ OBJEKT	STAVENIŠTĚ A - SO. 01 BUDOVA („NOVÁ PSYCHIATRIE“)	DATUM : 2/2015
PROFESE	D.1.3. POŽÁRNĚ BEZPEČNOSTNÍ ŘEŠENÍ	PARÉ. č :
ODPOVĚDNÝ PROJEKTANT	Ing.arch. Jan Hochman - Atelier H1, ČKA 00762, IČ: 11015802	MĚŘÍTKO: 1:100
PŮDORYS 1.PP		ČÍSLO V. : D.1.3.b. -1.

±0,000 = 444,050 m.n.m. B.p.v R