


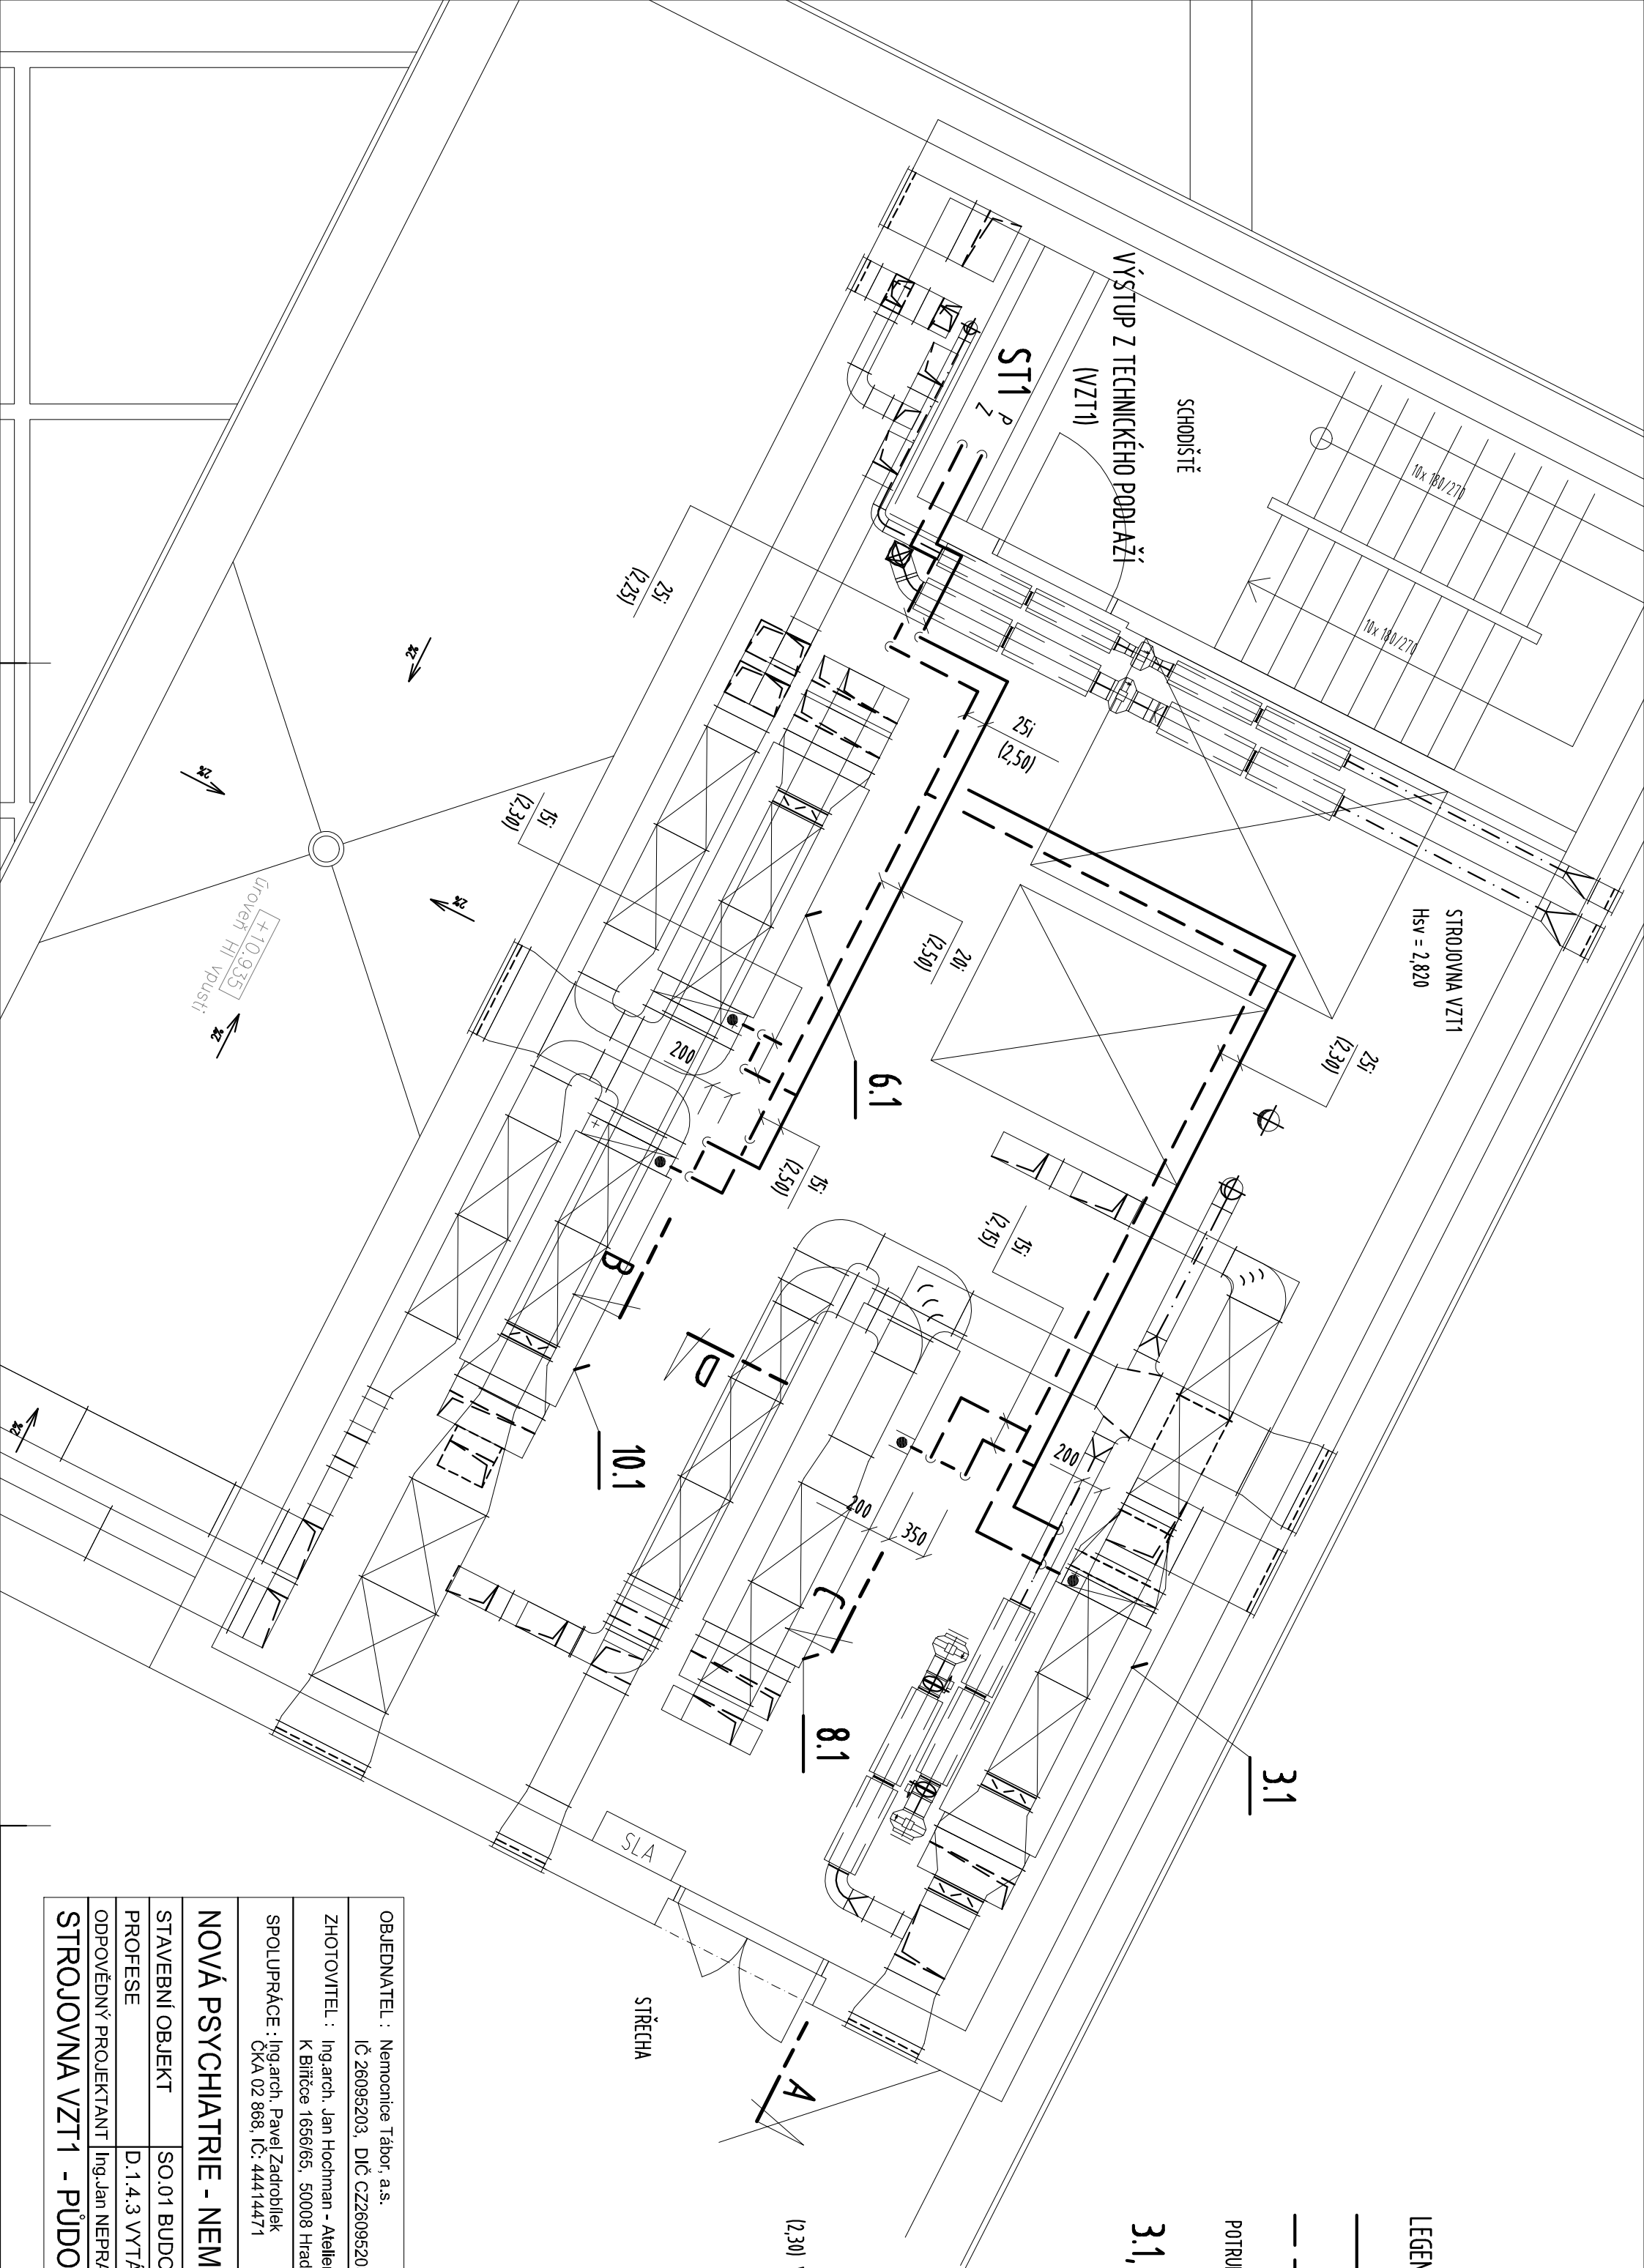

LEGENDA POTRUBÍ

POTRUBÍ TEPLÉ TOPNÉ VODY - PŘÍVODNÍ (P)

POTRUBÍ TEPLÉ TOPNÉ VODY - ZPĚTNÉ (Z)

POTRUBÍ Z TRUBEK OCELOVÝCH ČERNÝCH ZÁVITOVÝCH

3.1, 6.1, 8.1, 10.1 VZT JEDNOTKY (DODÁVKA VZT)

±0,000 = 444,050 m.n.m. B.p.v

OBJEDNATEL : Nemocnice Tábor, a.s. IČ 26096203, DIČ CZ26096203 , Kpt. Jaroše 2000, 390 02 Tábor				
ZHOTOVITEL : Ing.arch. Jan Hochman - Atelier H1, autorizovaný architekt ČKA 00762, IČ: 11015802 K Bříčce 1656/65, 50008 Hradec Králové 8				
SPOLUPRÁCE : Ing.arch. Pavel Zadrobilek ČKA 02 868, IČ: 44414471		ZHOTOVITEL Ing. Jan Nepraš PPP s.r.o. PARDUBICE		
NOVÁ PSYCHIATRIE - NEMOCNICE TÁBOR				STUPĚŇ : DSP+DPPS
STAVEBNÍ OBJEKT	SO.01 BUDOVA ("NOVÁ PSYCHIATRIE") STAVENIŠTĚ "A"			DATUM : 04/2015
PROFESE	D.1.4.3 VYTÁPĚNÍ		PARÉ. č. :	
ODPOVĚDNÝ PROJEKTANT	Ing.Jan NEPRAŠ		MĚŘÍTKO: 1:50	
STROJOVNÁ VZT1 - PŮDORYS			ČÍSLO V. : D.1.4.3_2.31	