


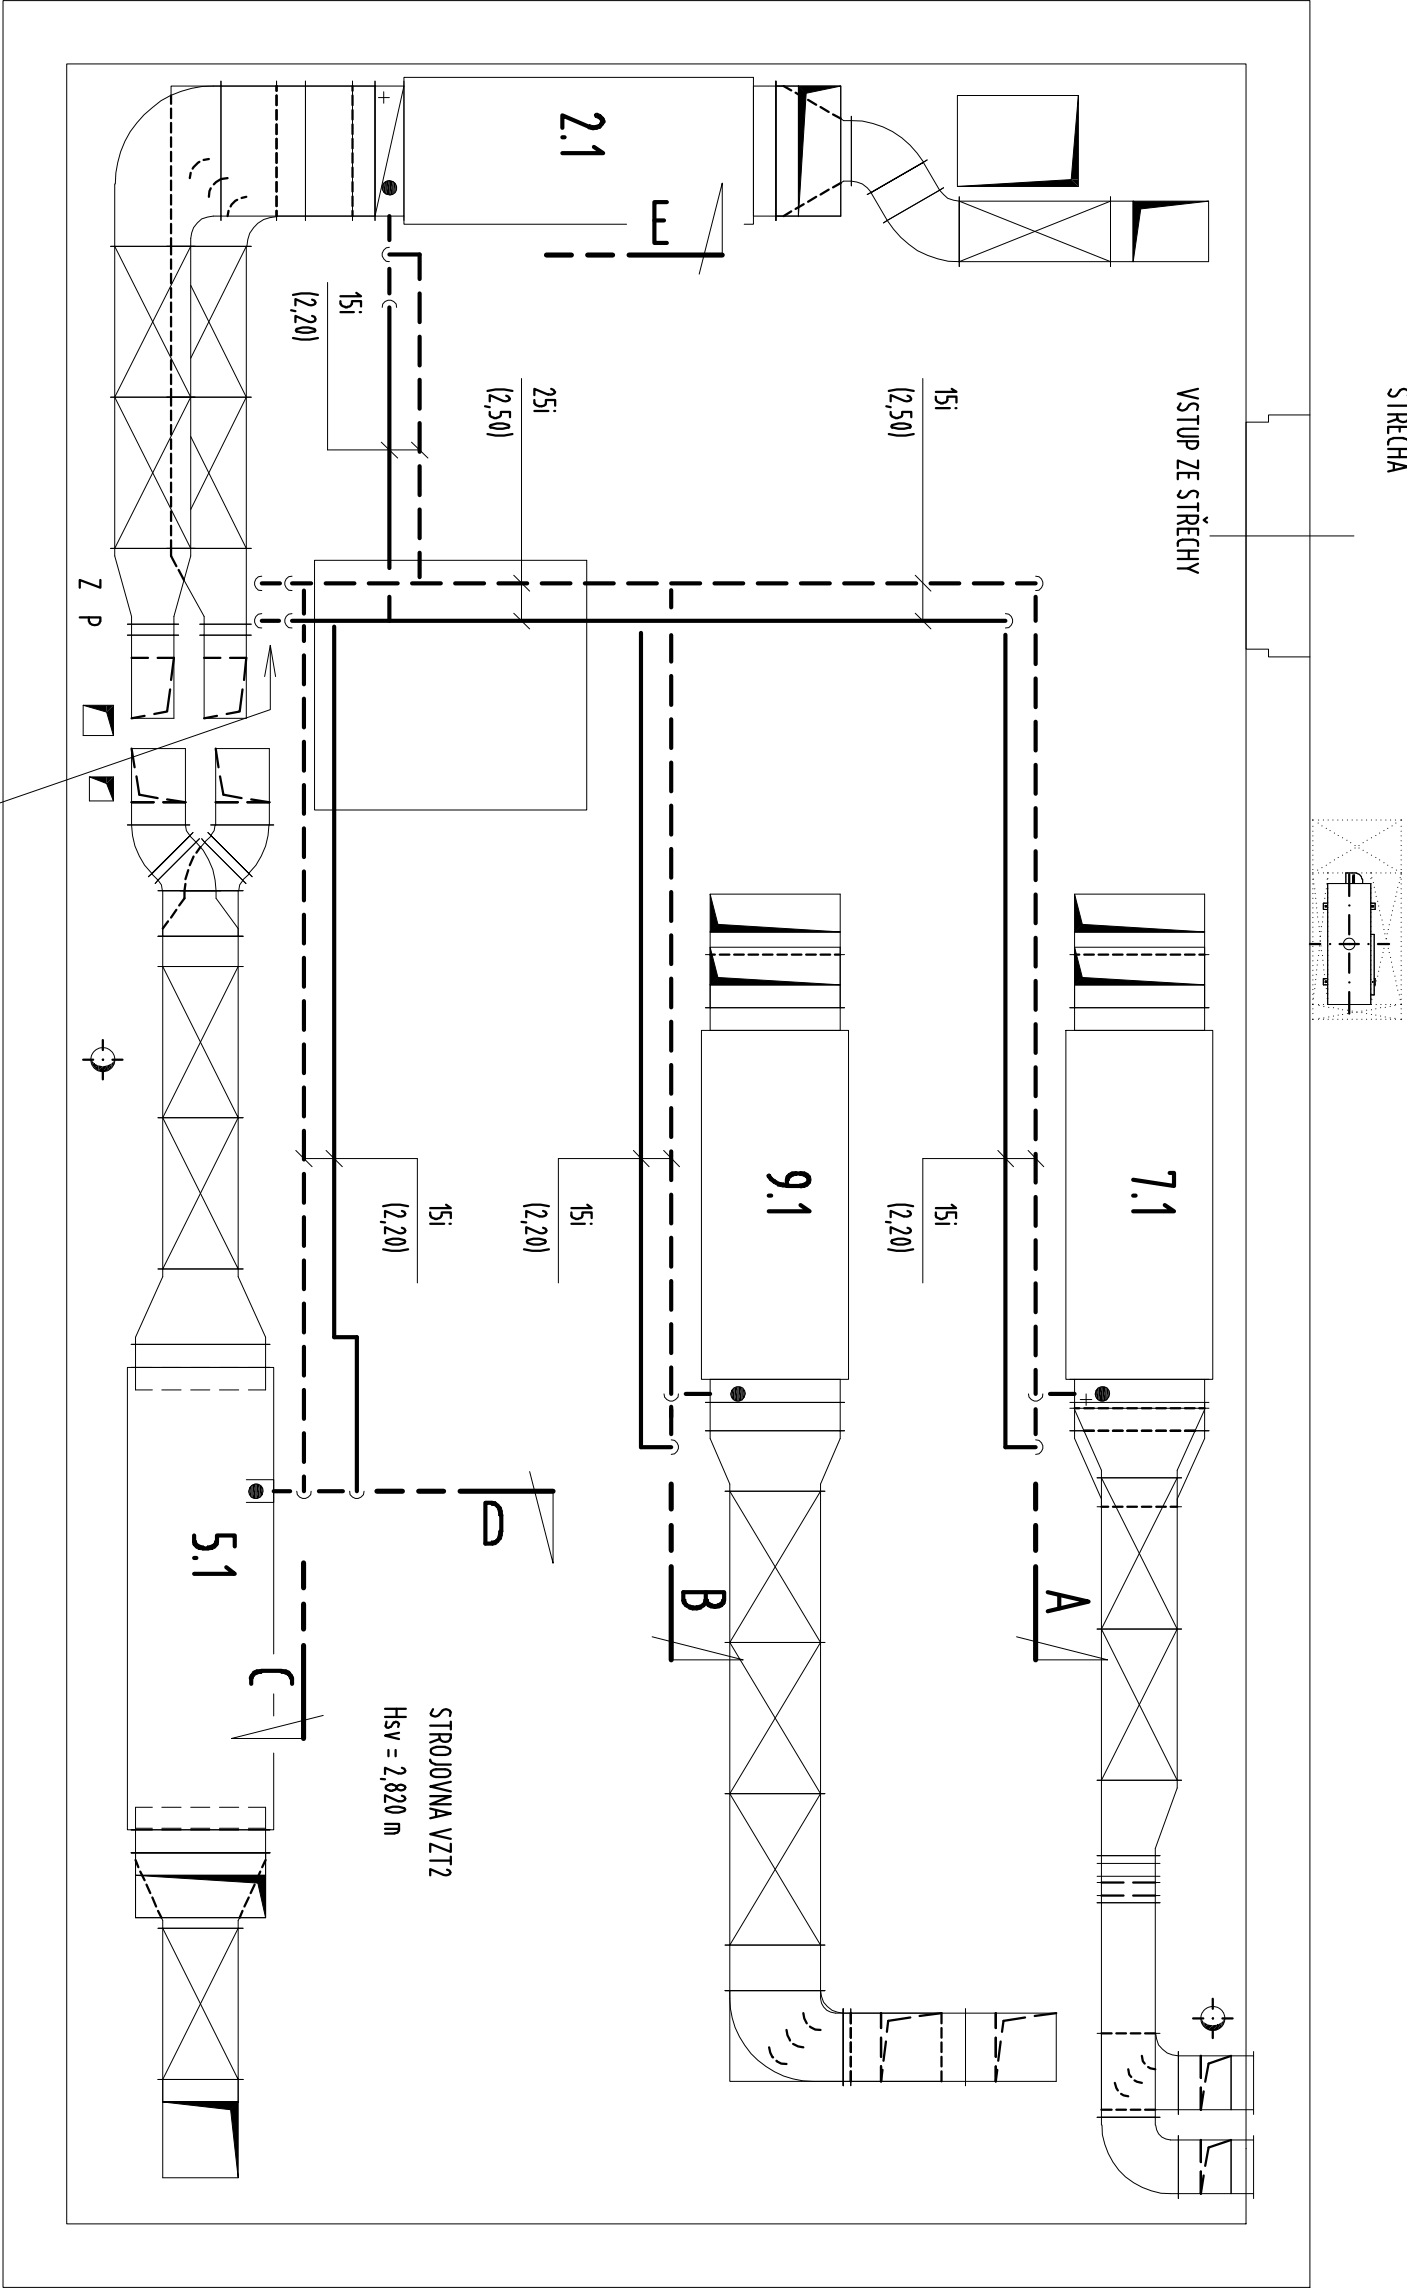

ST3

(VZT2)

VÝŠTUP Z 1NP

LEGENDA POTRUBÍ

POTRUBÍ TEPLE TOPNÉ VODY - PŘÍVODNÍ (P)

POTRUBÍ TEPLE TOPNÉ VODY - ZPĚTNÉ (Z)


POTRUBÍ Z TRUBEK OCELOVÝCH ČERNÝCH ZÁVITOVÝCH

2.1, 5.1, 7.1, 9.1

VZT JEDNOTKY (DODÁVKA VZT)

(2,20) VÝŠKA OSY POTRUBÍ NAD PODLAHOU

±0,000 = 444,050 m.n.m. B.p.v

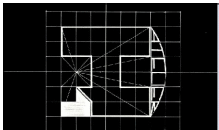OBJEDNATEL : Nemocnice Tábor, a.s. IČ 26095203, DIČ CZ26095203 , Kpt. Jaroše 2000, 390 02 Tábor		
ZHOTOVITEL : Ing.arch. Jan Hochman - Atelier H1, autorizovaný architekt ČKA 00762, IČ: 11015802 K Břičce 1656/65, 50008 Hradec Králové 8		
SPOLUPRÁCE : Ing.arch. Pavel Zadravský ČKA 02 868, IČ: 44414471	ZHOTOVITEL ODDÍLU : Ing. Jan Nepraš PPP s.r.o. PARDUBICE	
NOVÁ PSYCHIATRIE - NEMOCNICE TÁBOR		
STUPEŇ : DSP+DPPS		
STAVEBNÍ OBJEKT	SO.01 BUDOVA ("NOVÁ PSYCHIATRIE") STAVENIŠTĚ "A"	DATUM : 04/2015
PROFESE	D.1.4.3 VYTÁPĚNÍ	PARÉ. č :
ODPOVĚDNÝ PROJEKTANT	Ing.Jan NEPRAŠ	MĚŘÍTKO: 1:50
STROJOVNA VZT2 - PŮDORYS		Číslo v. : D.1.4.3_2.41