


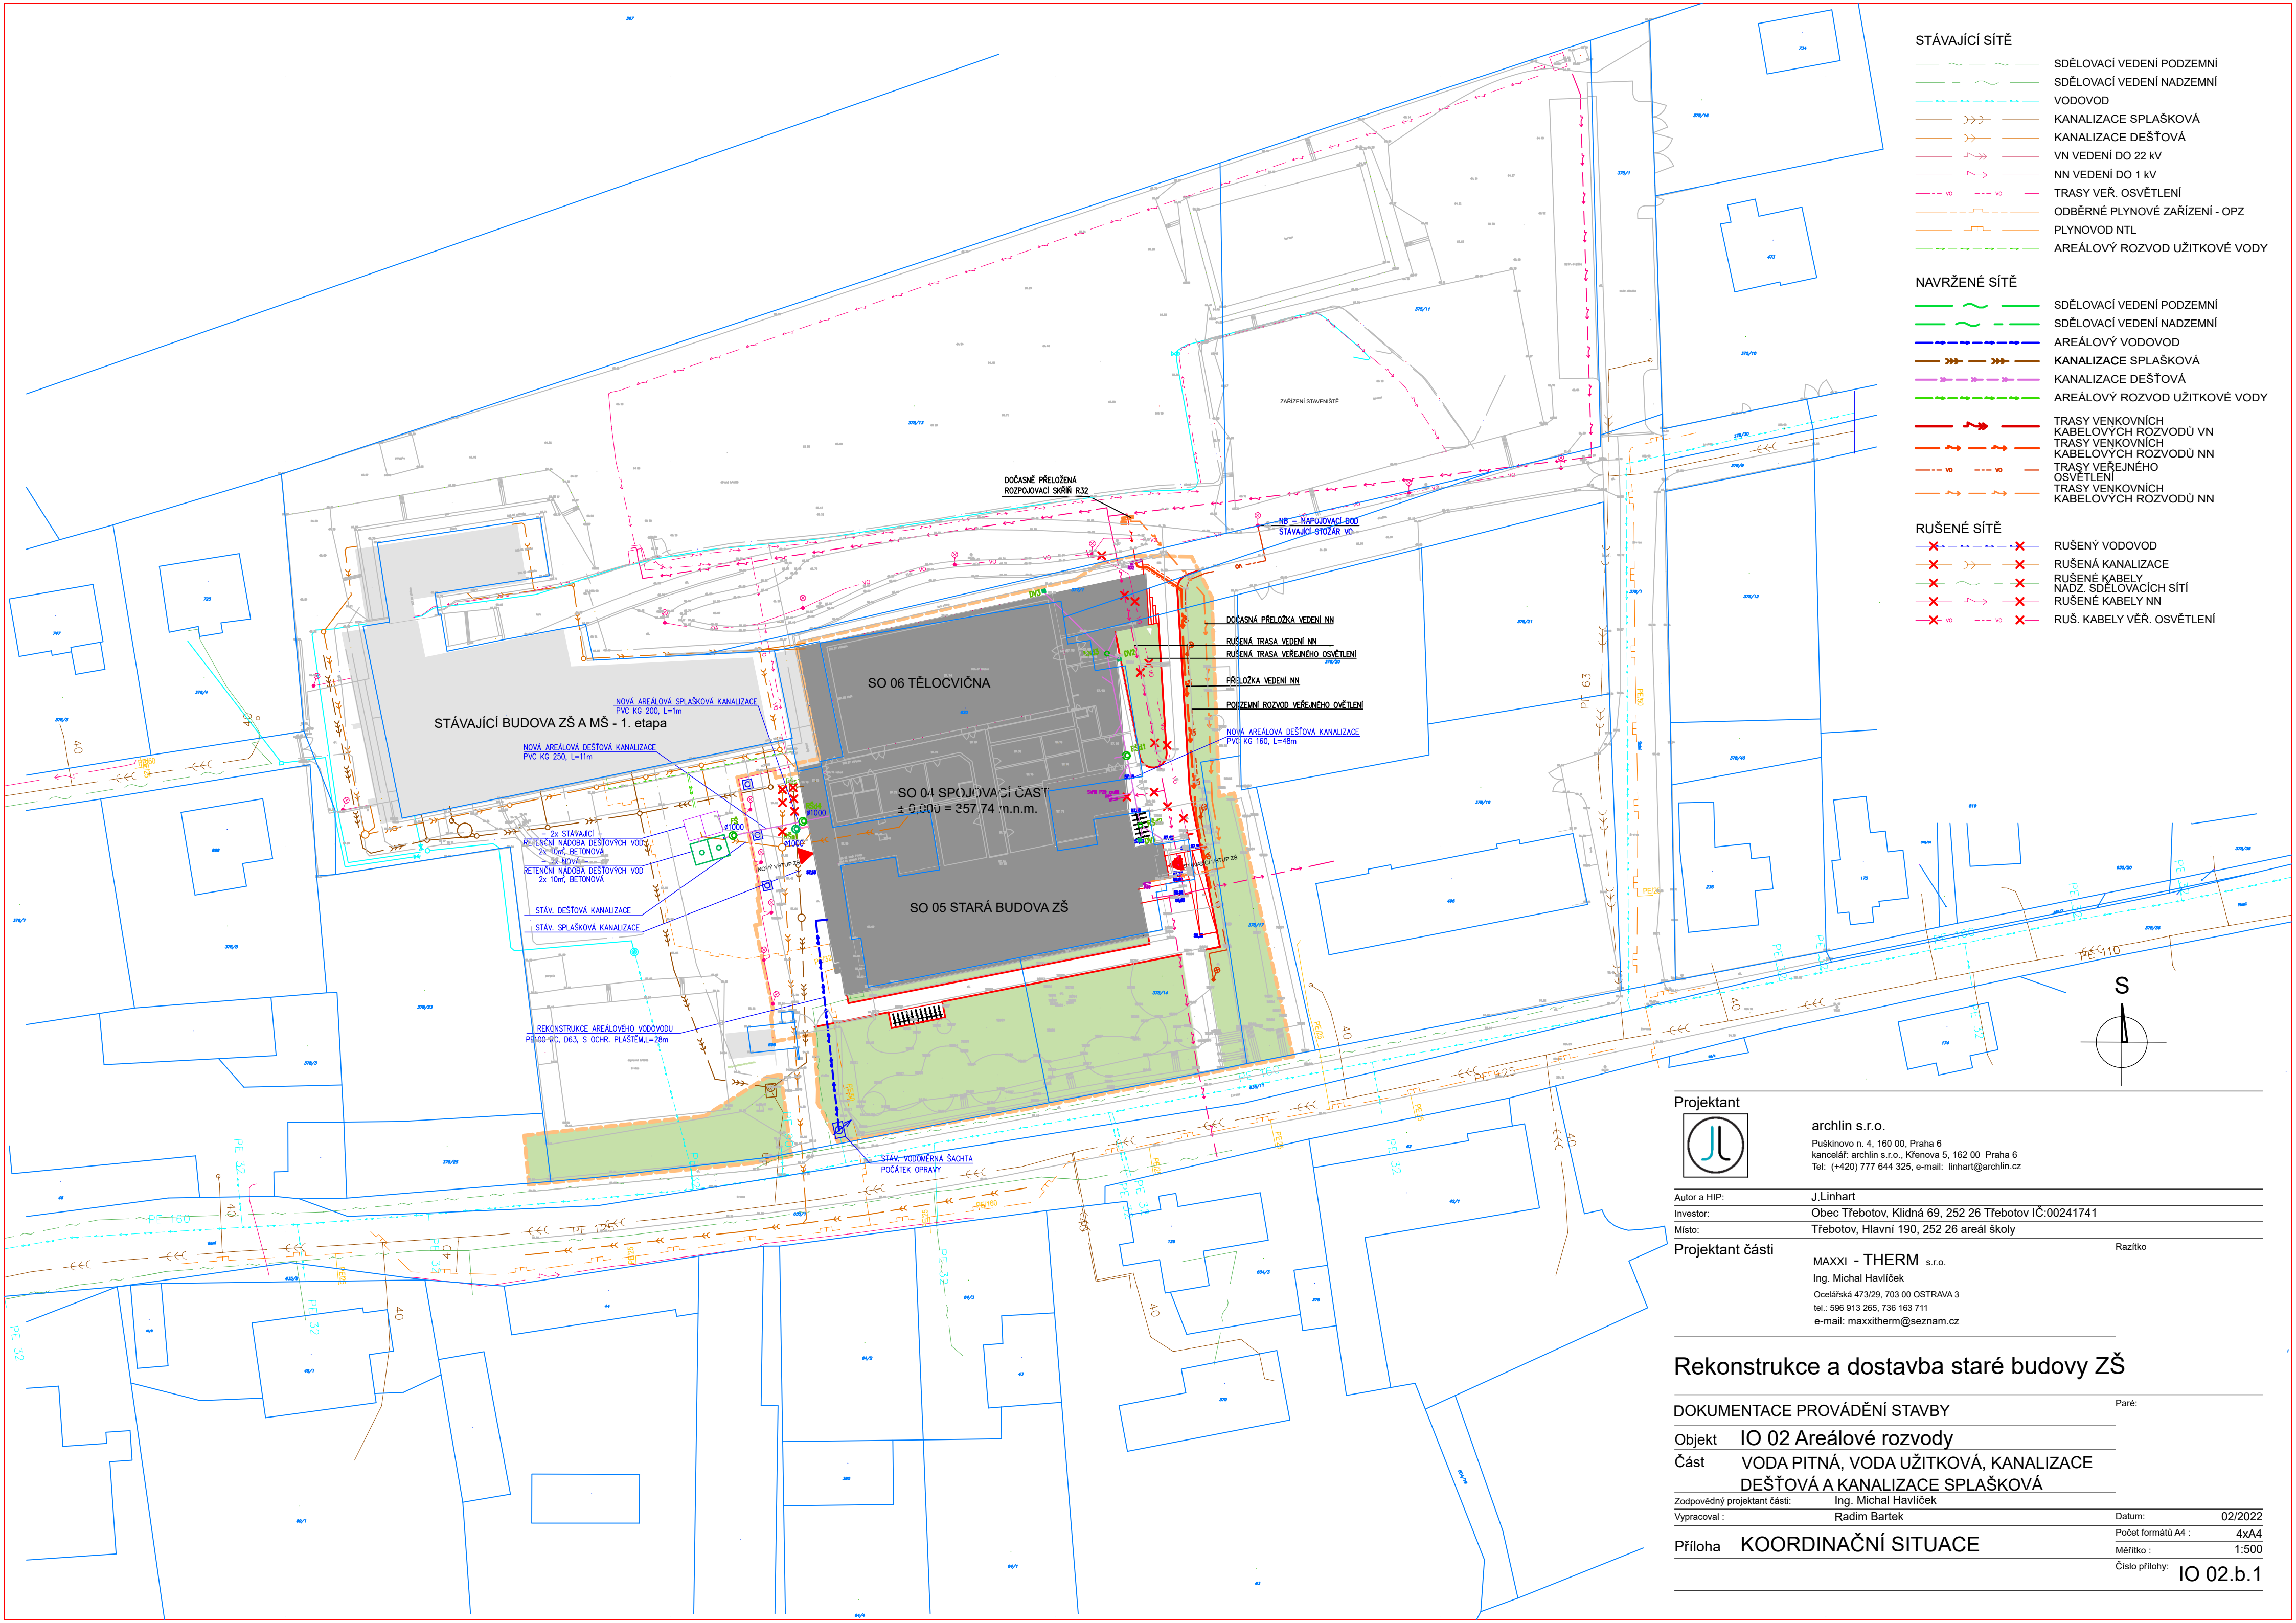

STÁVAJÍCÍ SÍŤ

- SDĚLOVACÍ VEDENÍ PODZEMNÍ
- SDĚLOVACÍ VEDENÍ NADZEMNÍ
- VODOVOD
- KANALIZACE SPLAŠKOVÁ
- KANALIZACE DEŠŤOVÁ
- VN VEDENÍ DO 22 kV
- NN VEDENÍ DO 1 kV
- TRASY VEŘ. OSVĚTLENÍ
- ODBĚRNÉ PLYNOVÉ ZAŘÍZENÍ - OPZ
- PLYNOVOD NTL
- AREÁLOVÝ ROZVOD UŽITKOVÉ VODY

NAVRŽENÉ SÍŤ

- SDĚLOVACÍ VEDENÍ PODZEMNÍ
- SDĚLOVACÍ VEDENÍ NADZEMNÍ
- AREÁLOVÝ VODOVOD
- KANALIZACE SPLAŠKOVÁ
- KANALIZACE DEŠŤOVÁ
- AREÁLOVÝ ROZVOD UŽITKOVÉ VODY
- TRASY VENKOVNÍCH KABELOVÝCH ROZVODŮ VN
- TRASY VENKOVNÍCH KABELOVÝCH ROZVODŮ NN
- TRASY VEŘEJNÉHO OSVĚTLENÍ
- TRASY VENKOVNÍCH KABELOVÝCH ROZVODŮ NN

RUŠENÉ SÍŤ

- RUŠENÝ VODOVOD
- RUŠENÁ KANALIZACE
- RUŠENÉ KABELY
- NADZ. SDĚLOVACÍCH SÍTÍ
- RUŠENÉ KABELY NN
- RUŠ. KABELY VEŘ. OSVĚTLENÍ

Projektant



archlin s.r.o.

Puškinovo n. 4, 160 00, Praha 6
kancelář: archlin s.r.o., Křenova 5, 162 00, Praha 6
Tel: (+420) 777 644 325, e-mail: linhart@archlin.cz

Autor a HIP:

J. Linhart

Investor:

Obec Třebotov, Klidná 69, 252 26 Třebotov IČ:00241741

Místo:

Třebotov, Hlavní 190, 252 26 areál školy

Projektant části

MAXXI - THERM s.r.o.
Ing. Michal Havlíček
Ocelářská 473/29, 703 00 OSTRAVA 3
tel.: 596 913 265, 736 163 711
e-mail: maxxitherm@seznam.cz

Razítko

Rekonstrukce a dostavba staré budovy ZŠ

DOKUMENTACE PROVÁDĚNÍ STAVBY

Paré:

Objekt IO 02 Areálové rozvody

Část VODA PITNÁ, VODA UŽITKOVÁ, KANALIZACE DEŠŤOVÁ A KANALIZACE SPLAŠKOVÁ

Zodpovědný projektant části: Ing. Michal Havlíček
Vypracoval: Radim Bartek

Datum: 02/2022

Počet formátů A4: 4x A4

Měřítko: 1:500

Příloha KOORDINAČNÍ SITUACE

Číslo přílohy: IO 02.b.1