



PŮDORYS 1.PP–SPLAŠKOVÁ KANALIZACE

1:500

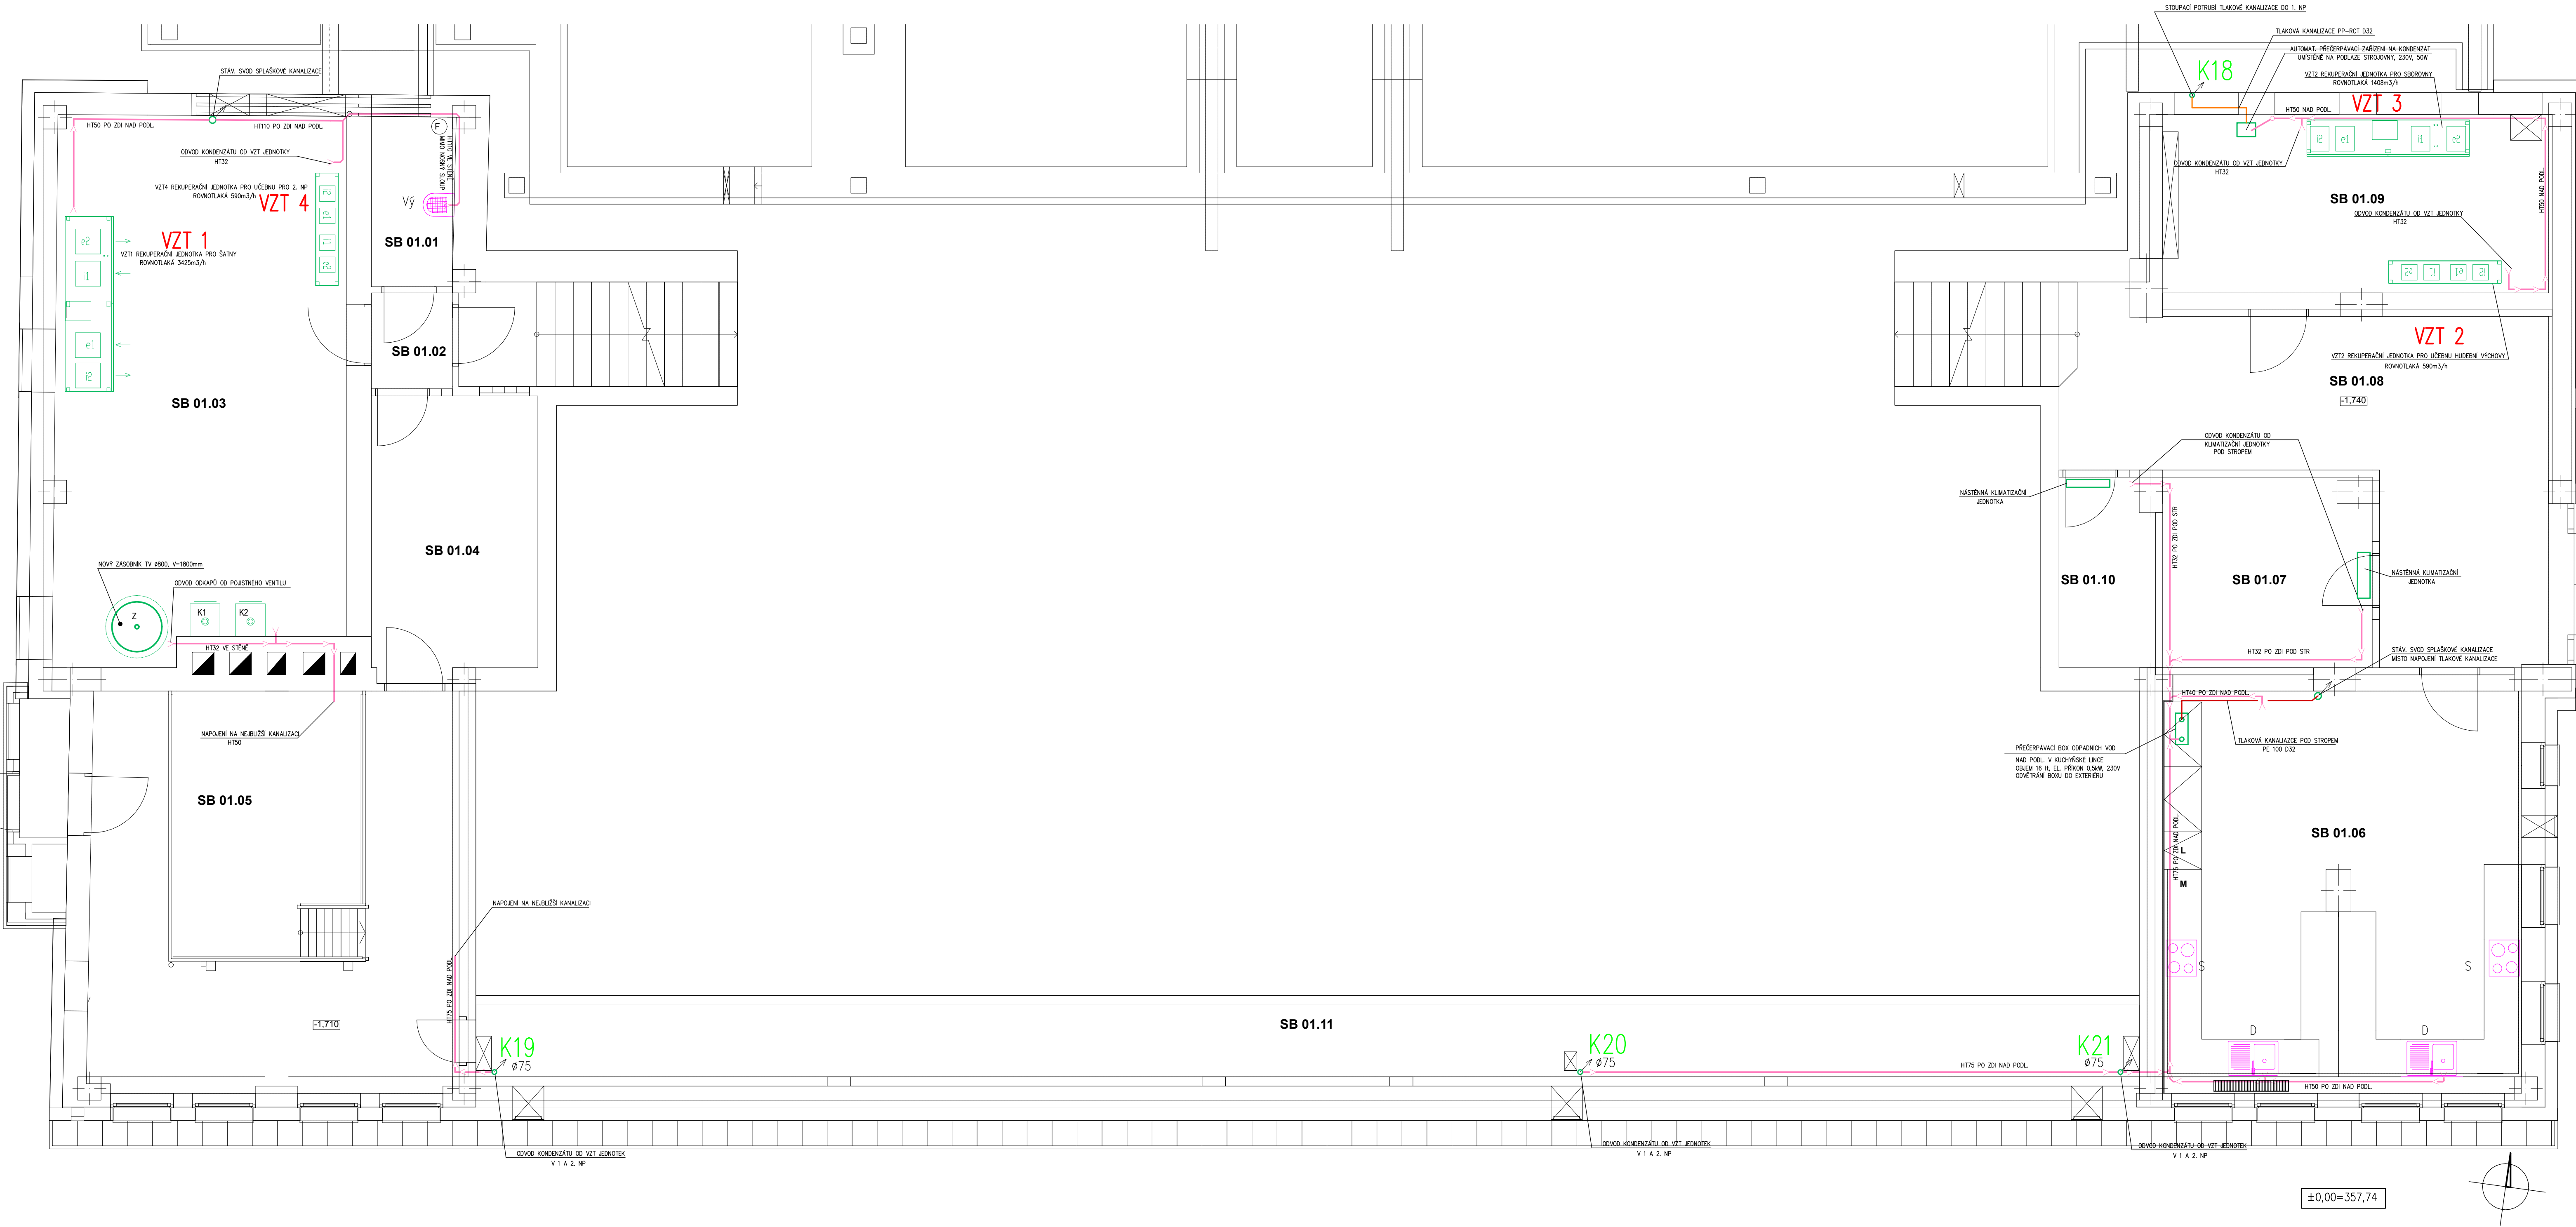


Tabulka místností 1.PP - SO05							
C.	Název místnosti	Plocha (m2)	Podlaha	Skládka	Povrchová úprava zdi	Povrchová úpr. stropu	Poznámka
SB 01.01	Úklidová komora	3,59	Epoxidový nátěr se vysypem	D14	Epoxid. nátěr	Omlitka+malba	
SB 01.02	Chodba	1,99	Epoxidový nátěr se vysypem	D14	Omlitka+malba	Omlitka+malba	
SB 01.03	Strojovna VZT a kotelna	39,76	Epoxidový nátěr se vysypem	D14	Omlitka+malba	Omlitka+malba	
SB 01.04	Sklad úklidu	12,15	Epoxidový nátěr se vysypem	D14	Omlitka+malba	Omlitka+malba	
SB 01.05	Sklad	37,88	Epoxidový nátěr se vysypem	D14	Stávající	Omlitka+malba	
SB 01.06	Školní cvičná kuchyňka	38,63	Epoxidový nátěr se vysypem	D14	Omlitka+malba	Omlitka+malba	výška obkladu nad linkou 450
SB 01.07	Serverovna	9,99	Epoxidový nátěr se vysypem	D14	Omlitka+malba	Omlitka+malba	
SB 01.08	Chodba	28,94	Epoxidový nátěr se vysypem	D14	Omlitka+malba	Omlitka+malba	
SB 01.09	Strojovna VZT	19,68	Epoxidový nátěr se vysypem	D14	Omlitka+malba	Omlitka+malba	
SB 01.10	Místnost náhradního zdroje	4,56	Epoxidový nátěr se vysypem	D14	Omlitka+malba	Omlitka+malba	
SB 01.11	Podzemní kanál	34,39	Stávající	-	Stávající	Stávající	
		231,56 m²					

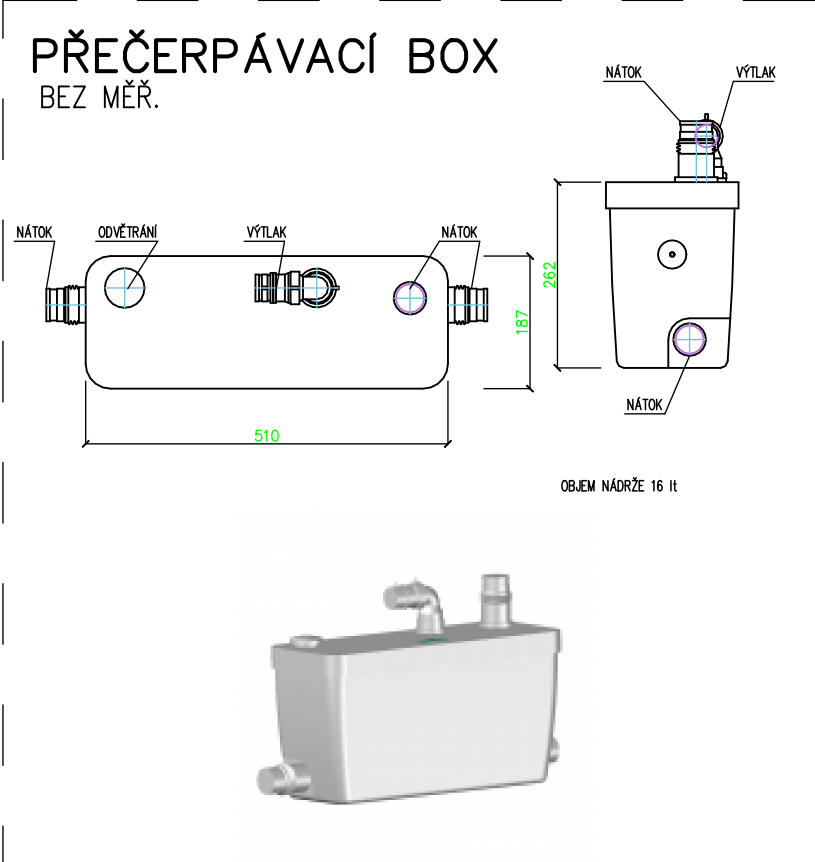

LEGENDA

- K1-K24 ... KANALIZAČNÍ ODPADY SPLAŠKOVÉ
... KANALIZAČNÍ SVODNÉ POTRUBÍ KG V PODLAZE
... KANALIZAČNÍ POTRUBÍ PŘIPOJOVACÍ HT
U ... UMYVADLO
WC... KLOZETOVÁ MISA
V ... VANA
S ... SPRCHA
PR ... PRAČKA
P ... PISOÁR
D ... DŘEZ
VÝ ...VÝLEVKA

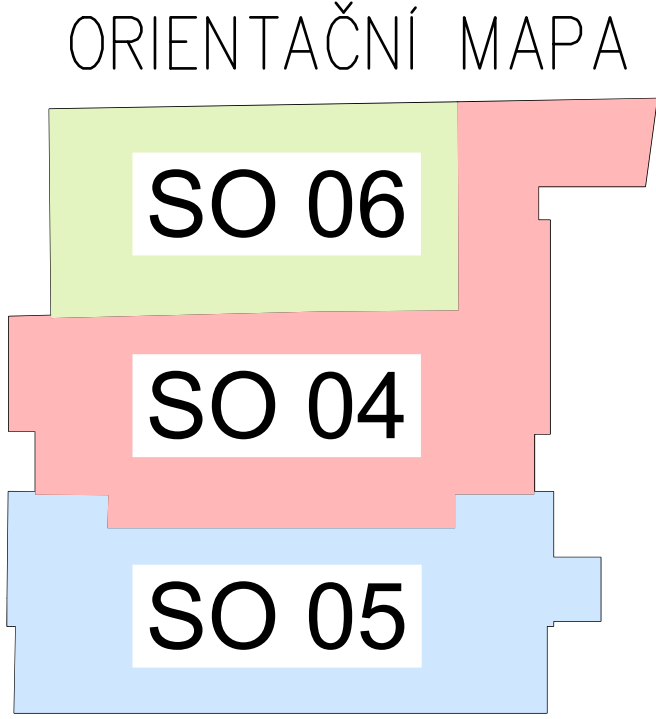

Projektant

archlin s.r.o.
Puškinovo n. 4, 160 00, Praha 6
kancelář: archlin s.r.o., Křenova 5, 162 00 Praha 6
Tel: (+420) 777 644 325, e-mail: linhart@archlin.cz

Autor a NIP:
Investor:
Místo:
Projektant části

J. Linhart
Obec Třebotov, Klidná 69, 252 26 Třebotov IČ:00241741
Třebotov, Hlavní 190, 252 26 areál školy

MAXXI - THERM s.r.o.
Ing. Michal Havlíček
Oslavská 47329, 703 00 OSTRAVA 3
tel: 596 913 265, 736 163 711
e-mail: maxxitherm@seznam.cz

Razítko

Rekonstrukce a dostavba staré budovy ZŠ

DOKUMENTACE PROVÁDĚNÍ STAVBY

Paré:

SO 04 NOVÁ BUDOVA
SO 05 Rekonstrukce a stavebně technické úprava budovy STARÉ ZŠ
Objekt SO 06 Rekonstrukce a stavebně technické úpravy TĚLOCVIČNY

Část D.1.4.5 ZDRAVOTNÉ TECHNICKÉ INSTALACE

Zodpovědný projektant části: Ing. Michal Havlíček
Vypracoval: Radim Bartek

Datum: 02/2022
Počet formátů A4: 8xA4
Měřítko: 1:50
Příloha PŮDORYS 1.PP - SPLAŠKOVÁ KANALIZACE
Číslo přílohy: D.1.4.5.b.6