



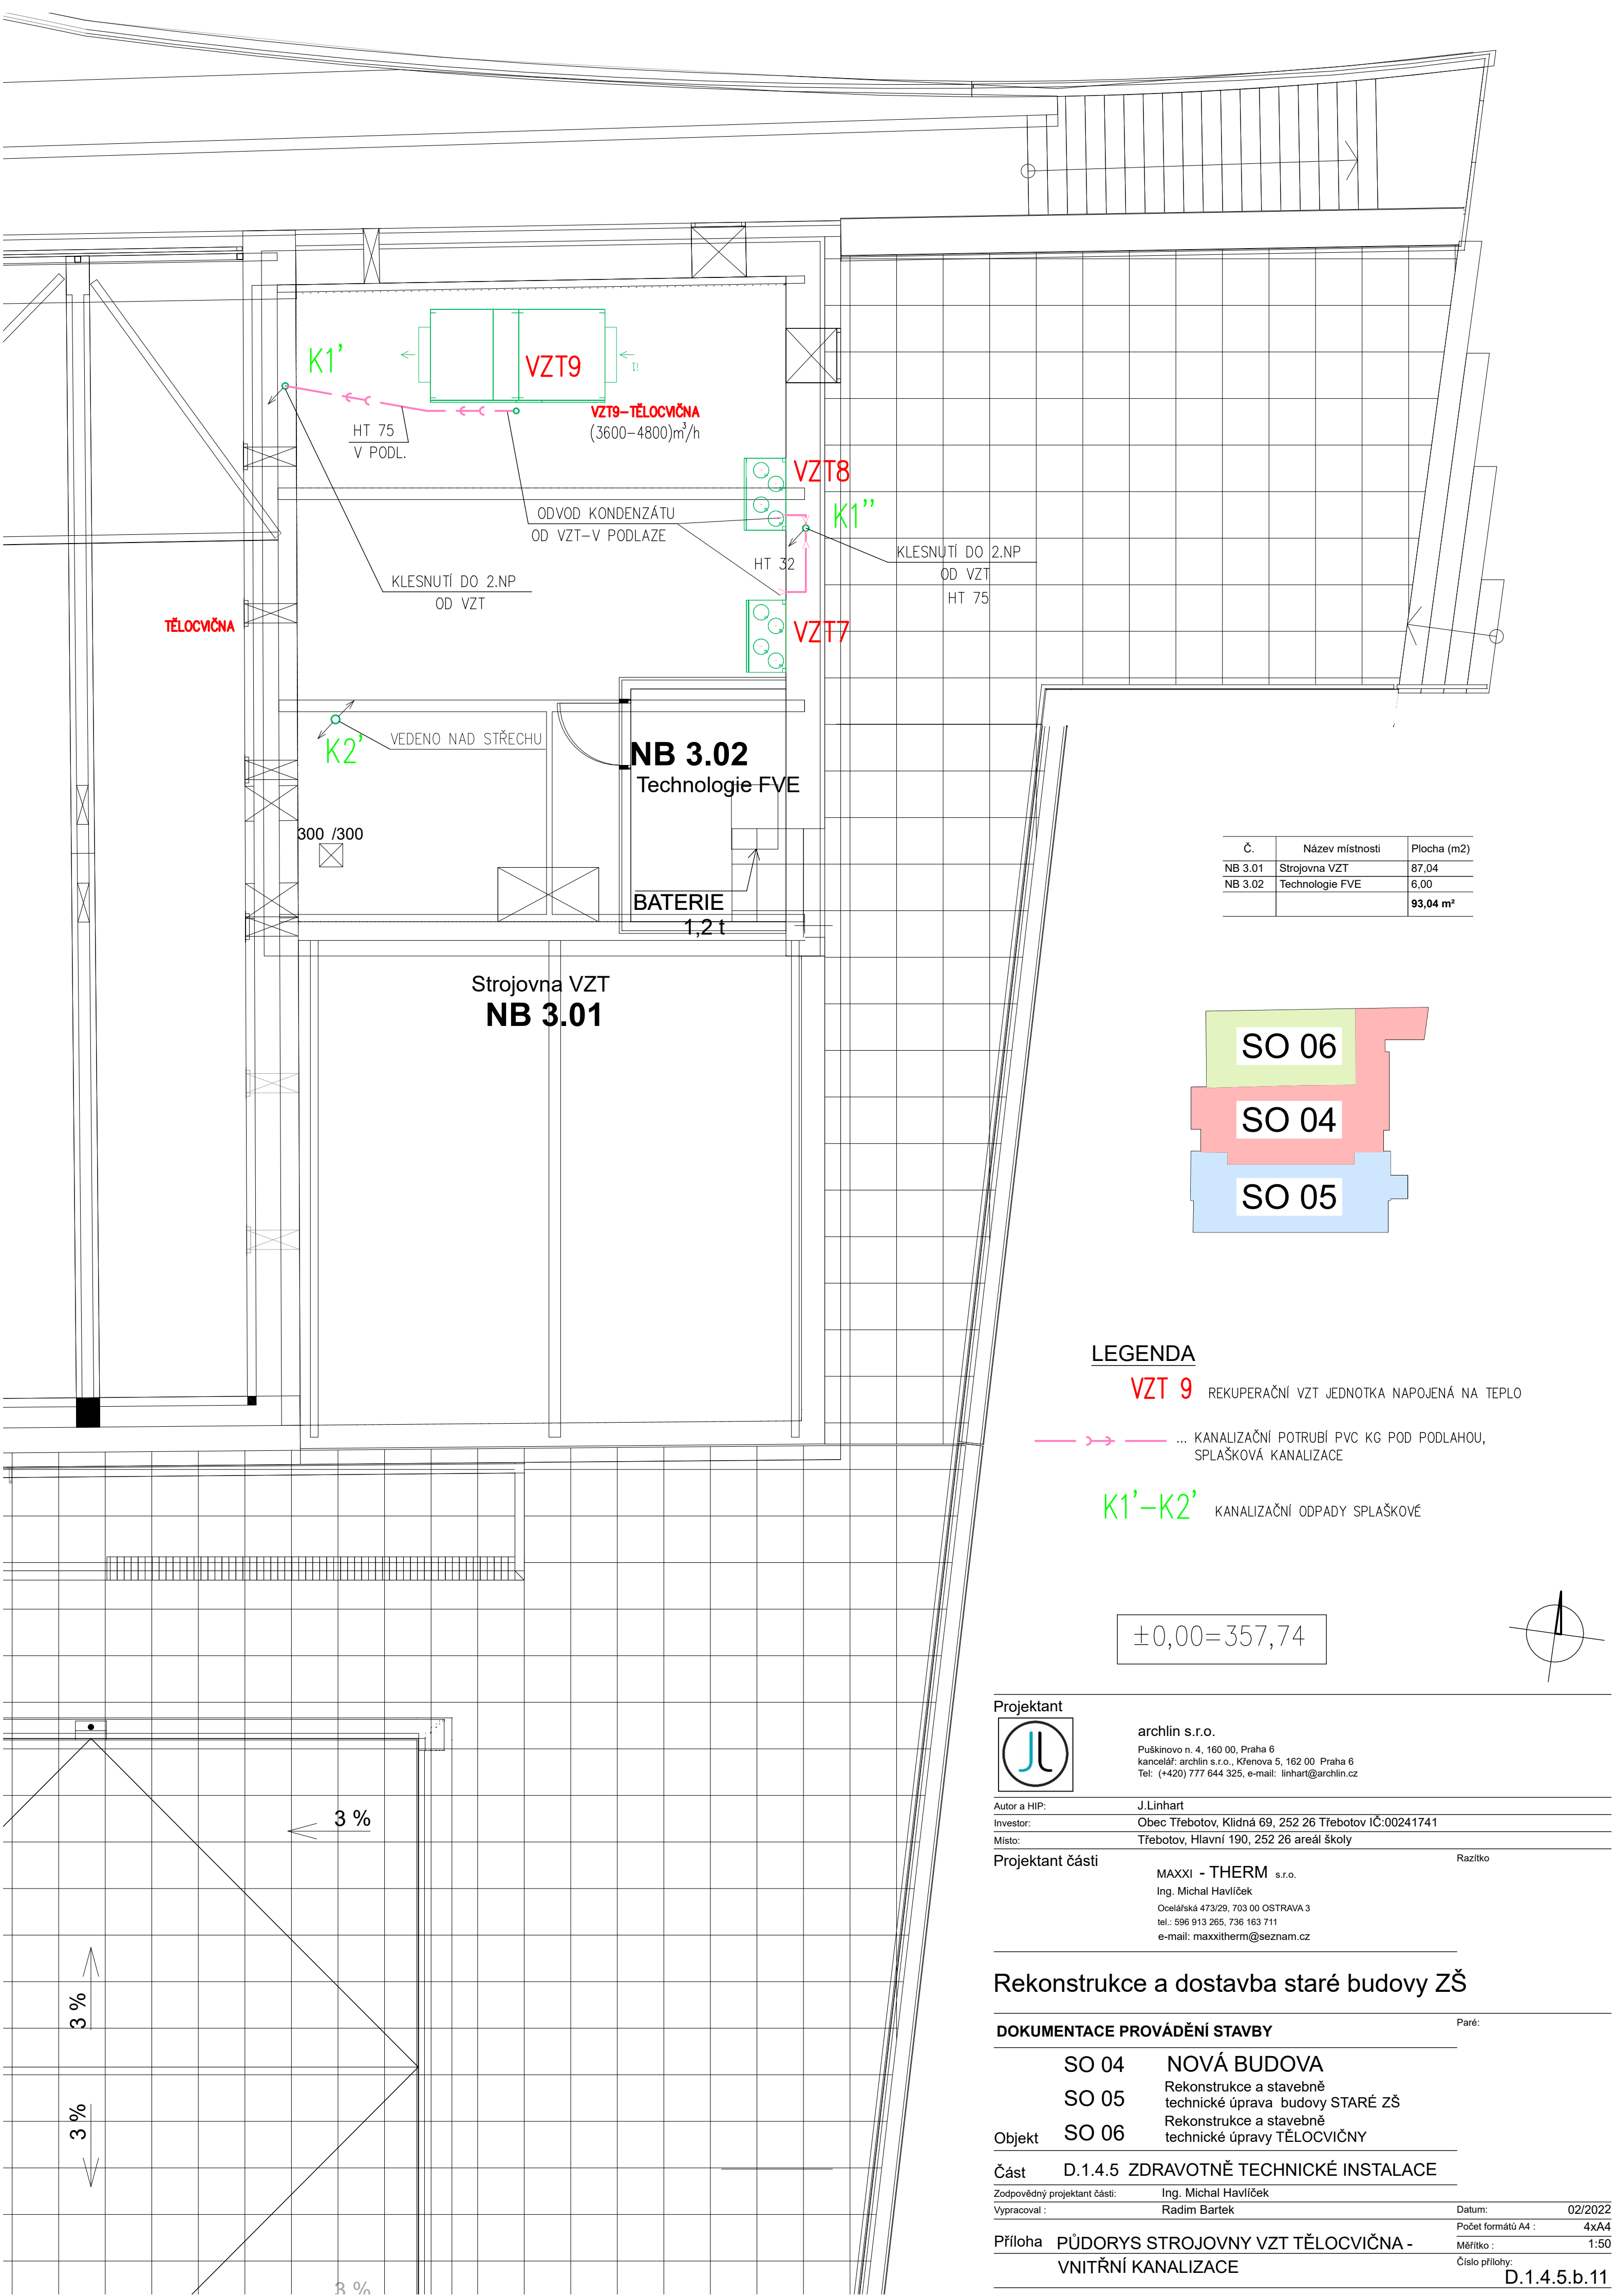

Č.	Název místnosti	Plocha (m2)
NB 3.01	Strojovna VZT	87,04
NB 3.02	Technologie FVE	6,00
		93,04 m²

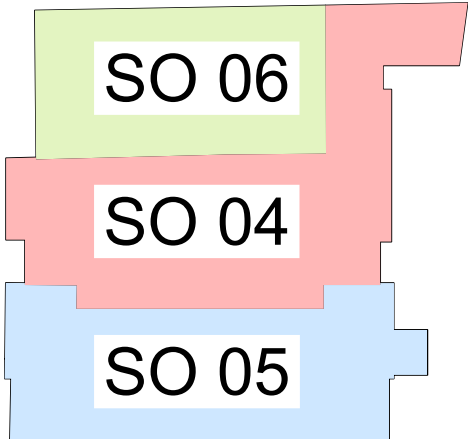


LEGENDA

VZT 9 REKUPERAČNÍ VZT JEDNOTKA NAPOJENÁ NA TEPL

... KANALIZAČNÍ POTRUBÍ PVC KG POD PODLAHOU, SPLAŠKOVÁ KANALIZACE

K1'–K2' KANALIZAČNÍ ODPADY SPLAŠKOVÉ

±0,00=357,74

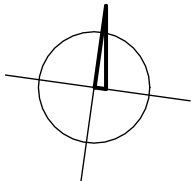

Projektant



archlin s.r.o.
Puškinovo n. 4, 160 00, Praha 6
kancelář: archlin s.r.o., Křenova 5, 162 00 Praha 6
Tel: (+420) 777 644 325, e-mail: linhart@archlin.cz

Autor a HIP: J.Linhart
Investor: Obec Třebotov, Klidná 69, 252 26 Třebotov IČ:00241741
Místo: Třebotov, Hlavní 190, 252 26 areál školy

Projektant části

MAXXI - THERM s.r.o.
Ing. Michal Havlíček
Ocelářská 473/29, 703 00 OSTRAVA 3
tel.: 596 913 265, 736 163 711
e-mail: maxxitherm@seznam.cz

Razítko

Rekonstrukce a dostavba staré budovy ZŠ

DOKUMENTACE PROVÁDĚNÍ STAVBY

Paré:

SO 04	NOVÁ BUDOVA
SO 05	Rekonstrukce a stavebně technické úprava budovy STARÉ ZŠ
Objekt	SO 06 Rekonstrukce a stavebně technické úpravy TĚLOCVIČNY

Část D.1.4.5 ZDRAVOTNĚ TECHNICKÉ INSTALACE

Zodpovědný projektant části: Ing. Michal Havlíček
Vypracoval: Radim Bartek

Datum: 02/2022

Příloha PŮDORYS STROJOVNY VZT TĚLOCVIČNA - VNITŘNÍ KANALIZACE

Počet formátů A4 : 4x A4
Měřítko : 1:50
Číslo přílohy:

D.1.4.5.b.11