



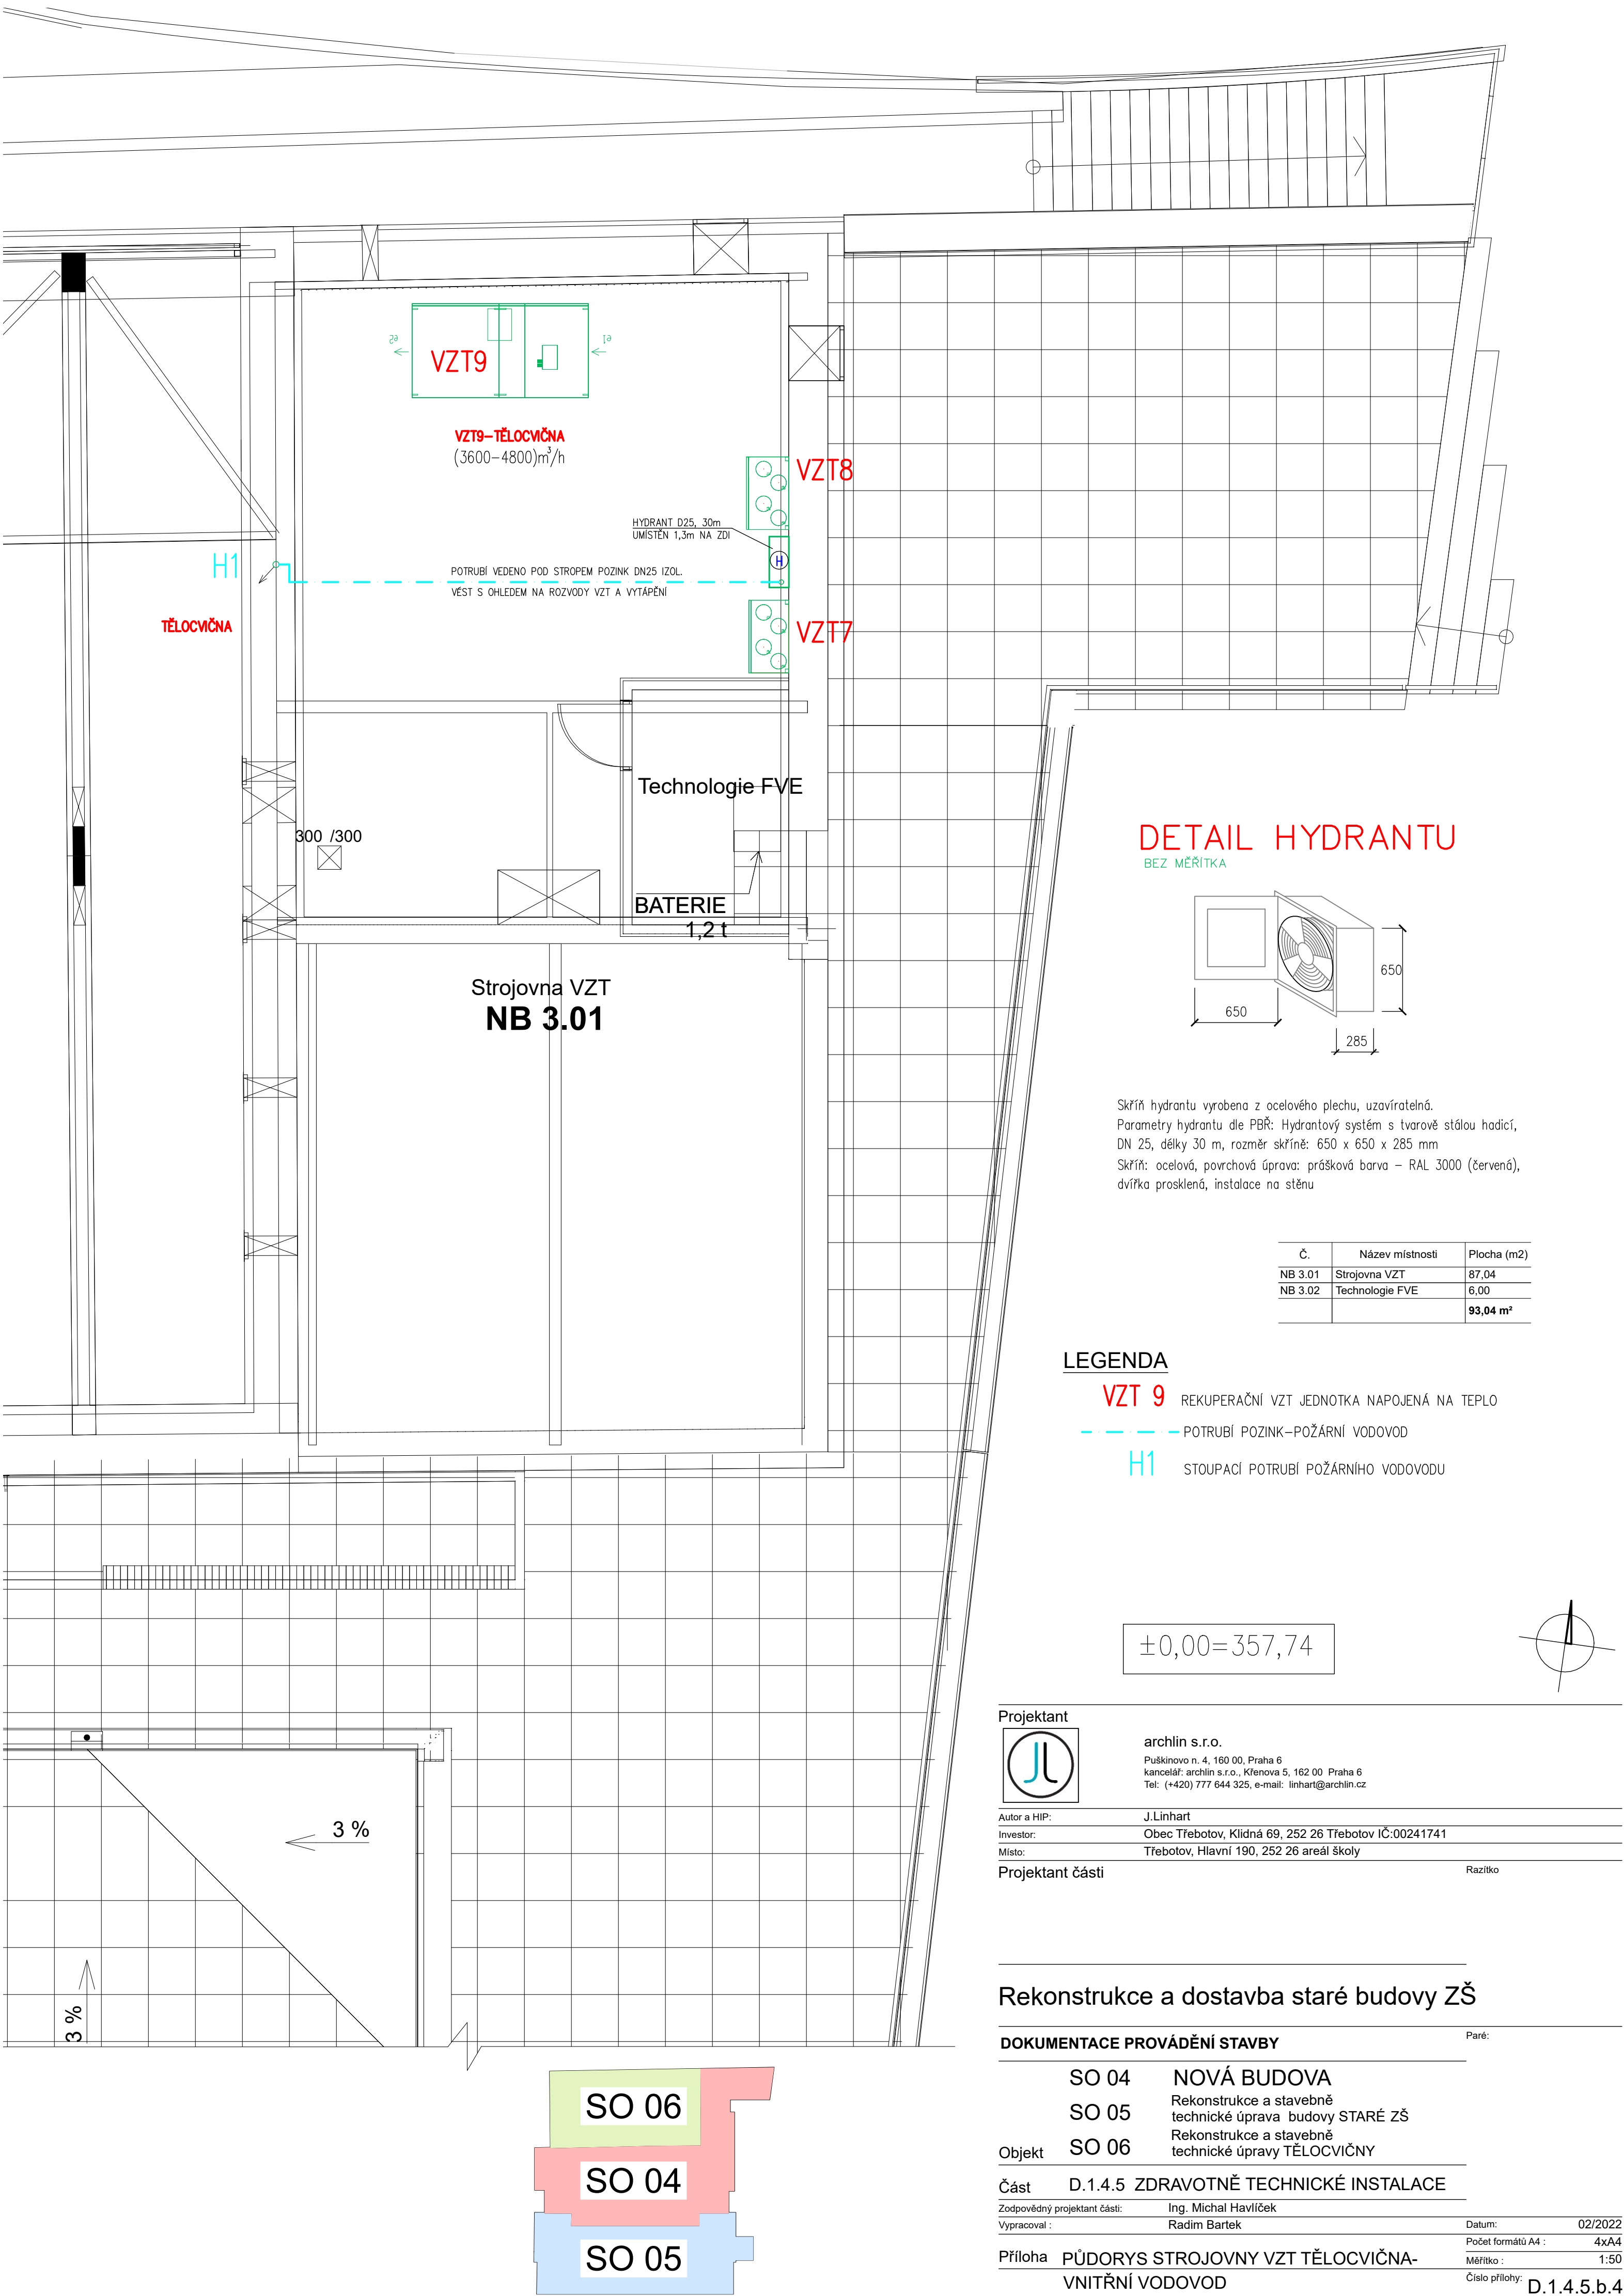

DETAIL HYDRANTU

BEZ MĚŘÍTKA

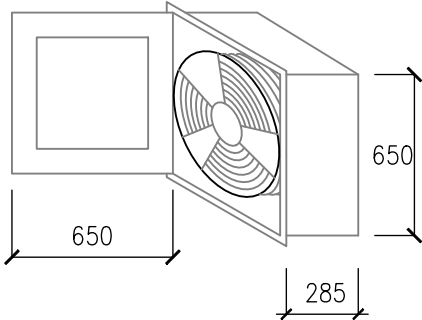

Skříň hydrantu vyrobena z ocelového plechu, uzavíratelná.
Parametry hydrantu dle PBŘ: Hydrantový systém s tvarově stálou hadicí,
DN 25, délky 30 m, rozměr skříně: 650 x 650 x 285 mm
Skříň: ocelová, povrchová úprava: prášková barva – RAL 3000 (červená),
dvířka prosklená, instalace na stěnu

Č.	Název místnosti	Plocha (m2)
NB 3.01	Strojovna VZT	87,04
NB 3.02	Technologie FVE	6,00
		93,04 m²


LEGENDA

VZT 9 REKUPERAČNÍ VZT JEDNOTKA NAPOJENÁ NA TEPLLO

--- POTRUBÍ POZINK–POŽÁRNÍ VODOVOD

H1 STOUPACÍ POTRUBÍ POŽÁRNÍHO VODOVODU

±0,00=357,74

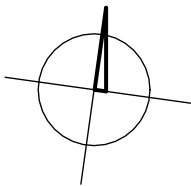

Projektant



archlin s.r.o.
Puškinovo n. 4, 160 00, Praha 6
kancelář: archlin s.r.o., Křenova 5, 162 00 Praha 6
Tel: (+420) 777 644 325, e-mail: linhart@archlin.cz

Autor a HIP: J.Linhart
Investor: Obec Třebotov, Klidná 69, 252 26 Třebotov IČ:00241741
Místo: Třebotov, Hlavní 190, 252 26 areál školy

Projektant části

Razítko

Rekonstrukce a dostavba staré budovy ZŠ

DOKUMENTACE PROVÁDĚNÍ STAVBY

Paré:

Objekt	SO 04	NOVÁ BUDOVA
	SO 05	Rekonstrukce a stavebně technické úprava budovy STARÉ ZŠ
	SO 06	Rekonstrukce a stavebně technické úpravy TĚLOCVIČNY

Část D.1.4.5 ZDRAVOTNĚ TECHNICKÉ INSTALACE

Zodpovědný projektant části: Ing. Michal Havlíček
Vypracoval : Radim Bartek

Datum: 02/2022

Počet formátů A4 : 4x A4

Příloha PŮDORYS STROJOVNY VZT TĚLOCVIČNA-
VNITŘNÍ VODOVOD

Měřítko : 1:50

Číslo přílohy: D.1.4.5.b.4

SO 06

SO 04

SO 05