

SÍLOVÁ NAPAŮJECÍ SÍŤ
3/PEN AC 400/230 V 50 Hz / TN-C
3/N/PE AC 400/230 V 50 Hz / TN-C-S

OCHRANA PŘED NEB. DOTYKEM
DLE ČSN 33 2000-4-41 ed. 3 AUTOMATICKÝM ODPOJENÍM OD ZDROJE
DOPLNĚNA DOPLNJÍCÍM OCHRANNÝM POSPOJOVÁNÍM

VNĚJŠÍ VLVY
JSOU URČENY DLE ČSN 33 2000-1 ed. 2, ČSN 33 2000-5-51 ed. 3

POZNÁMKA
- SCHEMATICKÉ ZNAČKY PRVKŮ EL. INSTALACE, KVŮLI PŘEHLEDNOSTI, NEODPOVÍDAJÍ MĚŘÍTKU
- U ZNAČEK VYPÍNAČŮ ZÁSUVEK, KTERÉ SE DOTYKAJÍ SE PŘEDPOKLÁDÁ SPOLÉČNÝ RÁMEČEK
- VYPÍNAČ A JEDNODUCHÁ ZÁSUVKA U VCHODU DO POKOJŮ NEZNAMENÁ SPOLEČNÝ RÁMEČEK

LEGENDA
PŘÍPOJKOVÁ SKŘIŇ (HDS), HLAVNÍ ROZVÁDEČ,
PODRUŽNÝ ROZVÁDEČ
LED SVÍTIDLO
LED SVÍTIDLO S PIR ČIDLEM
LED SVÍTIDLO S NOUZOVÝM MODULEM
LED SVÍTIDLO S NOUZOVÝM MODULEM
LED SVÍTIDLO S PIR ČIDLEM A NOUZOVÝM MODULEM
LED SVÍTIDLO S PIR ČIDLEM A NOUZOVÝM MODULEM
LED SVÍTIDLO / (NÁHRADA ZÁŘIVKOVÉHO)

VYPÍNAČ ŘÁZENÍ 1 / 2 / 5 / 6 / 6+6 / 7 / PROVEDENÍ IP44
TLAČÍTKO / SE SIGNÁLKOU / KRABICE
SADA PRO NOUZOVOU SIGNALIZACI
(kontrolní modul s alarmem, tl. signální tahové, tl. resetovací, transformátor)
ZDROJ 24VDC PRO SPLACHOVÁNÍ / VENTILÁTOR / OSOŠEČ RUKOU
ZÁSUVKA JEDNODUCHÁ / S PŘEP. OCHR. / DVOJITÁ
ZÁSUVKA IP44 JEDNODUCHÁ / 3ř
VÝVOD / VYPÍNAČ 3ř / IP44 / KONVEKTOR
ZAŘÍZENÍ AUTONOMNÍ DETEKCE A SIGNALIZACE
CENTRAL / TOTAL STOP
KABELY PRO SVĚTELNÉ OKRUHY
KABELY PRO ZÁSUVKOVÉ OKRUHY
NAPAŮJECÍ PŘÍVODY / KABELY / VODIČE
OVLADACÍ KABELY

STUPNÍČKOVÉ VEDENÍ - Z NIŽŠÍHO DO VYŠŠÍHO PATRA
KLESAJÍCÍ VEDENÍ - Z VYŠŠÍHO DO NIŽŠÍHO PATRA
ELEKTROINSTALAČNÍ LIŠŤA / SBĚRNÝ DRŽÁK (HAK)

STAVAJÍCÍ MATERIÁL JE ZNAČEN ORANŽOVOU BARVOU
KRESLIL
ONDRĚJ MAZAL
PROJEKTANT
ONDRĚJ MAZAL
SCHVÁLIL
ONDRĚJ MAZAL
STAVEBNÍK: STATUTÁRNÍ MĚSTO BRNO,
MĚSTSKÁ ČÁST BRNO - STARÝ LÍSKOVEC
MÍSTO: BRNO, KLOBÁSOVA 9
STAVBA: STAVEBNÍ ÚPRAVY
ADMINISTRATIVNÍ BUDOVY
KLOBÁSOVA 9, BRNO-STARÝ LÍSKOVEC
ČÁST: D.3 SILNOPROUDÁ ELEKTROINSTALACE
OBSAH: INSTALAČNÍ VÝKRES
1. NP
MĚŘÍTKO: 1:75
Č. VÝKRESU: D.3.4

DELANTE
Ondřej Mazal, IČ: 86868110
Nikotice 265, 691 71 Nikotice
e-mail: info@delante.cz, mob.: +420 728 021 541
www.delante.cz

ZAKÁZKOVÉ ČÍSLO DELANTE: 1810ELKL

ARCHIVNÍ ČÍSLO: -


DATUM: 05/2018

FORMÁT: A4x3

STUPEŇ PD: DPS

MĚŘÍTKO: 1:75 Č. VÝKRESU: D.3.4

KRESLIL	PROJEKTANT	SCHVÁLIL
ONDRĚJ MAZAL	ONDRĚJ MAZAL	ONDRĚJ MAZAL
STAVEBNÍK: STATUTÁRNÍ MĚSTO BRNO, MĚSTSKÁ ČÁST BRNO - STARÝ LÍSKOVEC	MÍSTO: BRNO, KLOBÁSOVA 9	STAVBA: STAVEBNÍ ÚPRAVY ADMINISTRATIVNÍ BUDOVY KLOBÁSOVA 9, BRNO-STARÝ LÍSKOVEC
ČÁST: D.3 SILNOPROUDÁ ELEKTROINSTALACE	OBSAH: INSTALAČNÍ VÝKRES 1. NP	FORMÁT: A4x3 STUPEŇ PD: DPS

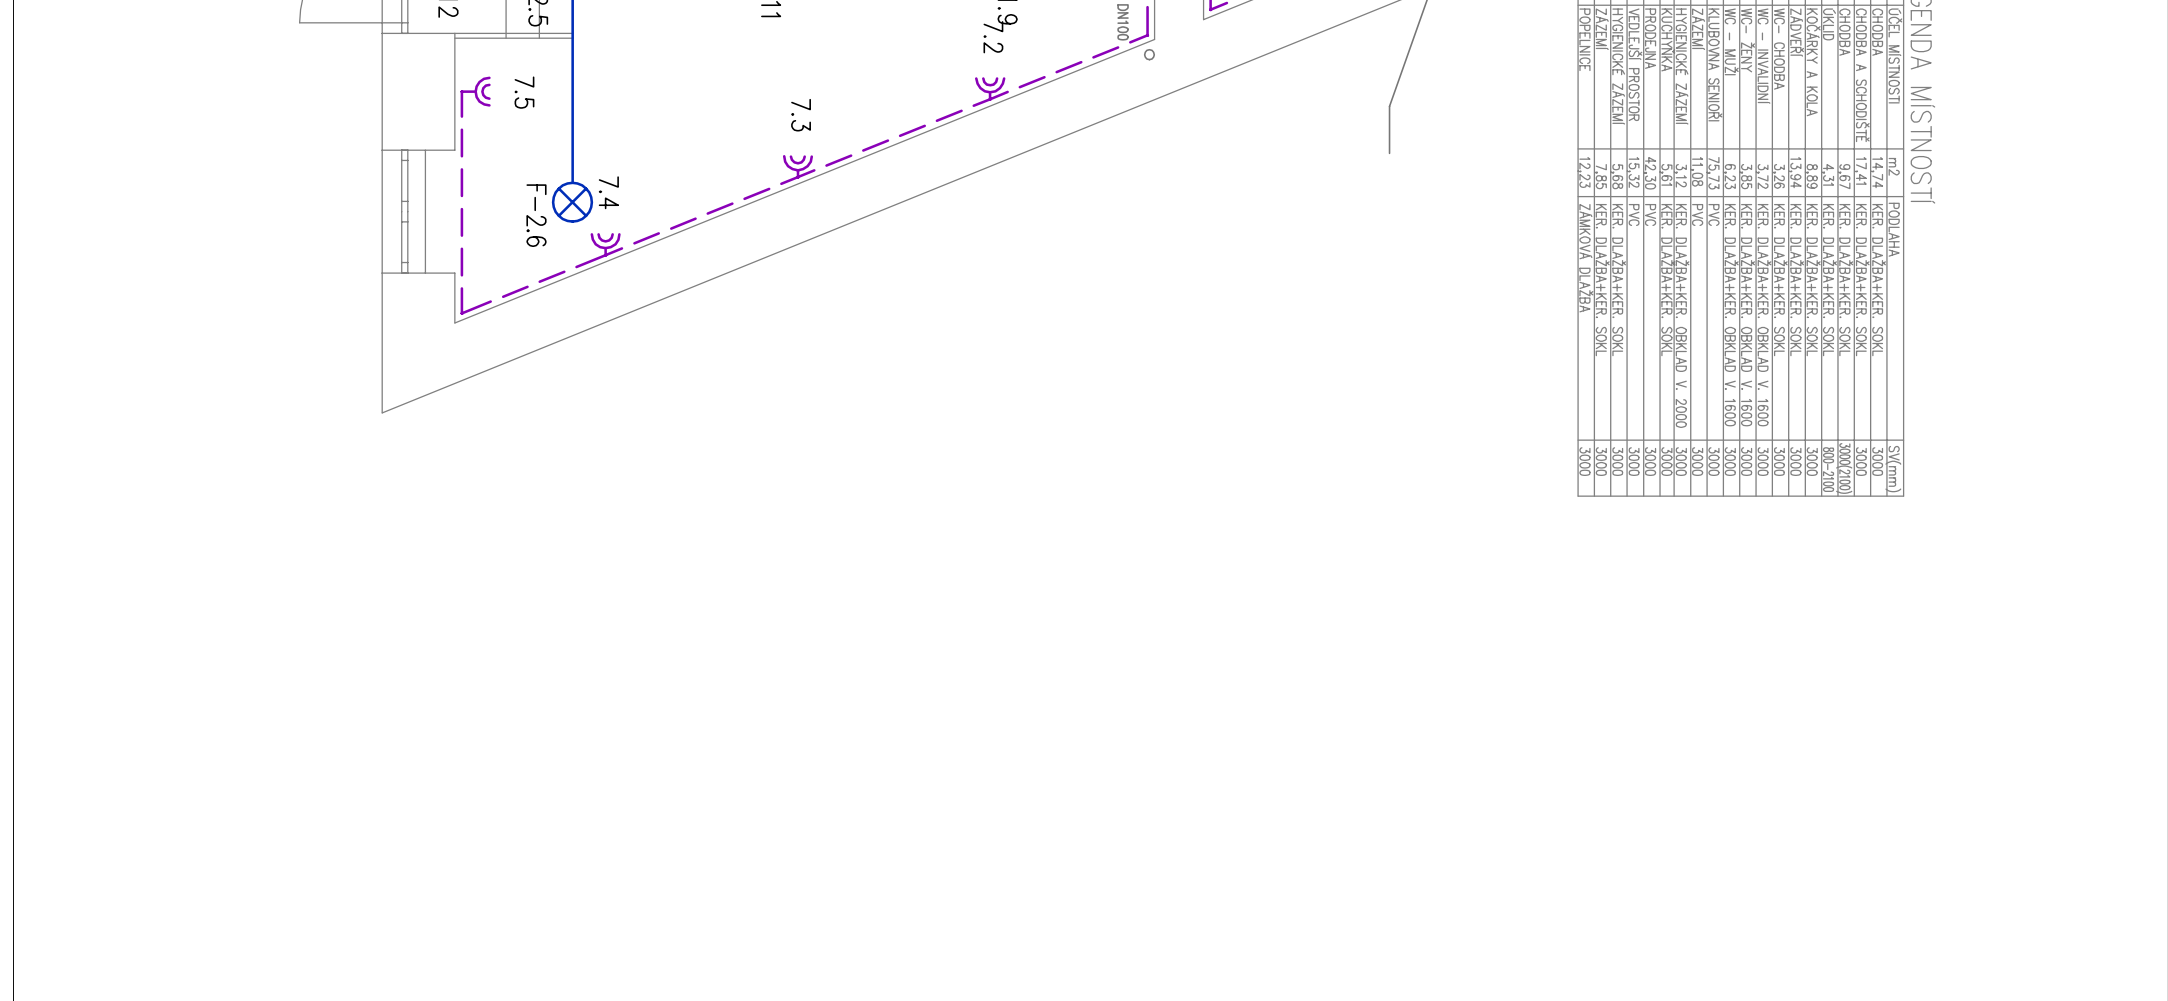

LEGENDA MÍSTNOSTI	LEGENDA HMOT	LEGENDA PODHLEDŮ
101 KLOUBOVÁ SKŘIŇ	101 KLOUBOVÁ SKŘIŇ	101 KLOUBOVÁ SKŘIŇ
102 KLOUBOVÁ SKŘIŇ	102 KLOUBOVÁ SKŘIŇ	102 KLOUBOVÁ SKŘIŇ
103 KLOUBOVÁ SKŘIŇ	103 KLOUBOVÁ SKŘIŇ	103 KLOUBOVÁ SKŘIŇ
104 KLOUBOVÁ SKŘIŇ	104 KLOUBOVÁ SKŘIŇ	104 KLOUBOVÁ SKŘIŇ
105 KLOUBOVÁ SKŘIŇ	105 KLOUBOVÁ SKŘIŇ	105 KLOUBOVÁ SKŘIŇ
106 KLOUBOVÁ SKŘIŇ	106 KLOUBOVÁ SKŘIŇ	106 KLOUBOVÁ SKŘIŇ
107 KLOUBOVÁ SKŘIŇ	107 KLOUBOVÁ SKŘIŇ	107 KLOUBOVÁ SKŘIŇ
108 KLOUBOVÁ SKŘIŇ	108 KLOUBOVÁ SKŘIŇ	108 KLOUBOVÁ SKŘIŇ
109 KLOUBOVÁ SKŘIŇ	109 KLOUBOVÁ SKŘIŇ	109 KLOUBOVÁ SKŘIŇ
110 KLOUBOVÁ SKŘIŇ	110 KLOUBOVÁ SKŘIŇ	110 KLOUBOVÁ SKŘIŇ
111 KLOUBOVÁ SKŘIŇ	111 KLOUBOVÁ SKŘIŇ	111 KLOUBOVÁ SKŘIŇ
112 KLOUBOVÁ SKŘIŇ	112 KLOUBOVÁ SKŘIŇ	112 KLOUBOVÁ SKŘIŇ
113 KLOUBOVÁ SKŘIŇ	113 KLOUBOVÁ SKŘIŇ	113 KLOUBOVÁ SKŘIŇ
114 KLOUBOVÁ SKŘIŇ	114 KLOUBOVÁ SKŘIŇ	114 KLOUBOVÁ SKŘIŇ
115 KLOUBOVÁ SKŘIŇ	115 KLOUBOVÁ SKŘIŇ	115 KLOUBOVÁ SKŘIŇ
116 KLOUBOVÁ SKŘIŇ	116 KLOUBOVÁ SKŘIŇ	116 KLOUBOVÁ SKŘIŇ
117 KLOUBOVÁ SKŘIŇ	117 KLOUBOVÁ SKŘIŇ	117 KLOUBOVÁ SKŘIŇ
118 KLOUBOVÁ SKŘIŇ	118 KLOUBOVÁ SKŘIŇ	118 KLOUBOVÁ SKŘIŇ
119 KLOUBOVÁ SKŘIŇ	119 KLOUBOVÁ SKŘIŇ	119 KLOUBOVÁ SKŘIŇ

LEGENDA HMOT
STAVAJÍCÍ KONSTRUKCE
ZÁKLADY Z CP - P15, MNC 2,5
KERAMICKÉ ŽIVO TL. 380 mm (S OMRKOU 400 mm), MAX. U=0,6 W/m²k
PRŮKLA TL. 75mm - OC, KCE 50mm, MIN. VANA 40mm, GR-ASTENI
LEGENDA PODHLEDŮ
SK. POHLED BEZ 15. DVOJITÝ OC. ROŠT, MIN. VANA TL. MIN. 40 mm S OBL. 1 SK. GR-ASTENI ODSTRANĚNÍ MÍSTNOSTI BEZ OKEN VEDRO POD POHLEDY, 200x200
POZNÁMKA:
2xAKKY 4x70mm² - E.ON
HDS (SSI33) - E.ON