

SILOVÁ NAPÁJECÍ SÍŤ

3/PEN AC 400/230 V 50 Hz / TN-C
3/N/PE AC 400/230 V 50 Hz / TN-C-S

OCHRANA PŘED NEB. DOTYKEM

DLE ČSN 33 2000-4-41 ed. 3 AUTOMATICKÝM ODPOJENÍM OD ZDROJE
DOPLNĚNÁ DOPLŇUJÍCÍM OCHRANNÝM POSPOJOVÁNÍM

VNĚJŠÍ VLIVY

JSOU URČENY DLE ČSN 33 2000-1 ed. 2, ČSN 33 2000-5-51 ed. 3

POZNÁMKA

SCHÉMATICKÉ ZNAČKY PRVKŮ EL. INSTALACE, KVŮLI PŘEHLEDNOSTI, NEODPOVÍDAJÍ MĚŘÍTKU
STAVEBNÍ ČÁST A DALŠÍ PROFESE JSOU ZAKRESLENY ORIENTAČNĚ
DODÁVKU A MONTÁŽ POHONU BRÁNY ŘEŠÍ STAVEBNÍ ČÁST/NEŘEŠÍ TATO PD


LEGENDA



KOMPLETNÍ POHON BRÁNY (DODÁVKA STAVEBNÍ ČÁSTI)



KABEL PRO POHON BRÁNY

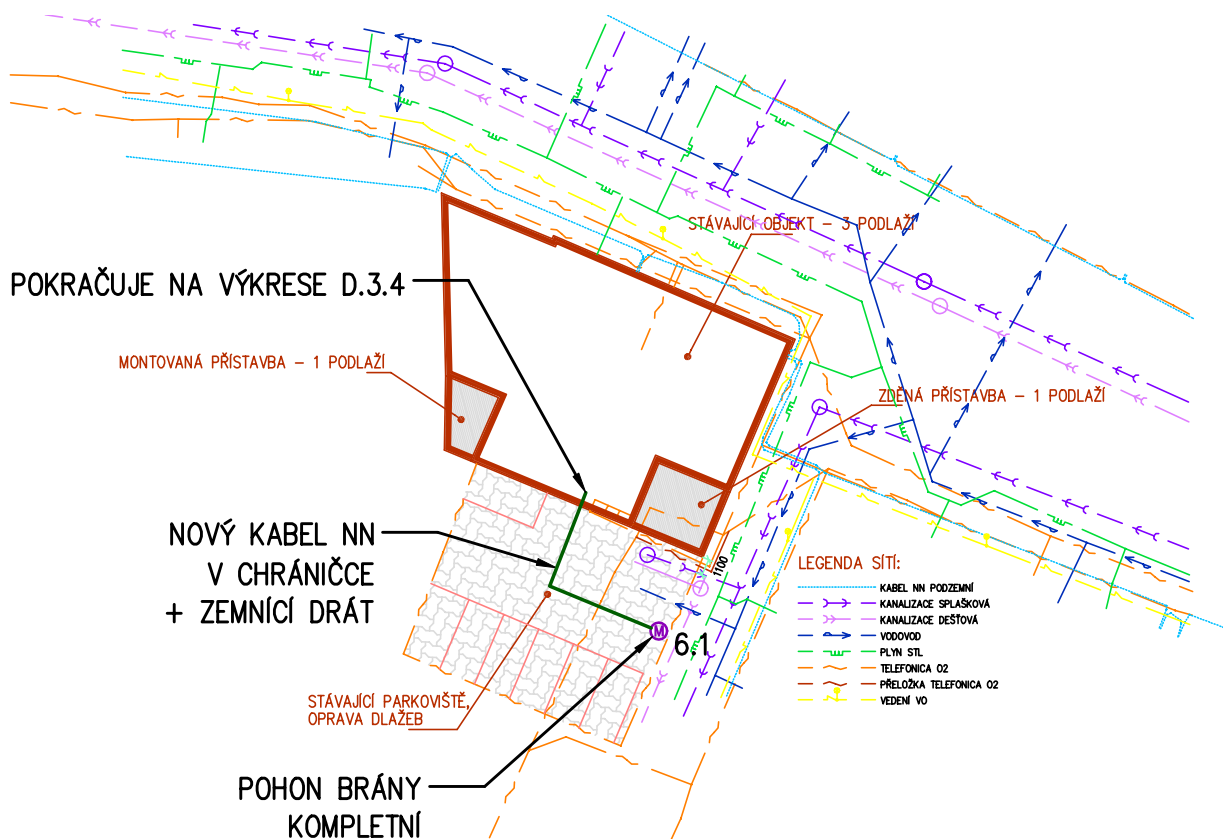

KRESLIL	PROJEKTANT	SCHVÁLIL	<div>DELANTE</div> <div>Ondřej Mazal, IČ: 86868110 Nikolčice 265, 691 71 Nikolčice e-mail: info@delante.cz, mob.: +420 728 021 541 www.delante.cz</div>	
ONDŘEJ MAZAL	ONDŘEJ MAZAL	ONDŘEJ MAZAL		
STAVEBNÍK: STATUTÁRNÍ MĚSTO BRNO, MĚSTSKÁ ČÁST BRNO - STARÝ LÍSKOVEC				
MÍSTO:	BRNO, KLOBÁSOVA 9		ZAKÁZKOVÉ ČÍSLO DELANTE: 1810ELKL	
STAVBA:	STAVEBNÍ ÚPRAVY ADMINISTRATIVNÍ BUDOVY KLOBÁSOVA 9, BRNO-STARÝ LÍSKOVEC		ARCHIVNÍ ČÍSLO: -	
ČÁST:	D.3 SILNOPROUDÁ ELEKTROINSTALACE		DATUM: 05/2018	
OBSAH:	SITUAČNÍ VÝKRES		FORMÁT: A4	
			STUPEŇ PD: DPS	
			MĚŘÍTKO: 1:500	Č. VÝKRESU: D.3.7