


projektoval	kreslil	odp. projektant	ved. projektant	KASÍK – PROJKA s.r.o. J. MUKAŘOVSKÉHO 2301 397 01 PÍSEK tel. 605 441 948 IČO: 28082664 DIČ: CZ28082664	
Ing. Petr Kasík	Ing. Petr Kasík	František Kasík	František Kasík		
SÚ:	Písek	MěÚ/OÚ:	Písek		
Investor: Základní škola Jana Husa a Mateřská škola Písek Husovo nám. 725, Husovo nám. 725, Písek					
Výměna oken na ZŠ J. Husa, Písek č.p. 725, Husovo nám. Písek – 3. ETAPA S0 – 01 Stará budova D.1.1 STAVEBNÍ ČÁST				datum: 2/2016	
				formát: A4	
				účel: DPS	
				měřítko: 1:25	
				zak. číslo:	
obsah výkresu:				č. paré:	č. výkresu:
DETAIL OKNA					S11

DETAIL OKNA – PŮDORYS

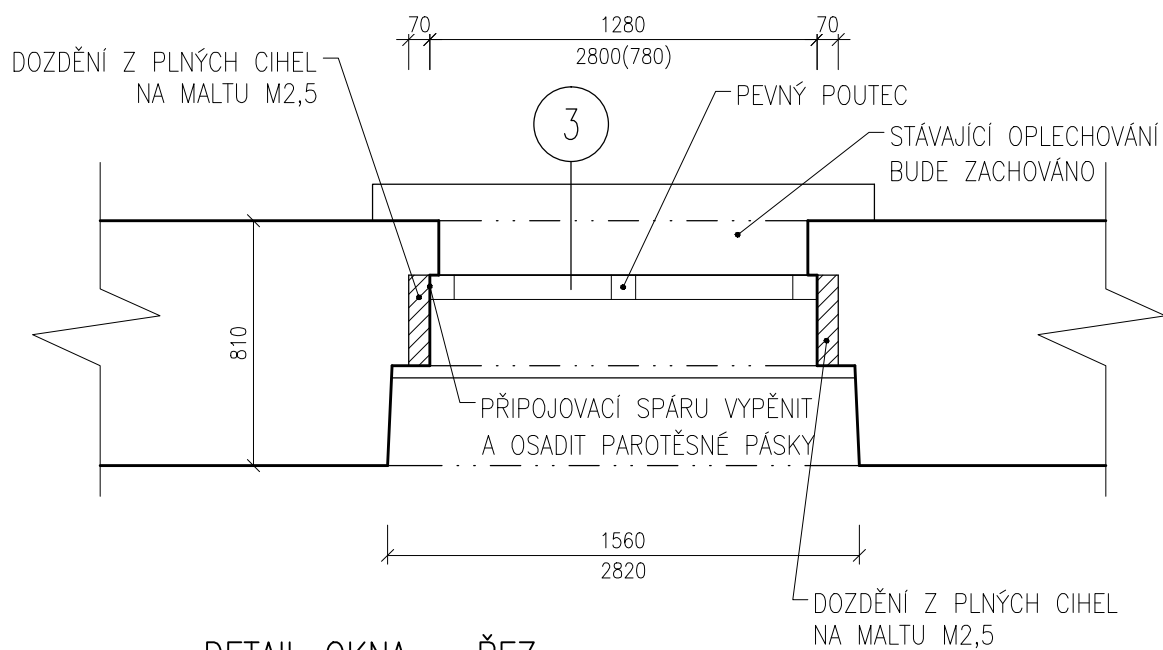

DETAIL OKNA – ŘEZ

