


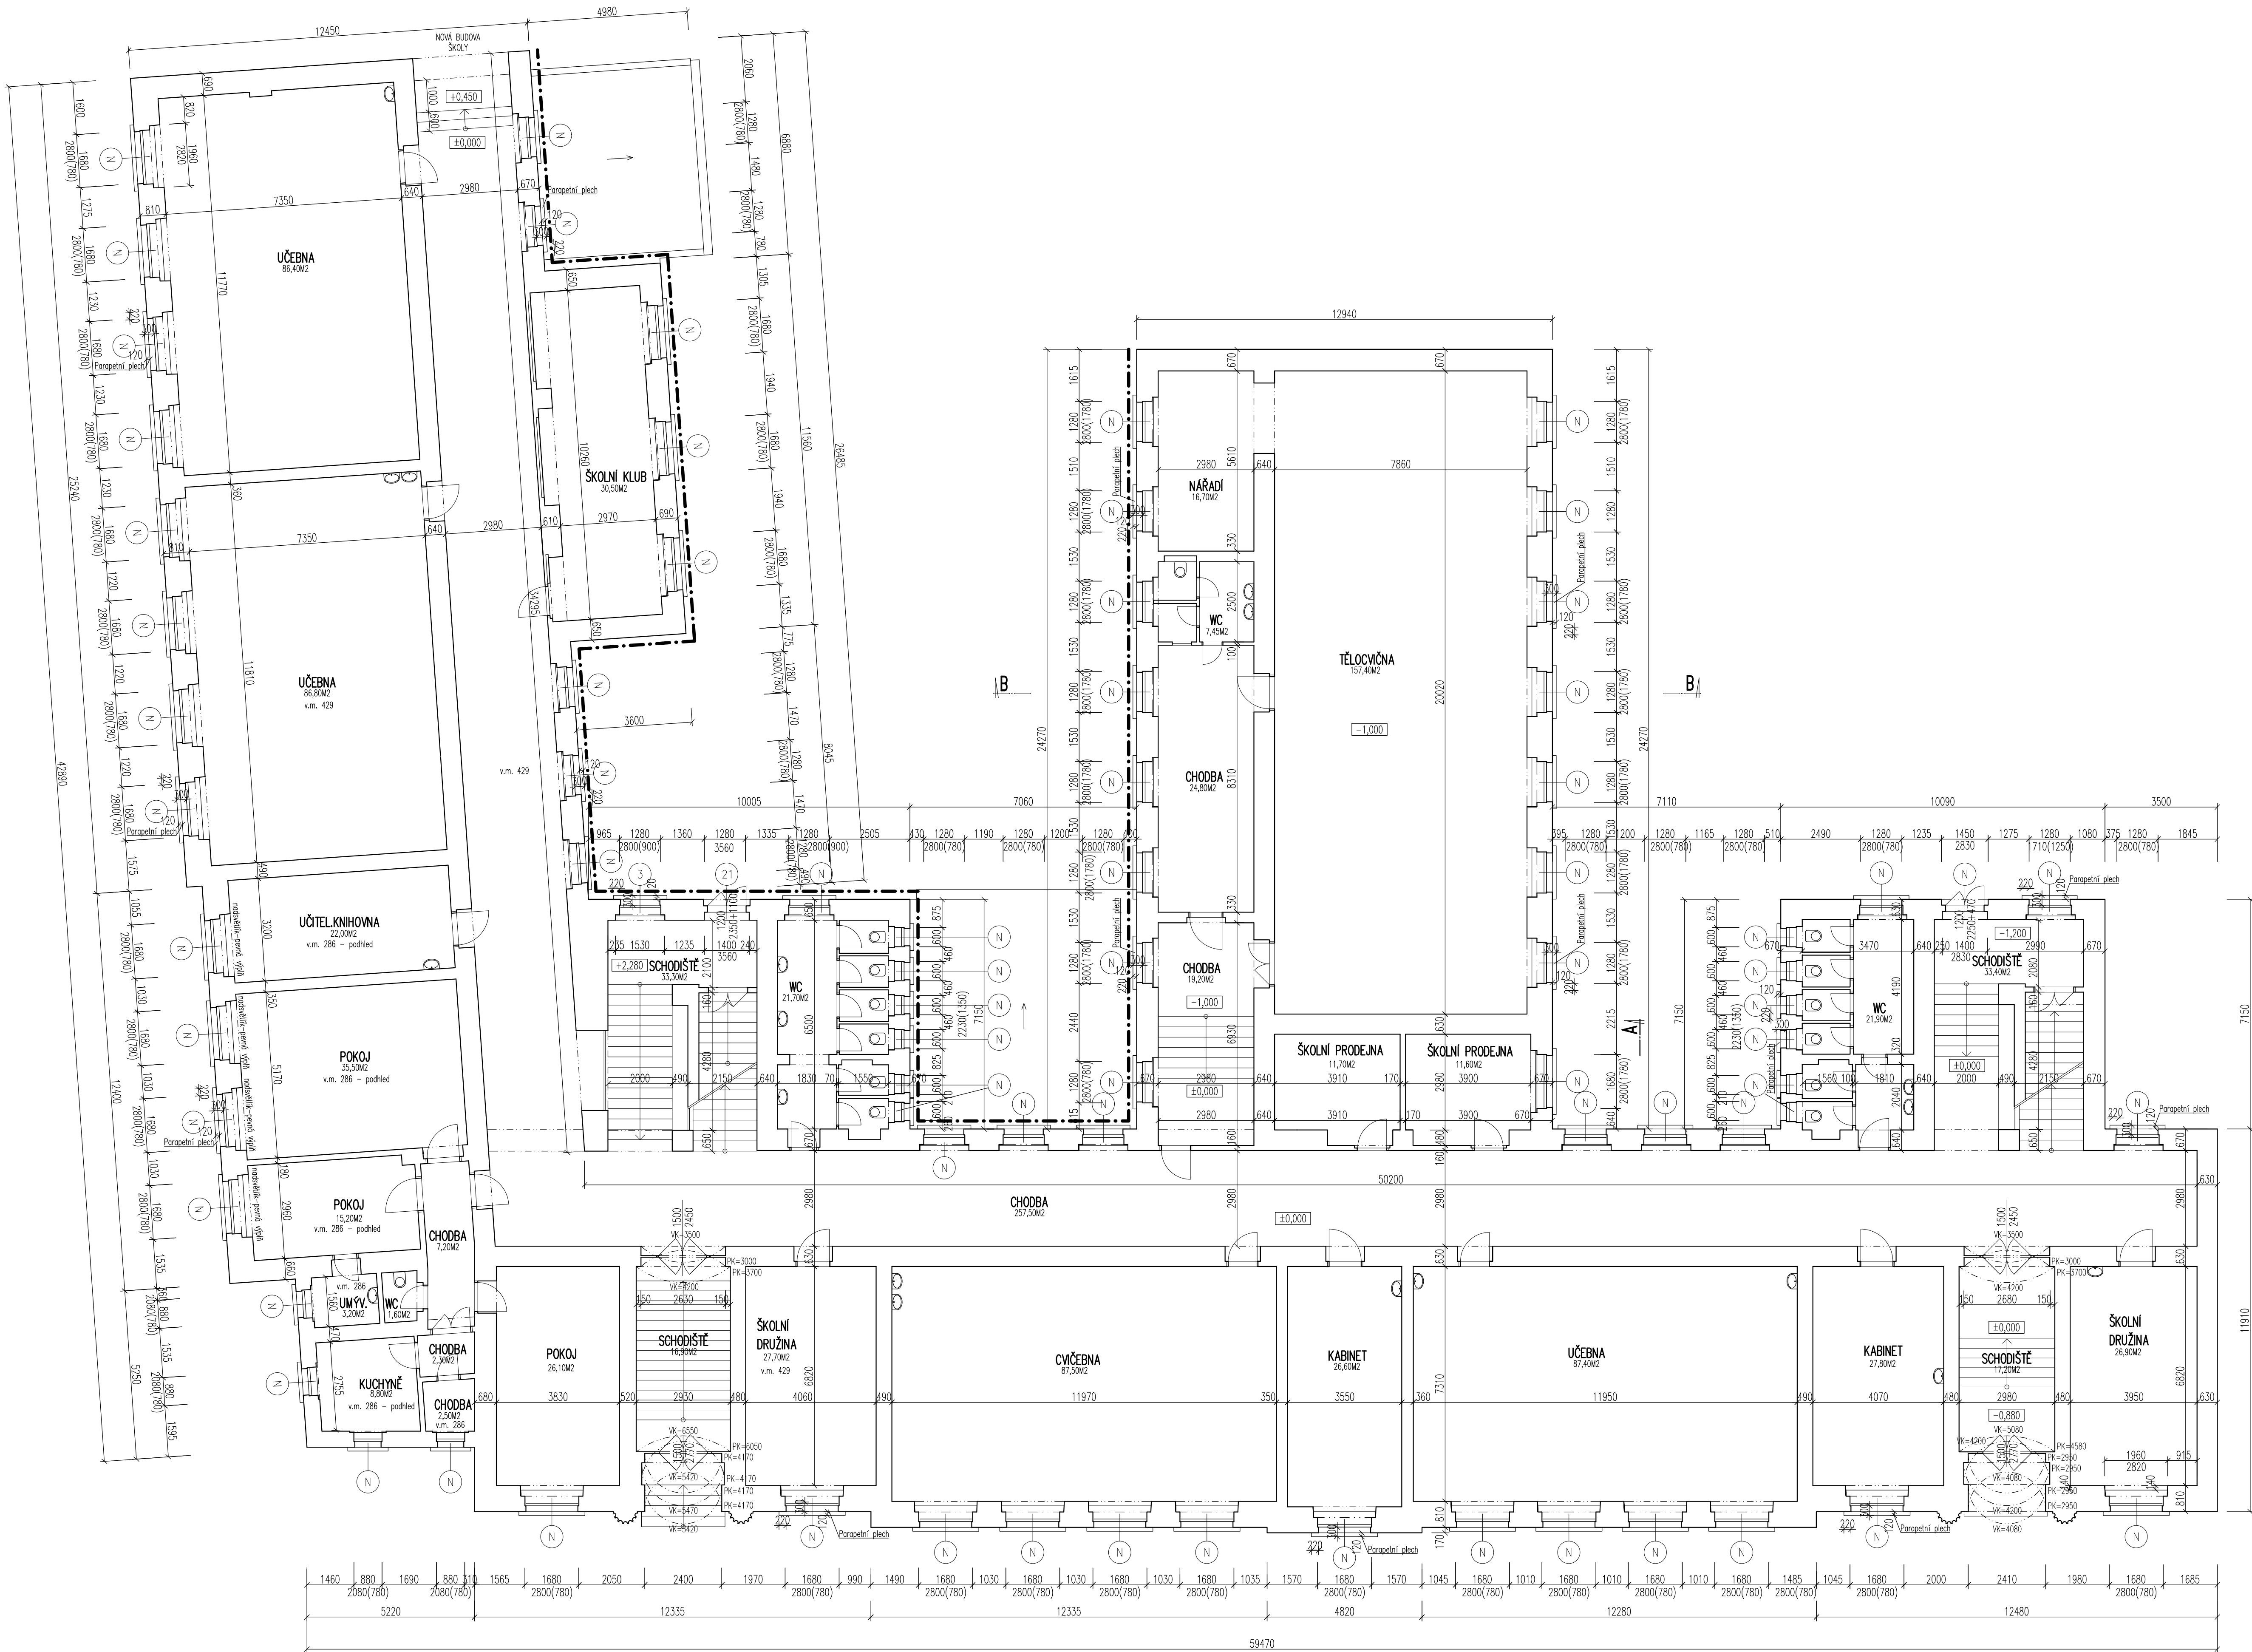

--- OPRAVOVANÁ ČÁST FASÁDY
○ OKNA VYMĚNĚNA V PŘEDCHOZÍ ETAPĚ

PŮDORYS 1.NP (±0,000)

projektoval	kreslil	odp. projektant	ved. projektant
Ing. Petr Kasík	Ing. Petr Kasík	František Kasík	František Kasík
SÚ:	Písek	MěÚ/OÚ:	Písek
Investor: Základní škola Jana Husa a Mateřská škola Písek Husovo nám. 725, Husovo nám. 725, Písek			

Výměna oken na ZŠ J. Husa, Písek
č.p. 725, Husovo nám. Písek – 3. ETAPA
S0 – 01 Stavební část
D.1.1 STAVEBNÍ ČÁST

obsah výkresu:
PŮDORYS 1.NP

KASÍK – PROJEKTAŘI s.r.o.
J. MUKAROVSKÉHO 2301
397 01 PÍSEK
tel. 405 441 948
iČO: 26082664 DIČ: CZ26082664

datum: 2/2016
formát: 10 x A4
účel: DPS
měřítko: 1 : 100
zak. číslo:
č. paré:

č. výkresu:
S3