


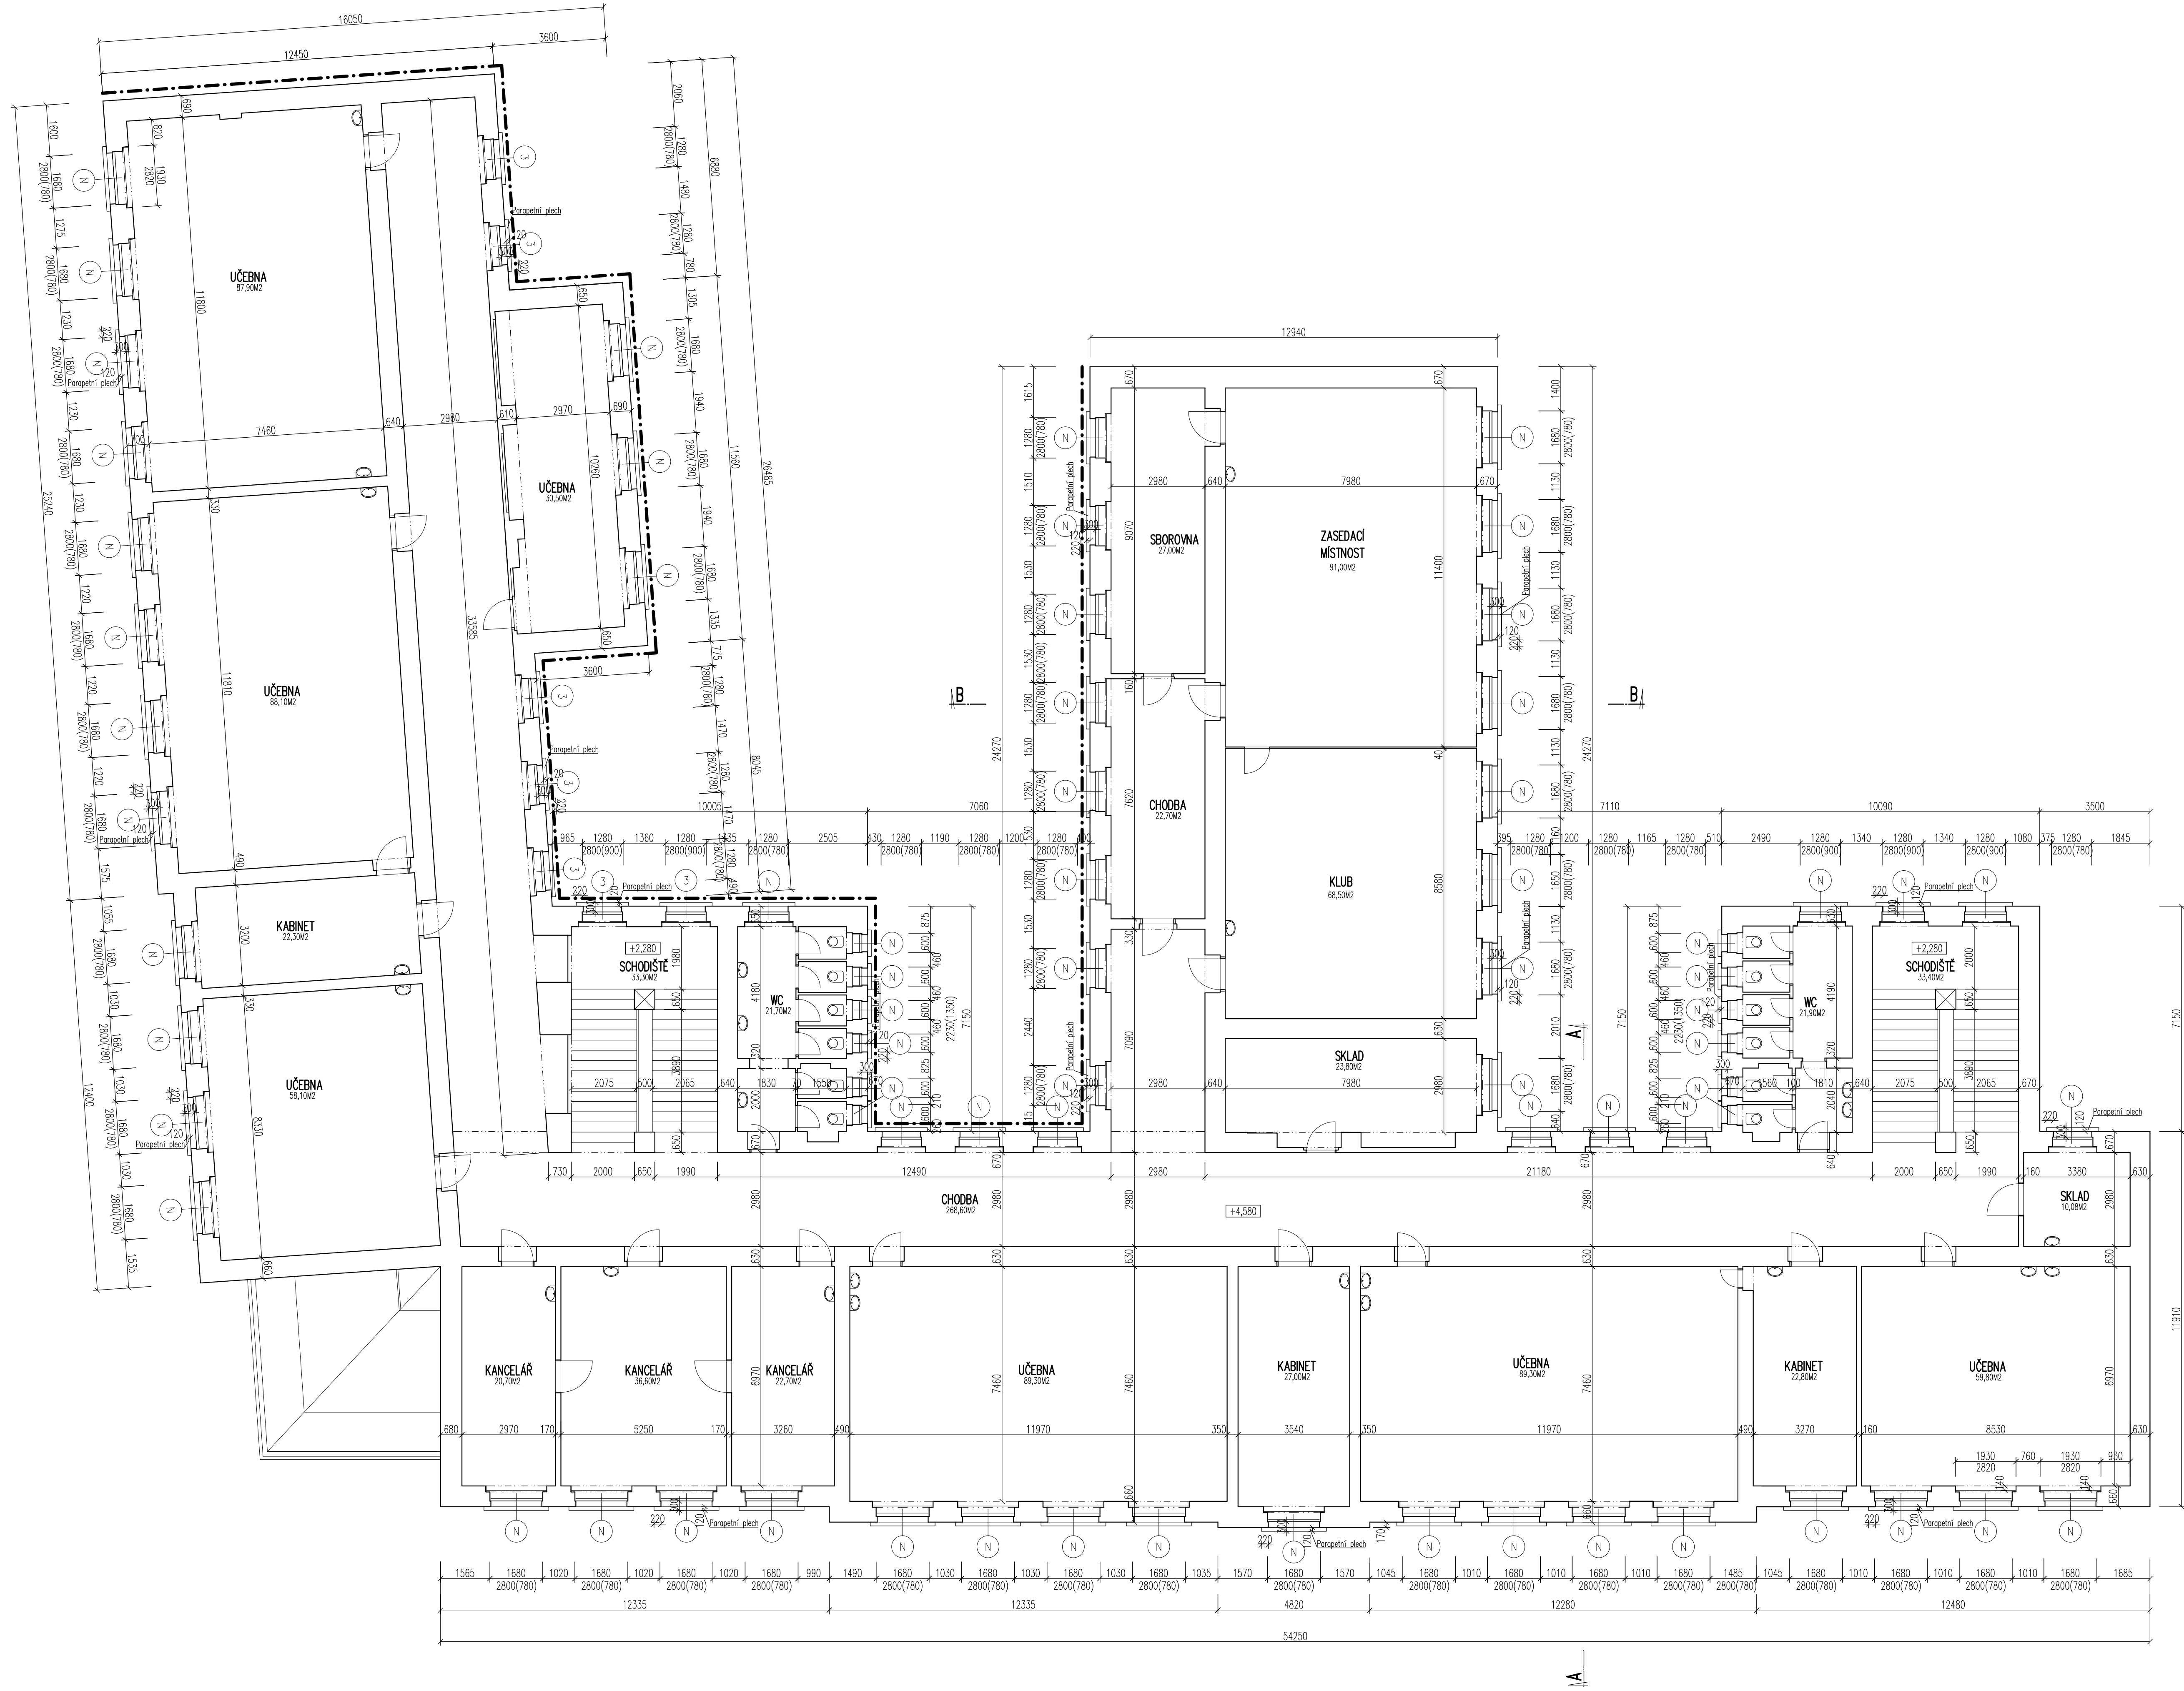

--- OPRAVOVANÁ ČÁST FASÁDY
○ OKNA VYMĚNĚNÁ V PŘEDCHOZÍ ETAPĚ

PŮDORYS 2.NP (+4,580)

projektoval	kreslil	odp. projektant	ved. projektant
Ing. Petr Kasík	Ing. Petr Kasík	František Kasík	František Kasík
SÚ: Písek		MěÚ/OÚ: Písek	
Investor: Základní škola Jana Husa a Mateřská škola Písek Husovo nám. 725, Husovo nám. 725, Písek			
Výměna oken na ZŠ J. Husa, Písek č.p. 725, Husovo nám. Písek – 3. ETAPA S0 – 01 Stará budova D.1.1 STAVEBNÍ ČÁST			
obsah výkresu: PŮDORYS 2.NP			
KASÍK – PROJKA s.r.o. J. MIKAŘOVSKÉHO 2301 397 01 PÍSEK Tel: 820 441 948 IČO: 28082664, DIČ: CZ28082664			
datum: 2/2016 formát: 10 x A4 účel: DPS měřítko: 1 : 100 zak. číslo: č. paré: č. výkresu:			
S4			