
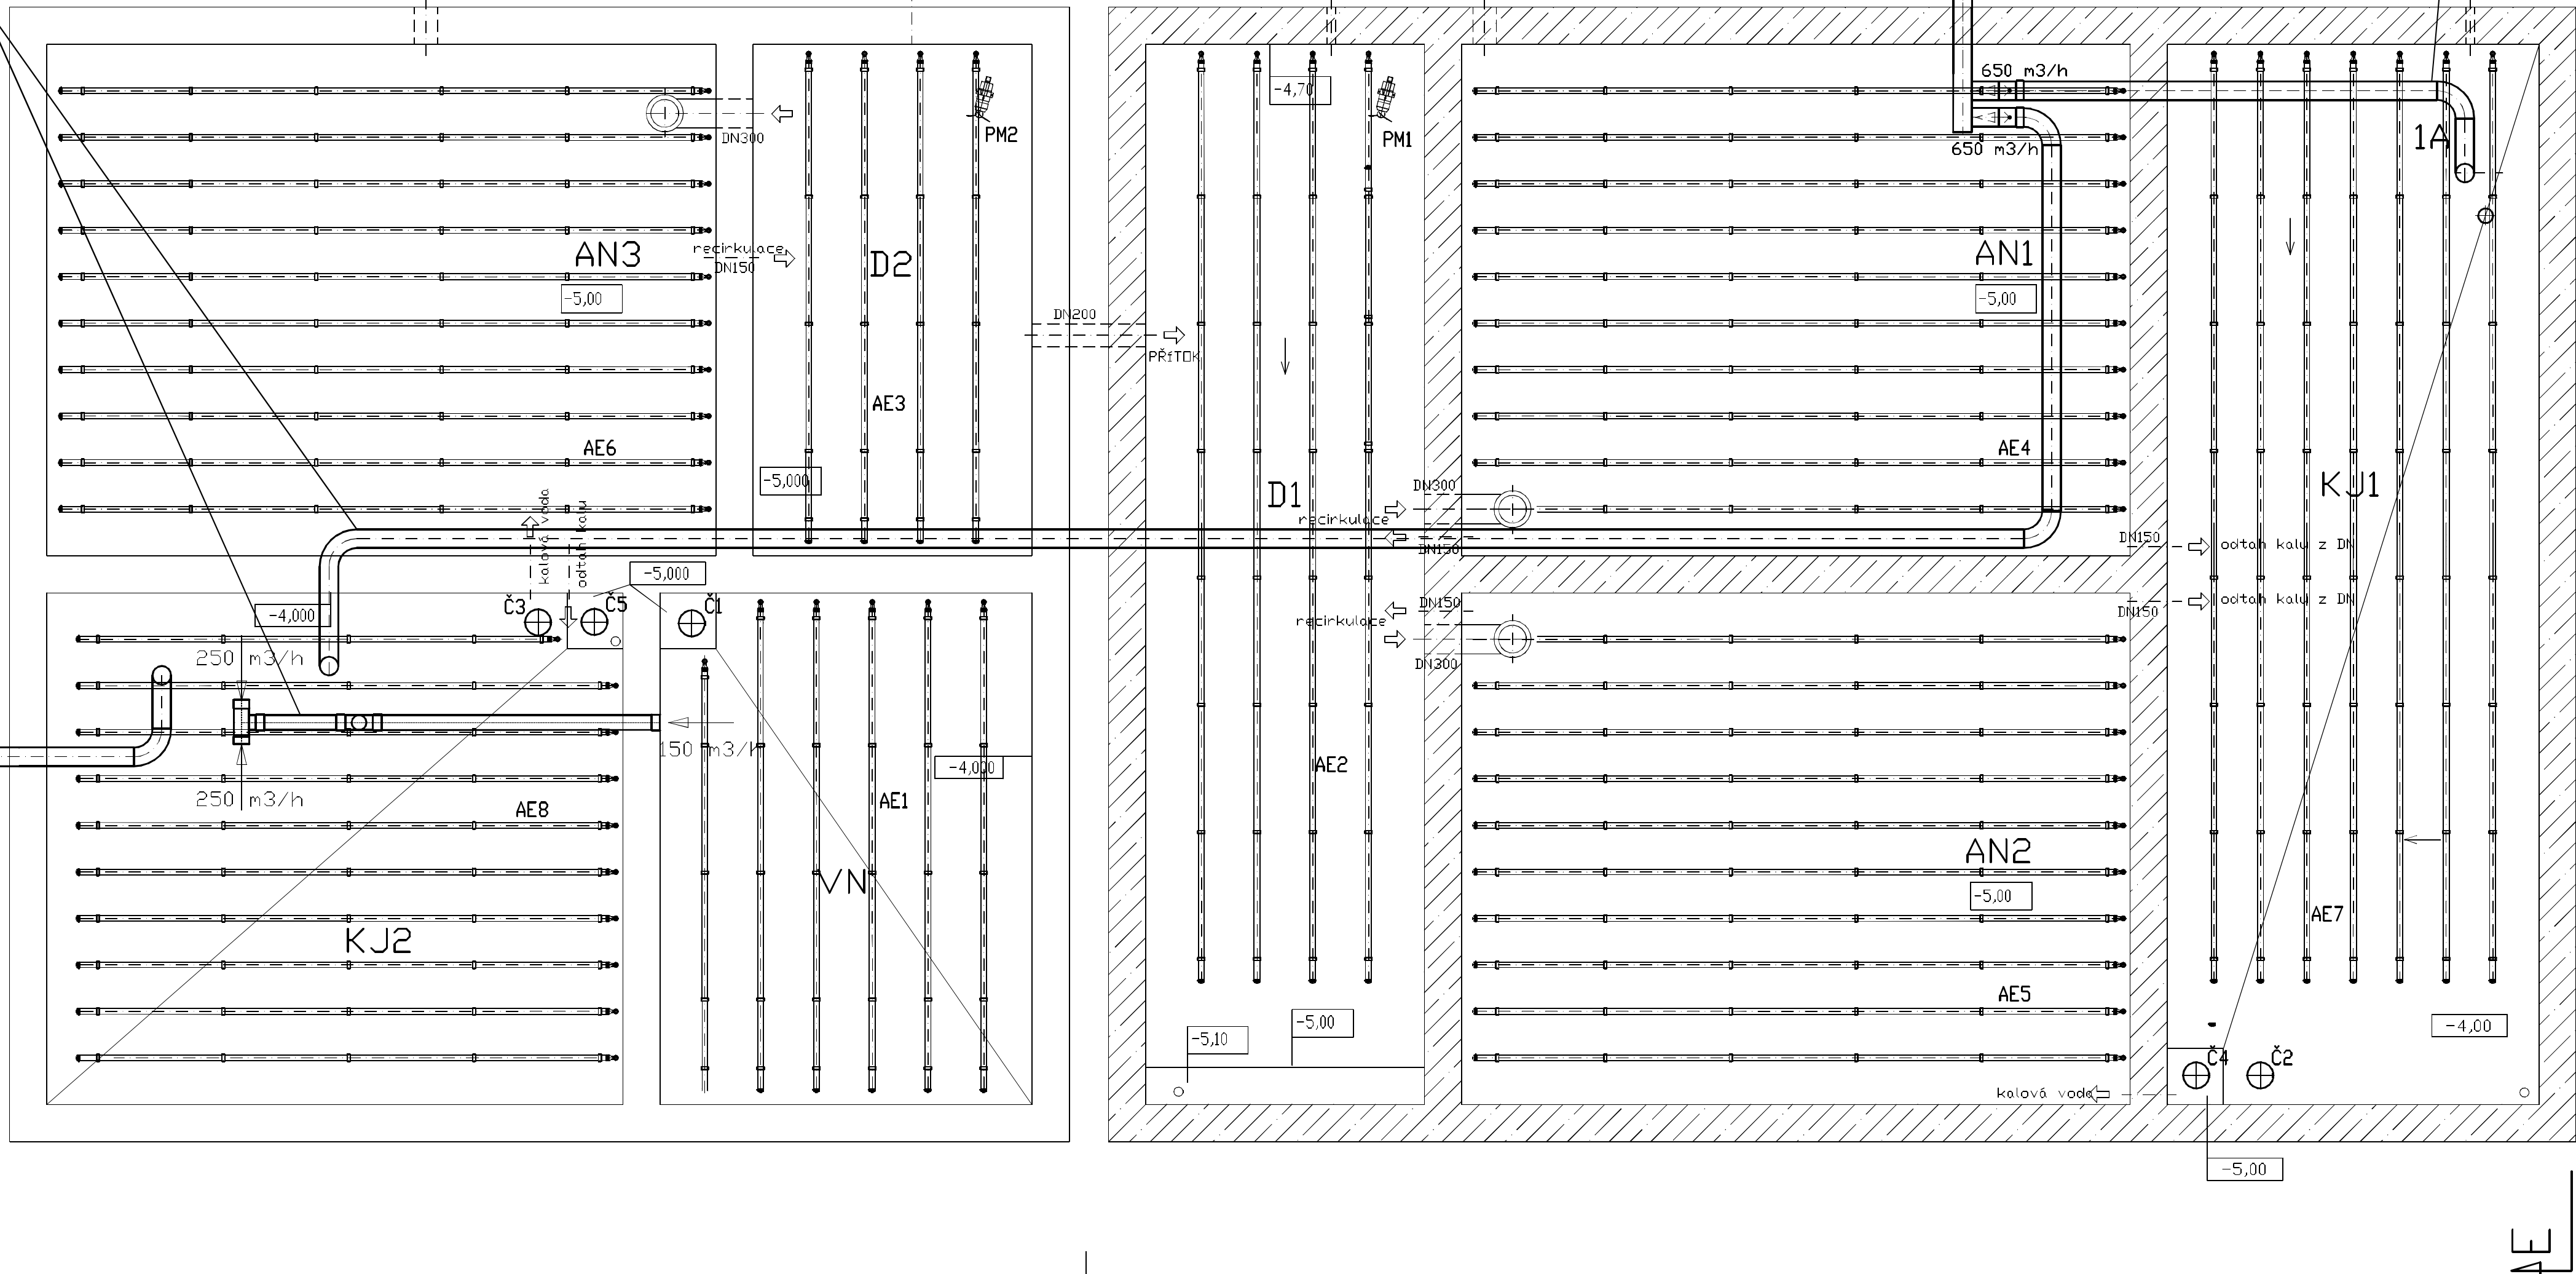
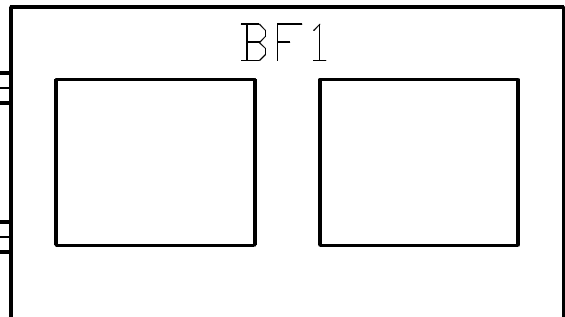


PŮDORYS - 0,250

ZAŘÍZENÍ 1A
Větrání KJ2+VN-odvod 500 m3/h 940 Pa
VÝTLAK NA BF1 PRERUŠOVANÝ DN 200 PVC
STŘÍDAVÝ PROVOZ SE ZAŘ. 1A

ZAŘÍZENÍ 1A
Větrání KJ1-odvod 650 m3/h 1940 Pa
VÝTLAK NA BF1 PRERUŠOVANÝ DN 200 PVC
STŘÍDAVÝ PROVOZ SE ZAŘ. 2A

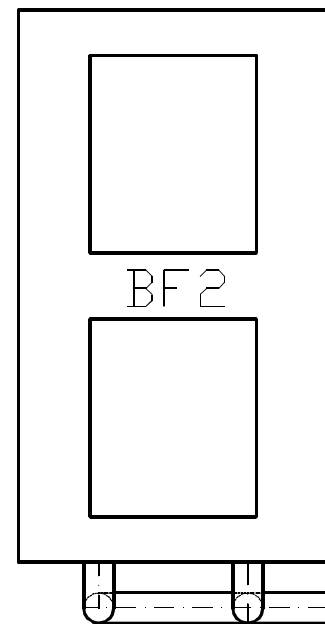

ROZŠÍŘENÍ ČOV STÁVAJÍCÍ ČOV

VOJÁČEK VV S.R.O.		PETŘIKOVICKÁ, 541 03 TRUTNOV 3, TEL.: 608 133 466	
INVESTOR: Obec Jeneč	OBJEDNÁVATEL: PIK Vítek Inženýr. a projekt. kancel.	VYPRACOVAL: ING. VOJÁČEK JAN	DATUM: 10/2020
AKCE: JENEČ	ROZŠÍŘENÍ A INTENZIFIKACE ČOV	ČÍSLO ZAKÁZKY: 20-012/01	SOUBOR: z od. 026-013
		DRUH PROJEKTU: DPS	FORMÁT: A3x3
Díl: D 1.4 VZDUCHOTECHNIKA		MĚŘÍTKO: 1:50	ČÍSLO VÝKRESU: D.1.4.4 b) 01
Obsah: PŮDORYS - 0,25			