



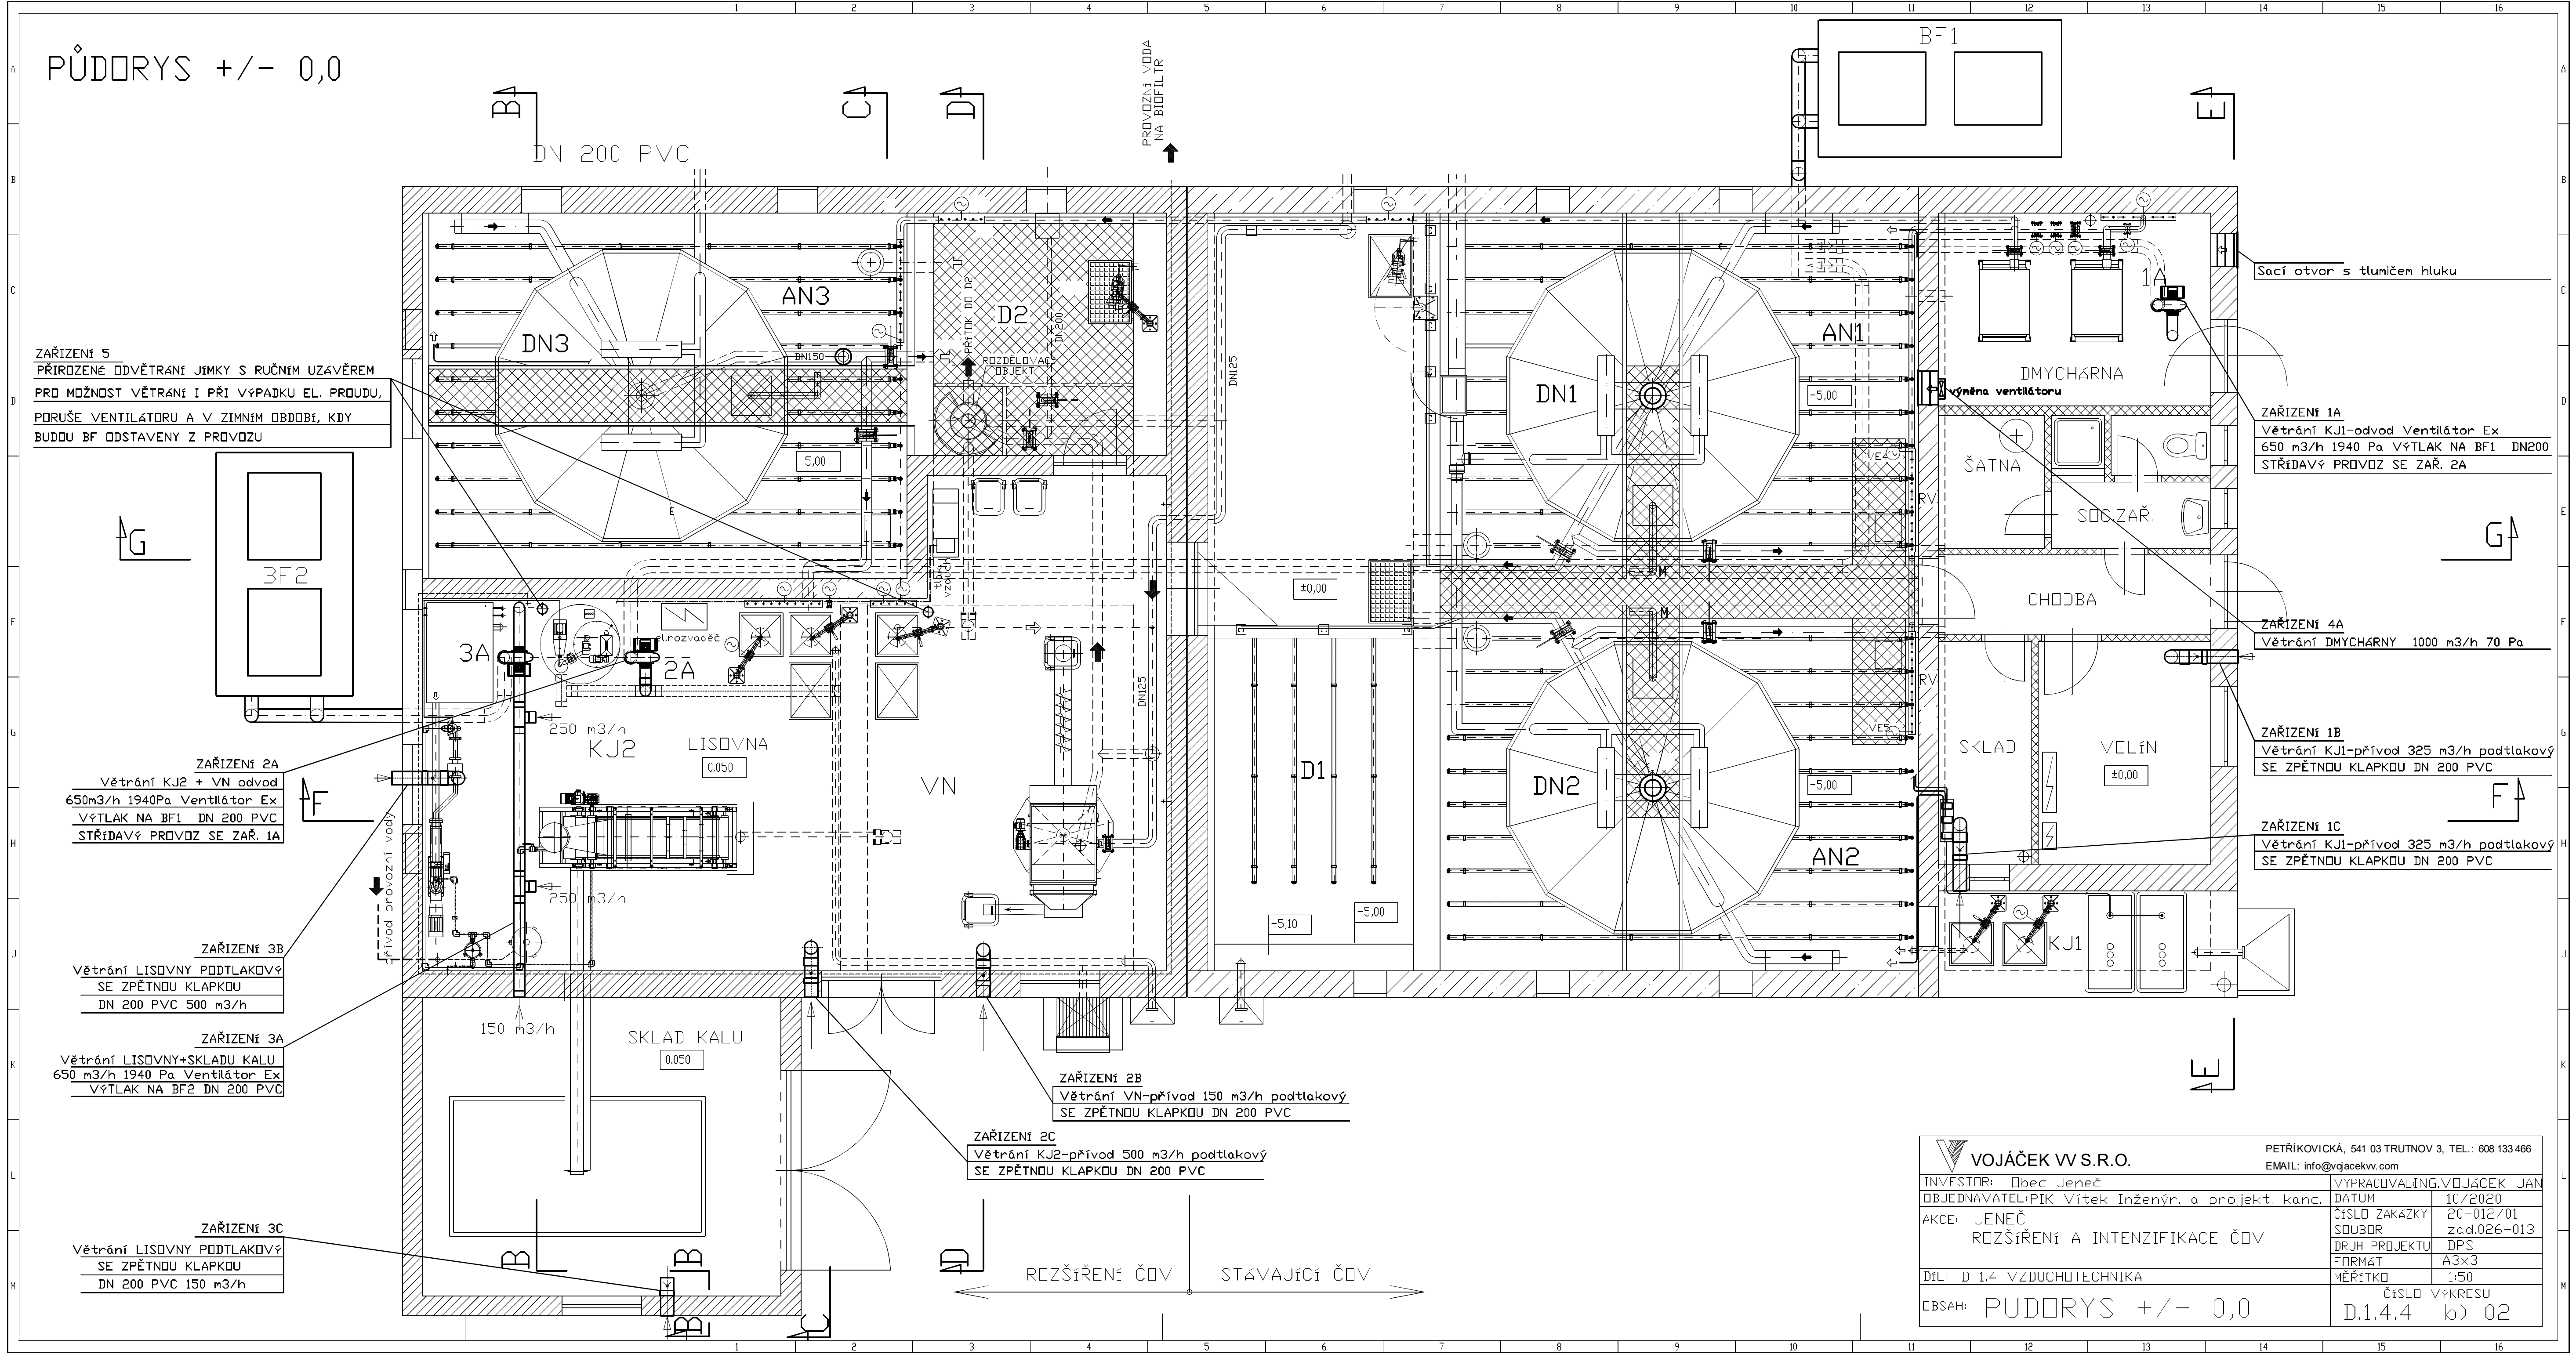

PŮDORYS +/- 0,0

ZAŘÍZENÍ 5
PŘIROZENÉ ODVĚTRÁNÍ JIMKY S RUČNÍM UZAVĚREM
PRO MOŽNOST VĚTRÁNÍ I PŘI VÝPADKU EL. PROUDU,
PORUŠE VENTILÁTORU A V ZIMNÍM OBDOBÍ, KDY
BUDDO BF ODSTAVENY Z PROVOZU

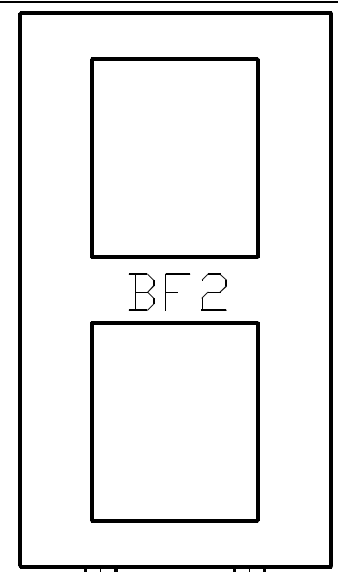

ZAŘÍZENÍ 2A
Větrání KJ2 + VN odvod
650m3/h 1940Pa Ventilátor Ex
VÝTLAK NA BF1 DN 200 PVC
STŘÍDAVÝ PROVOZ SE ZAŘ. 1A

ZAŘÍZENÍ 3B
Větrání LISOVNY PODTLAKOVÝ
SE ZPĚTNOU KLAPKOU
DN 200 PVC 500 m3/h

ZAŘÍZENÍ 3A
Větrání LISOVNY+SKLADU KALU
650 m3/h 1940 Pa Ventilátor Ex
VÝTLAK NA BF2 DN 200 PVC

ZAŘÍZENÍ 3C
Větrání LISOVNY PODTLAKOVÝ
SE ZPĚTNOU KLAPKOU
DN 200 PVC 150 m3/h

ZAŘÍZENÍ 2B
Větrání VN-přívod 150 m3/h podtlakový
SE ZPĚTNOU KLAPKOU DN 200 PVC

ZAŘÍZENÍ 2C
Větrání KJ2-přívod 500 m3/h podtlakový
SE ZPĚTNOU KLAPKOU DN 200 PVC

ZAŘÍZENÍ 1A
Větrání KJ1-odvod Ventilátor Ex
650 m3/h 1940 Pa VÝTLAK NA BF1 DN200
STŘÍDAVÝ PROVOZ SE ZAŘ. 2A

ZAŘÍZENÍ 4A
Větrání DMYCHÁRNÝ 1000 m3/h 70 Pa

ZAŘÍZENÍ 1B
Větrání KJ1-přívod 325 m3/h podtlakový
SE ZPĚTNOU KLAPKOU DN 200 PVC

ZAŘÍZENÍ 1C
Větrání KJ1-přívod 325 m3/h podtlakový
SE ZPĚTNOU KLAPKOU DN 200 PVC

VOJÁČEK VV S.R.O.		PETŘÍKOVICKÁ, 541 03 TRUTNOV 3, TEL.: 608 133 466	
INVESTOR: Obec Jeneč	VYPRACOVAL: VVOJÁČEK JAN		DATUM: 10/2020
OBJEDNAVATEL: PIK Vítek Inženýr. a projekt. konc.	AKCE: JENEČ ROZŠÍŘENÍ A INTENZIFIKACE ČOV		ČÍSLO ZAKÁZKY: 20-012/01
		SOUBOR: zed.026-013	
		DRUH PROJEKTU: DPS	
		FORMÁT: A3x3	
Díl: D 1.4 VZDUCHOTECHNIKA		MĚŘÍTKO: 1:50	
Obsah: PUDORYS +/- 0,0		ČÍSLO VÝKRESU: D.1.4.4 b) 02	