


ŘEZ F-F

ROZŠÍŘENÍ ČOV STÁVAJÍCÍ ČOV

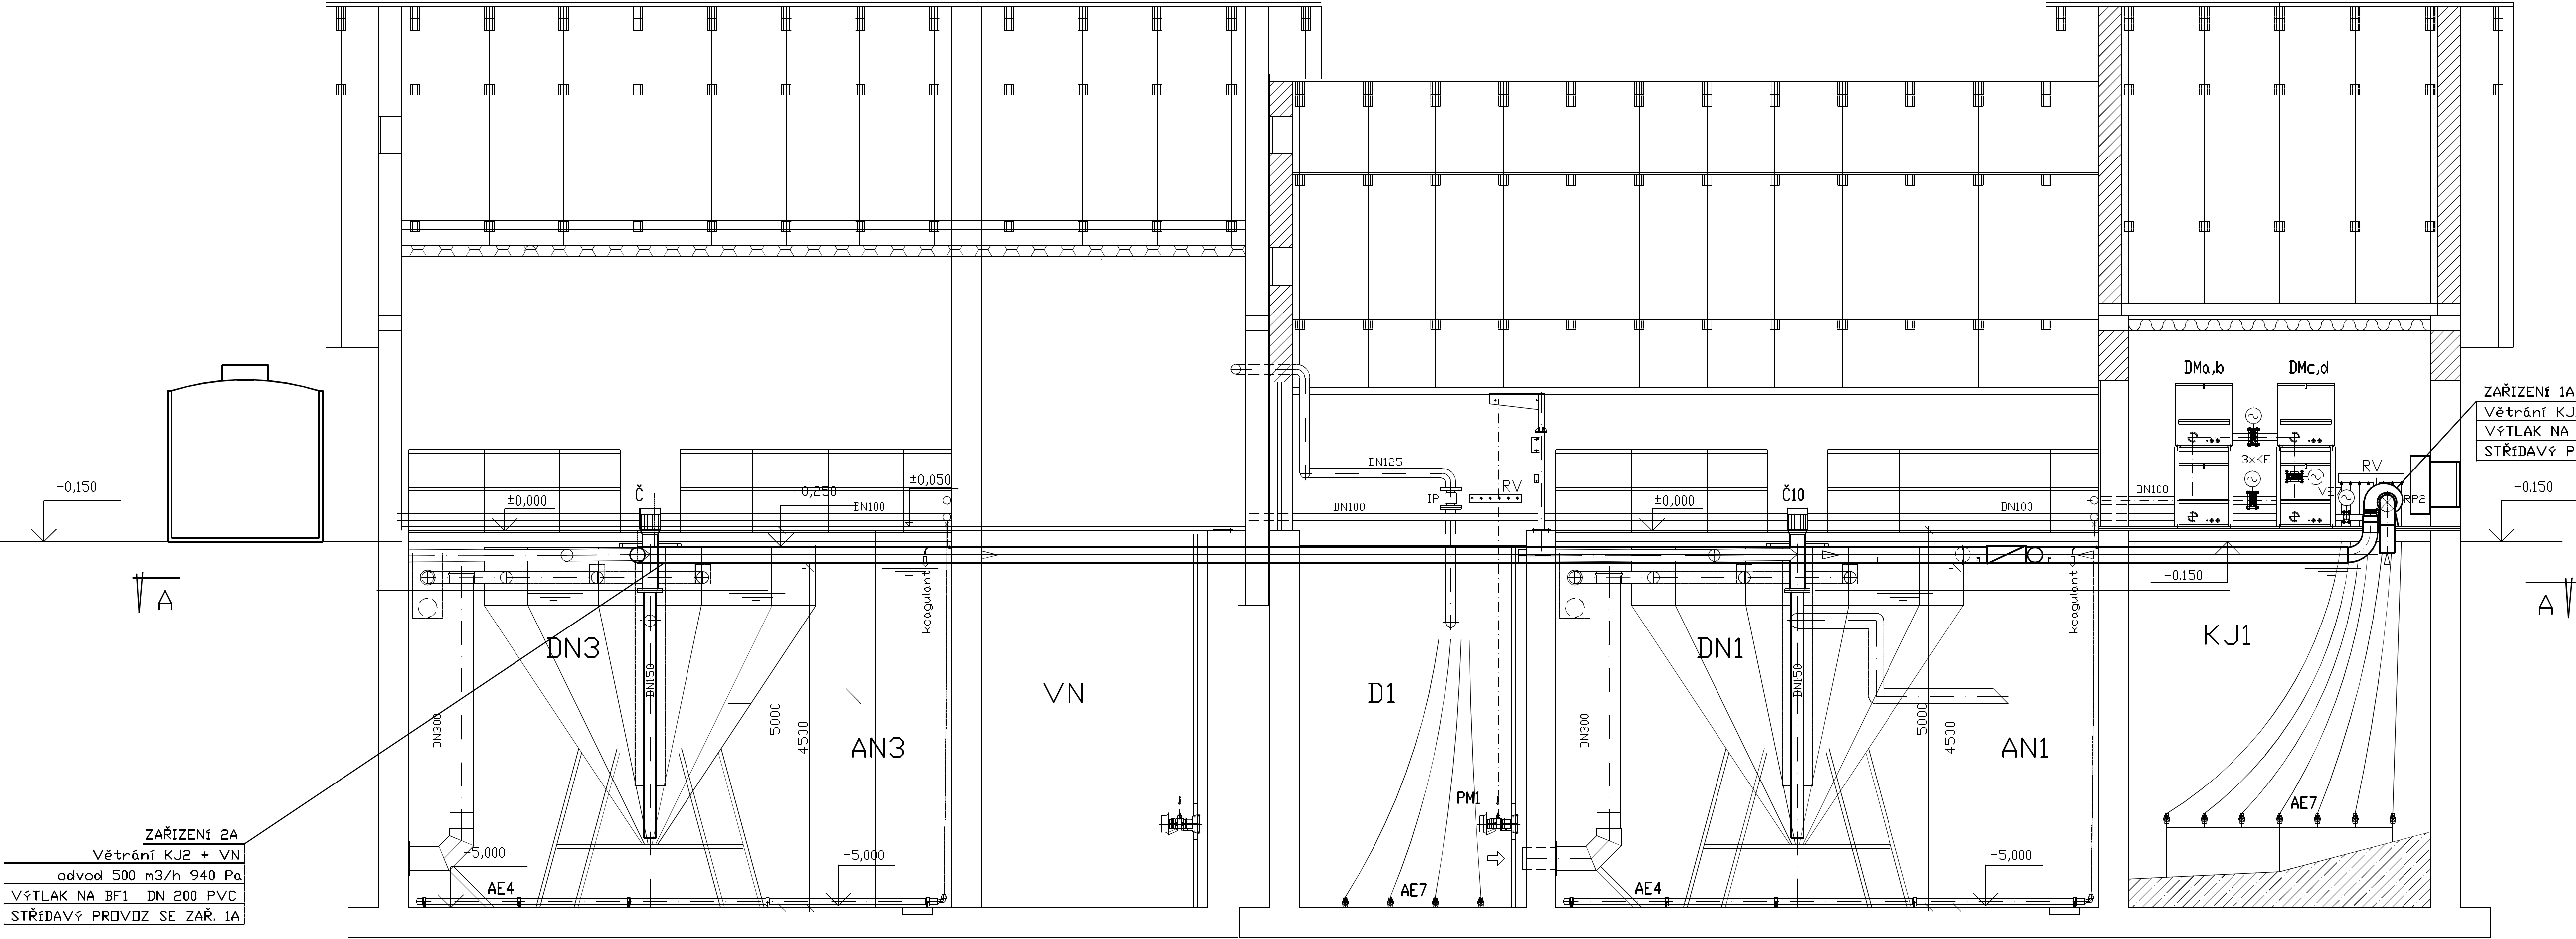

ZAŘÍZENÍ 2A
Větrání KJ2 + VN
odvod 500 m3/h 940 Pa
VÝTLAK NA BF1 DN 200 PVC
STŘÍDAVÝ PROVOZ SE ZAŘ. 1A

ZAŘÍZENÍ 1A
Větrání KJ1-odvod 500 m3/h 940 Pa
VÝTLAK NA BF1 DN 200 PVC
STŘÍDAVÝ PROVOZ SE ZAŘ. 2A

VOJÁČEK VV S.R.O.		PETŘIKOVICKÁ, 541 03 TRUTNOV 3, TEL.: 608 133 466	
INVESTOR: Obec Jeneč		EMAIL: info@vojacekvv.com	
OBJEDNATEL: PIK Vítek Inženýr. a projekt. konc.		VYPRACOVAL: ING. VOJÁČEK JAN	DATUM: 10/2020
AKCE: JENEČ		ČÍSLO ZAKÁZKY: 20-012/01	SOUBOR: zed.026-013
ROZŠÍŘENÍ A INTENZIFIKACE ČOV		DRUH PROJEKTU: DSR	FORMÁT: A3x3
Díl: D 1.4 VZDUCHOTECHNIKA		MĚŘÍTKO: 1:50	ČÍSLO VÝKRESU: D.1.4.4 b) 03
Obsah: ŘEZ F			