



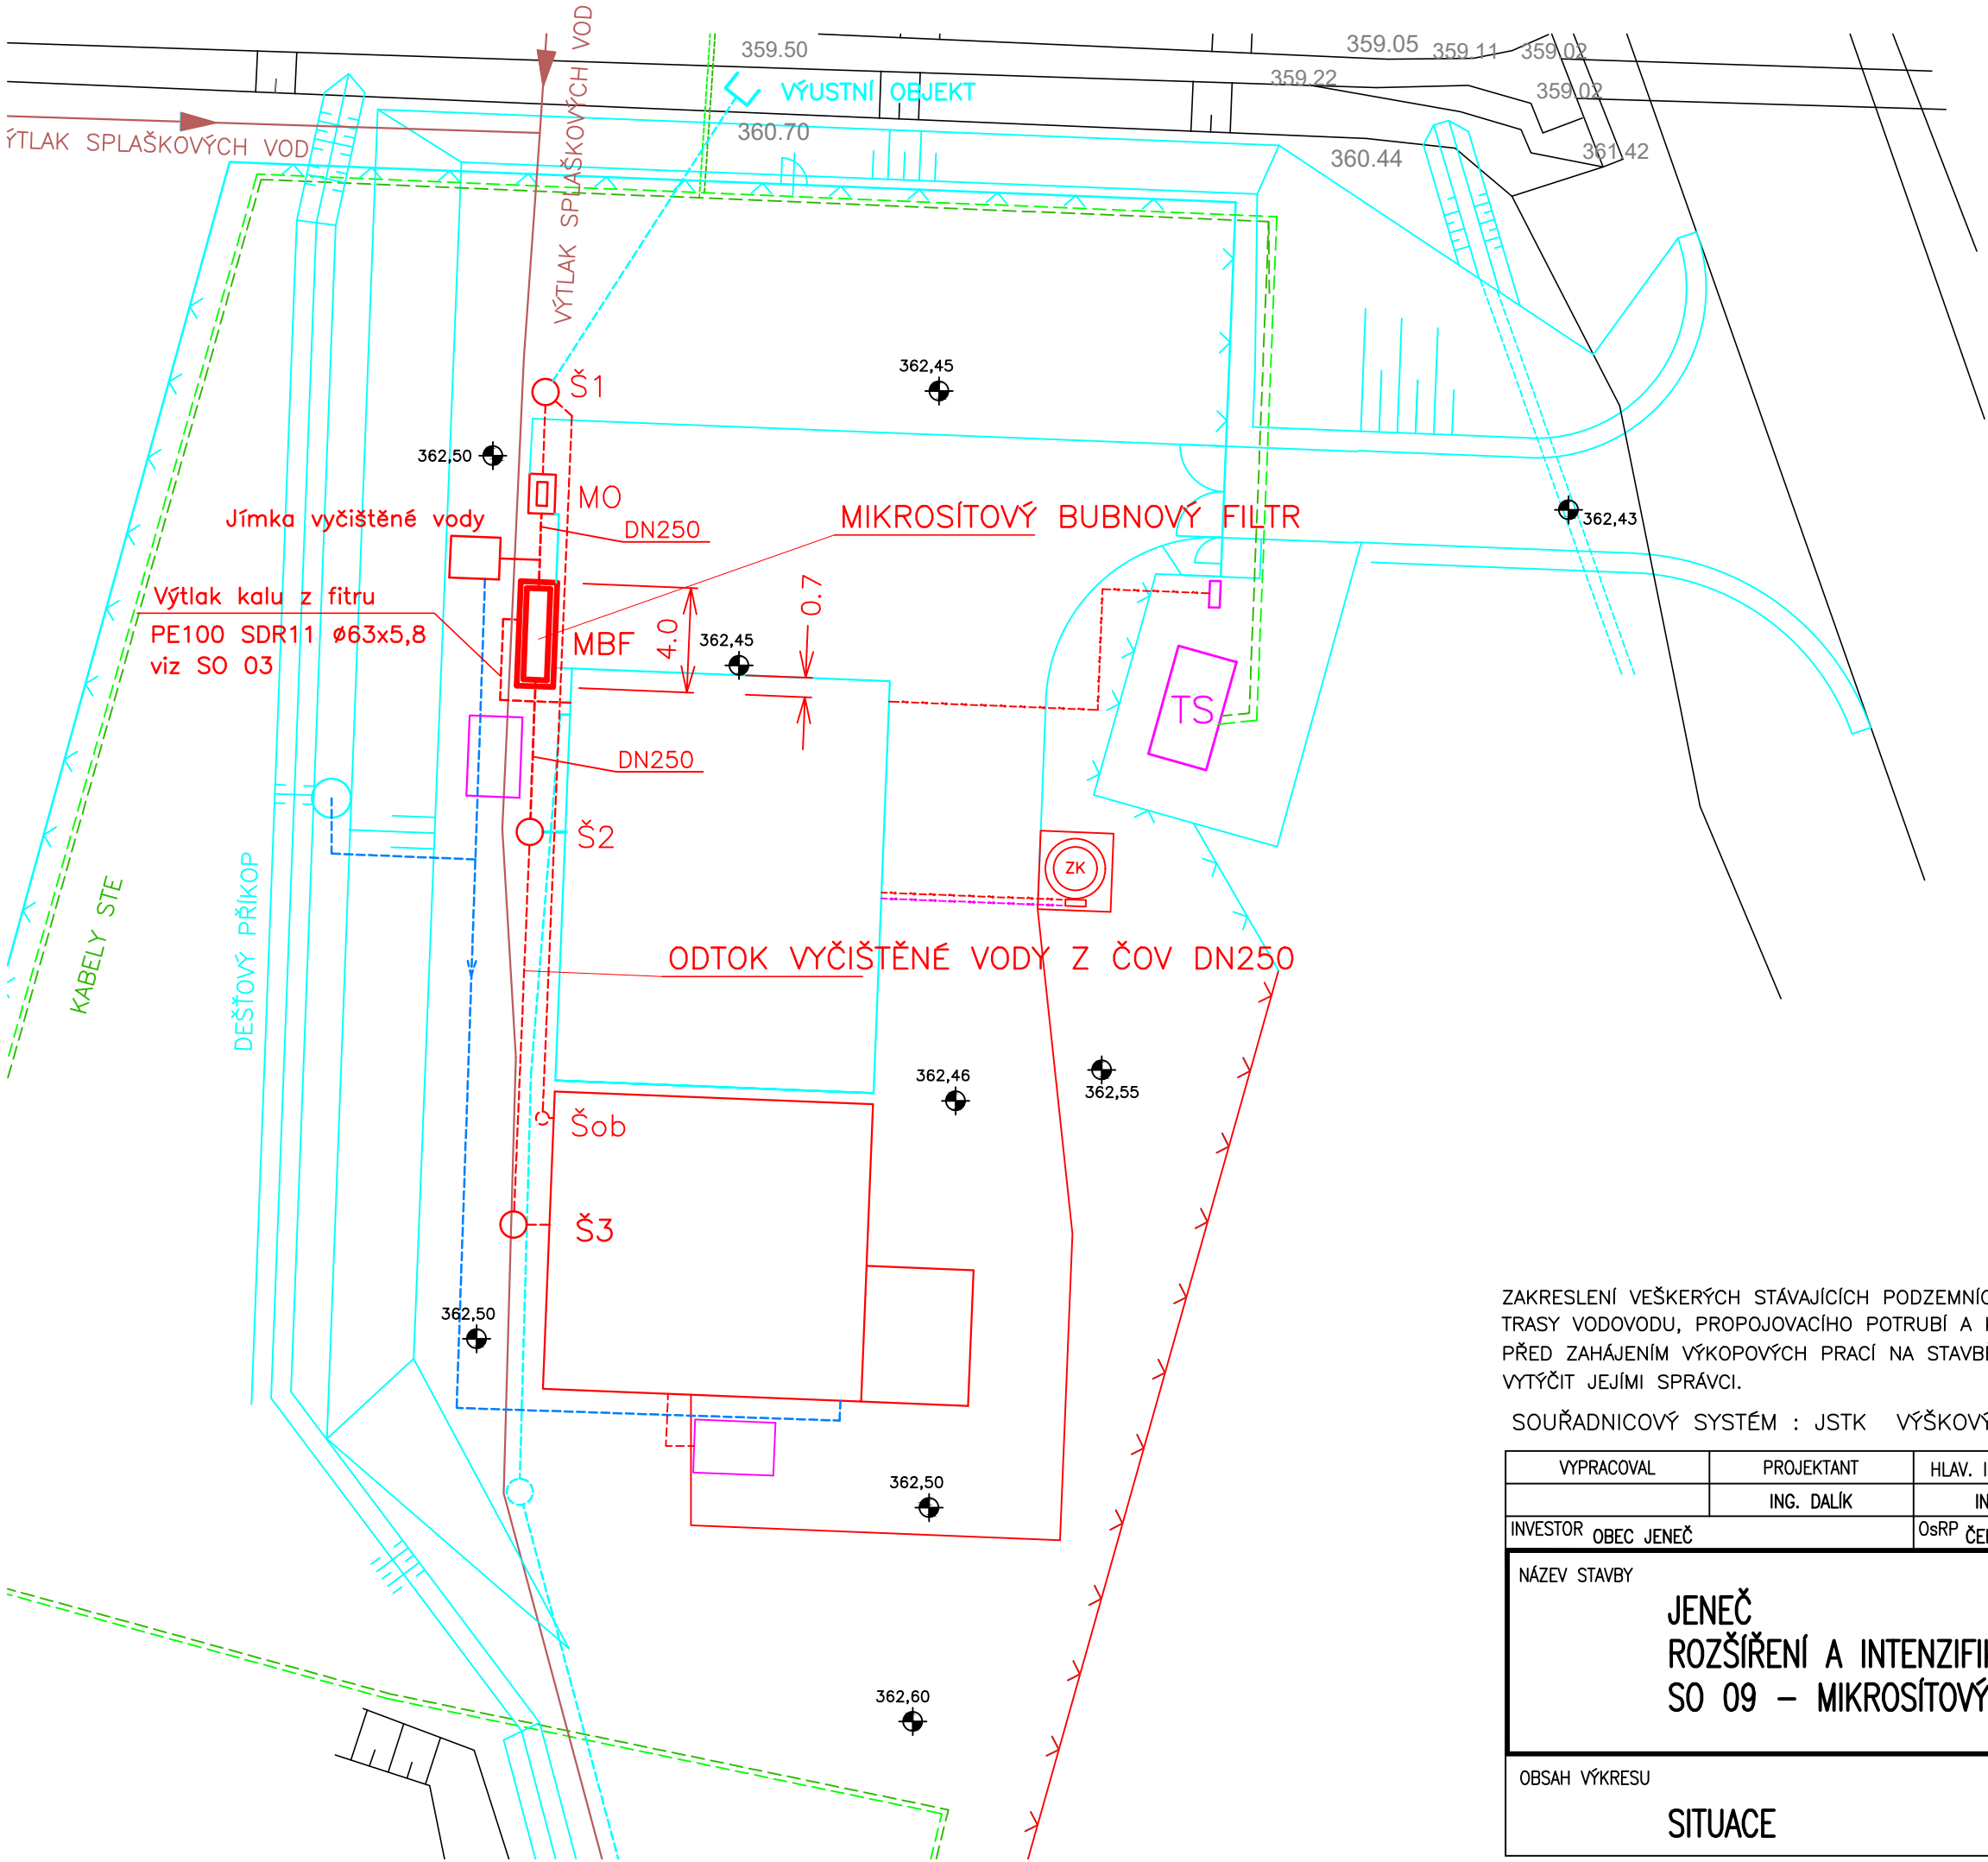

- LEGENDA:
- ČOV Jeneč–2500 EO–stávající
 - Rozšíření ČOV–4000 EO
 - Splašková kanalizace–stávající
 - Splašková kanalizace–výtlak–stávající
 - Vodovodní přípojka–stávající
 - Přípojka NN
 - Kabely NN
 - Kabely VN
 - Provozní vodovod
 - Koagulant

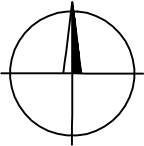

ZAKRESLENÍ VEŠKERÝCH STÁVAJÍCÍCH PODZEMNÍCH INVESTIC JE POUZE ORIENTAČNÍ!
TRASY VODOVODU, PROPOJOVACÍHO POTRUBÍ A KABELOVÝCH ROZVODŮ JSOU NEOVĚŘENÉ, INFORMATIVNÍ!
PŘED ZAHÁJENÍM VÝKOPOVÝCH PRACÍ NA STAVBĚ JE POTŘEBA VEŠKERÉ PODZEMNÍ INVESTICE NECHAT
VYTÝČIT JEJÍMI SPRÁVCI.

SOUŘADNICOVÝ SYSTÉM : JSTK VÝŠKOVÝ SYSTÉM : Bpv

VYPRACOVAL		PROJEKTANT	HLAV. INŽ. PROJEKTU	AUTORIZOVANÁ OSOBA	PIK V Í T E K Inženýrská a projektová kancelář		
		ING. DALÍK	ING. DALÍK	ING. DALÍK			
INVESTOR OBEC JENEČ		OsRP ČERNOŠICE	KÚ STŘEDOČESKÝ				
NÁZEV STAVBY JENEČ ROZŠÍŘENÍ A INTENZIFIKACE ČOV SO 09 – MIKROSÍTOVÝ BUBNOVÝ FILTR					ATELIER PRAHA	ČÍS. SOUPRAVY	
					DATUM 10/2020		
					STUPEŇ DPS		
					FORMÁT 2 A4		
					MĚŘÍTKO 1 : 250		
					SOUBOR		
OBSAH VÝKRESU SITUACE					ZAK. ČÍSLO	ČÍS. VÝKRESU	
					20–083		D.1.1.2