



PŮDORYS

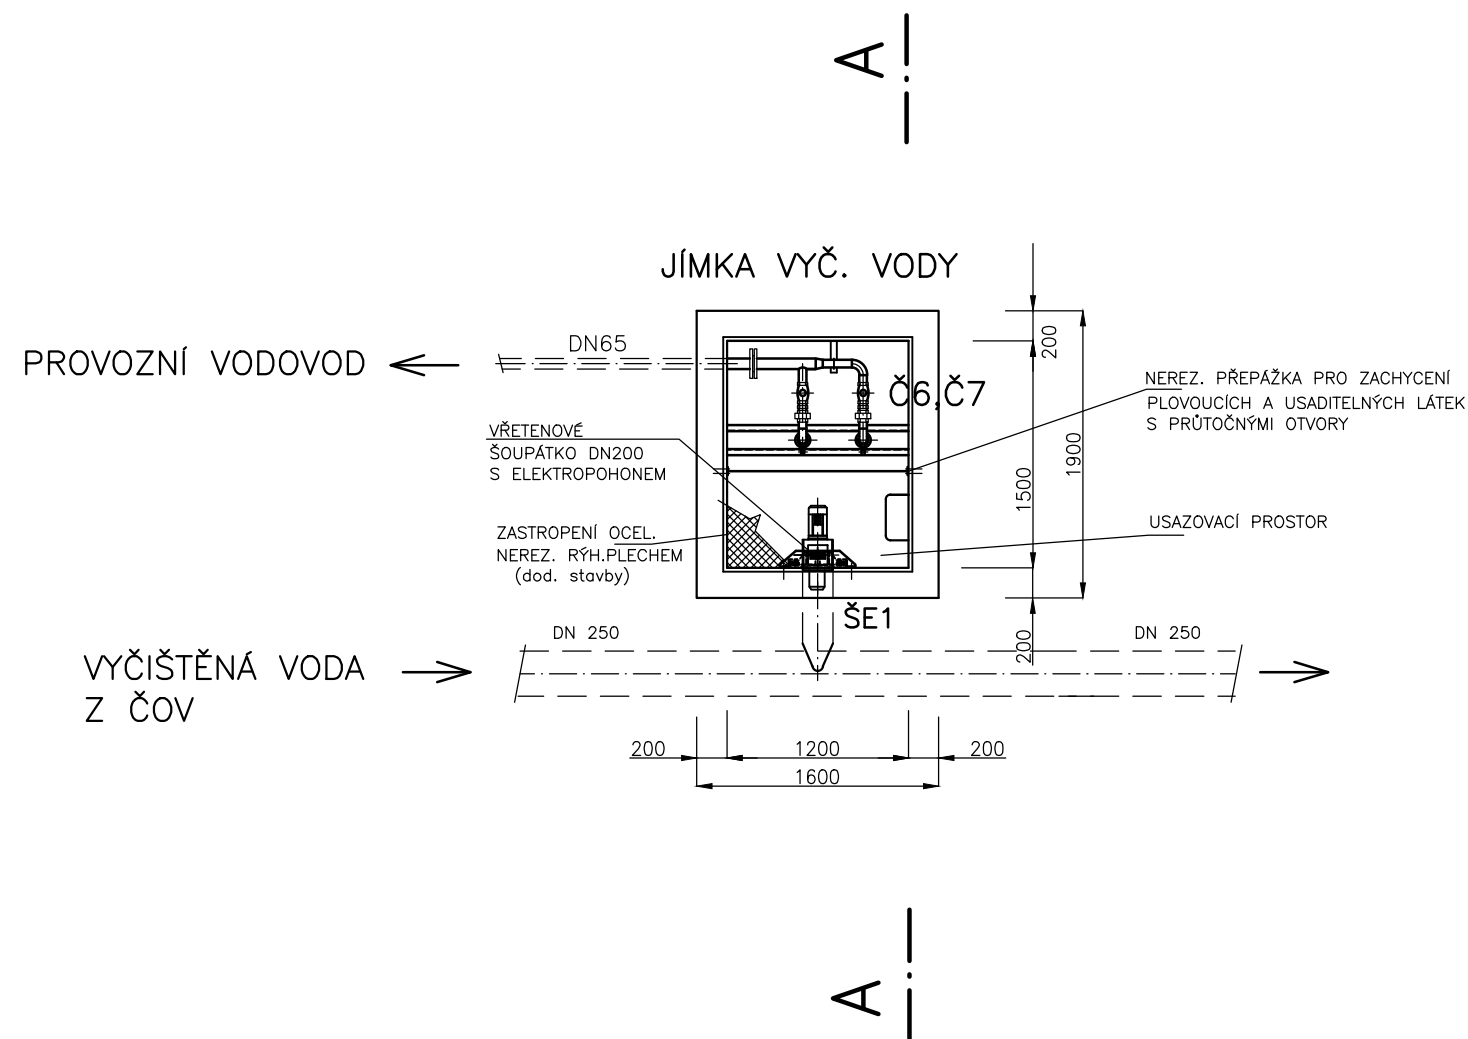

ŘEZ A-A

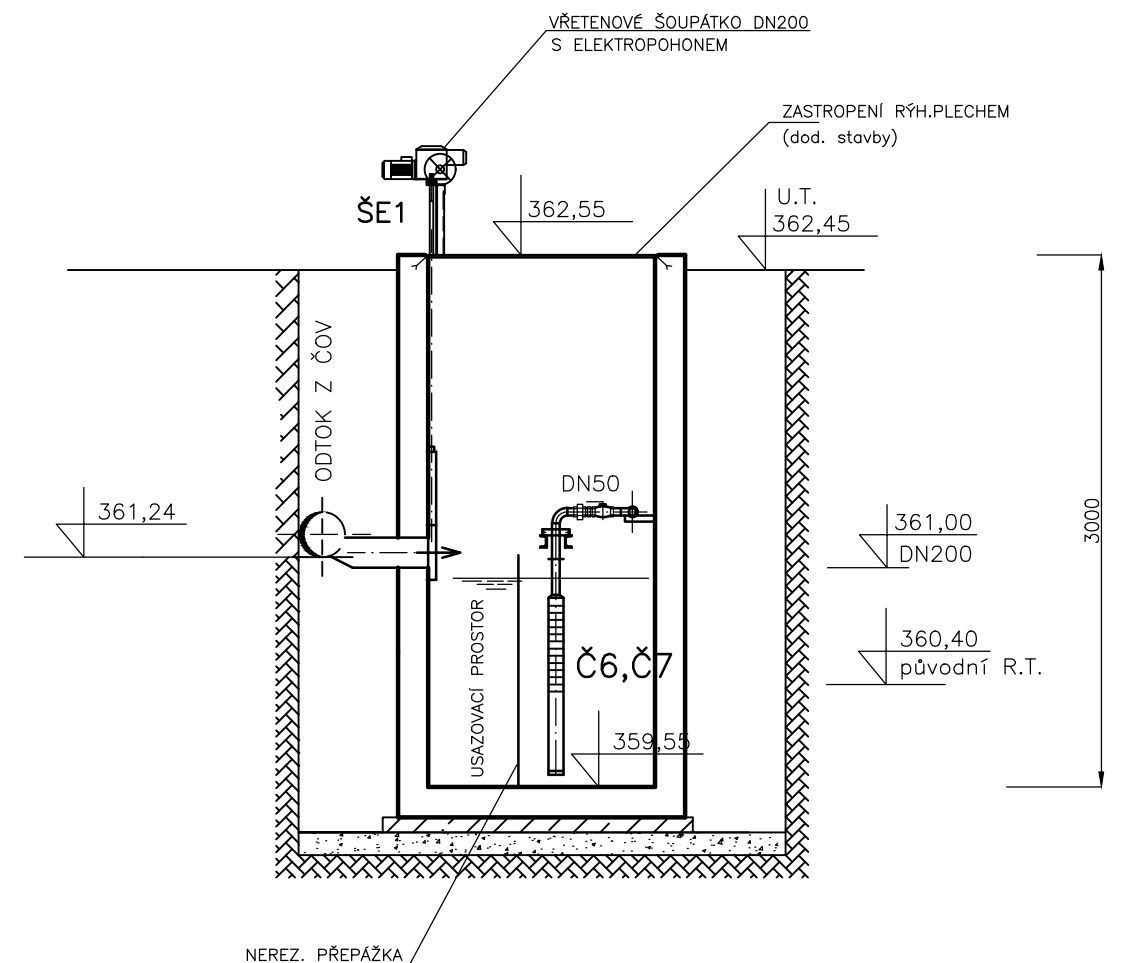

LEGENDA VIZ. TECHNOLOGICKÉ SCHÉMA ČOV

VYPRACOVAL	PROJEKTANT	HLAV. INŽ. PROJEKTU	AUTORIZOVANÁ OSOBA	PIK V Í T E K Inženýrská a projektová kancelář	
KOTEK	KOTEK	ING. DALÍK	ING. DALÍK		
INVESTOR OBEC JENEČ		OsRP ČERNOŠICE	KÚ STŘEDOČESKÝ		
NÁZEV STAVBY JENEČ ROZŠÍŘENÍ A INTENZIFIKACE ČOV				ATELIER PRAHA	ČÍS. SOUPRAVY
				DATUM 10/2020	
				STUPEŇ DPS	
				FORMÁT 2xA4	
				MĚŘÍTKO 1:50	
OBSAH VÝKRESU JÍMKA VÝČIŠTĚNÉ VODY				SOUBOR	ČÍS. VÝKRESU
				ZAK. ČÍSLO 20-083	
					D.2.8