



VRATA NOVÁ M 1 : 50

POHLED ZVENKU

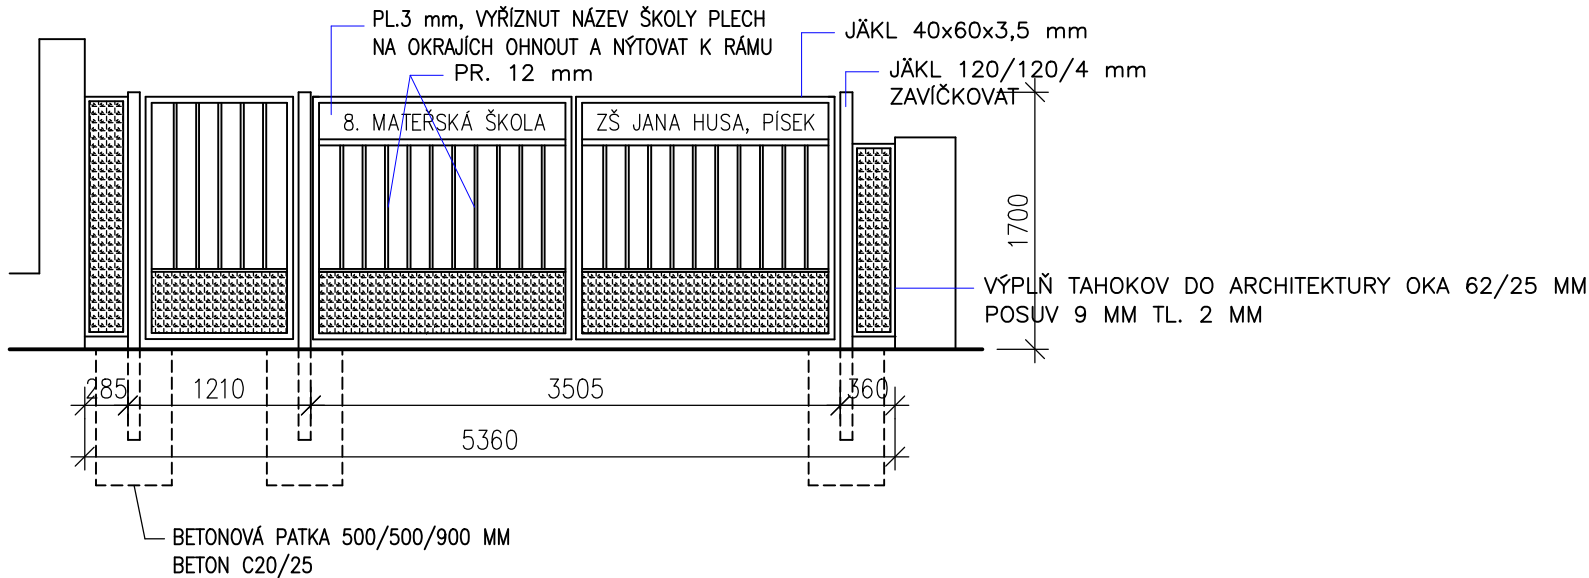

VRATA STÁVAJÍCÍ M 1 : 50

POHLED ZVENKU

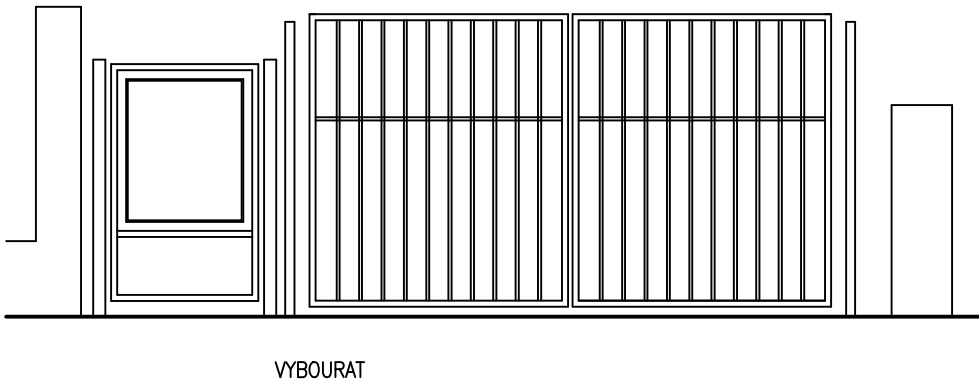

POZNÁMKA:

- PŘED ZAHÁJENÍM PRACÍ (VÝROBĚ PRVKŮ) NUTNO VEŠKERÉ MÍRY PŘEMĚŘIT
- PŘED ZAHÁJENÍM PRACÍ NUTNO VYTÝČIT VEŠKERÉ PODZEMNÍ INŽENÝRSKÉ SÍTĚ
- KONSTRUKCE BUDOU ŽÁROVĚ POZINKOVANÉ
- VRATA A BRANKA UZAMYKATELNÉ
- BRANKA – PETLICE PRO DOSPĚLÉ

projektoval:	kreslil:	odp. projektant:	ved. projektant:	Ing. Jaromír Havlíček proj s.r.o ka 17. listopadu 2131, Písek
ING. HAVLÍČEK			ING. FRIEDL	
kraj: JIHOČESKÝ	StÚ: PÍSEK			
investor: ZŠ JANA HUSA A MŠ PÍSEK, HUSOVO NÁM. 725, HUSOVO NÁM. 725, 397 01 PÍSEK				IČ 28129954
NOVÉ ROZVODY ELEKTROINSTALACE VČETNĚ NOVÝCH POVRCHŮ 8. MŠ, PÍSEK Architektonicko - stavební část				tel. 777906777
				datum: 02/2025
				stupeň: DPS
				měřítko: 1 : 50
výkres:				S8
VJEZDOVÁ VRATA				