


PŮDORYS 3.NP m 1:75

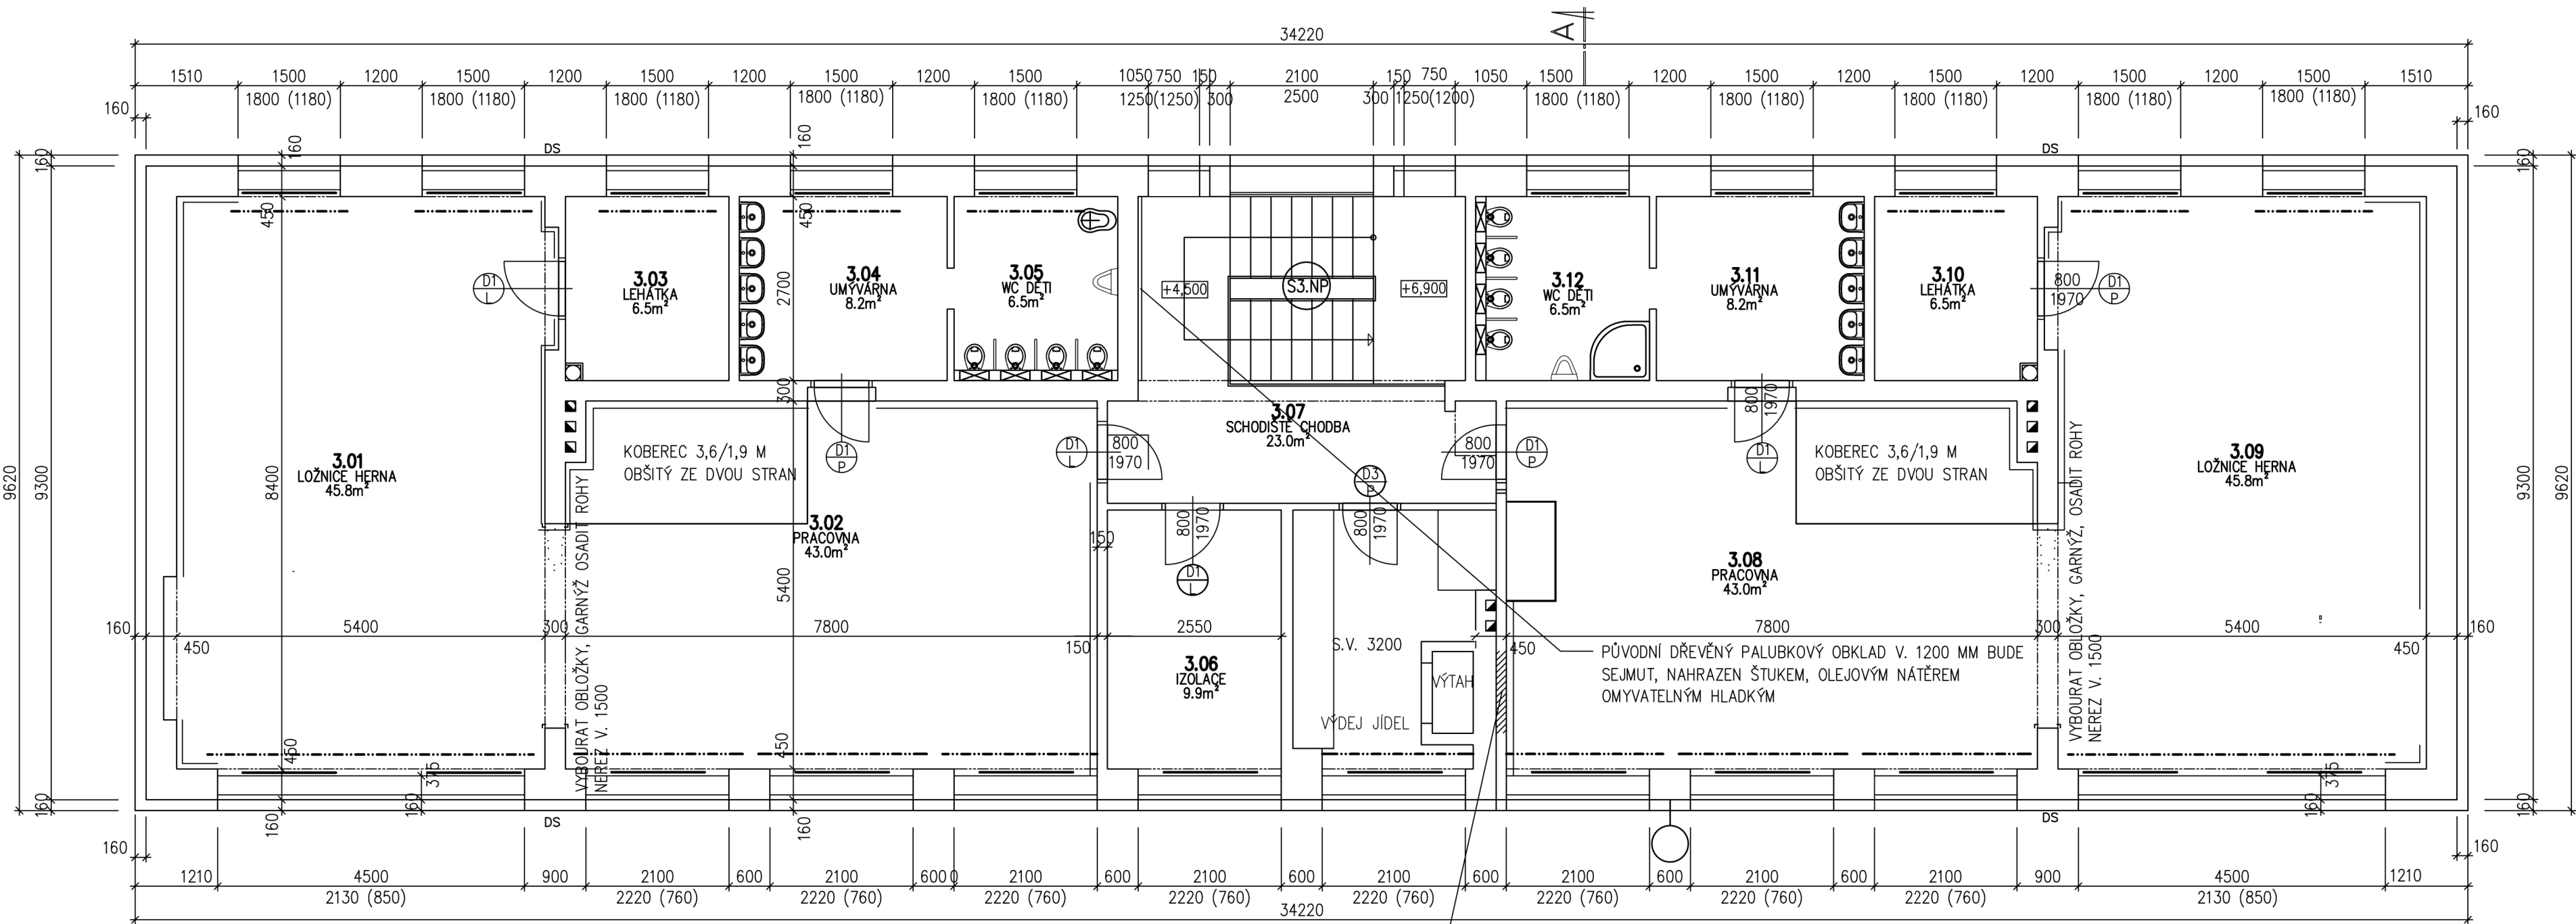

Tabulka místností					
Číslo	Název	Plocha (m²)	Podlaha	Stěny	Strop
3.01	LOŽNICE HERNA	45,8	STÁVAJÍCÍ KOBEREC SEJMOUT, NOVÝ KOBEREC	MALBA, PALUBKOVÝ OBKLAD NAHRADIT SKLADBOU VIZ POZNÁMKA	MALBA
3.02	PRACOVNA	43	STÁVAJÍCÍ PVC A KOBEREC SEJMOUT, NOVÝ VINYL	MALBA, PALUBKOVÝ OBKLAD NAHRADIT SKLADBOU VIZ POZNÁMKA	MALBA
3.03	LEHÁTKA	6,5	STÁVAJÍCÍ KOBEREC, DESKY SEJMOUT, STĚRKA, VINYL	ŠTUK 25%, MALBA	ŠTUK 25 %, MALBA
3.04	UMÝVÁRNA	8,2	STÁVAJÍCÍ PODLAHU OCHRÁNIT	ŠTUK 25%, MALBA, STÁVAJÍCÍ OBKLAD V. 1550 MM ZACHOVAT	ŠTUK 25 %, MALBA
3.05	WC DĚTI	6,5	STÁVAJÍCÍ PODLAHU OCHRÁNIT	ŠTUK 25%, MALBA, STÁVAJÍCÍ OBKLAD V. 1550 MM ZACHOVAT	ŠTUK 25 %, MALBA
3.06	IZOLACE	9,9	STÁVAJÍCÍ KOBEREC SEJMOUT, NOVÝ VINYL	MALBA	MALBA
3.07	SCHODIŠTĚ CHODBA	23	STÁVAJÍCÍ DLAŽBU A BETON 50 MM VYBOURAT, NOVÝ BETON 50 MM, STĚRKA, KERAMICKÁ DLAŽBA	MALBA	MALBA
3.08	PRACOVNA	43	SEJMOUT PVC, STĚRKA, VINYL	MALBA, PALUBKOVÝ OBKLAD NAHRADIT SKLADBOU VIZ POZNÁMKA	MALBA
3.09	LOŽNICE HERNA	45,8	STÁVAJÍCÍ KOBEREC SEJMOUT, NOVÝ KOBEREC	MALBA, PALUBKOVÝ OBKLAD NAHRADIT SKLADBOU VIZ POZNÁMKA	MALBA
3.10	LEHÁTKA	6,5	SEJMOUT PVC, LEPIDLO, STĚRKA, VINYL	ŠTUK 25 %, MALBA	ŠTUK 25 %, MALBA
3.11	UMÝVÁRNA	8,2	STÁVAJÍCÍ PODLAHU OCHRÁNIT	ŠTUK 25 %, MALBA, STÁVAJÍCÍ OBKLAD V. 1550 MM ZACHOVAT	ŠTUK 25 %, MALBA
3.12	WC DĚTI	6,5	STÁVAJÍCÍ PODLAHU OCHRÁNIT	ŠTUK 25 %, MALBA, STÁVAJÍCÍ OBKLAD V. 1550 MM ZACHOVAT	ŠTUK 25 %, MALBA

LEGENDA:

- STÁVAJÍCÍ RADIÁTORY BUDOU ZACHOVÁNY
- STÁVAJÍCÍ GARNÝŽE BUDOU NAHRAZENY KONZOLAMI S TYČEMI
- (S3.NP) DŘEVĚNÉ MADLO NOVÉ KROMĚ JIŽ VYMĚNĚNÉHO U OKNA

POZNÁMKA:

- MALBU PROVÉST ZA RADIÁTORY ČÁSTEČNĚ BEZ JEJICH DEMONTÁŽE
- STÁVAJÍCÍ GARNÝŽE BUDOU SEJMUTY A NAHRAZENY KONZOLAMI
- STÁVAJÍCÍ PODLAHY OCHRÁNIT BĚHEM PRACÍ
- NÁTĚR DVEŘNÍCH ZÁRUBNÍ
- VINYL S PROTISKLUZNOSTÍ R10
- V MÍSTNOSTECH 3.01, 3.02, 3.08, 3.09 BUDE TATO SKLADBA OBLOŽENÍ: PÓDKLAD V. 1400 BUDE ZPENĚTROVÁN, NOVÝ ŠTUK PŘEBROUŠEN, MALBA OMYVATELNÁ POLOMAT

STÁVAJÍCÍ DVÍŘKA VYBOURAT, ZAZDÍT OTVOR 1200/1200 TL. 150 MM

projektoval:	kreslil:	odp. projektant:	ved. projektant:	Ing. Jaromír Havlíček proj sta ka 17. listopadu 2131, Písek
ING. HAVLÍČEK			ING. FRIEDL	
kraj: JIHOČESKÝ	stř: PÍSEK			
investor: ZŠ JANA HUSA A MŠ PÍSEK, HUSOVO NÁM. 725, HUSOVO NÁM. 725, 397 01 PÍSEK				IČ 28129954
NOVÉ ROZVODY ELEKTROINSTALACE VČETNĚ NOVÝCH POVRCHŮ 8. MŠ, PÍSEK Architektonicko - stavební část				tel. 777906777
				datum: 02/2025
				stupeň: DPS
výkres:				měřítko: 1 : 75
PŮDORYS 2. POSCHODÍ (3.NP)				S5