


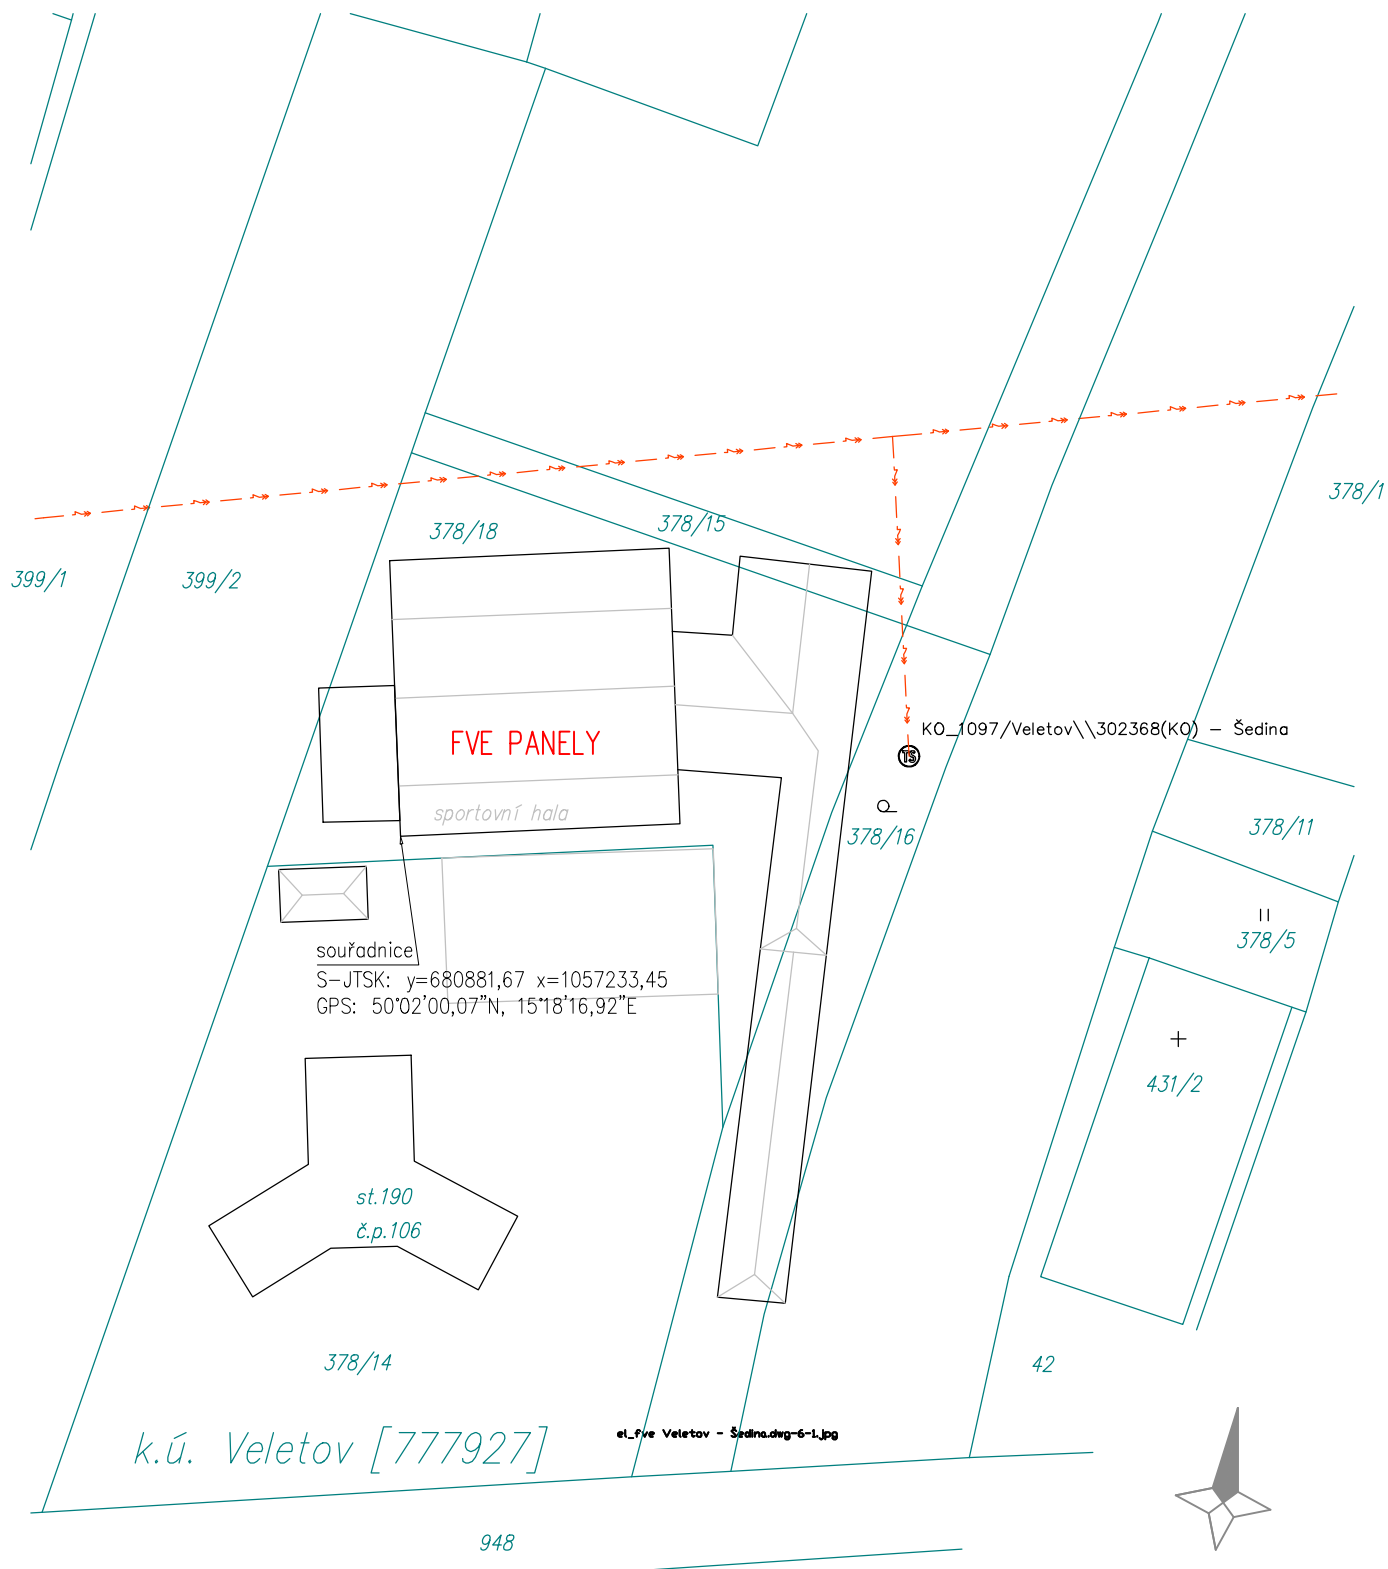

Zodpovědný projektant:	Rostislav Štark	Datum:	03/2021		Rostislav Štark Luleč 379, 683 03 www.elros.cz 773 885 773
Vypracoval:	Rostislav Štark	Č. zakázky:	2021-010		
Stupeň:	Dokumentace pro výběr zhotovitele	Č. výkresu:	01		
Název:	Sporthotel Relax Veletov - FVE 67,16 kWp Veletov 106, 280 02			Formát: A4	Číslo paré:
				Měřítko: 1:1000	
Investor:	Mgr. Petr Šedina, Polepy 64, 280 02				
Část:	D.1.4.1 - Zařízení silnoproudé elektrotechniky		Výkres:	Situace - FVE	