


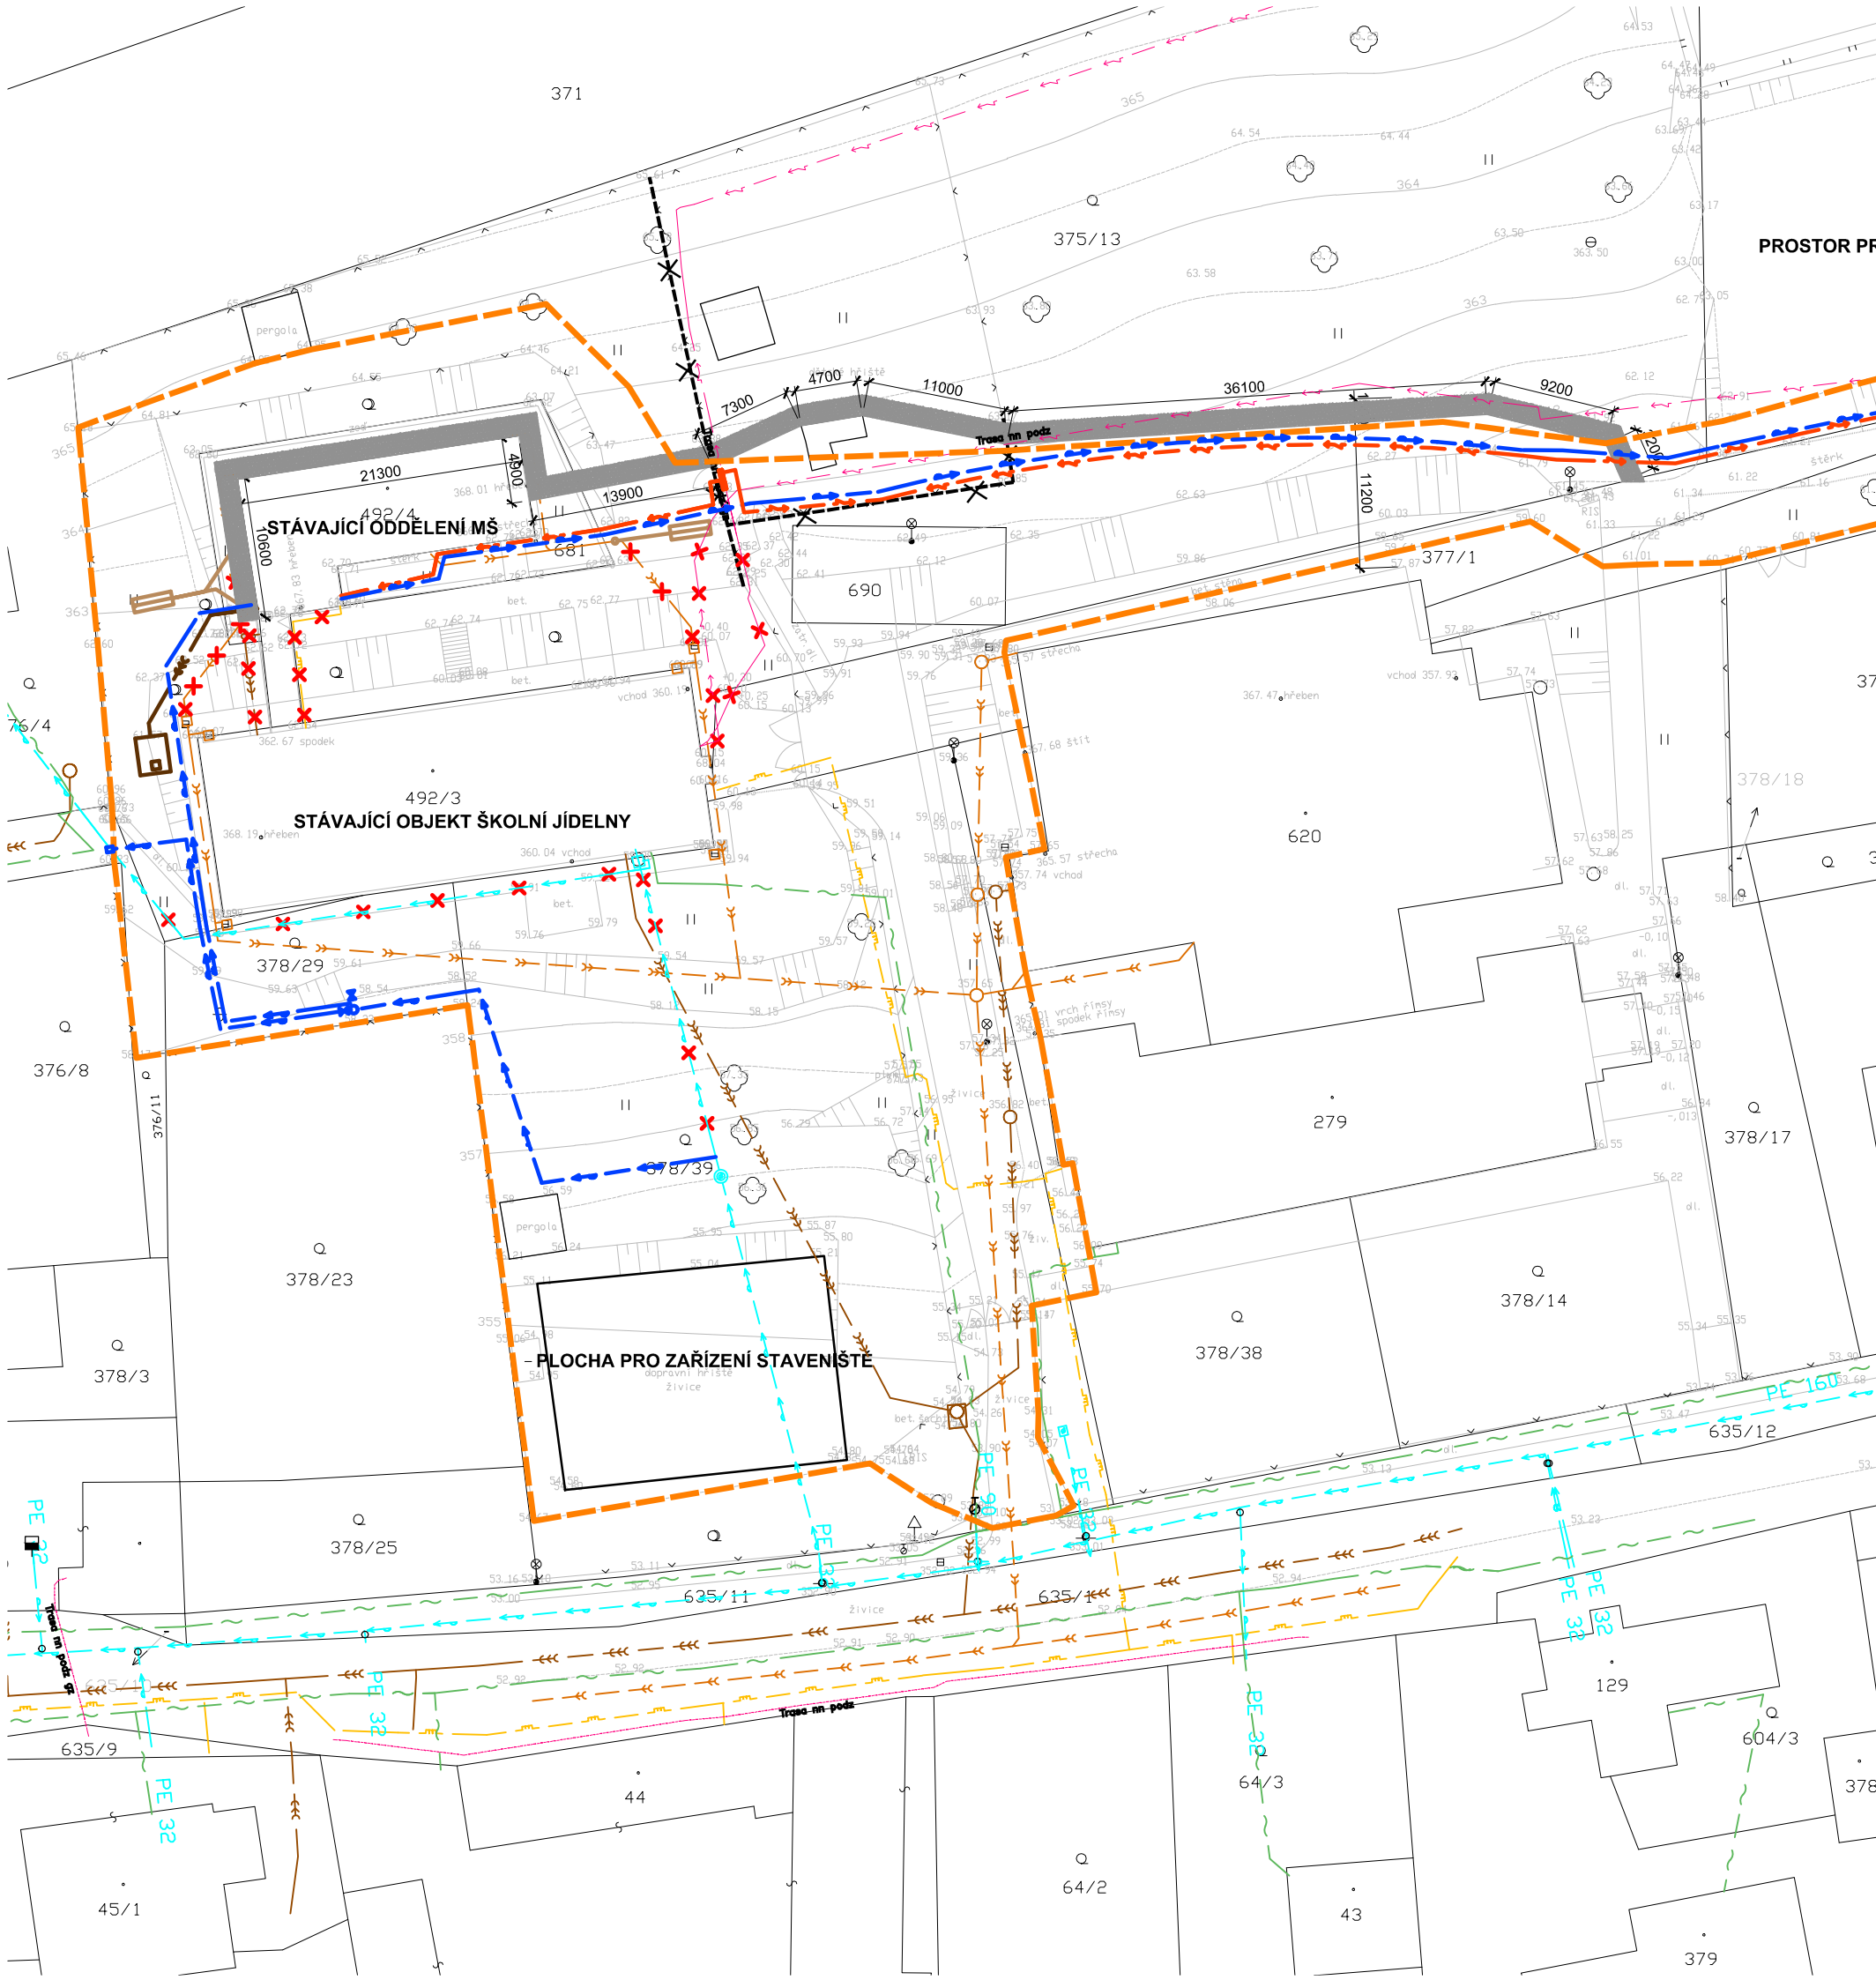

LEGENDA

STÁVAJÍCÍ SÍŤ

SDĚLOVACÍ VEDENÍ PODZEMNÍ

VODOVOD

KANALIZACE JEDNOTNÁ

KANALIZACE DEŠŤOVÁ

NAVRŽENÉ SÍŤ

VODOVODNÍ PŘÍPOJKA

RUŠENÉ SÍŤ

RUŠENÝ VODOVOD

Výškový systém Bpv
Souřadnicový systém S-JTSK

Projektant

Ing.arch. Jan Linhart

Razítko

Autor a HIP:

J.Linhart

Investor:

Obec Třebotov, Klidná 69, 252 26 Třebotov IČ:00241741

Místo:

Třebotov, Hlavní 190, 252 26 areál školy

ROZŠÍŘENÍ KAPACIT ZŠ A MŠ Třebotov

Paré:

DOKUMENTACE PROVÁDĚNÍ STAVBY

Objekt SO 01 PŘÍPRAVA STAVENIŠTĚ

Část SOUHRNNÉ ŘEŠENÍ STAVBY

Zodpovědný projektant části: Ing.arch. Jan Linhart

Vypracoval: Bc. Viktor Šmidberger

Příloha CELKOVÁ SITUACE

Datum:

10/2016

Počet formátů A4:

Měřítko:

1:500

Číslo přílohy:

C