


PŮDORYS MODULÁRNÍ ŠKOLKY – VYTÁPĚNÍ

M 1:50

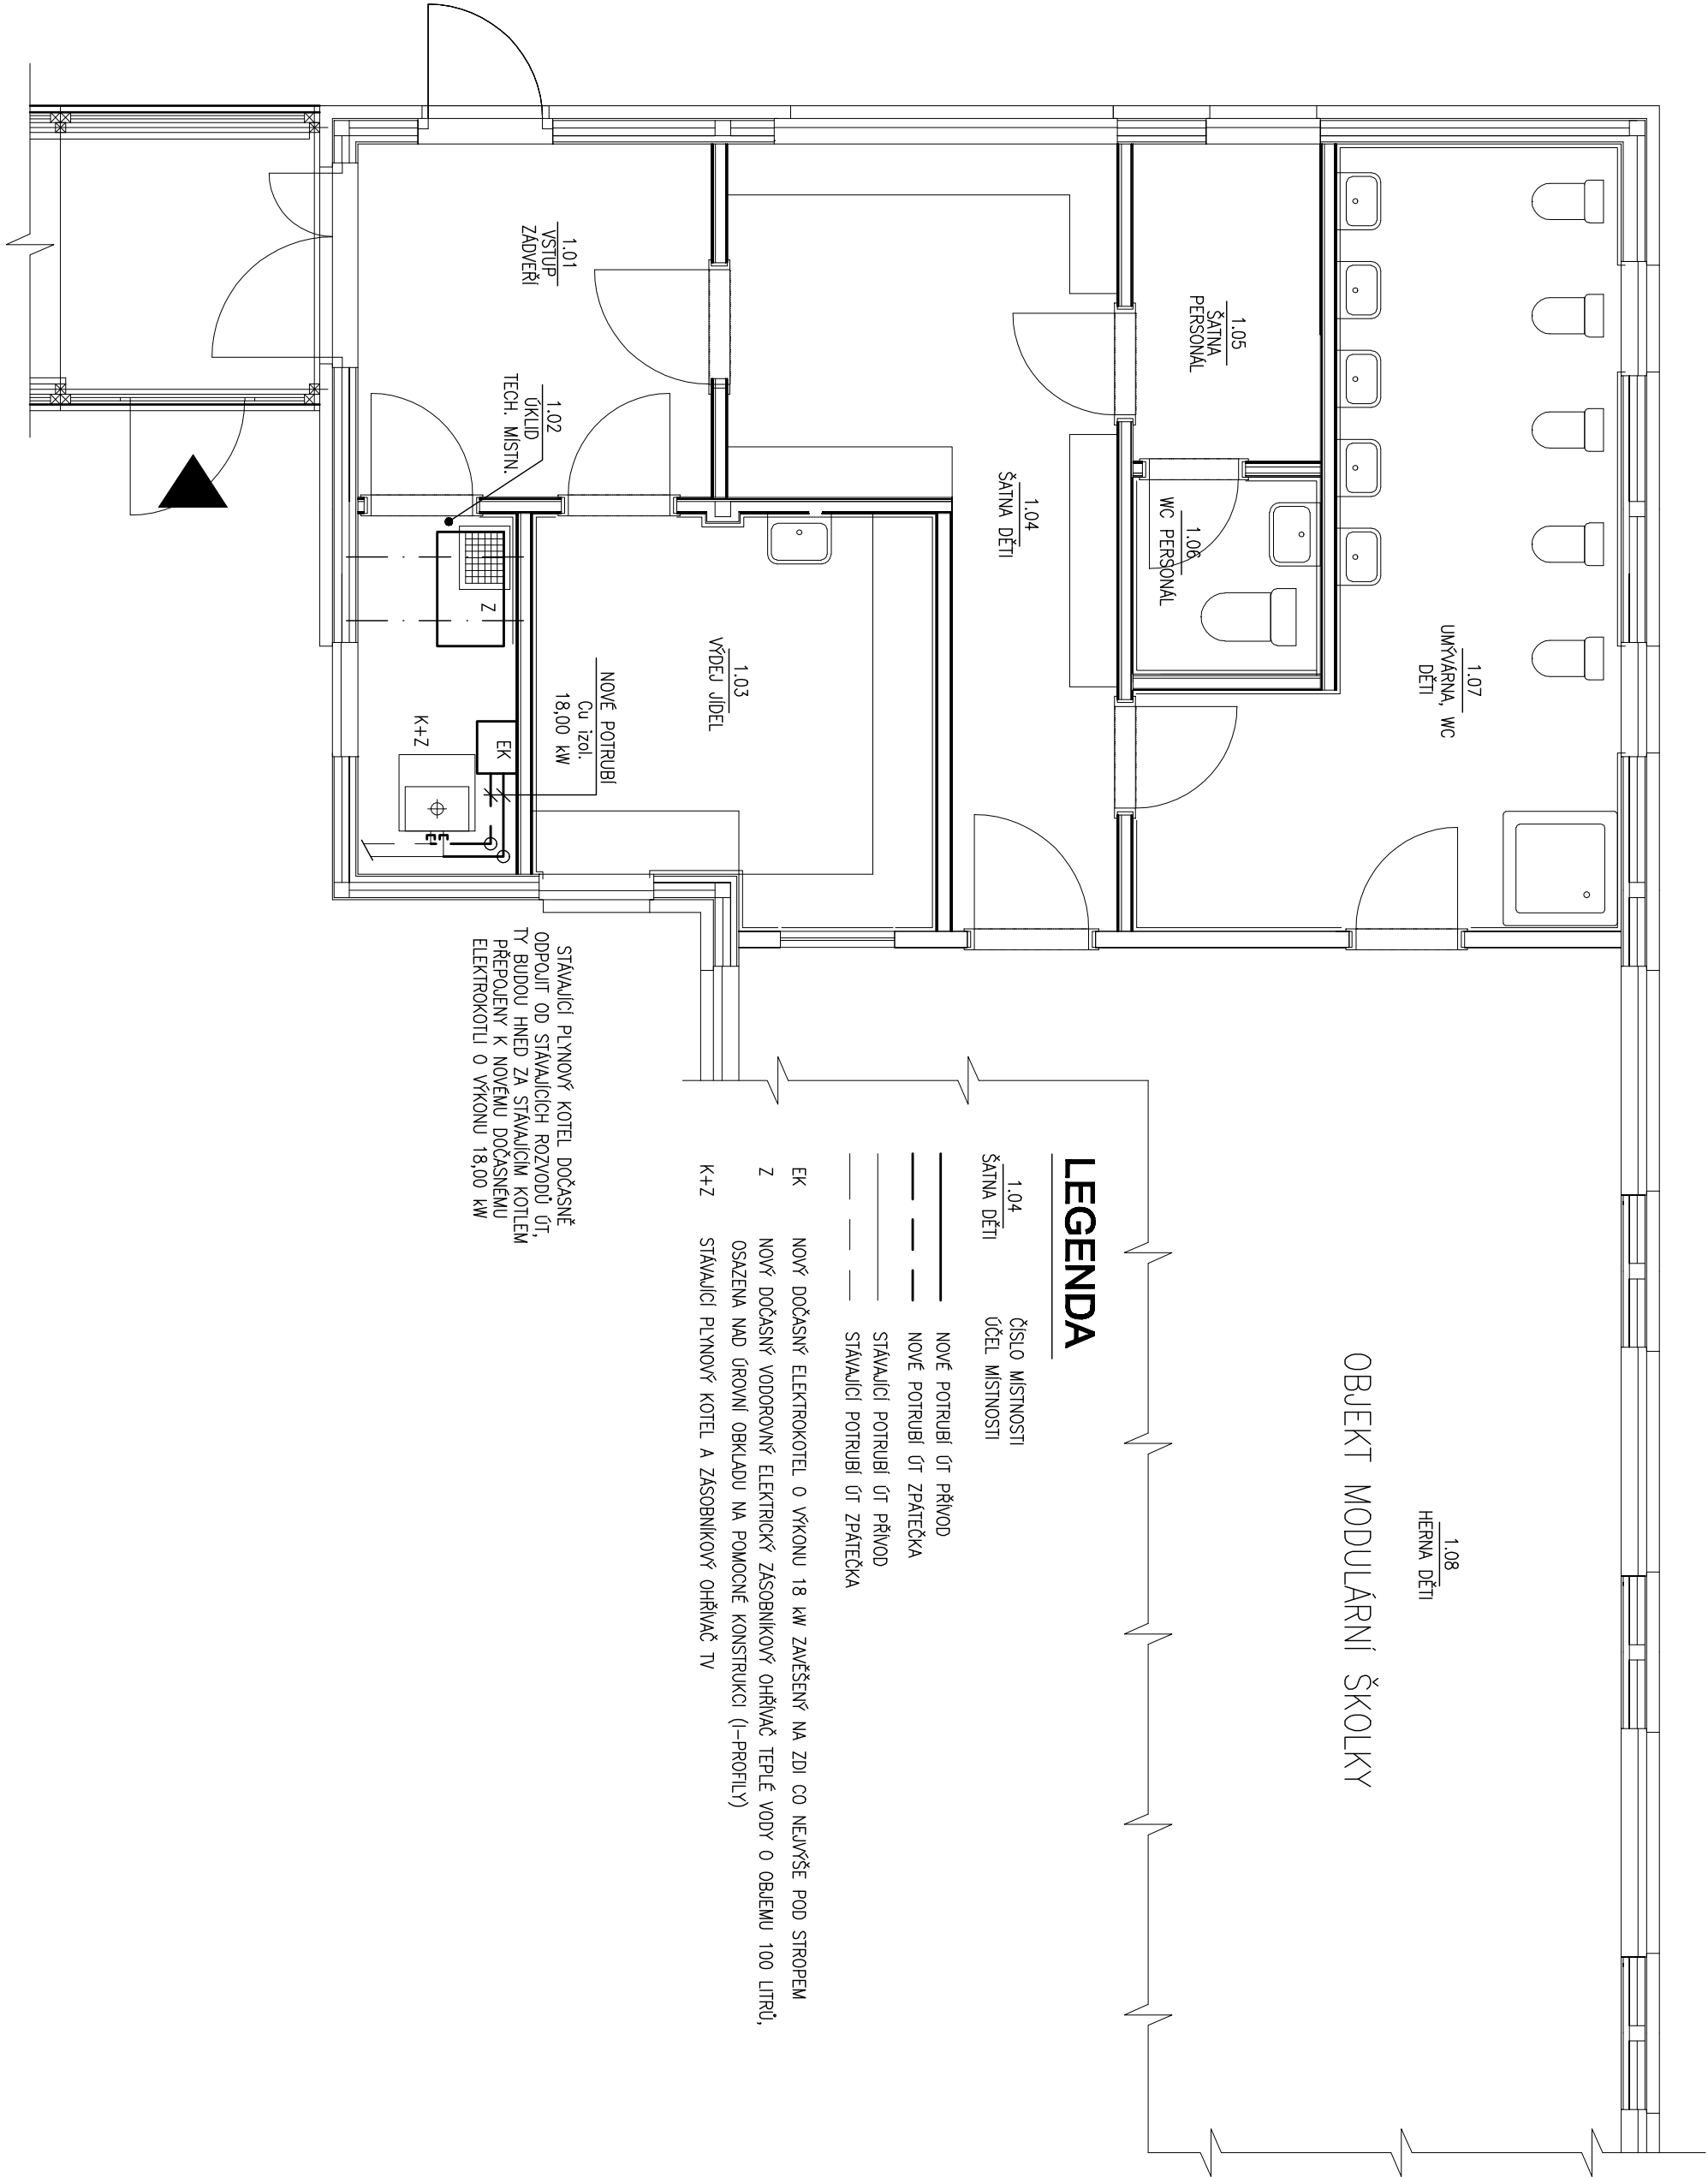

Projektant Ing.arch. Jan Linhart

Půdinný n. 4, 180 00, Praha 6
Kancelář: C015, Klenova 5, 182 00 Praha 6
Tel: (+420) 777 644 325, e-mail: info@015.cz

Autor a IPR: J.Linhart
Investor: Obec Třebotov, Kildná 69, 252 26 Třebotov IČ:00241741
Míst: Třebotov, Hlavní 180, 252 26 areál školy

Projektant částí MAXXI – THERM s.r.o.
projekce vytápění a vzduchotechniky
Poděbradova 2738/16, 702 00 OSTRAVA 2
tel./fax: 596 913 265 tel.: 736 163 711
IČO: 277 77 685, DIČ: CZ2777685
e-mail: maxxitherm@seznam.cz

ROZŠÍŘENÍ KAPACIT ZŠ A MŠ Třebotov

DOKUMENTACE PRO VYDÁNÍ SPOLEČNÉHO ÚZEMNÍHO
ROZHODNUTÍ A STAVEBNÍHO POVOLENÍ

Objekt SO 01 Příprava staveniště

Část VNITŘNÍ ÚPRAVY ROZVODŮ MODULÁRNÍ ŠKOLKY
VYTÁPĚNÍ, ZTI, PLYNOINSTALACE

Zodpovědný projektant částí: Ing. Michal Havlíček

Vypracoval: Radlím Bartek

Datum: 08/2016

Příloha PŮDORYS MODULÁRNÍ ŠKOLKY - VYTÁPĚNÍ

Formát: A4 x 3

Měřítko: 1:50

Číslo přílohy: SO 01-B8