



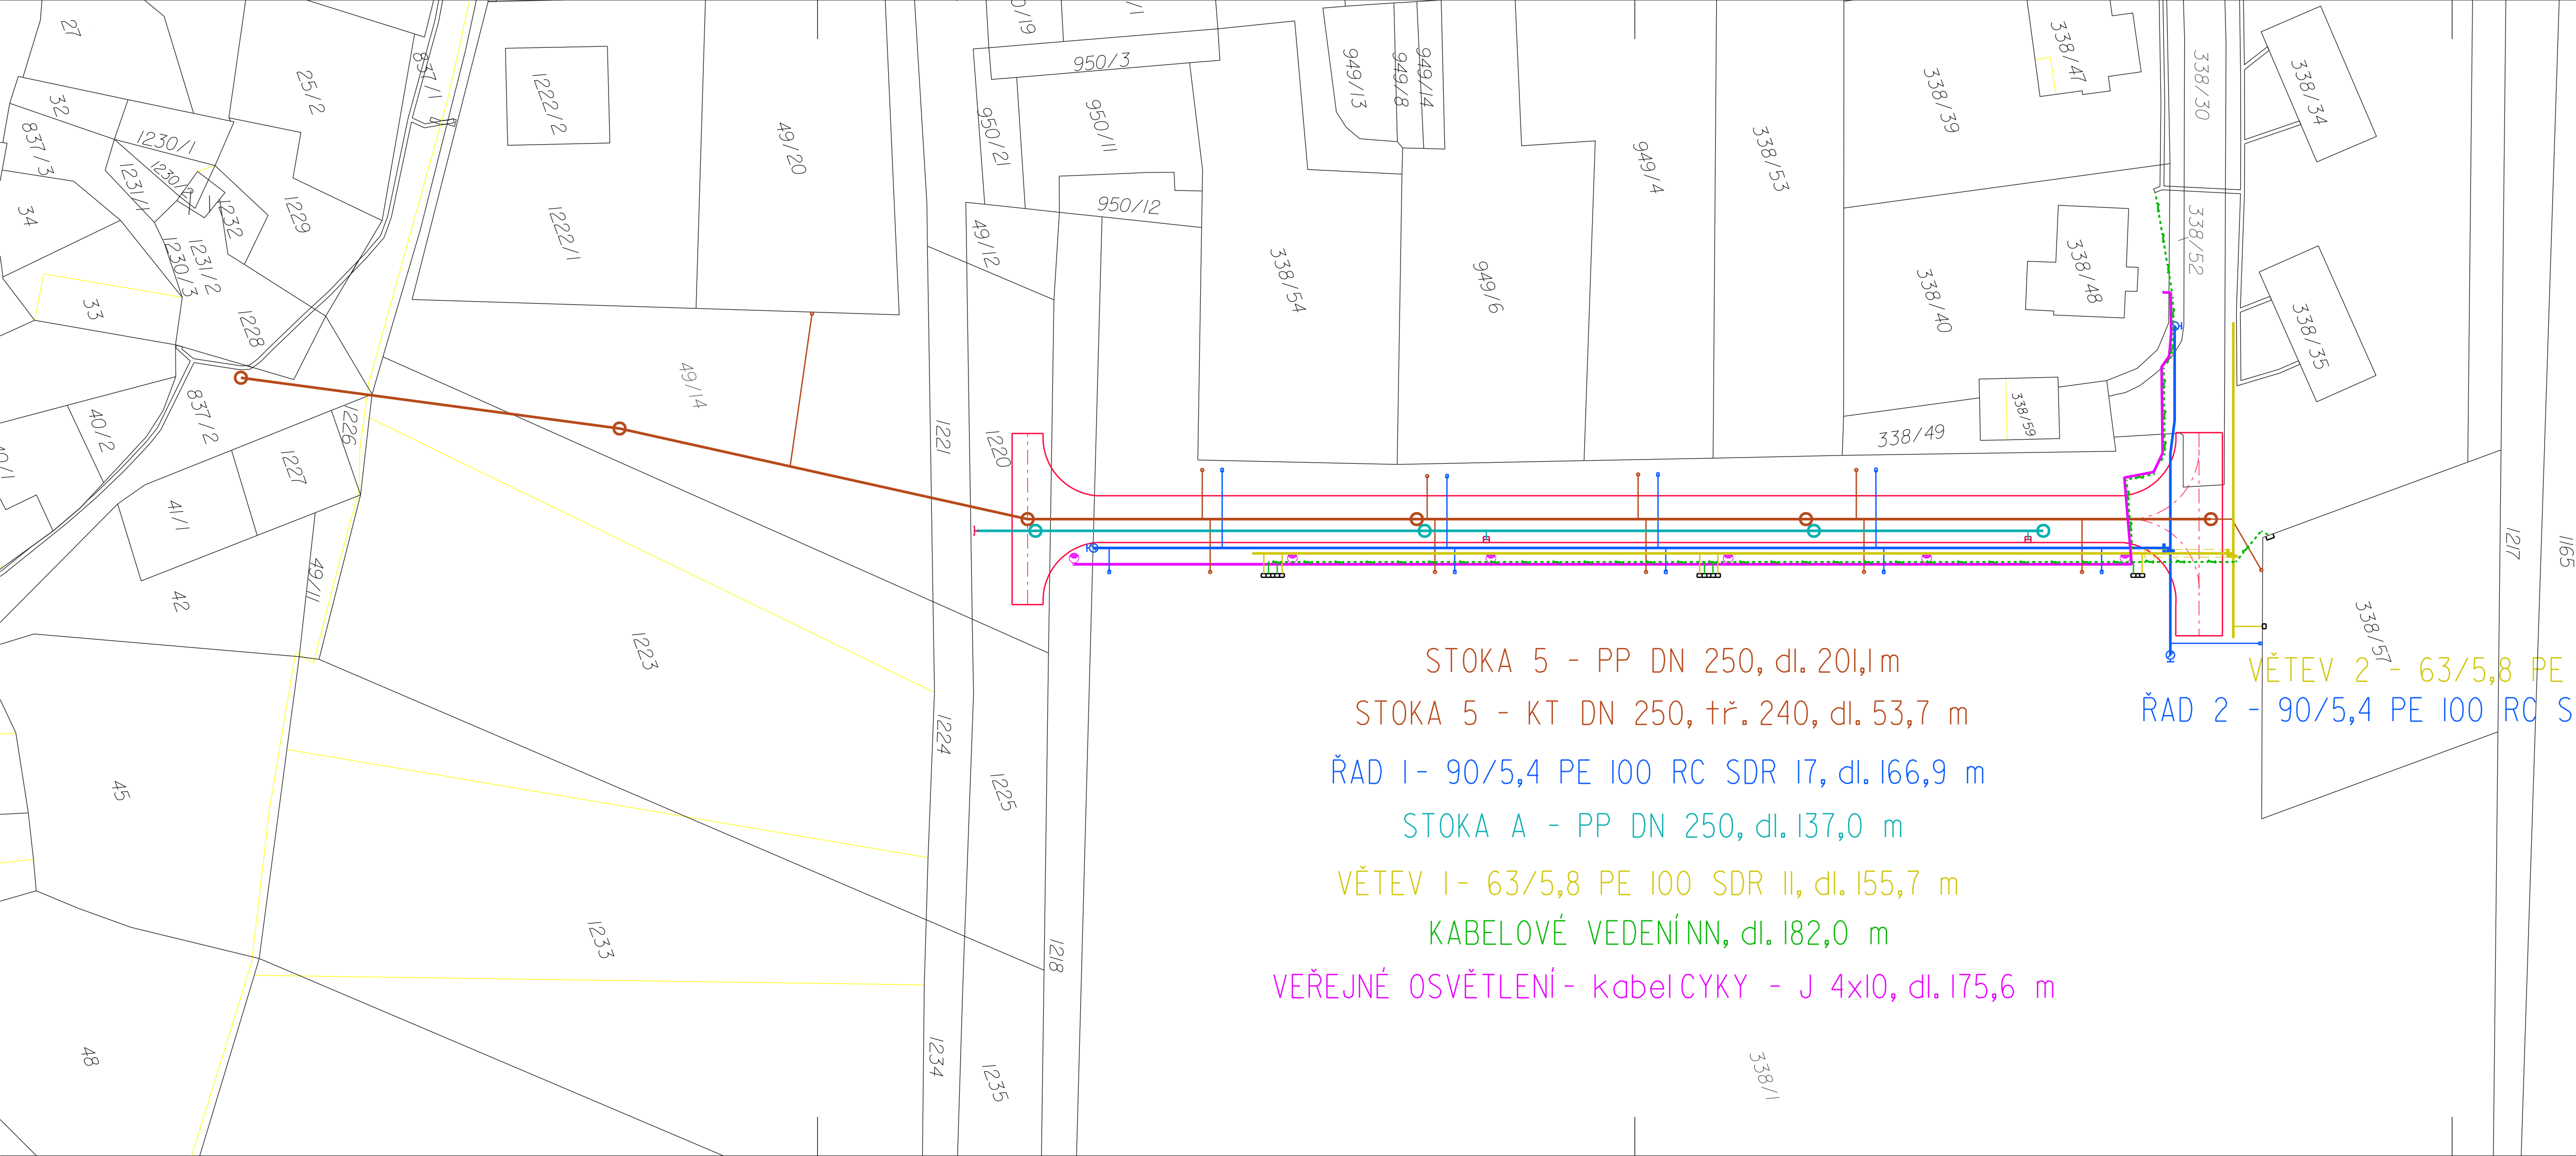

STOKA 5 - PP DN 250, dl. 201,1 m
STOKA 5 - KT DN 250, tř. 240, dl. 53,7 m
ŘAD 1 - 90/5,4 PE 100 RC SDR 17, dl. 166,9 m
STOKA A - PP DN 250, dl. 137,0 m
VĚTEV 1 - 63/5,8 PE 100 SDR II, dl. 155,7 m
KABELOVÉ VEDENÍ NN, dl. 182,0 m
VEŘEJNÉ OSVĚTLENÍ - kabely - J 4x10, dl. 175,6 m

VĚTEV 2 - 63/5,8 PE 100 SDR II, dl. 10,9 m
ŘAD 2 - 90/5,4 PE 100 RC SDR 17 dl. 13,8 m

- LEGENDA:
NAVRHOVANÉ SÍŤE:
- SPLAŠKOVÁ KANALIZACE
 - PŘÍPOJKY SPL. KANALIZACE
 - VODOVOD
 - VODOVODNÍ PŘÍPOJKY
 - DEŠŤOVÁ KANALIZACE
 - PŘÍPOJKY DEŠŤ. KANALIZACE
 - PLYNOVOD
 - PLYNOVODNÍ PŘÍPOJKY
 - KABELOVÉ VEDENÍ NN
 - VEŘEJNÉ OSVĚTLENÍ
 - DEŠŤOVÁ ULIČNÍ VPUŠŤ
 - KOMUNIKACE

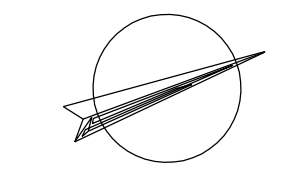

	Vypracoval FICHTNEROVÁ	Autorizovaný inženýr ING. NOVOTNÝ	AOA - CLEAN projektování a geodetická kancelář U DVORA 11 JIHLAVA	
Investor : OBEC VRATĚNÍN		Kraj : Jihomoravský		
VRATĚNÍN Výstavba technické infrastruktury pro následnou výstavbu bytových a rodinných domů			Datum	09/2020
			Číslo zak.	2541
			Stupeň	DPS
Příloha : SITUACE KN			Měřítko : 1:500	Příloha č.: C.2