


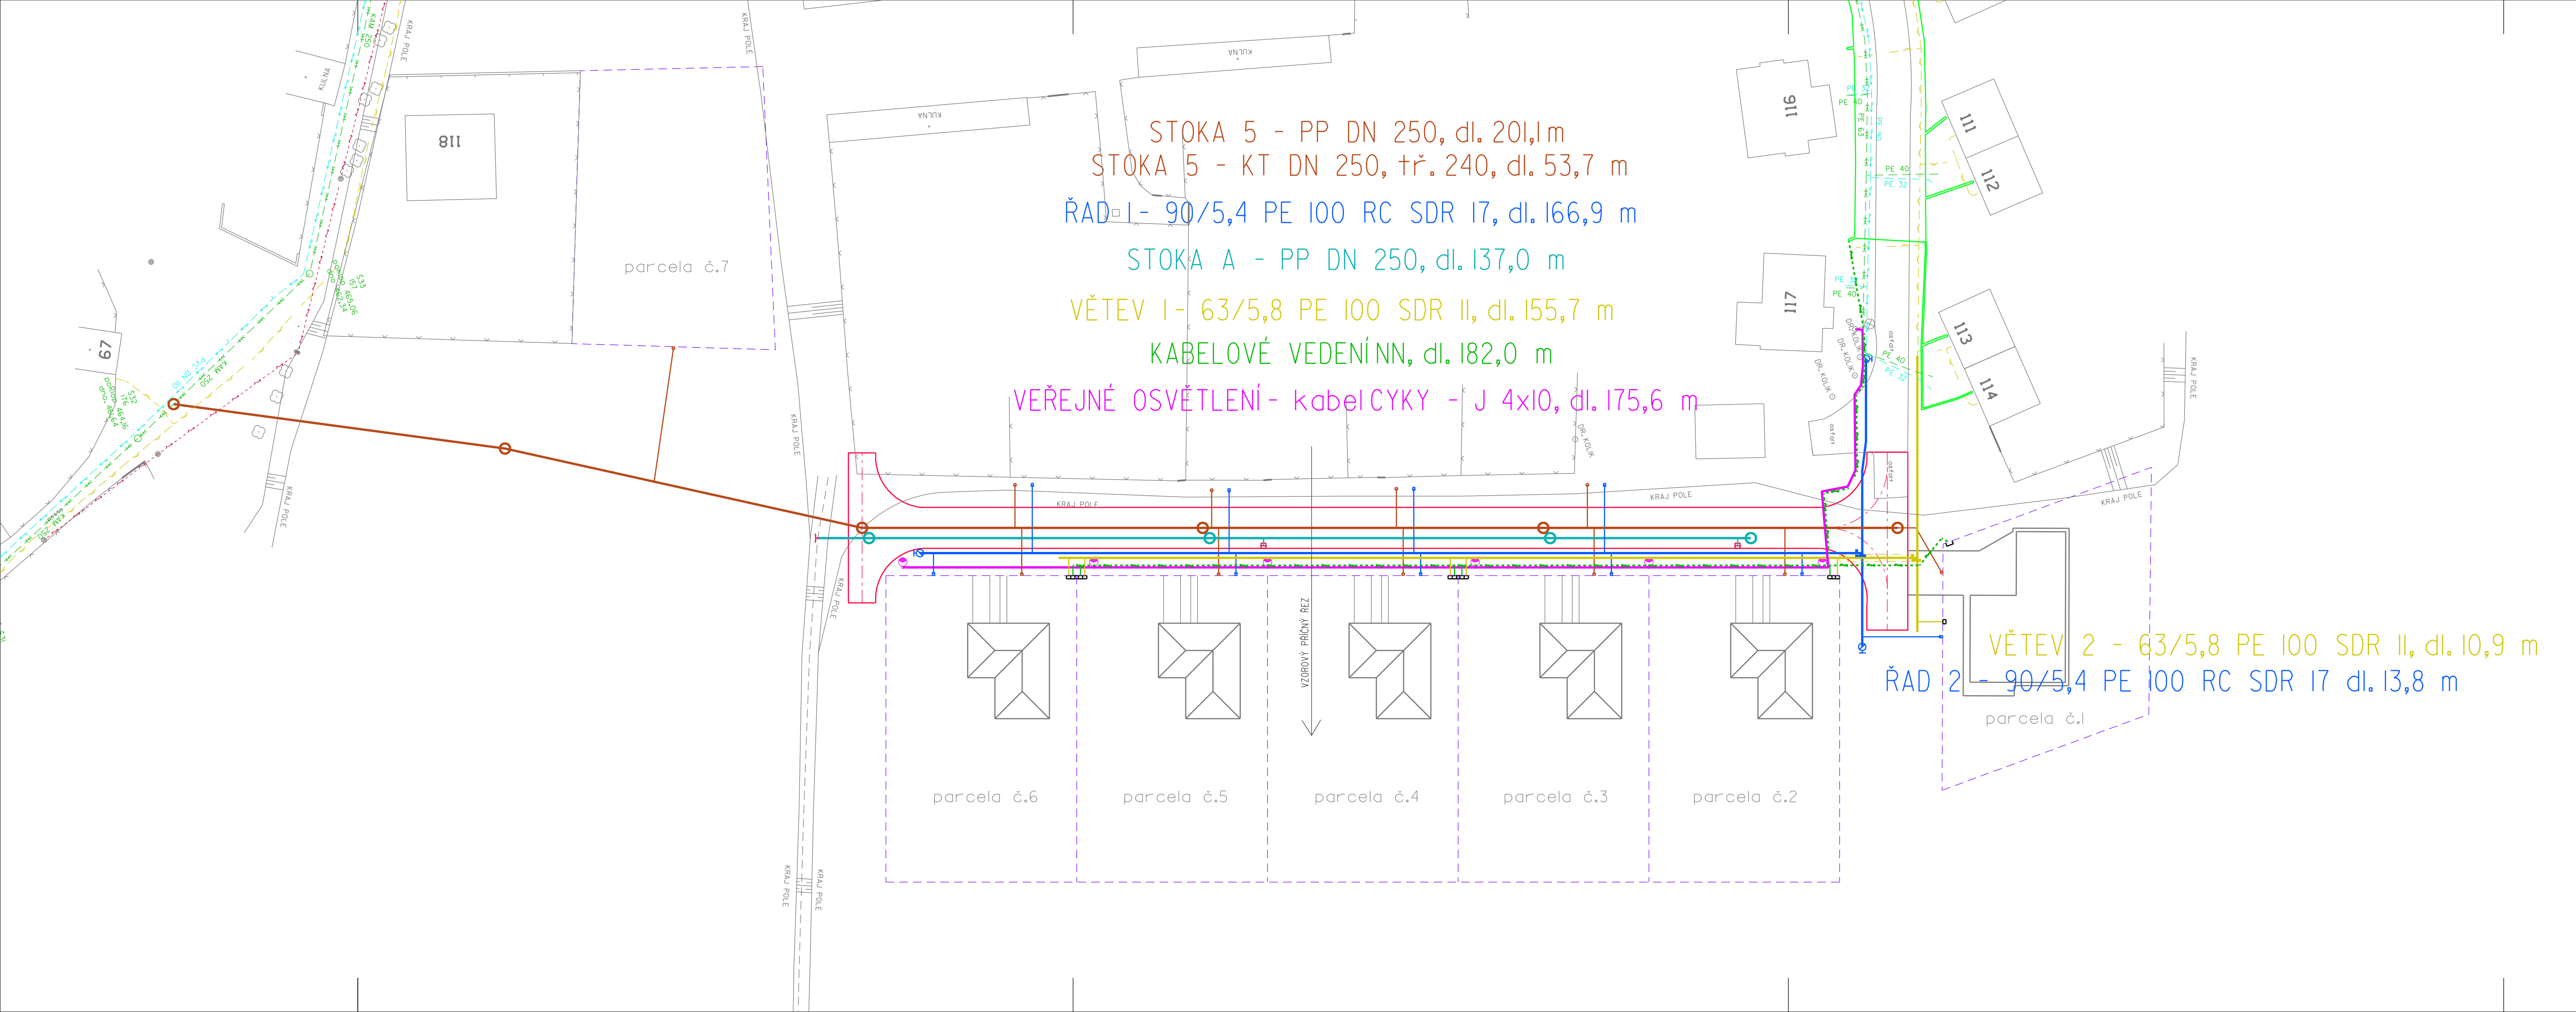

LEGENDA:

NAVROVANÉ SÍTĚ:

- SPLAŠKOVÁ KANALIZACE
- PŘÍPOJKY SPL. KANALIZACE
- VODOVOD
- VODOVODNÍ PŘÍPOJKY
- DEŠŤOVÁ KANALIZACE
- PŘÍPOJKY DEŠŤ. KANALIZACE
- PLYNOVOD
- PLYNOVODNÍ PŘÍPOJKY
- KABELOVÉ VEDENÍ NN
- VEŘEJNÉ OSVĚTLENÍ
- DEŠŤOVÁ ULIČNÍ VPUŠŤ
- KOMUNIKACE

STÁVAJÍCÍ SÍTĚ:

- JEDNOTNÁ KANALIZACE
- KANALIZAČNÍ PŘÍPOJKA
- VODOVOD
- VODOVODNÍ PŘÍPOJKA
- PLYNOVOD STL
- PODZEMNÍ NN
- NADZEMNÍ NN

Průběh podzemních inženýrských sítí je zobrazen z podkladů správce sítí, před započítím zemních prací je průběh sítí nutné vyhledat detektorem.

Souřadnicový systém JTSK
Výškový systém BPV

	Vypracoval FICHTNEROVÁ	Autorizovaný inženýr ING. NOVOTNÝ	AQA - CLEAN projekční a geodetická kancelář U DVORA 11 JIHLAVA	
Investor : OBEK VRATĚNÍN		Kraj : Jihomoravský		
VRATĚNÍN Výstavba technické infrastruktury pro následnou výstavbu bytových a rodinných domů			Datum	09/2020
			Číslo zak.	254I
			Stupeň	DPS
Příloha : KOORDINAČNÍ SITUACE			Měřítko : 1:500	Příloha č.: C.3